


PLANTA DE CONJUNTO | BAJA

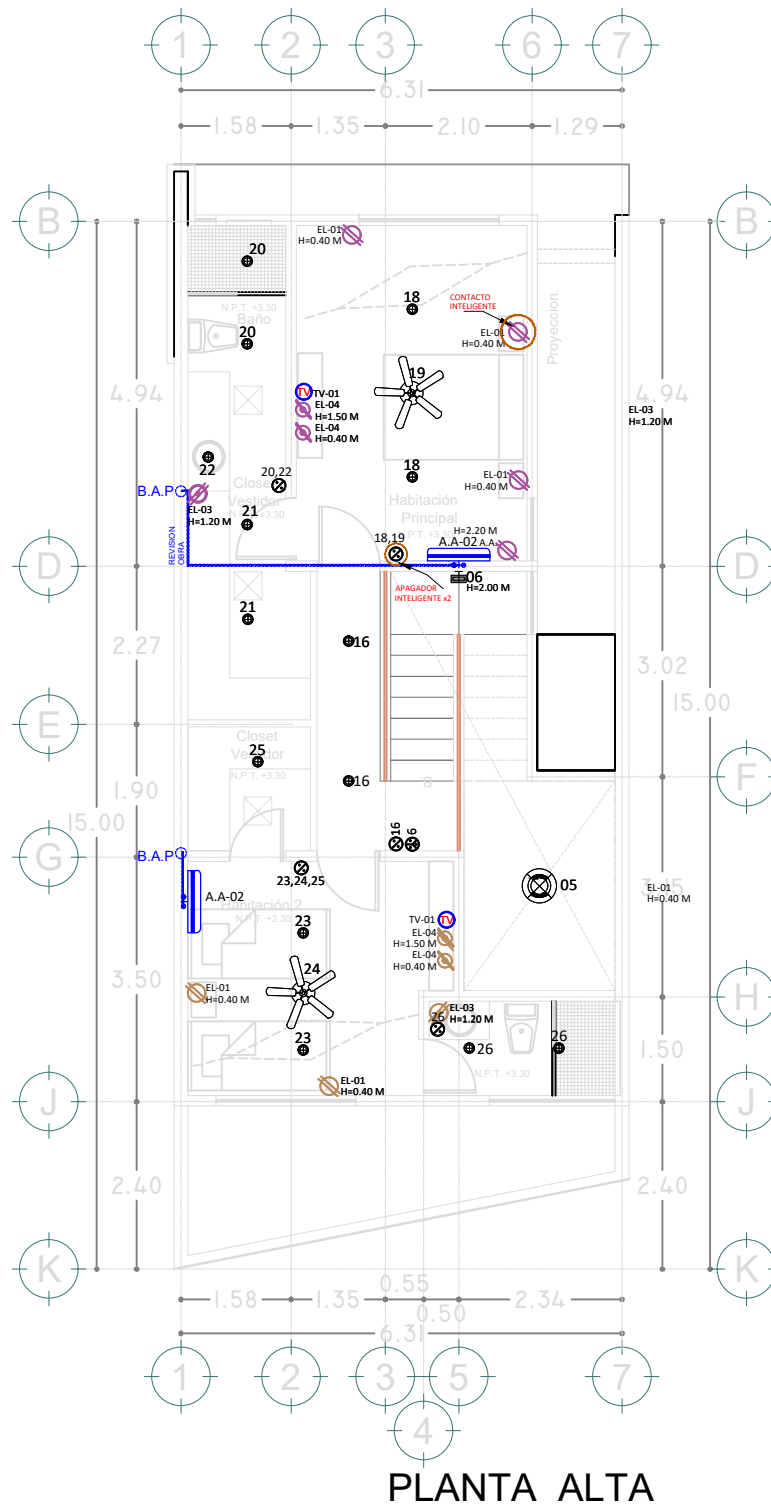

PLANTA ALTA

SIMBOLOGÍA						
CLAVE	SIMBOLOGÍA	IMAGEN	DESCRIPCIÓN	DISTRIBUIDOR	CANTIDAD	UBICACIÓN
ILUM-01			LUMINARIO EMPOTRABLE LED 9W LUZ BLANCO CALIDO, 100-240 V TEMPERATURA COLOR 3000K, MODELO: YDMLED-1508/30/B MARCA: TECNOLITE	-BOXITO -TAMEX	224	PLANTA BAJA PLANTA ALTA
ILUM-02			LUMINARIA ARBOTANTE PARA EXTERIOR DOBLE LUZ IP65 MARANEL MYMA657.	-NILITO	42	PLANTA BAJA -ACCESO -TERRAZA
ILUM-03			LUMINARIO COLGANTE DE 3 LUCES, ESTILO VINTAGE ACABADO EN ACERO COLOR NEGRO, ENTADA E26 3X60W, 127 V. NO INCLUYE FOCO.	-HOME DEPOT	7	PLANTA BAJA -SALA
ILUM-04			LUMINARIO EMPOTRADO EN MURO CON LUZ LED, ACABADO LÁMINA DE ACERO SATINADO DE 70 X 70 MM, MODELO: HLED-905/S CARDEÑA MARCA:TECNOLITE	-BOXITO -TAMEX	35	PLANTA BAJA Y ALTA -ESCALERA
ILUM-05			VENTILADOR DE TECHO SIN LUZ, MODELO: MVMBE3 MARCA: MVVENT SOLO SALIDA CON TAPA NO INCLUYE EL VENTILADOR.	-NILITO	21	PLANTA BAJA -COMEDOR PLANTA ALTA -HABITACION PRINCIPAL -HABITACION 2
ILUM-06			LUMINARIO DE SOBREPONER EN TECHO, SPOT REL, TERMINADO NEGRO, NO INCLUYE LÁMPARA, DE 75W, 100-240 V, 5201.00 MMX MODELO: 15-3387N BELFORT 1 MARCA:TECNOLITE	-BOXITO -TAMEX	28	PLANTA BAJA -BAÑO PLANTA ALTA -BAÑO PRINCIPAL -BAÑO 2
ILUM-07			PLACA LEVINTON 1 MODULOS MARCA: LEVINTON, LINEA CIEN, COLOR BLANCO MODELO: 053-C10-PLA3-BLA	-BOXITO -TAMEX	14	PLANTA BAJA Y ALTA -ESCALERA
ILUM-08			PLACA LEVINTON 2 MODULOS MARCA: LEVINTON, LINEA CIEN, COLOR BLANCO MODELO: 053-C10-PLA03-BLA	-BOXITO -TAMEX	56	PLANTA BAJA PLANTA ALTA
ILUM-08			PLACA LEVINTON PARA 3 MODULOS MARCA: LEVINTON, LINEA CIEN, COLOR BLANCO MODELO: 053-C10-PLA02-BLA	-BOXITO -TAMEX	28	PLANTA BAJA PLANTA ALTA
ILUM-08			APAGADOR DE 3 VIAS, COLOR BLANCO, LINEA CIEN, 250V, 10A, MARCA: LEVINTON, MODELO: 053-C10-INT03-BLA	-BOXITO -TAMEX	196	PLANTA BAJA PLANTA ALTA
ILUM-09			LUMINARIA DE EXTERIOR DE SOBREPONER EN PISO, HECHO DE FIBRA DE VIDRIO CON PANTALLA DE CRISTAL, ACABADO NEGRO CON PANTALLA DE CRISTAL, ACABADO NEGRO, INCLUYE LÁMPARA DE 50 W / 100-220 V, MODELO: DENIA H-505/N MARCA: TECNOLITE	-BOXITO -TAMEX	8	JARDIN ACCESO PRINCIPAL

SIMBOLOGÍA						
CLAVE	SIMBOLOGÍA	DESCRIPCIÓN	DISTRIBUIDOR	CANTIDAD	UBICACIÓN	
EL-01		PLACA PARA APAGADOR Y CONTACTO DUPLEX A 0.45 M DE ALTURA, MODELO: 053-C10-TROPY-BLA MARCA: LEVINTON, DISTRIBUIDOR: TAMEX INCLUYE PLACA.		01	PLANTA BAJA -SALA	
EL-02		PLACA DE INTERPERE PARA CONTACTO DUPLEX ACERO A 0.45 M DE ALTURA, MODELO: 053-WM50-00Y, MARCA: LEVINTON, DISTRIBUIDOR: TAMEX INCLUYE PLACA.		02	PLANTA ALTA -HABITACIONES	
EL-03		PLACA PARA APAGADOR Y CONTACTO DUPLEX A 1.30 M DE ALTURA, MODELO: 053-C10-TROPY-BLA MARCA: LEVINTON, DISTRIBUIDOR: TAMEX INCLUYE PLACA.		01	PLANTA BAJA -SALA PLANTA ALTA -HABITACIONES	
EL-04		PLACA PARA APAGADOR Y CONTACTO DUPLEX A 1.50 M DE ALTURA, MODELO: 053-C10-TROPY-BLA MARCA: LEVINTON, DISTRIBUIDOR: TAMEX INCLUYE PLACA.				
EL-05		INDICA TABLERO ELÉCTRICO GENERAL.				
RE-01		INDICA SALIDA DE RED, COLOCADO A 0.45 M DE ALTURA.				
TV-01		INDICA SALIDA DE TV COLOCADO A 0.45 M DE ALTURA.				
TE-01		INDICA SALIDA DE TELÉFONO, COLOCADO A 0.45 M DE ALTURA.				
IN-01		SISTEMA DE INTERCOMUNICACIÓN QUE INCLUYE UN KIT DE INTERFON CON 3 FRENTES DE EMISOR Y 3 TELÉFONOS DE 3 BOTONES CON INTERCOMUNICACIÓN, FUENTE DE ALIMENTACIÓN, MOD. ETC-10, VOLTAJE DE ENTRADA DE 127 VCA, 50/60 HZ, 0.330 A. INCLUYE TORNILLOS PARA FIJACIÓN, MODELO: KT-3, MARCA: INTC, DISTRIBUIDOR: THE HOME DEPOT, MERIDA, YUC.				

ORIENTACIÓN:

LOCALIZACIÓN:

UBICACIÓN:
 TABLAJE 22456 CHOLUL
 CRUZAMIENTOS CALLE 24-A
 MERIDA YUCATAN.

SIMBOLOGIA

NOMBRE DEL PROYECTO:
 TH CHOLUL

PROPIETARIO:

PLANO:
 INSTALACIÓN ELECTRICA
 PLANTA BAJA Y ALTA.
 ELECTRICA

CLAVE:
 EL-01

NUMERO DE PLANO: 9
 REVISION: 0

ARCHIVO CAD:
 9.12.Instalación
 Eléctrica.dwg

ESCALA: 1:50 ACOTACIONES: METROS

FECHA DE ELABORACIÓN:
 MARZO DEL 2022

SELLOS Y FIRMAS OFICIALES:

PROYECTO-GRUPO:
 GRUPO GALE
 CALLE 31 # 351-G Emiliano Zapata Norte
 Tel. 9 44 63 93 Mer. Yuc. Méx. CP 97129