



CALLE DE PLÁSTICOS

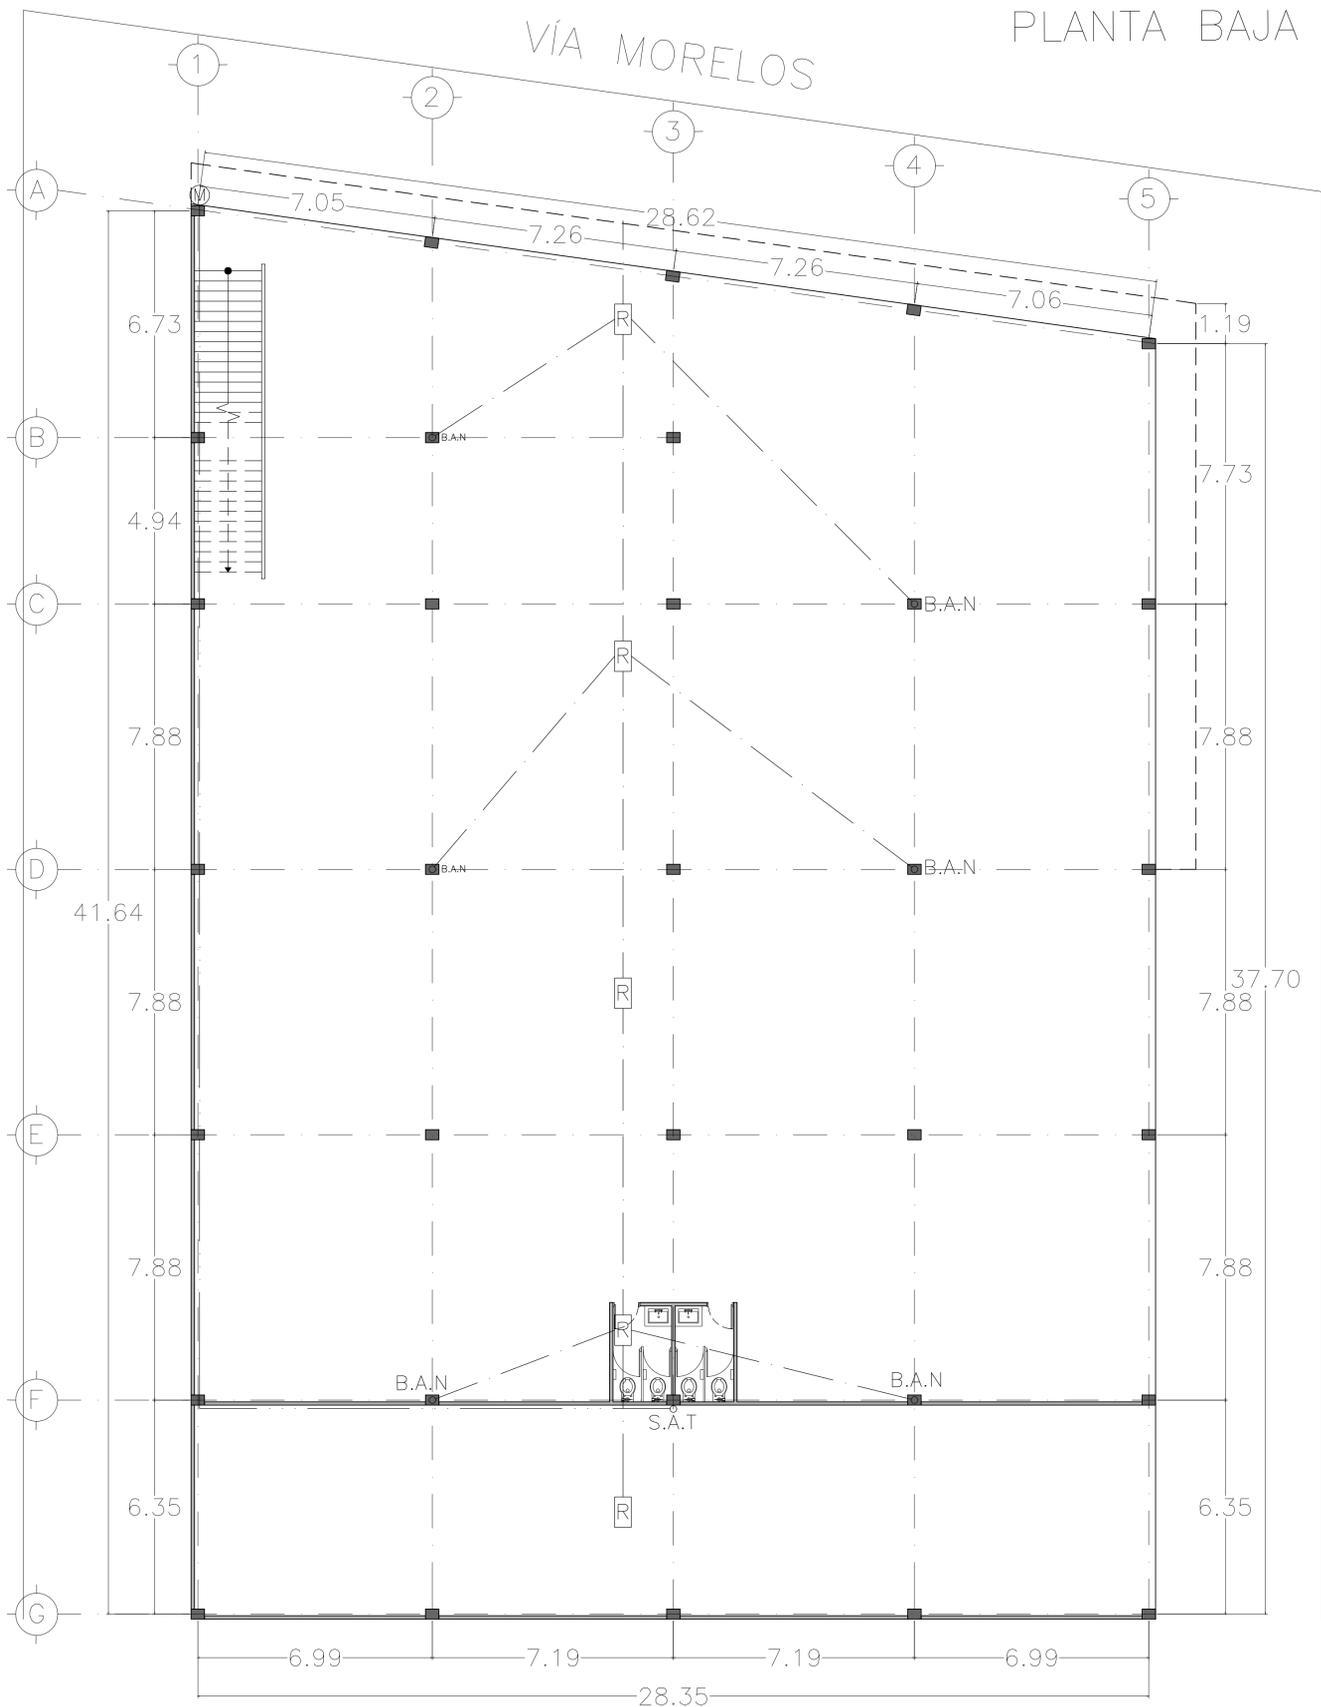

PLANTA BAJA

CALLE VALVOLINE

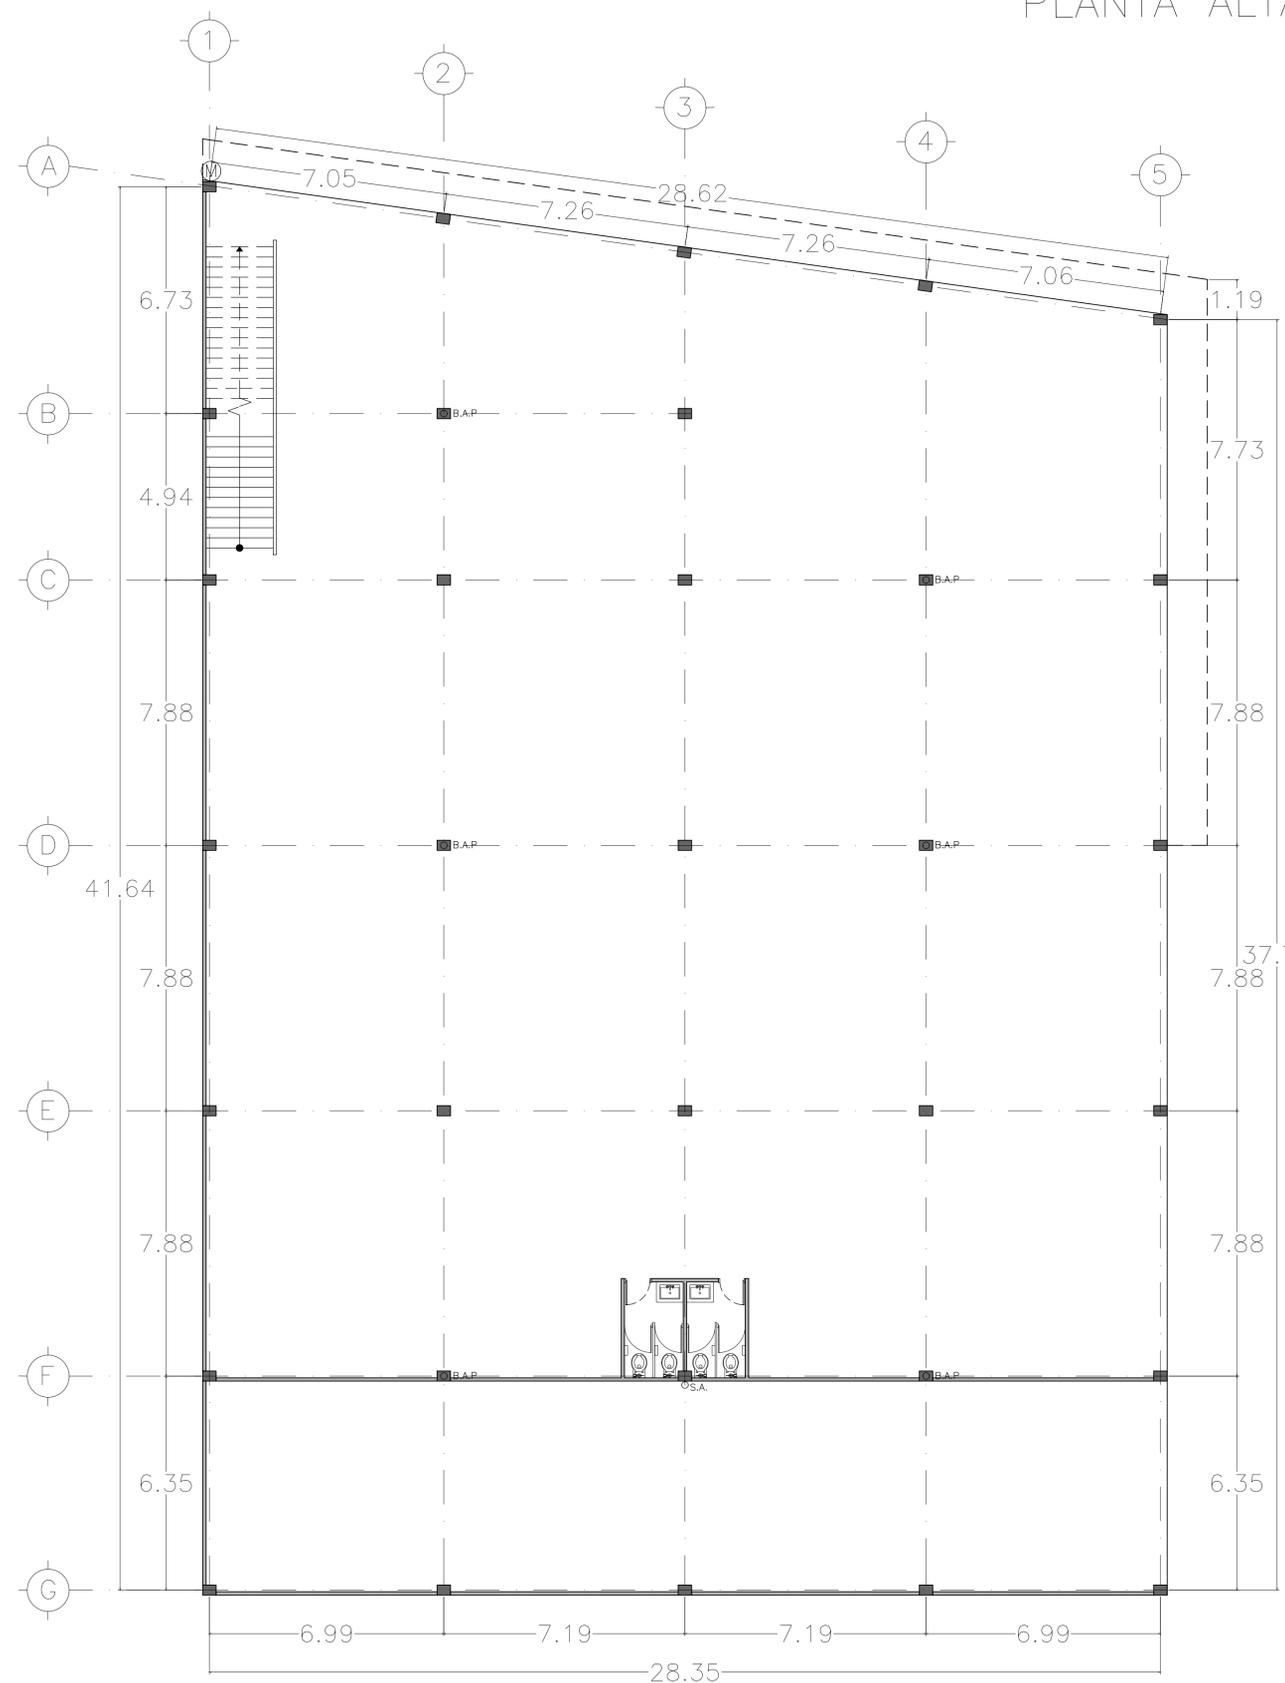

PLANTA ALTA

NOTAS:

1. Acotaciones en metros.
2. Niveles en metros.
3. No se tomarán cotas a escala de este plano.
4. Las cotas son a paño.
5. Este plano deberá verificarse con los correspondientes de instalaciones y estructurales.
6. Cualquier discrepancia deberá consultarse con la dirección de obra.
7. El contratista rectificará en el lugar de la obra, antes de ejecutar las dimensiones y niveles indicados en este plano.
8. Todos los acabados señalados en este plano deberán ejecutarse de acuerdo a las especificaciones correspondientes.



SIMBOLOGÍA

1. Ejes arquitectónicos
2. Medidor
3. Registro
4. B.A.N. Bajada de aguas negras
5. S.A.T. Subida tubería agua
6. Línea proyección escalera

UBICACIÓN:

Vía José María Morelos,  
Sta. Clara, Ecatepec,  
México.

PROYECTO:  
Terreno Sta. Clara, Eca.

PROYECTISTA:  
RAA

TIPO DE PLANO:  
ARQUITECTÓNICOS

CONTENIDO:  
Planta Arquitectónicas

ESCALA GRÁFICA:



ESCALA:  
1:100

COTAS:  
METROS

FECHA:  
09/06/23

CLAVE:

ARQ  
01