


Gobierno del Estado de Quintana Roo

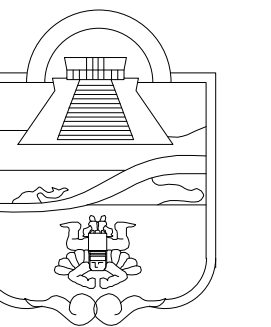

H. Ayuntamiento de Tulum



GOBIERNO DEL ESTADO DE Q. ROO  
H. AYUNTAMIENTO DE TULUM

NORTE

DISEÑO EL PROYECTO

PERITO RESPONSABLE DE OBRA

METROS CUADRADOS

TIPO DE LICENCIA

nombre  
cedula profesional  
ciudad  
direccion  
celular

Proyectista

PERITO RESPONSABLE DE OBRA

ARQ JOSÉ LUIS GUTIÉRREZ HUERTA

	comercial	habitacional
baranda ml		
planta baja:		
primer nivel:		
segundo nivel:		
tercer nivel:		
azotea:		
gran total:		

Superficie Total:

obra nueva	ampliación	regularización	proroga
<input type="checkbox"/>	<input type="checkbox"/>	<input checked="" type="checkbox"/>	<input type="checkbox"/>
demolicion	permiso economico	modificacion	baranda
<input type="checkbox"/>	<input type="checkbox"/>	<input type="checkbox"/>	<input type="checkbox"/>

tabla de normalidad

sello de autorizacion de desarrollo urbano

Clave:  
**ARQ-02**

No. de plano:  
**01**


Escala:  
**1:50**

Metros:  
**m<sup>2</sup>**


Tipo de proyecto: **HABITACIONAL**  
Nombre de proyecto: **AMÁN FASE 3**  
No. de plano: **01**  
Col: Región 15  
Calle Sin nombre  
localidad: TULUM municipio: Tulum Q Roo

propietario:  
ARQUITECTURA Y DISEÑO LLM SA DE CV  
plano:  
**ARQUITECTÓNICOS**


Escala Grafica  
0 1 2 3 4 5 6 7 8 9 10  
fecha:  
08 Mayo 2023

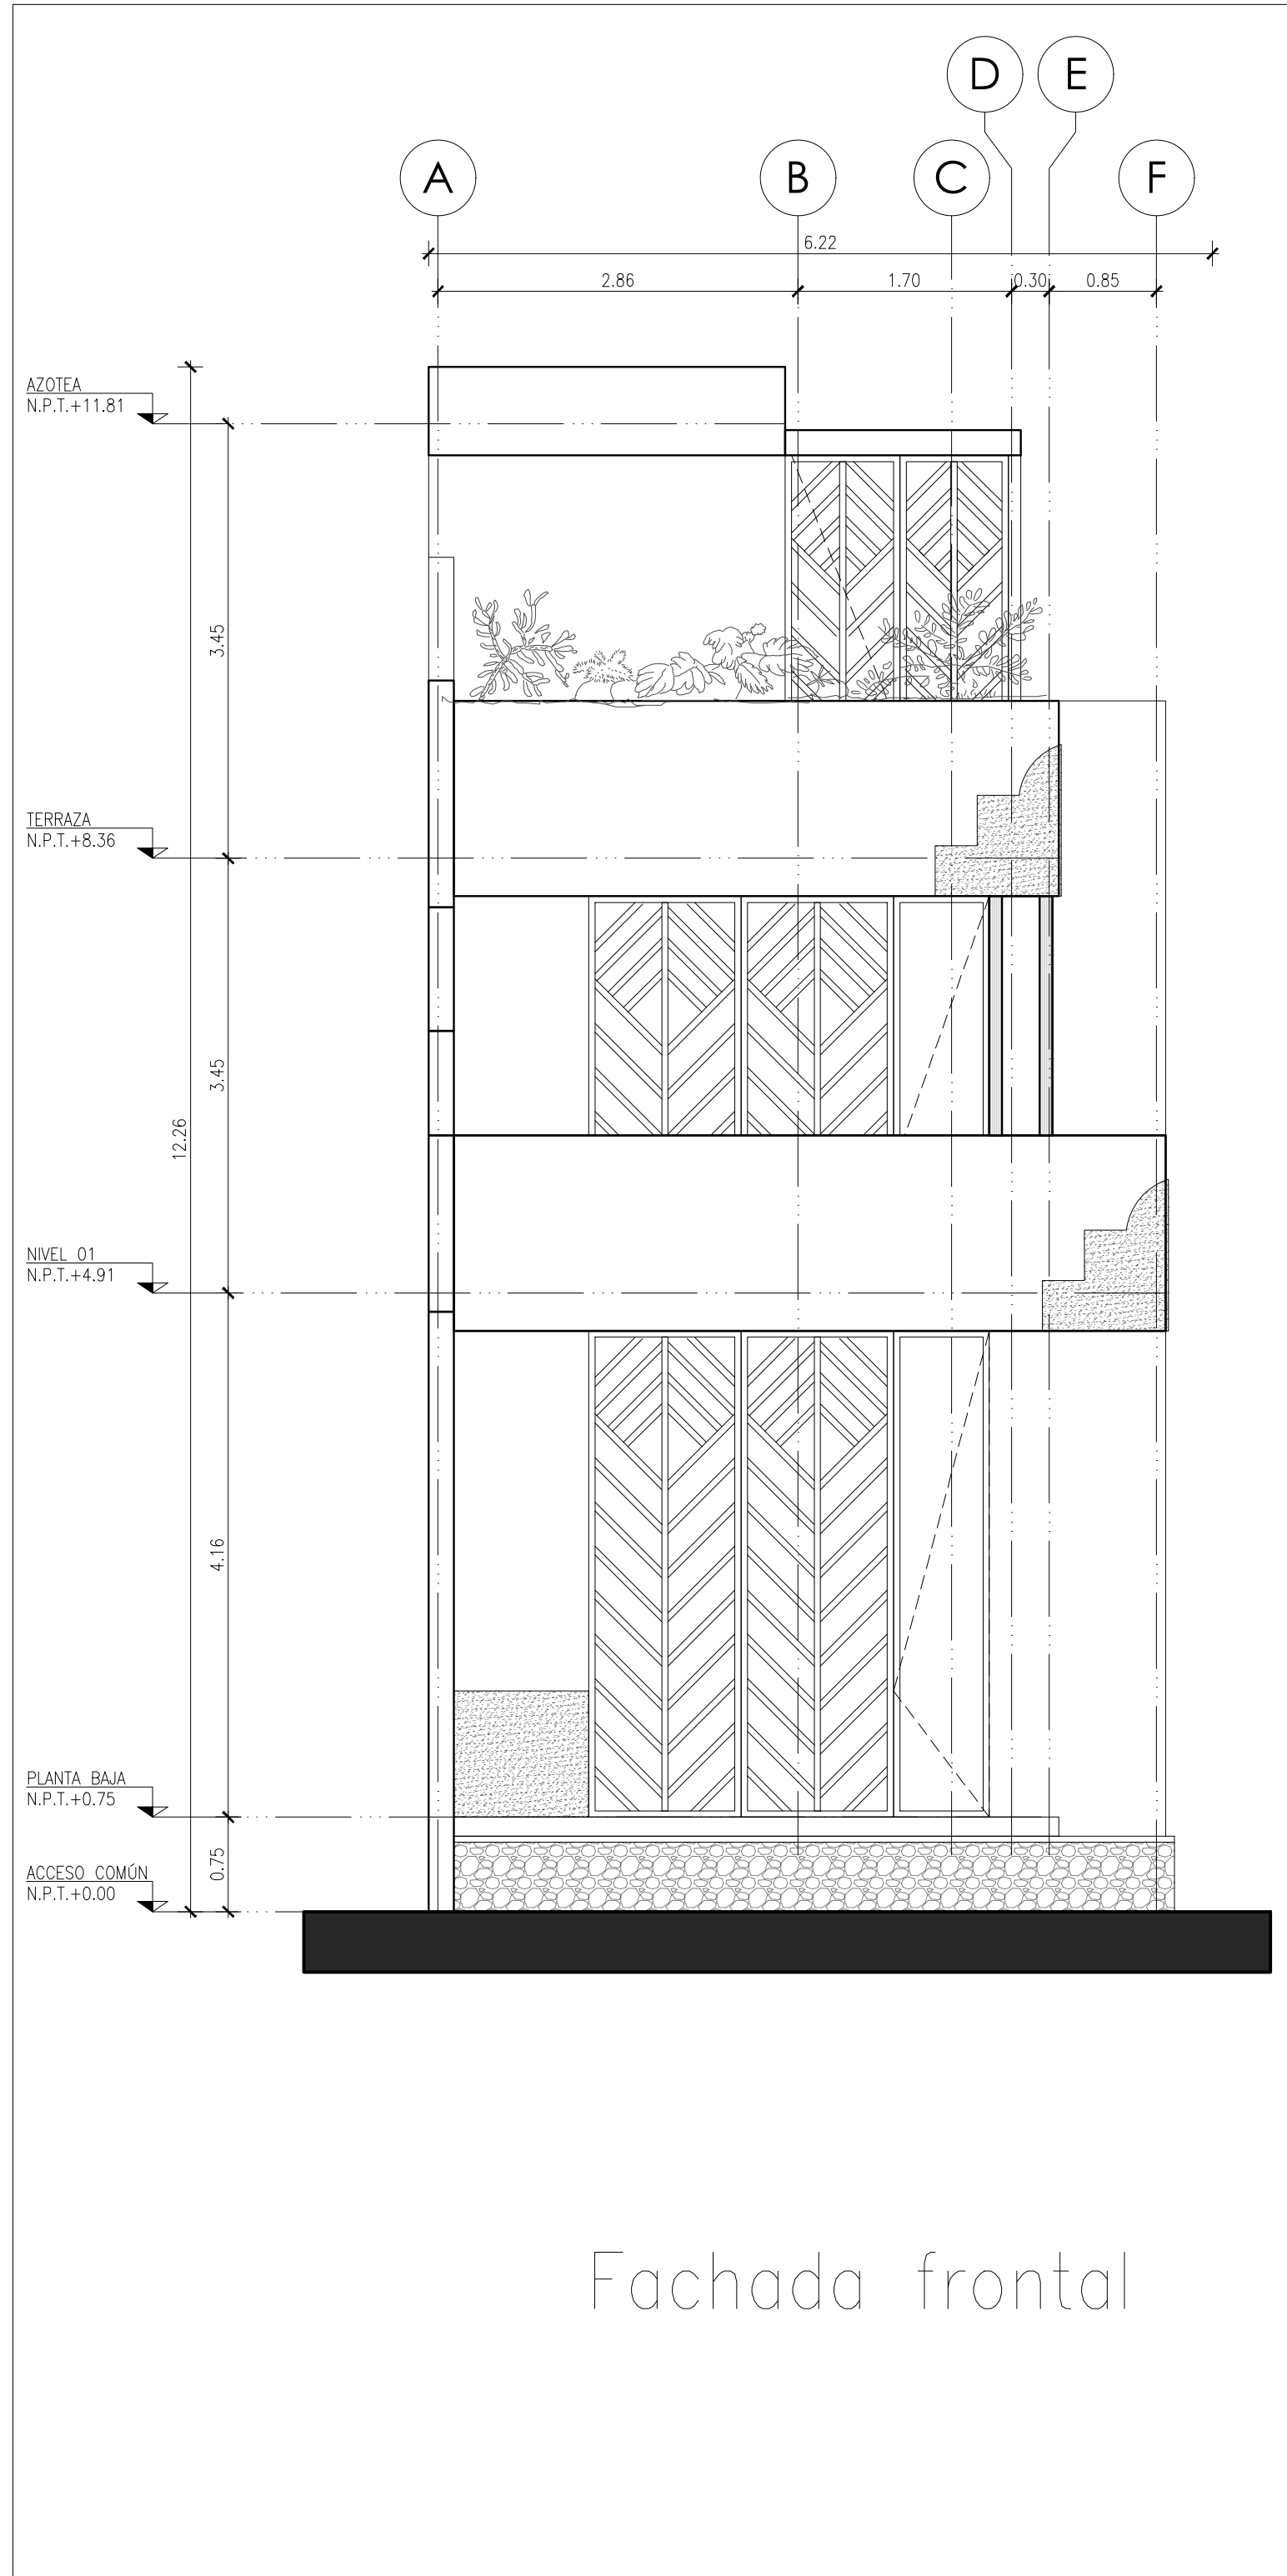

Fachada frontal

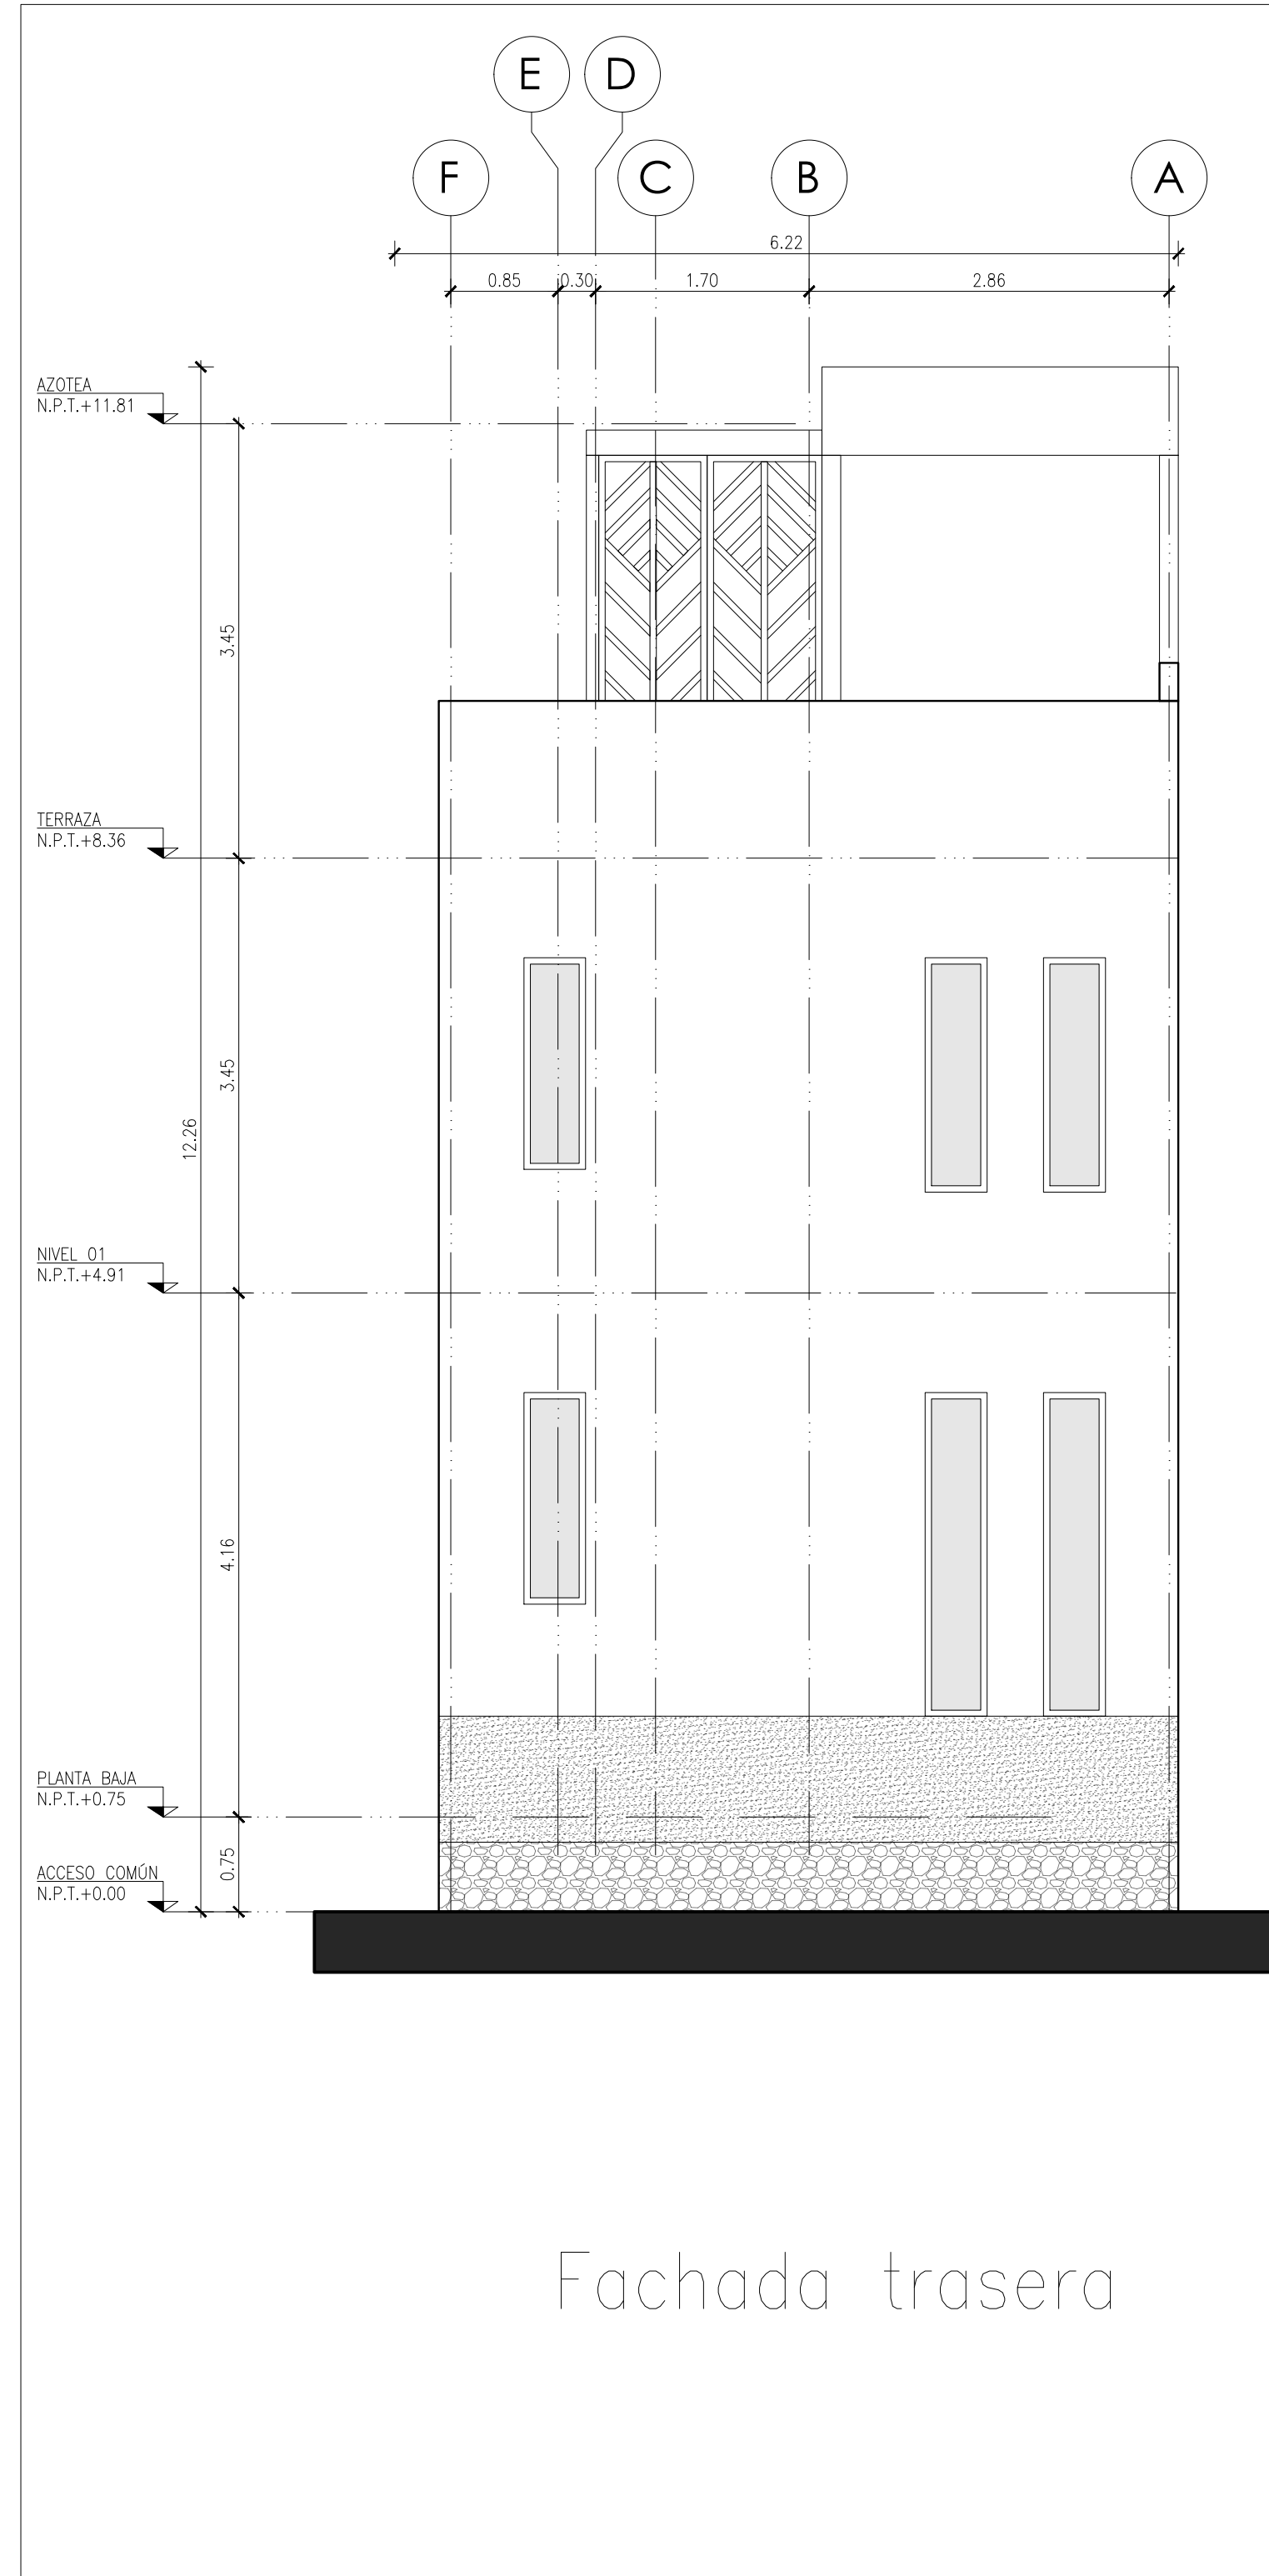

Fachada trasera

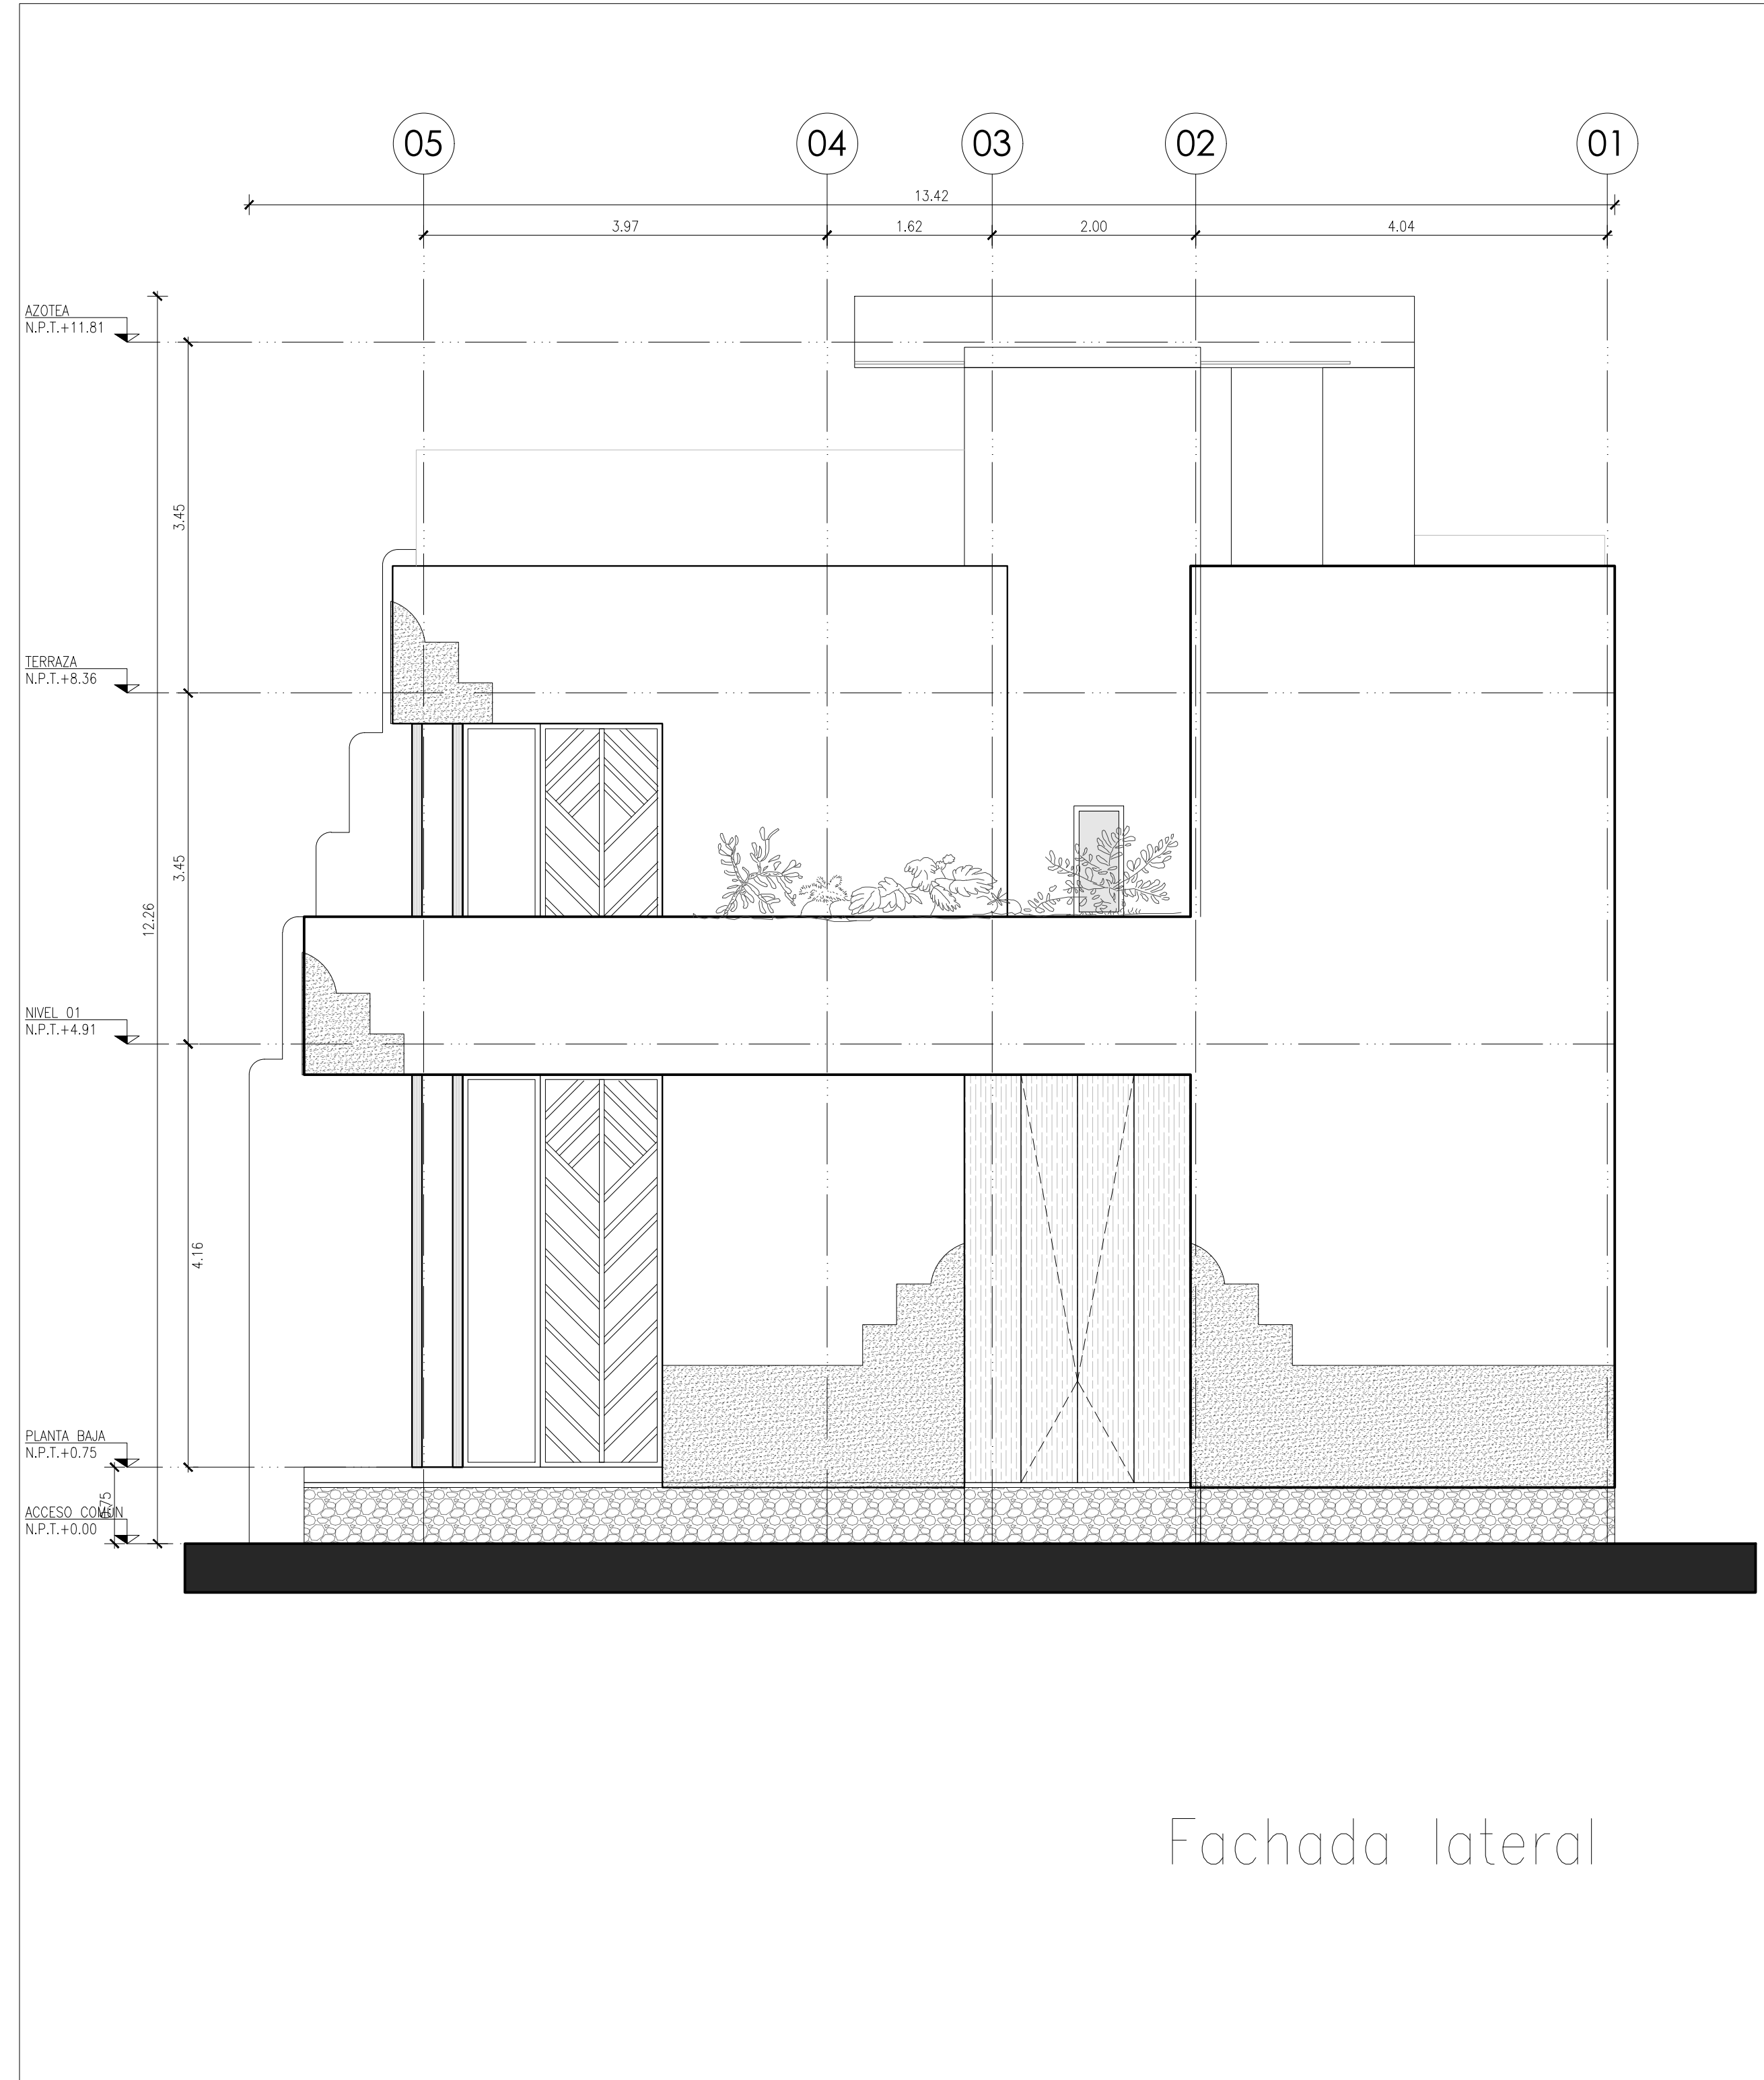

Fachada lateral















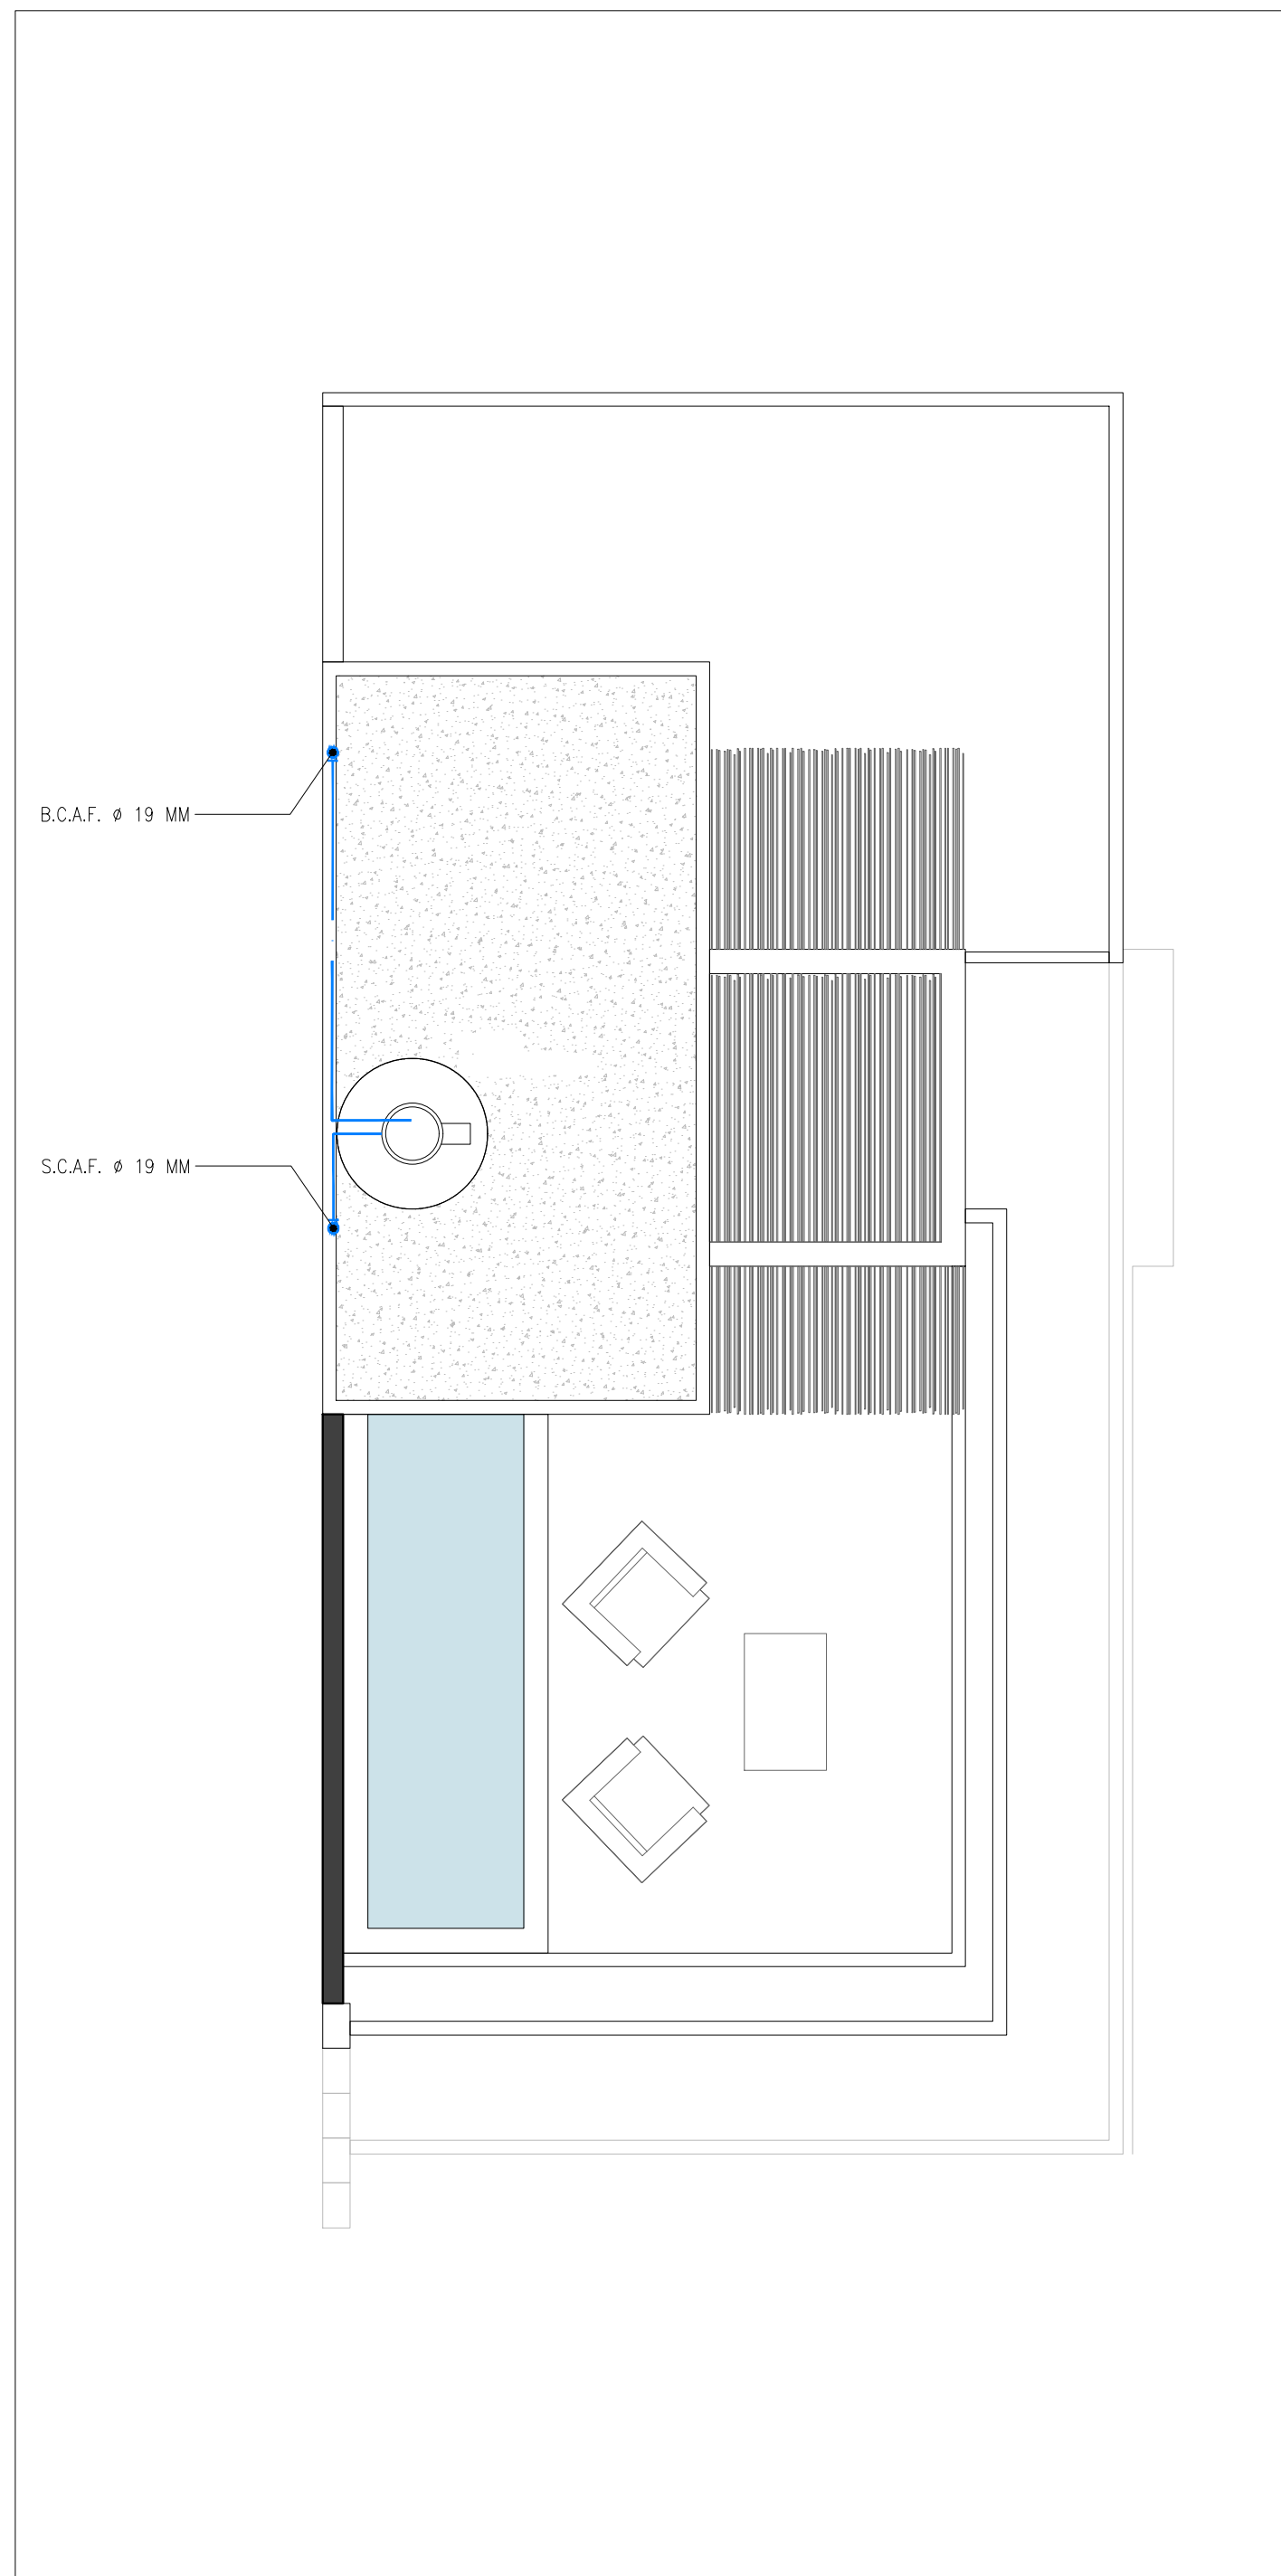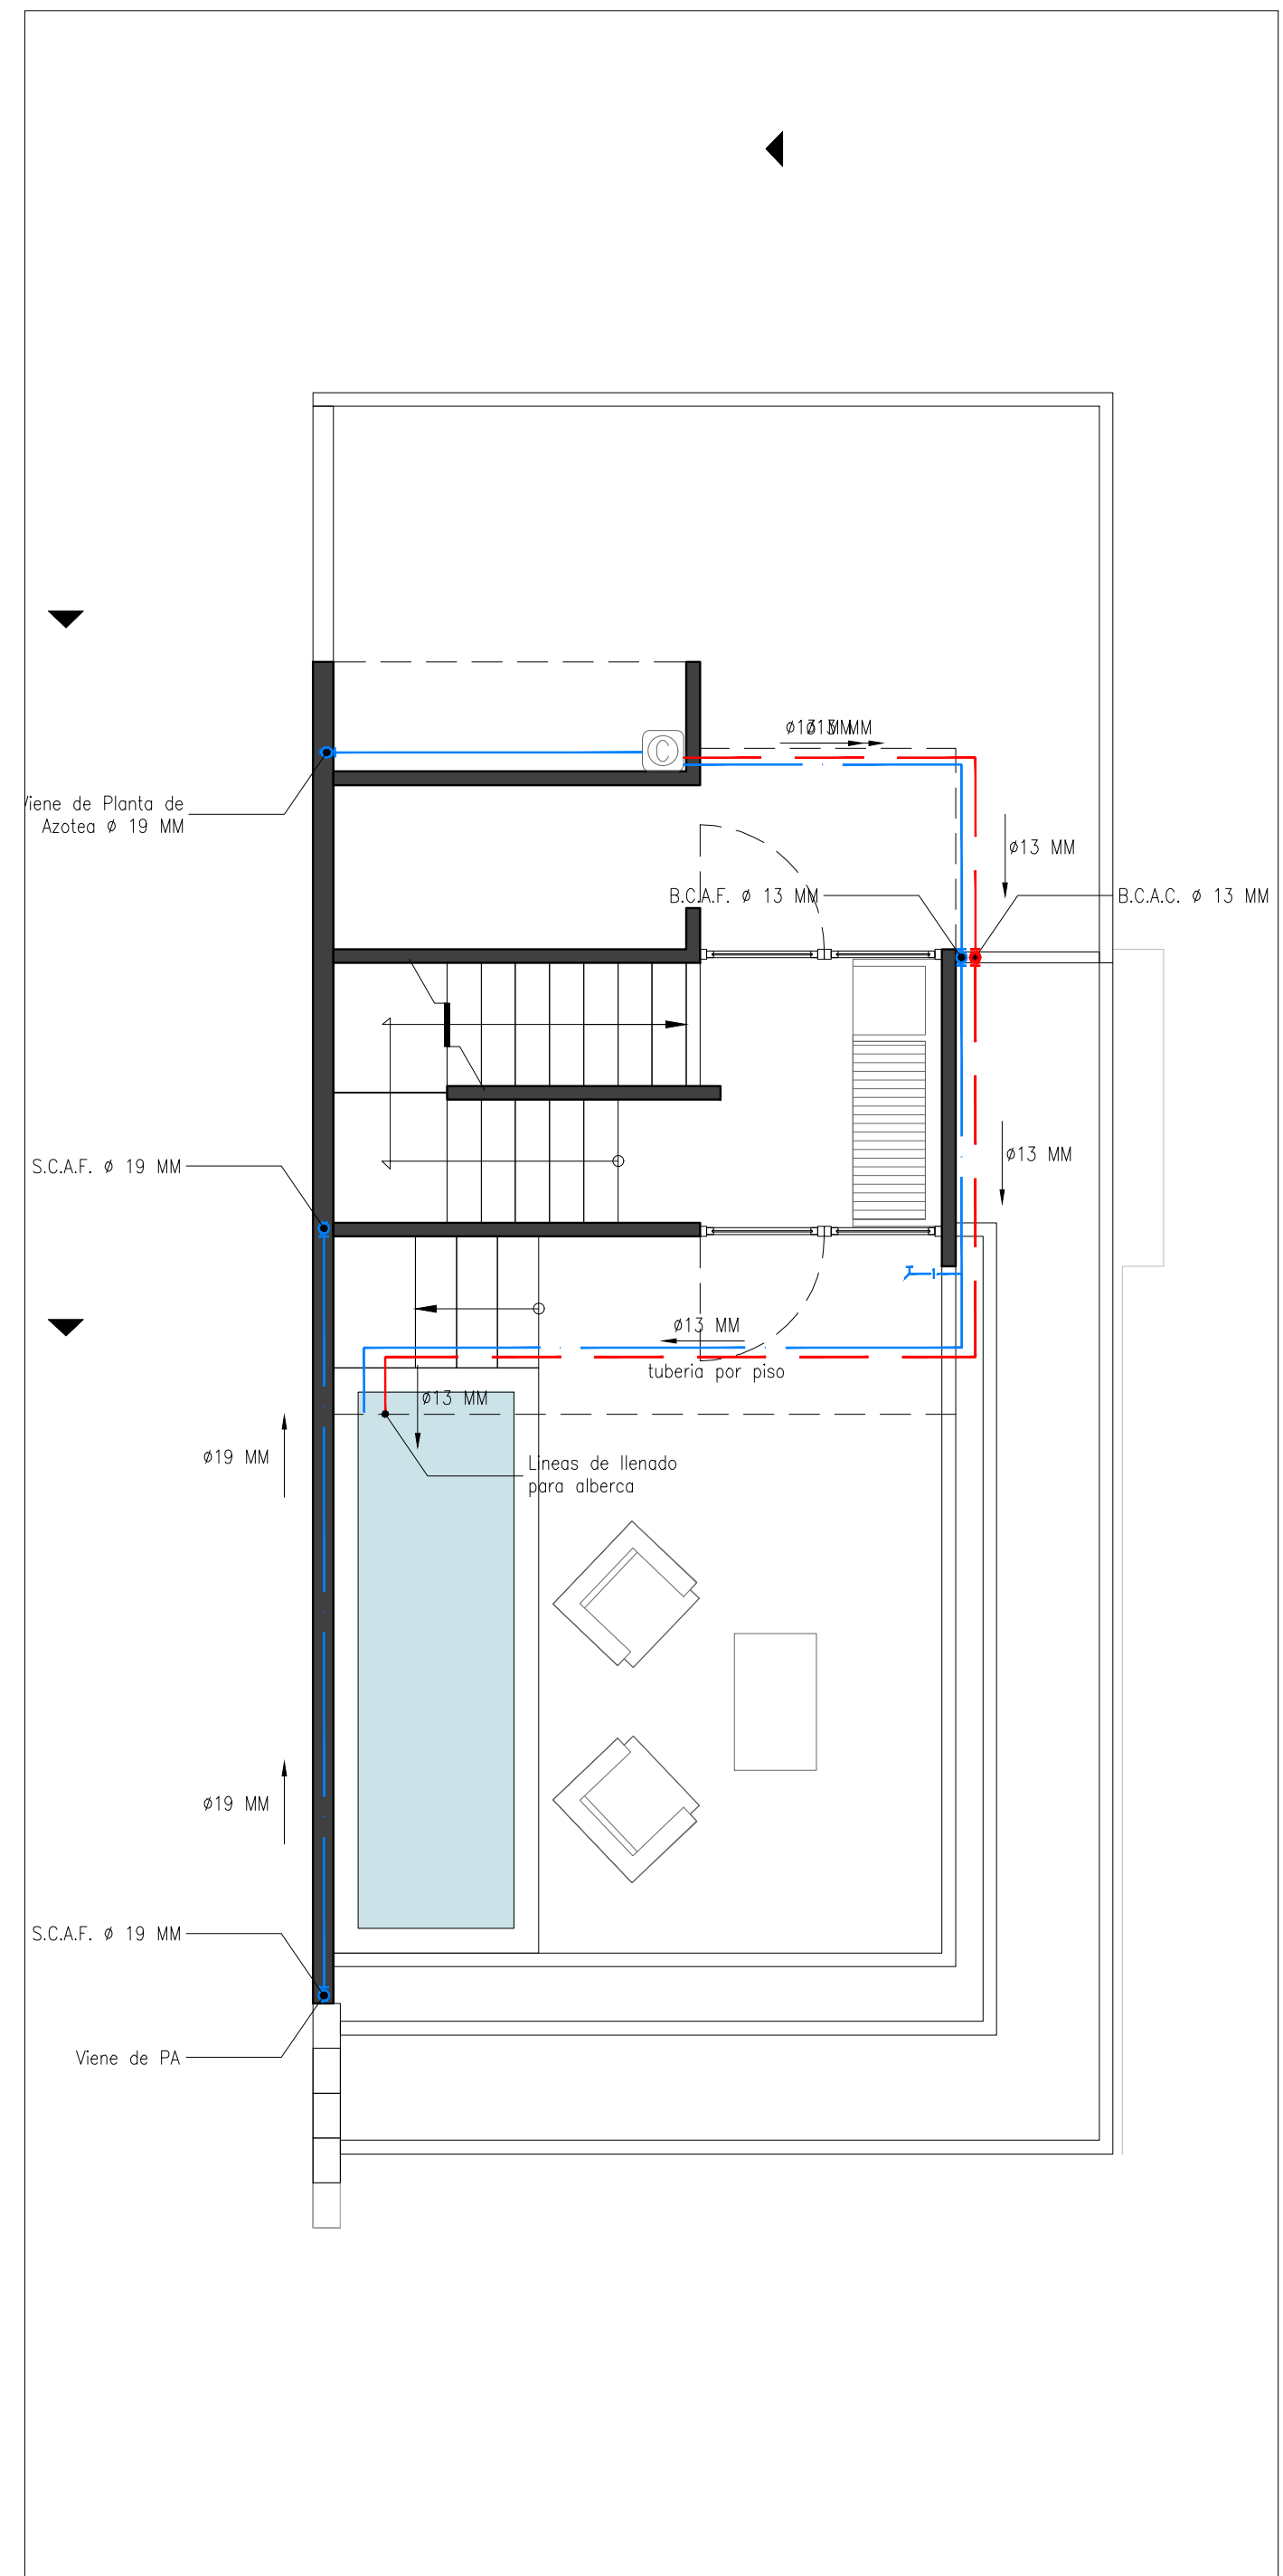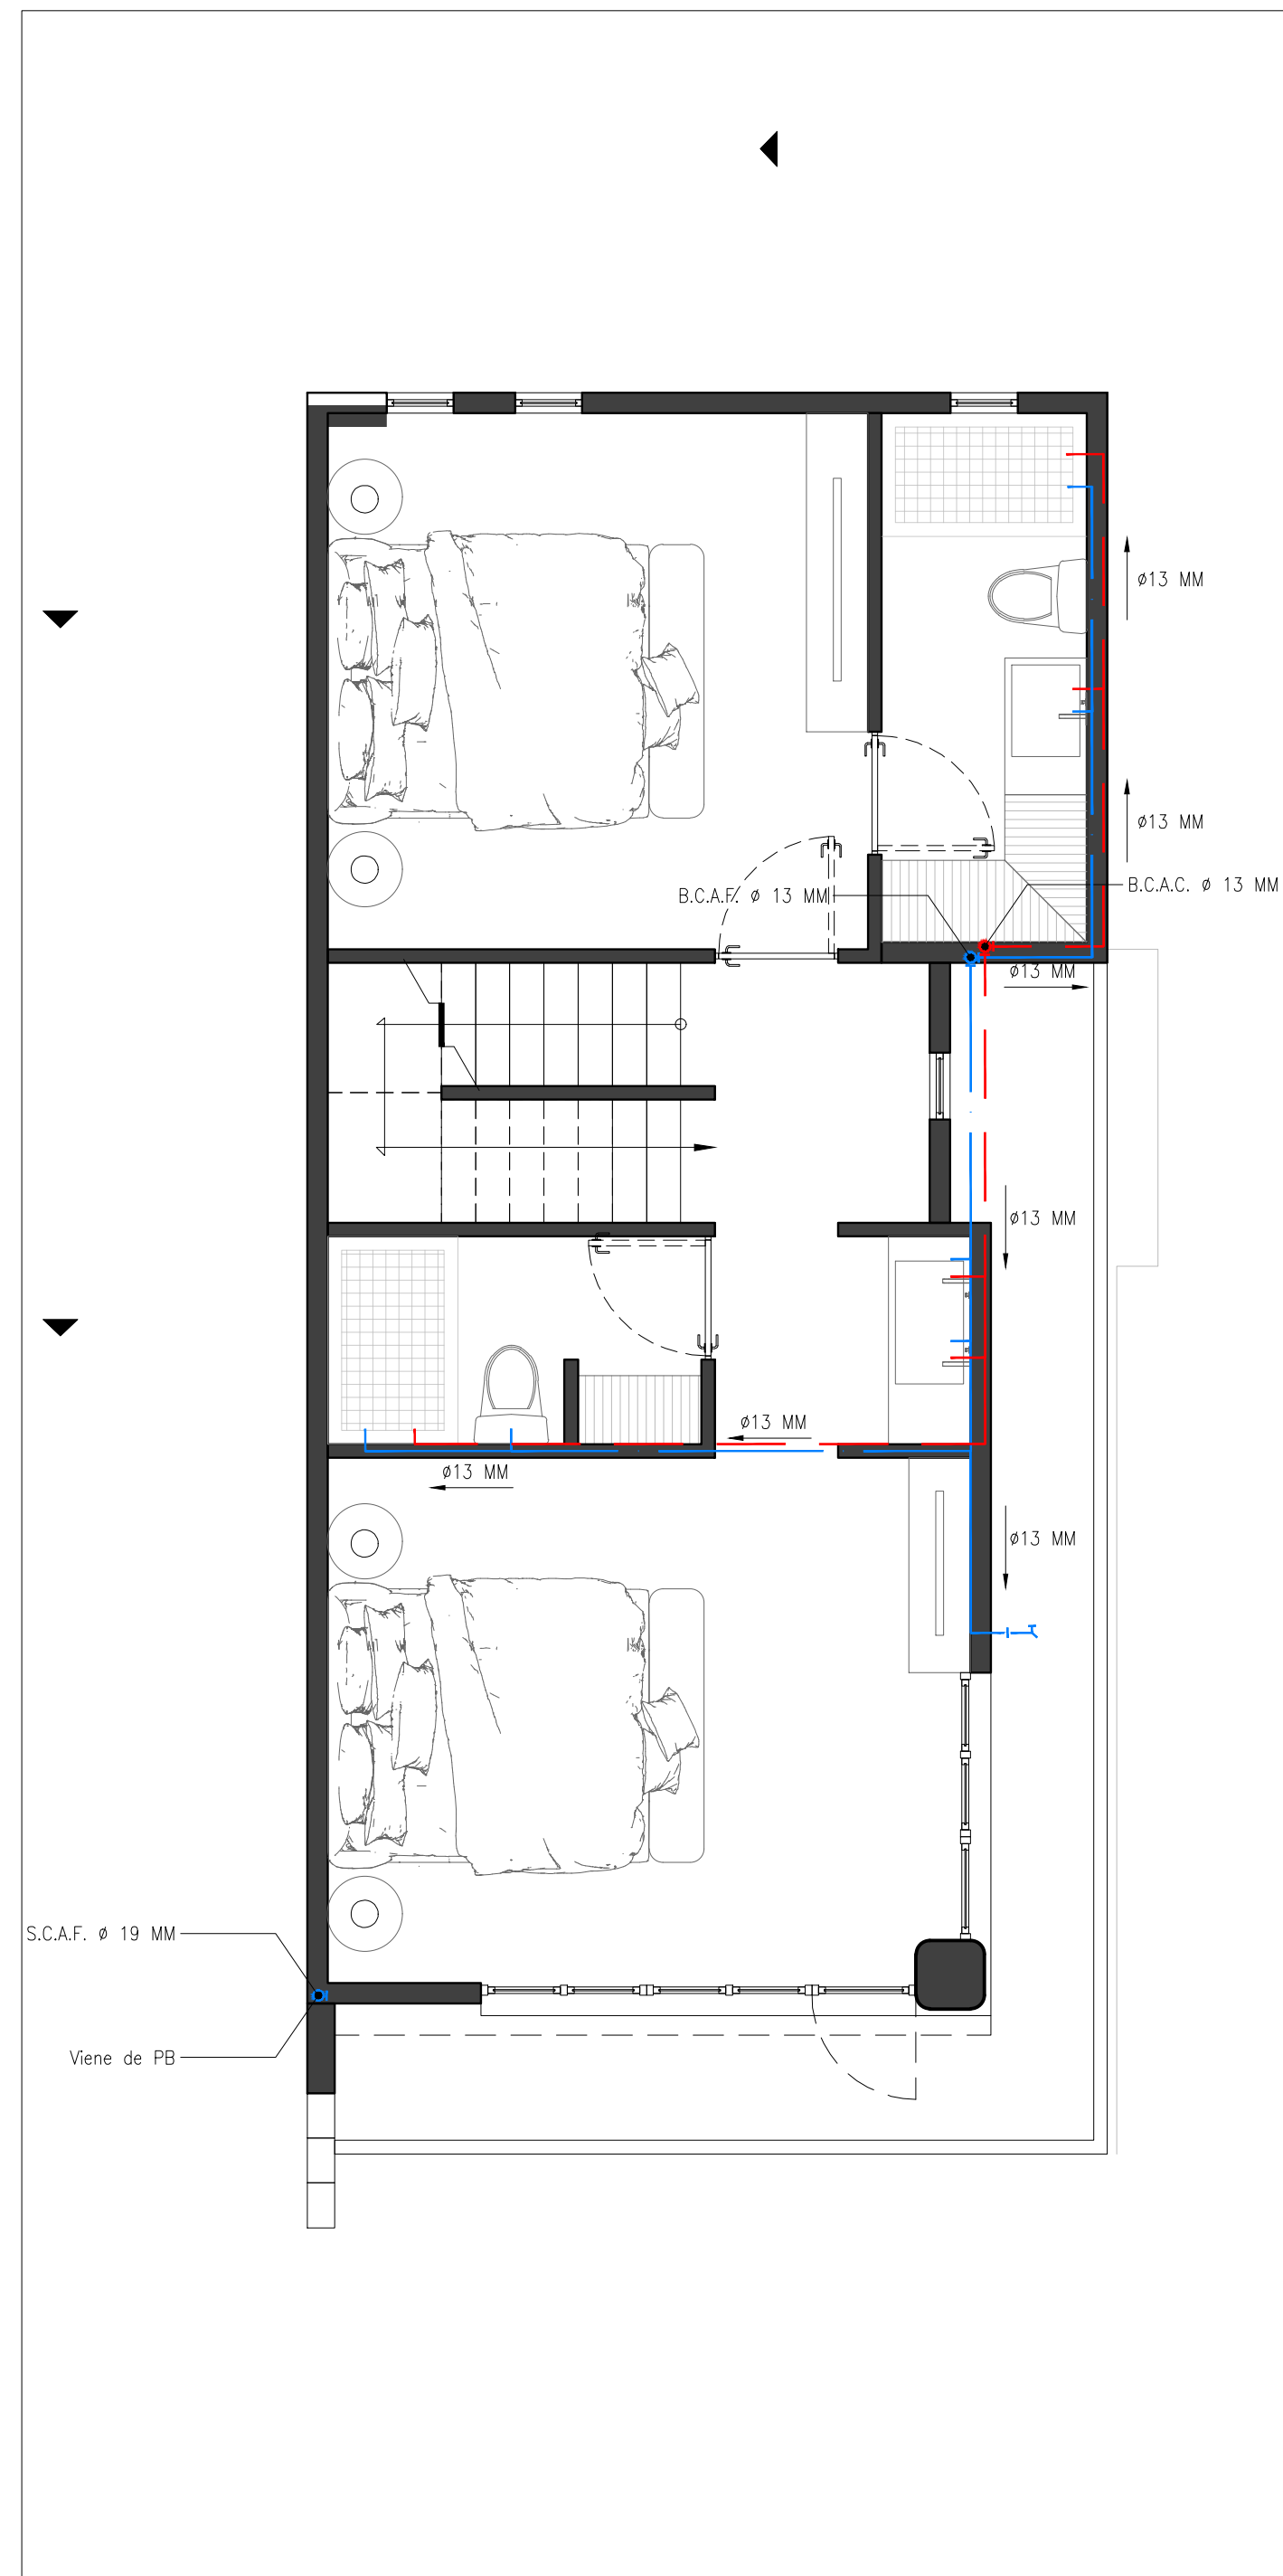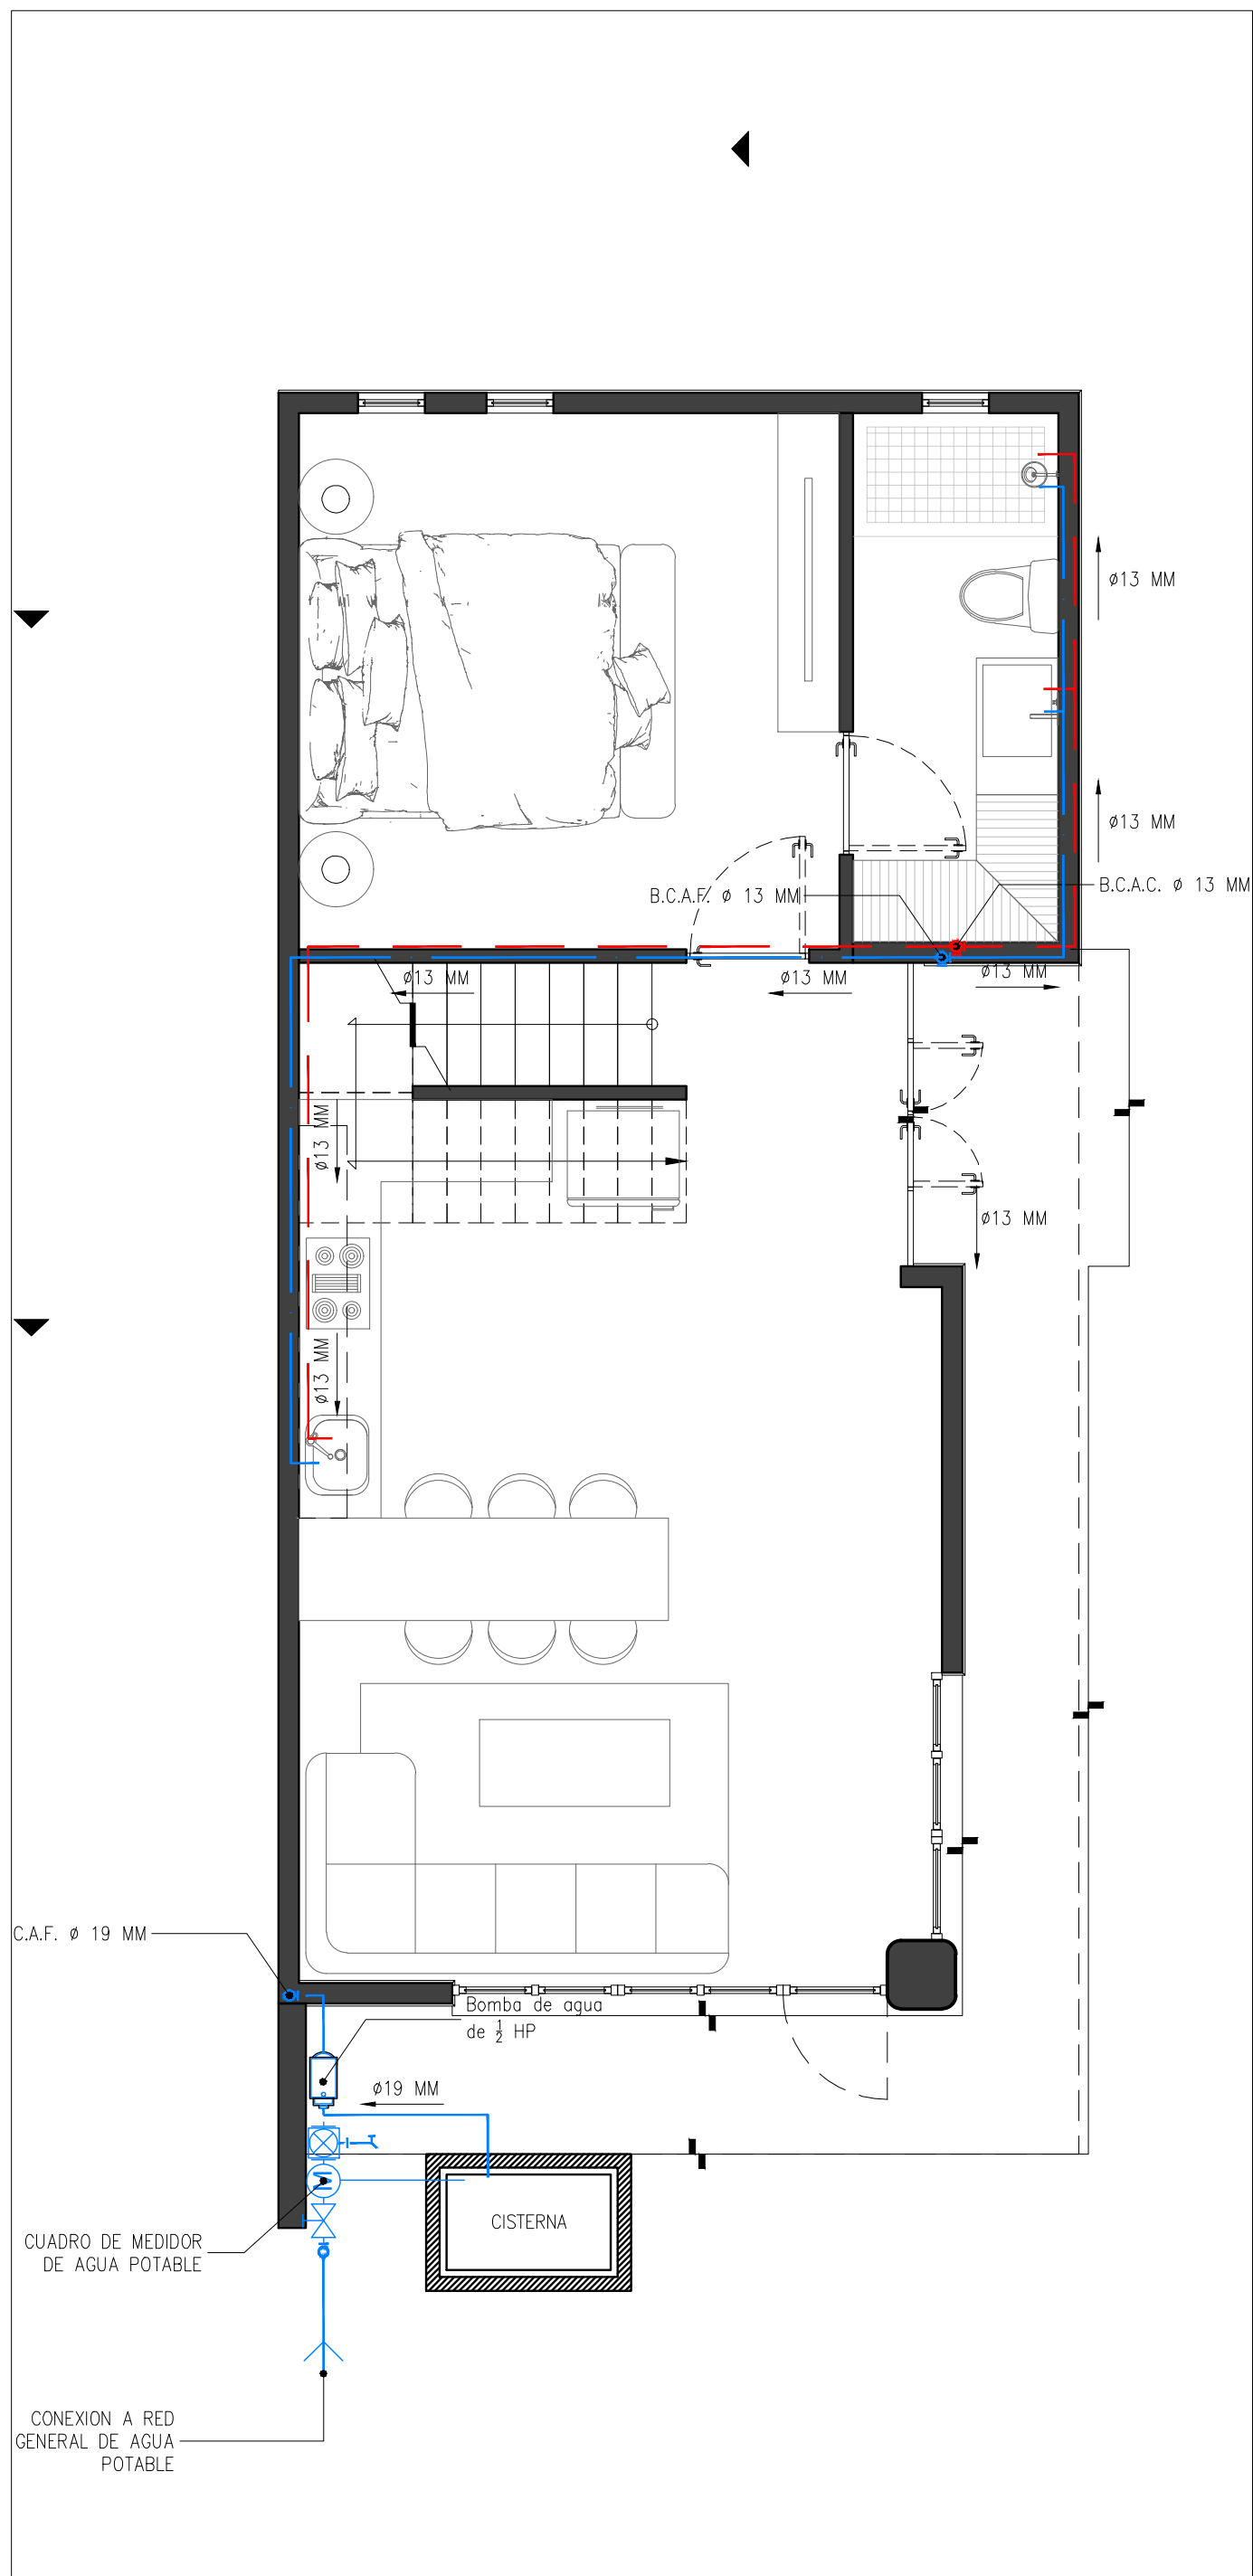


# HIDRAULICO CASA TIPO "C"

## SIMBOLOGIA INST. HIDRAULICA

	Indica tubería de agua fría por piso.
	Indica tubería de agua fría por muro.
	Indica tubería de agua fría por plafón.
	Indica tubería de agua caliente por piso.
	Indica tubería de agua caliente por muro.
	Indica tubería de agua caliente por plafón.
C.A.F.	Indica columna de agua fría.
C.A.C.	Indica columna de agua caliente.
	Indica bajo tubería.
	Indica sube tubería.

	Indica codo de 90 grados.
	Indica codo de 45 grados.
	Indica codo en T.
	Indica bajo codo.
	Indica linco para agua potable de 1100 lts.
	Indica cisteno Existente

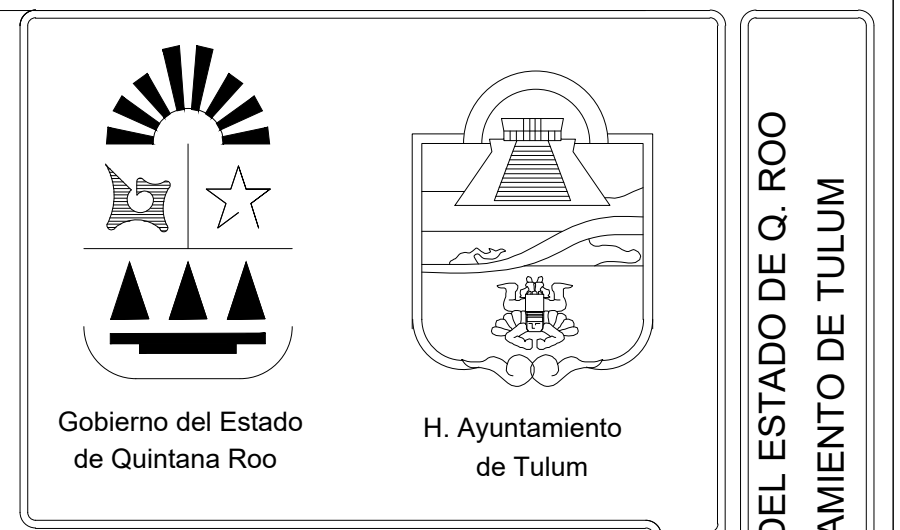

GOBIERNO DEL ESTADO DE Q. ROO  
H. AYUNTAMIENTO DE TULUM

NORTE

nombre \_\_\_\_\_  
cedula profesional \_\_\_\_\_  
ciudad \_\_\_\_\_  
direccion \_\_\_\_\_  
celular \_\_\_\_\_

Proyectista

PERITO RESPONSABLE DE OBRA  
**ARQ JOSÉ LUIS GUTIÉRREZ HUERTA**

	comercial	habitacional
barda ml		
piscina		
planta baja:		
primer nivel:		
segundo nivel:		
tercer nivel:		
azotea:		
gran total:		
Superficie Total:		
obra nueva	ampliación	regularización
demolicion	permiso economico	modificacion
		proroga
		barra

TIPO DE LICENCIA	METROS CUADRADOS	PERITO RESPONSABLE DE OBRA	DISEÑO EL PROYECTO	NORTE	GOBIERNO DEL ESTADO DE Q. ROO H. AYUNTAMIENTO DE TULUM

Clave:	Tipo de proyecto:
IH-01	HABITACIONAL
No. de plano:	Nombre de proyecto: AMÁN FASE 3
01	Col: Región 15 region: 15 mza:015 lote:012
Escala:	localidad: TULUM municipio: Tulum Q. Roo
1:50	
Metros:	propietario: ARQUITECTURA Y DISEÑO LLM SA DE CV
m <sup>2</sup>	plano: INSTALACIÓN HIDRÁULICA
	Escala Grafica
	fecha: 08 Mayo 2023









