



Caracol

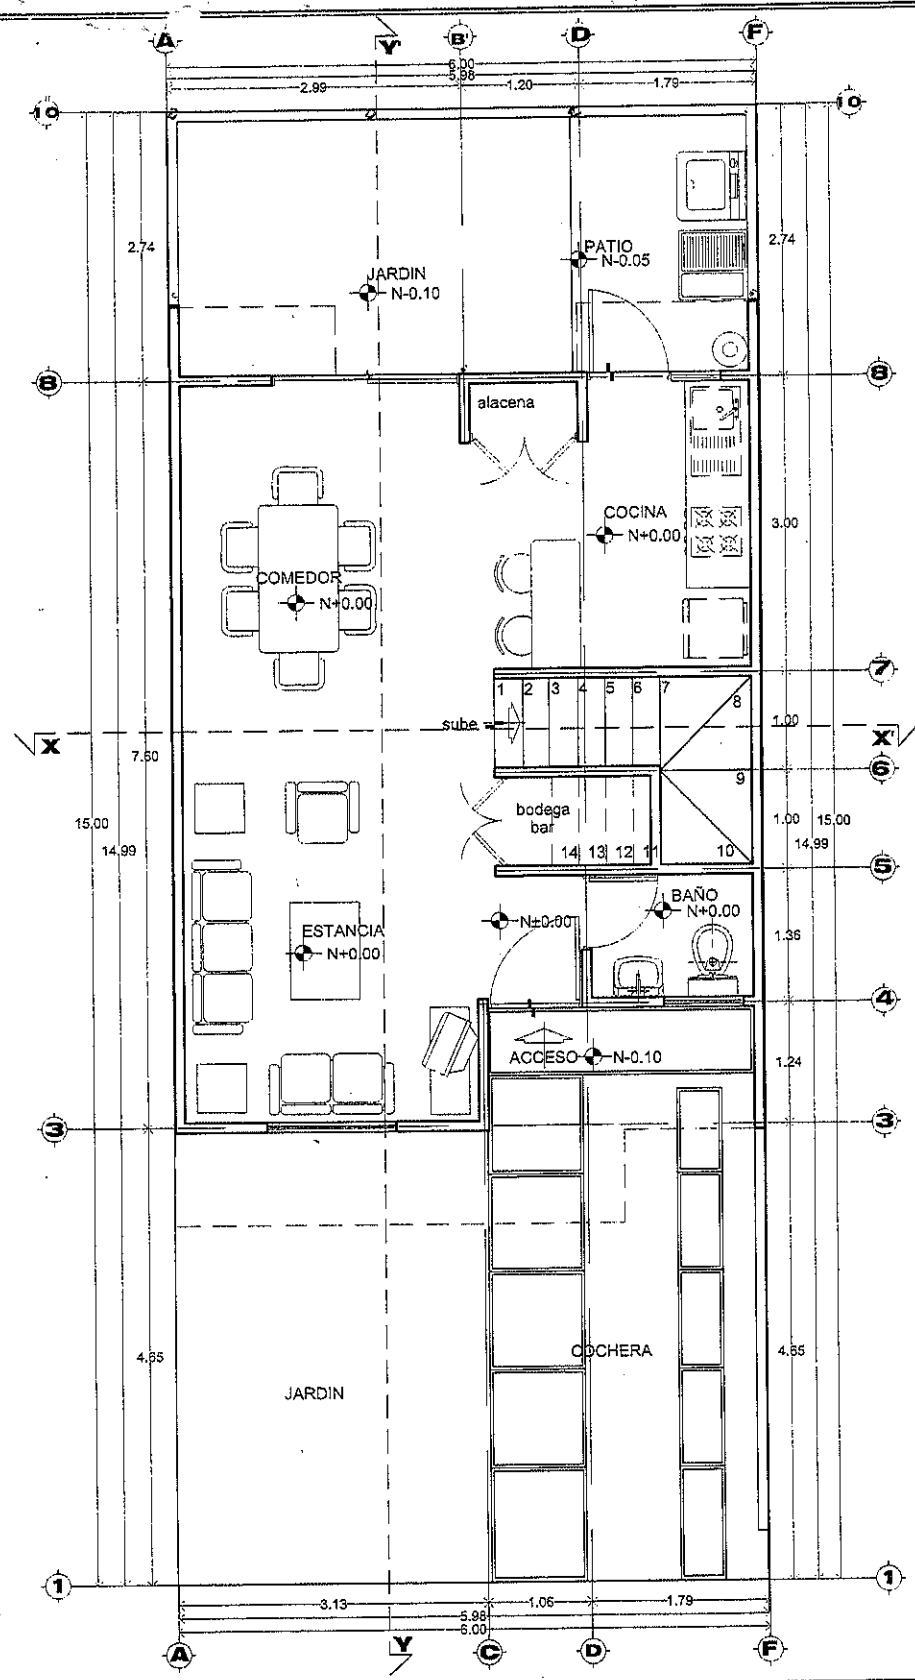

Marlene Velarde Ramirez\G:\PUBLICO\08 PLATA 1 VO CONCRETO\02 ARQUITECTONICOS\PLATA 1 VO C - ARQ.dwg

 DYNAMICA AV. VALLE DE MEXICO No. 3 FRACC. VALLE DORADO NUEVO VALLARTA, NAYARIT	DESARROLLO: FRACCIONAMIENTO VALLE DORADO NUEVO VALLARTA, NAYARIT			CLAVE DE PROYECTO: PL1-3R	
	NOMENCLATURA: PLANTA ARQUITECTONICA BAJA			VERSION: 001	
	PROTOTIPO: PLATA 1 EN CONCRETO	CLAVE DE PROTOTIPO: PVR-VD-011-PL1-3R0A101TIO	ESCALA: 1:75	FECHA: 16 OCTUBRE 06	CLAVE FRACC. PVR-VD-011 LAUNIA V. ARQ-01

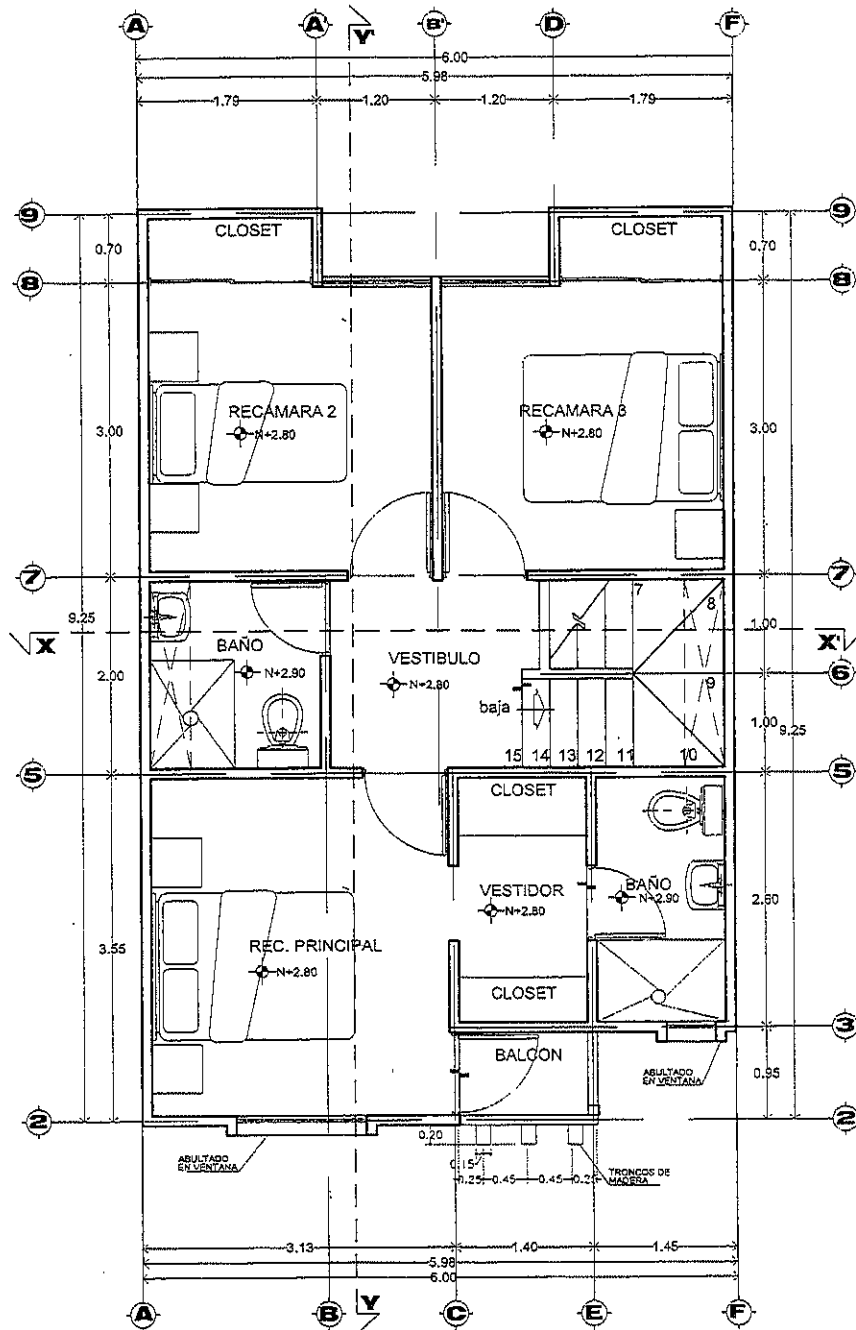

PLANTA ALTA

Marlene Velarde Ramirez\C:\PUBLICO\08 PLATA 1 VD CONCRETO\02 ARQUITECTONICOS\PLATA 1 VD C - ARQ.dwg

PROPIETARIO

DYNAMICA
AV. VALLE DE MEXICO No. 3
FRACC. VALLE DORADO
NUEVO VALLARTA, NAYARIT

DESARROLLO:

FRACCIONAMIENTO VALLE DORADO
NUEVO VALLARTA, NAYARIT

NOMENCLATURA:

PLANTA ARQUITECTONICA ALTA

PROTOTIPO:

PLATA 1 EN CONCRETO

CLAVE DE PROTOTIPO:

PVR-VD-011-PL1-3R0A101TIO

ESCALA:

1:75

FECHA:

16 OCTUBRE 06

CLAVE DE PROYECTO:

PL1-3R



VERSION:

001

CLAVE FRACC.
PVR-VD-011

CLAVE PLAN
ARQ-02

DETALLE DE BASE Y TINACO

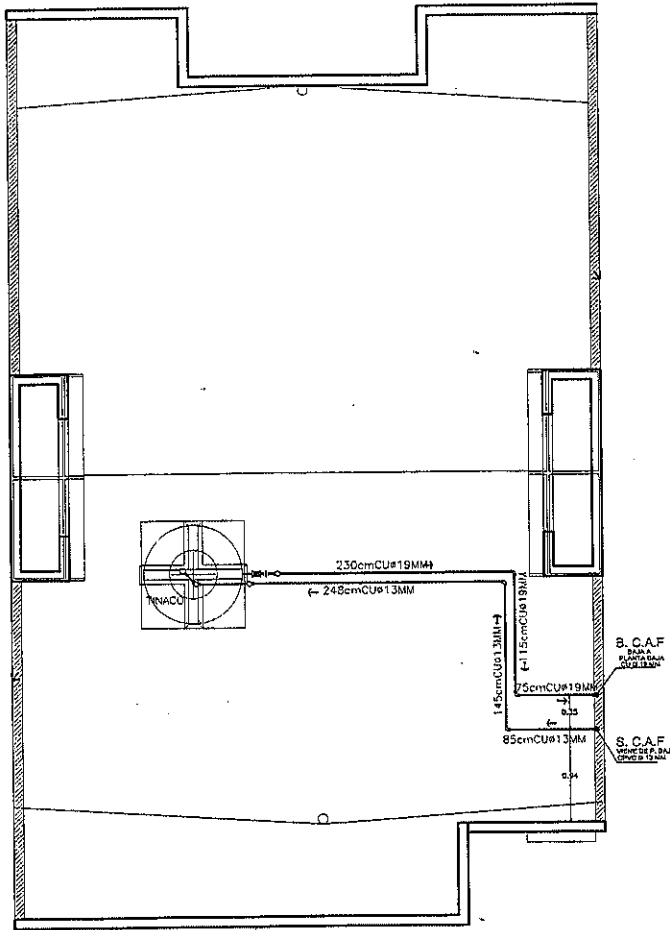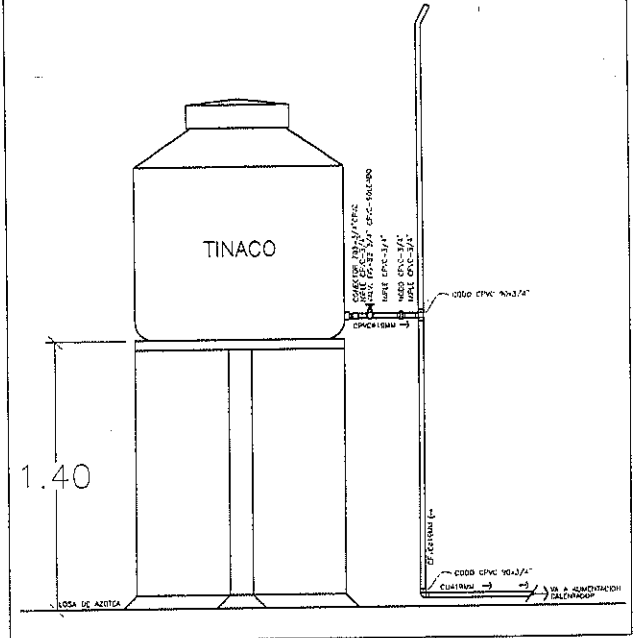

NOTA: INSTALACION DE CPVC EXCEPTO CUADRO DE MEDICION (COBRE), ENTRADA Y SALIDA DE CALENTADOR

SIMBOLOGIA

- TUBERIA DE CPVC (AGUA FRIA)
- - - TUBERIA DE CPVC (AGUA CALIENTE)
- CPVC Ø 13MM DIAMETRO DE LA TUBERIA
- DIRECCION FLUJO
- SALIDA HIDRAULICA (AGUA FRIA)
- SALIDA HIDRAULICA (AGUA CALIENTE)
- └ CODO
- └ TEE
- INDICA REDUCCION DE DIAMETRO
- VALVULA CHECK (DE RETORNO)
- LLAVE NARIZ (PARA MANGUERA)
- VALVULA DE COMPUERTA
- CALENTADOR SEMI-AUTOMATICO CAPACIDAD 40 LTS.

SIMBOLOGIA LLAMADA A DETALLE

- 2.1 NUMERO DE DIBUJO
- IH-03 NUMERO DE LAMINA

PLANTA AZOTEA

Marlene Velarde Ramirez\G:\PUBLICO\08 PLATA 1 VD CONCRETO\03 INSTALACIONES\HIDRAULICA\PLATA 1 VD C - IH.dwg

PROPIETARIO

DYNAMICA
AV. VALLE DE MEXICO No. 3
FRACC. VALLE DORADO
NUEVO VALLARTA, NAYARIT

DESARROLLO:

FRACCIONAMIENTO VALLE DORADO

NUEVO VALLARTA, NAYARIT

NOMENCLATURA:

INSTALACION HIDRAULICA PLANTA DE AZOTEA

PROTOTIPO: PLATA 1 EN CONCRETO

CLAVE DE PROTOTIPO: PVR-VD-011-PL1-3ROA101TIO

ESCALA: 1:75

FECHA: 16 OCTUBRE 06

CLAVE DE PROYECTO:


PL1-3R

VERSION:

001

CLAVE FRACC. PVR-VD-011

LAMINA N° IH-04

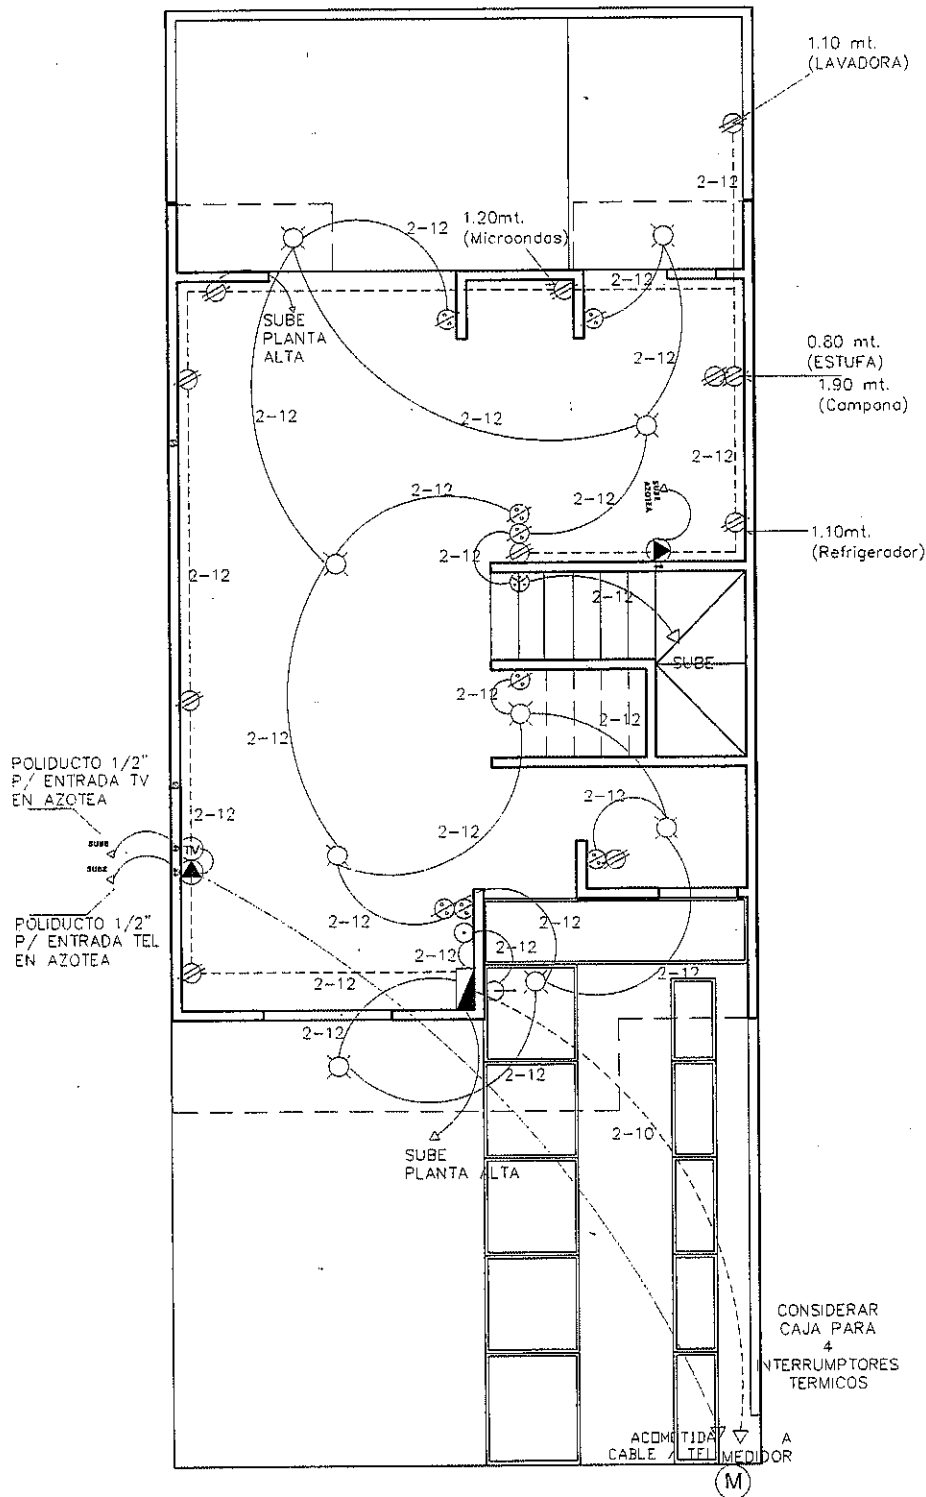

INSTALACION ELECTRICA

RED DE ALUMBRADO

- ACOMETIDA
- ⊗ APAGADOR DE ESCALERA
- ⊗ APAGADOR SENCILLO
- ⊗ ARBOTANTE INTEMPERIE
- ⊗ ARBOTANTE INTERIOR
- ⊗ BOTON TIMBRE
- ⊗ CAMPANA
- ⊗ SALIDA LAMPARA INCANDESCENTE
- ⊗ CENTRO DE CARGA
- ⊗ MEDIDOR
- CANALIZACION POR MURO Y LOSA
- CANALIZACION POR PISO


RED DE CONTACTOS

- ⊗ CONTACTO SENCILLO
- ⊗ SALIDA PARA TELEFONO
- ⊗ SALIDA PARA TV
- CANALIZACION POR PISO

NOTA: LA COLOCACION DE LOS APAGADORES SERA DE 1.10 MTS EXCEPTO LOS INDICADOS.
LA COLOCACION DE LOS CONTACTOS SERA A UNA ALTURA DE 40CMS EXCEPTO LOS INDICADOS.
TODAS LA CANALIZACIONES SERAN POR POLIDUCTO DE 1/2".
DEJAR DUCTOS DE 1/2" SUBTERRANEOS E INDEPENDIENTES PARA CABLEADO DE TELEFONO Y TELEVISION.
Y OTRA PREPARACION EN AZOTEA PARA TENER LAS DOS OPCIONES DE CABLEADO.

Marlene Velarde Ramirez\C:\PUBLICO\08 PLATA 1 VD CONCRETO\03 INSTALACIONES\ELECTRICA\PLATA 1 VD C - IE.dwg

 AV. VALLE DE MEXICO No. 3 FRACC. VALLE DORADO NUEVO VALLARTA, NAYARIT	FRACCIONAMIENTO VALLE DORADO NUEVO VALLARTA, NAYARIT		CLAVE DE PROYECTO: PL1-3R		PVR-VD-011 CLAVE FRACC. LAMINA N°	IE-01
	NOMENCLATURA: INSTALACION ELECTRICA PLANTA BAJA		VERSION: 001			
	PROTOTIPO: PLATA 1 EN CONCRETO	CLAVE DE PROTOTIPO: PVR-VD-011-PL1-3R0A101TIO	ESCALA: 1:75	FECHA: 16 OCTUBRE 06		
	DESARROLLO:					

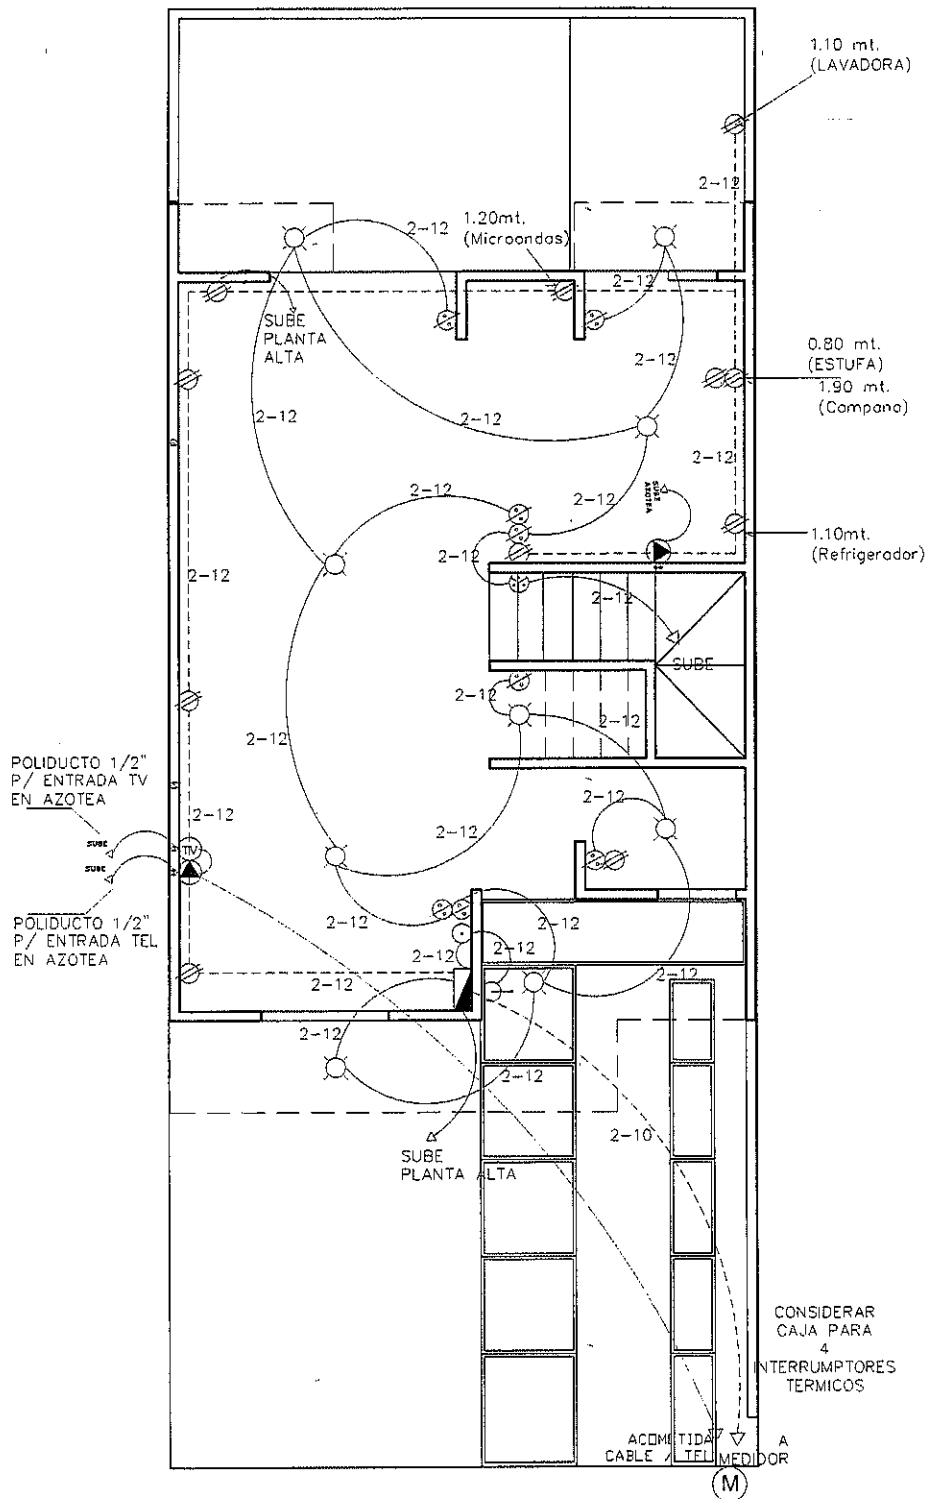

INSTALACION ELECTRICA

RED DE ALUMBRADO

- ACOMETIDA
- APAGADOR DE ESCALERA
- APAGADOR SENCILLO
- ARBOTANTE INTEMPERIE
- ARBOTANTE INTERIOR
- BOTON TIMBRE
- CAMPANA
- SALIDA LAMPARA INCANDESCENTE
- CENTRO DE CARGA
- MEDIDOR
- CANALIZACION POR MURO Y LOSA
- CANALIZACION POR PISO


RED DE CONTACTOS

- CONTACTO SENCILLO
- SALIDA PARA TELEFONO
- SALIDA PARA TV
- CANALIZACION POR PISO

NOTA: LA COLOCACION DE LOS APAGADORES SERA DE 1.10 MTS EXCEPTO LOS INDICADOS.
LA COLOCACION DE LOS CONTACTOS SERA A UNA ALTURA DE 40CMS EXCEPTO LOS INDICADOS.
TODAS LA CANALIZACIONES SERAN POR POLIDUCTO DE 1/2".
DEJAR DUCTOS DE 1/2 SUBTERRANEOS E INDEPENDIENTES PARA CABLEADO DE TELEFONO Y TELEVISION.
Y OTRA PREPARACION EN AZOTEA PARA TENER LAS DOS OPCIONES DE CABLEADO.

Mariene Valverde Ramirez\O\PUBLICO\08 PLATA 1 VD CONCRETO\03 INSTALACIONES ELECTRICAS\PLATA 1 VD C - IE.dwg

PROPIETARIO AV. VALLE DE MEXICO No. 3 FRACC. VALLE DORADO NUEVO VALLARTA, NAYARIT	DESARROLLO: FRACCIONAMIENTO VALLE DORADO NUEVO VALLARTA, NAYARIT			CLAVE DE PROYECTO: PL1-3R		CLAVE FRACC. PVR-VD-011 CLAVE PROYECTO IE-01	
	NOMENCLATURA: INSTALACION ELECTRICA PLANTA BAJA			VERSION: 001			
	PROTOTIPO: PLATA 1 EN CONCRETO		CLAVE DE PROTOTIPO: PVR-VD-011-PL1-3R0A101TIO		ESCALA: 1:75		
			FECHA: 16 OCTUBRE 06				

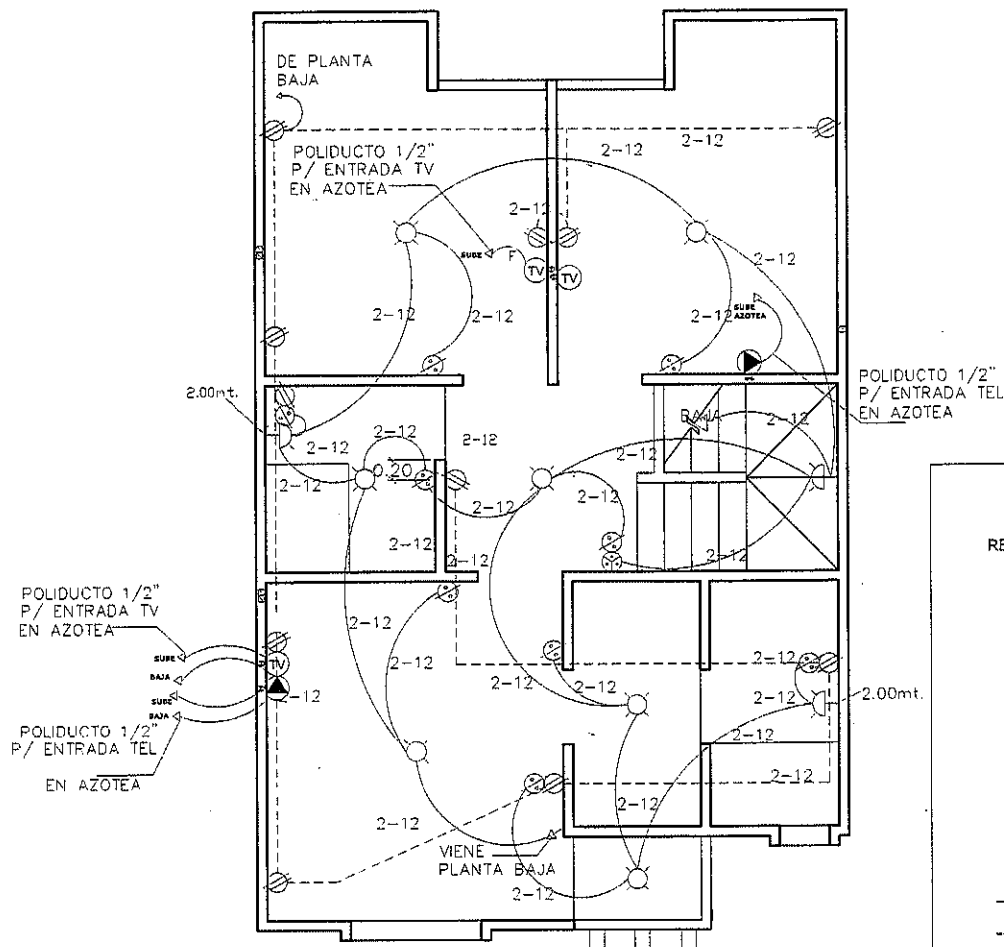

PLANTA ALTA

INSTALACION ELECTRICA

RED DE ALUMBRADO

- ACOMETIDA
- ⊗ APAGADOR DE ESCALERA
- ⊗ APAGADOR SENCILLO
- ⊗ ARBOTANTE INTEMPERIE
- ⊗ ARBOTANTE INTERIOR
- ⊗ BOTON TIMBRE
- ⊗ CAMPANA
- ⊗ SALIDA LAMPARA INCANDESCENTE
- ⊗ CENTRO DE CARGA
- ⊗ MEDIDOR
- CANALIZACION POR MURO Y LOSA
- CANALIZACION POR PISO

RED DE CONTACTOS

- ⊗ CONTACTO SENCILLO
- ⊗ SALIDA PARA TELEFONO
- ⊗ SALIDA PARA TV
- CANALIZACION POR PISO

NOTA: LA COLOCACION DE LOS APAGADORES SERA DE 1.10 MTS EXCEPTO LOS INDICADOS
 LA COLOCACION DE LOS CONTACTOS SERA A UNA ALTURA DE 40CMS EXCEPTO LOS INDICADOS.
 TODAS LA CANALIZACIONES SERAN POR POLIDUCTO DE 1/2".
 DEJAR DUCTOS DE 1/2 SUBTERRANEOS E INDEPENDIENTES PARA CABLEADO DE TELEFONO Y TELEVISION.
 Y OTRA PREPARACION EN AZOTEA PARA TENER LAS DOS OPCIONES DE CABLEADO.

Marlene Velarde Ramirez\01\PUBLICO\08 PLATA 1 VD CONCRETO\03 INSTALACIONES ELECTRICAS\PLATA 1 VD C - IE.dwg

PROPIETARIO



DYNAMICA
 AV. VALLE DE MEXICO No. 3
 FRACC. VALLE DORADO
 NUEVO VALLARTA, NAYARIT

DESARROLLO:

FRACCIONAMIENTO VALLE DORADO

NUEVO VALLARTA, NAYARIT

NOMENCLATURA:

INSTALACION ELECTRICA PLANTA ALTA

PROTOTIPO:

PLATA 1 EN CONCRETO

CLAVE DE PROTOTIPO:

PVR-VD-011-PL1-3R0A101TIO

ESCALA:

1:75

FECHA:

16 OCTUBRE 06

CLAVE DE PROYECTO:

PL1-3R

VERSION:


001

CLAVE FRACC.
PVR-VD-011

LAMINA N°
IE-02




CLAVE DE PROYECTO:	PL1-3R
VERSION:	001
CLAVE FRACC.	PVR-VD-011
LAMINA	IE-03

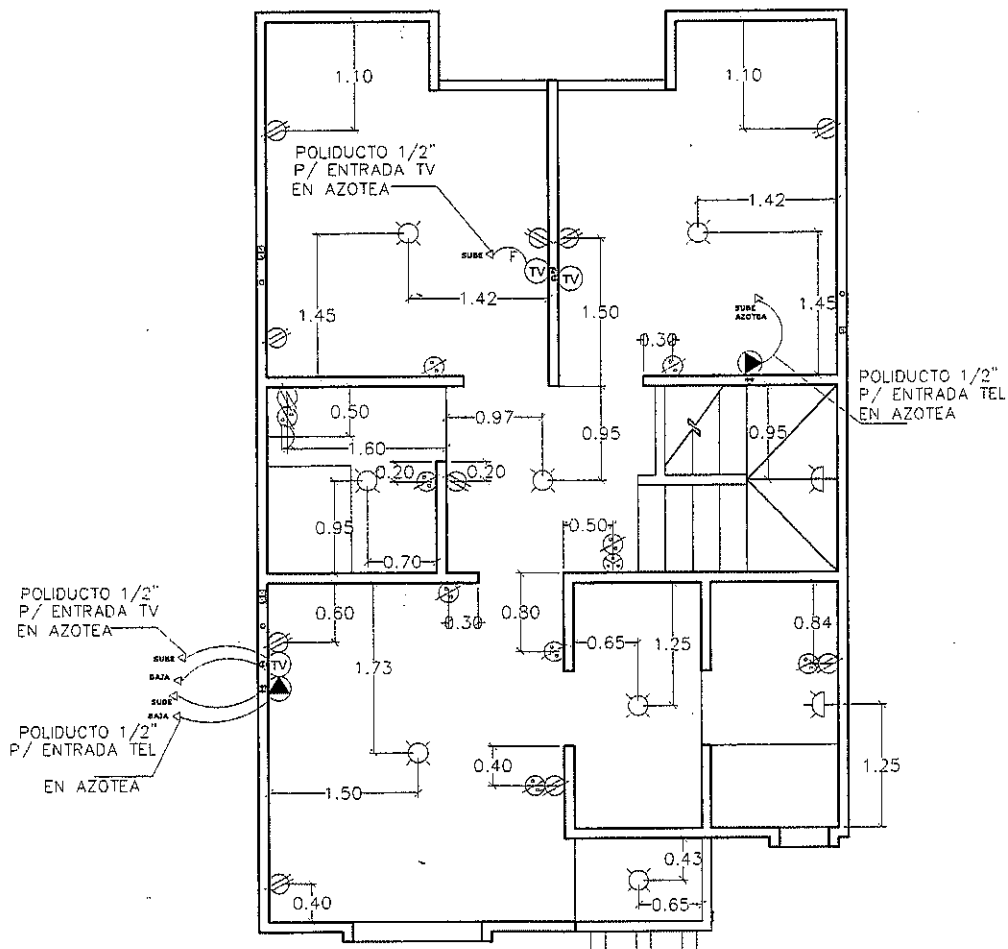

PLANTA ALTA

Marlene Velarde Ramirez\c:\PUBLICO\08 PLATA 1 VD CONCRETO\03 INSTALACIONES\ELECTRICA\PLATA 1 VD C - IE.dwg

 DYNAMICA AV. VALLE DE MEXICO No. 3 FRACC. VALLE DORADO NUEVO VALLARTA, NAYARIT	DESARROLLO: FRACCIONAMIENTO VALLE DORADO NUEVO VALLARTA, NAYARIT			CLAVE DE PROYECTO: PL1-3R	
	NOMENCLATURA: TRAZO INSTALACION ELECTRICA PLANTA ALTA				
	PROTOTIPO: PLATA 1 EN CONCRETO	CLAVE DE PROTOTIPO: PVR-VD-011-PL1-3R0A101TIO	ESCALA: 1:75	FECHA: 16 OCTUBRE 06	VERSION: 001
	CLAVE FRACC. PVR-VD-011			CLAVE PLAN IE-04	



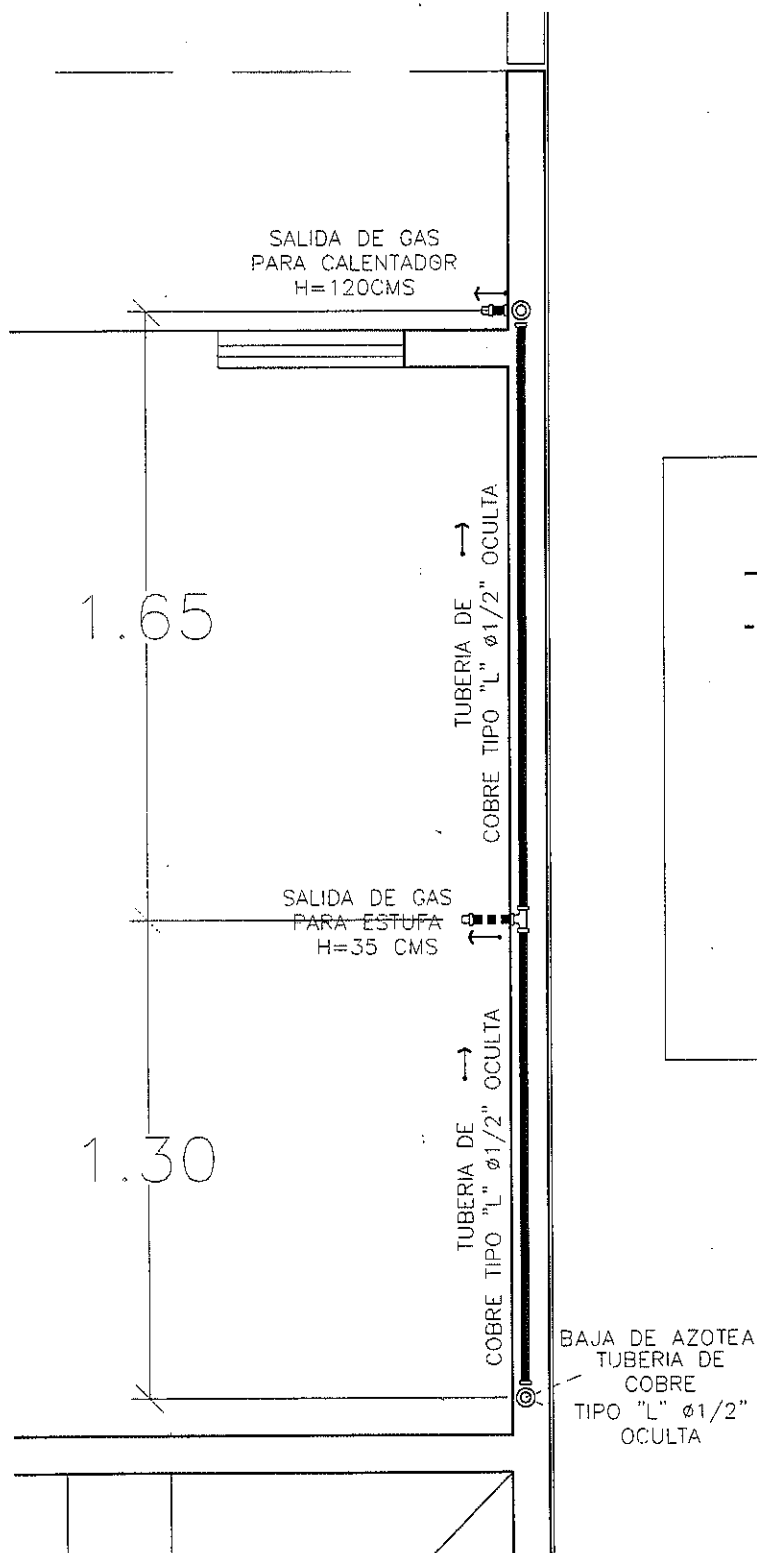


INSTALACION DE GAS

- TUBO COBRE Ø 1/2" OCULTA
- TUBO COBRE Ø 1/2" APARENTE
- CODO COBRE Ø 1" X 90°
- TEE COBRE Ø 1/2"
- TANQUE ESTACIONARIO
- INDICA FLUJO
- TAPON GORRO COBRE Ø 1"
- SALIDA DE GAS

Mariene Velarde Ramirez\G:\PUBLICO\05 PLATA 1 VD CONCRETO\03 INSTALACIONES\GAS\PLATA 1 VD C - IG.dwg

 AV. VALLE DE MEXICO No. 3 FRACC. VALLE DORADO NUEVO VALLARTA, NAYARIT	DESARROLLO: FRACCIONAMIENTO VALLE DORADO NUEVO VALLARTA, NAYARIT			CLAVE DE PROYECTO: PL1-3R		
	NOMENCLATURA: INSTALACION DE GAS PLANTA BAJA			VERSION: 001		
	PROTOTIPO: PLATA 1 EN CONCRETO	CLAVE DE PROTOTIPO: PVR-VD-011-PL1-3R0A101TIO	ESCALA: 1:20	FECHA: 16 OCTUBRE 06	PVR-VD-011 CLAVE FRACC.	IG-01 LAMINA

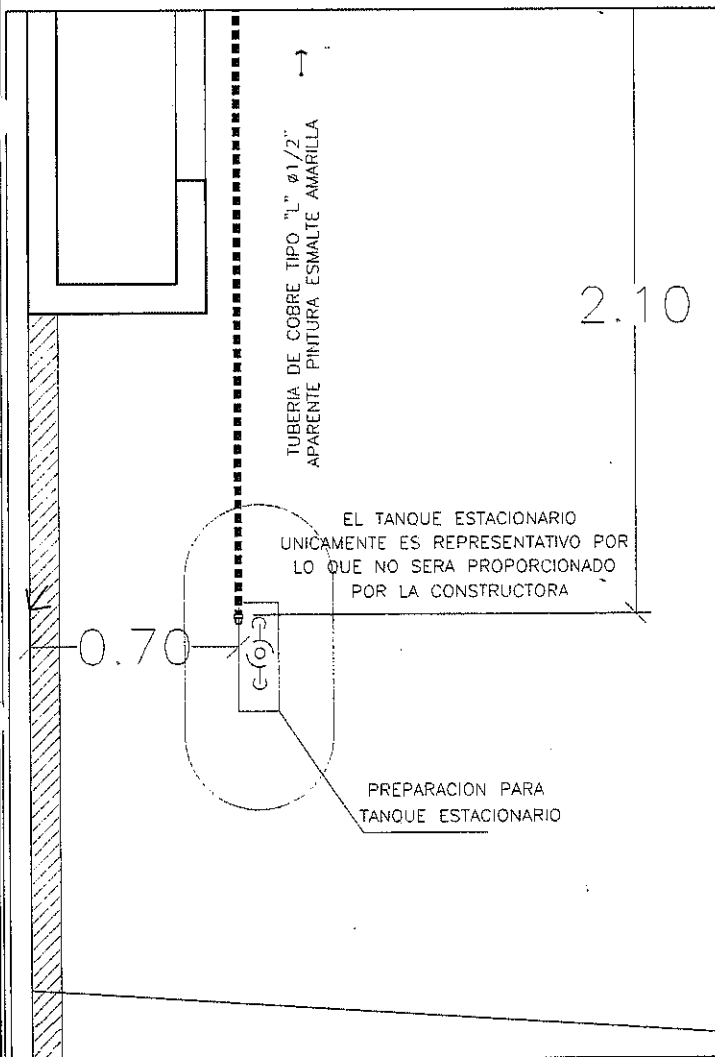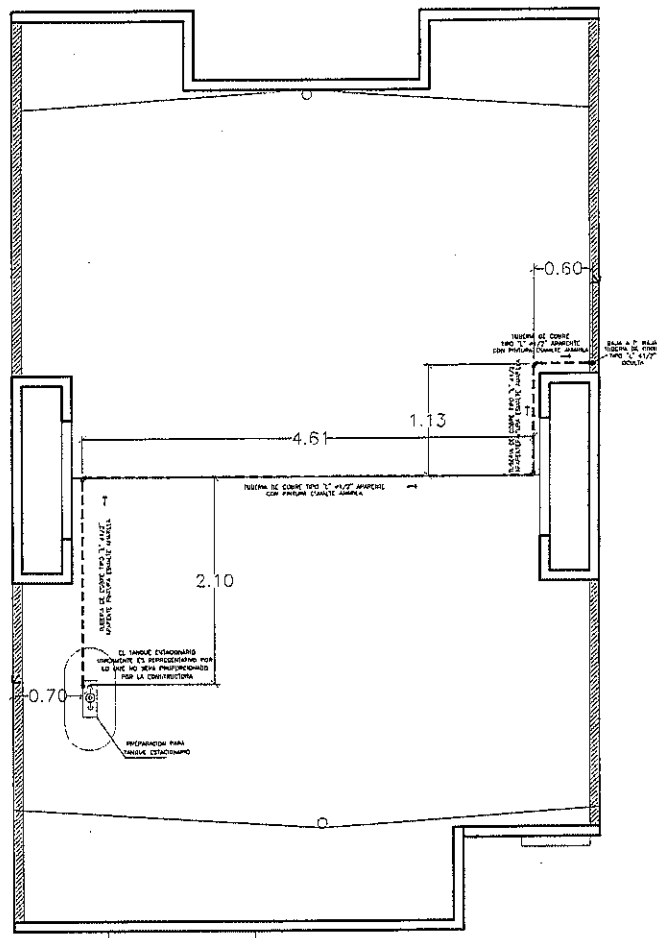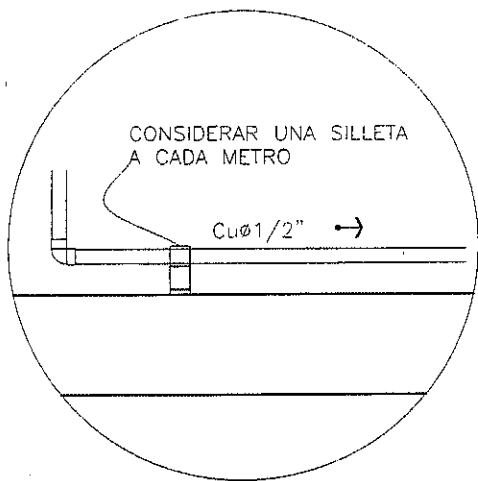





INSTALACION DE GAS

- TUBO COBRE Ø 1/2" OCULTA
- - - TUBO COBRE Ø 1/2" APARENTE
- CODO COBRE Ø 1" X 90°
- TEE COBRE Ø 1/2"
- TANQUE ESTACIONARIO
- INDICA FLUJO
- TAPON GORRO COBRE Ø 1"
- SALIDA DE GAS

Marlene Velarde Rom rez\C:\PUBLICO\08 PLATA 1 VD CONCRETO\03 INSTALACIONES\GAS\PLATA 1 VD C - IG.dwg

 AV. VALLE DE MEXICO No. 3 FRACC. VALLE DORADO NUEVO VALLARTA, NAYARIT	DESARROLLO: FRACCIONAMIENTO VALLE DORADO NUEVO VALLARTA, NAYARIT			CLAVE DE PROYECTO: PL1-3R		
	NOMENCLATURA: INSTALACION DE GAS PLANTA DE AZOTEA			VERSION: 001		
	PROTOTIPO: PLATA 1 EN CONCRETO	CLAVE DE PROTOTIPO: PVR-VD-011-PL1-3R0A101TIO	ESCALA: 1:75	FECHA: 16 OCTUBRE 06	PVR-VD-011 CLAVE FRACC.	
					IG-02 CLAVE PLANTA	

[illegible]

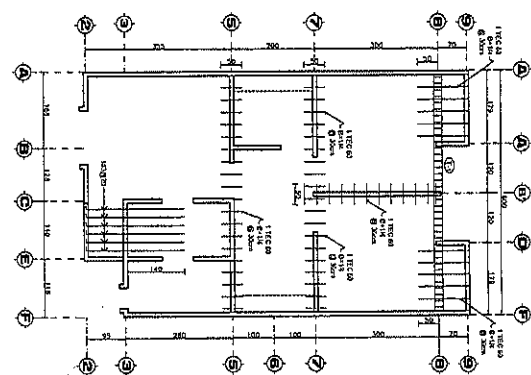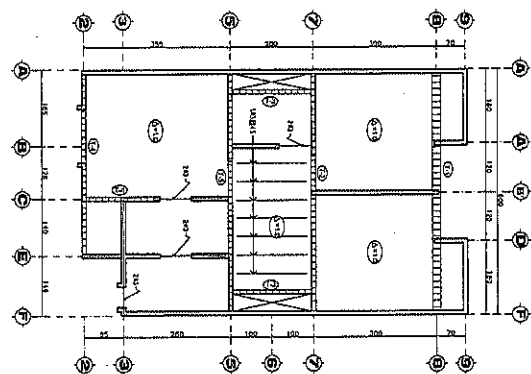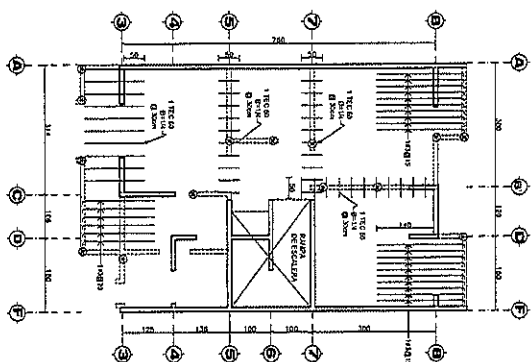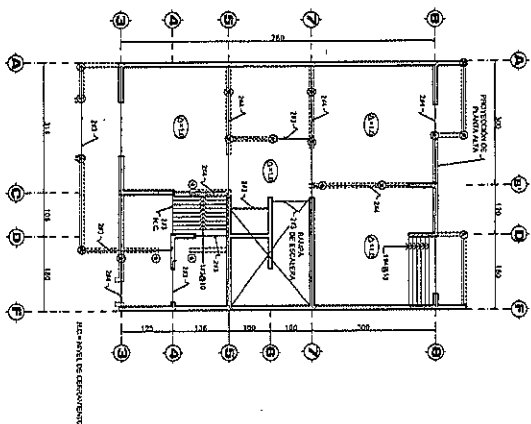

PLANTA BAJA

Michael P. Crotty
2014-15

PLANTA BAJA


LEON T. ECHOLS
ECHOLS & ASSOCIATES

PLANTA ALTA


CONFIDENTIAL

PLANTA ALTA


COSTAS P.

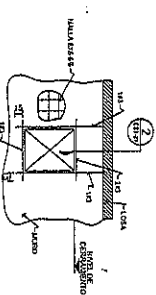


1 DETALLE DE CERRAMIENTO Y REFUERZO PERIMETRAL EN VENTANAS

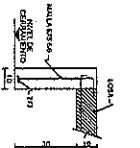


2 DETALLE DE CERRAMIENTO

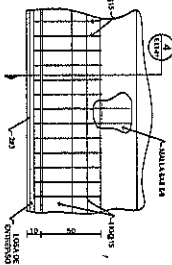

 
3 DESPLANTE DE MUROS
SOBRE LOSA ENTREPISO
 PÓLA OUTAR PORTA/3 BAO MURO
 MANTA QUE TAUA 8 DO COXADA LOSA DE
 PLANTAJA




DETALLE DE
LOSA TIPO

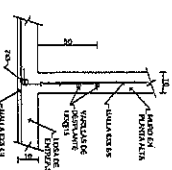


4 DESPLANTE DE MUROS
SOBRE LOSA ENTREPIÑO COLAS C.A.
PLANTIO DRENCH SE MOQUE OTTA COLAS

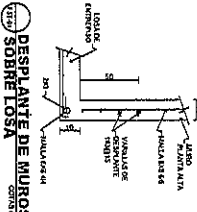



DESPLANTE DE MUROS:
SOBRE LOSA CORTAR

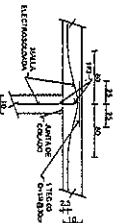

5 UNIÓN LOSA-MUROS
EN AZOTEA EQ145 cm

 

6 DETALLE DE CERRAMIENTO CONTINUA EN

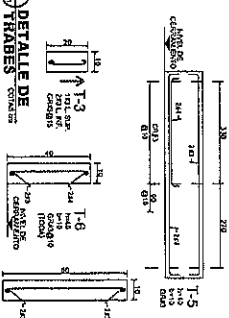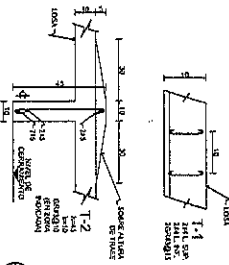


6 DETALLE DE
TRABES

[illegible]

© PUNTAL ES PARA LOSA DE PLANTA BAJA, CUBIERTA HASTA QUE LA LOSA DE PLANTA ALTA TENGA UNA RESISTENCIA DE CUANDO MENOS 120 Kg/cm² (0.6 t/c)

[illegible]

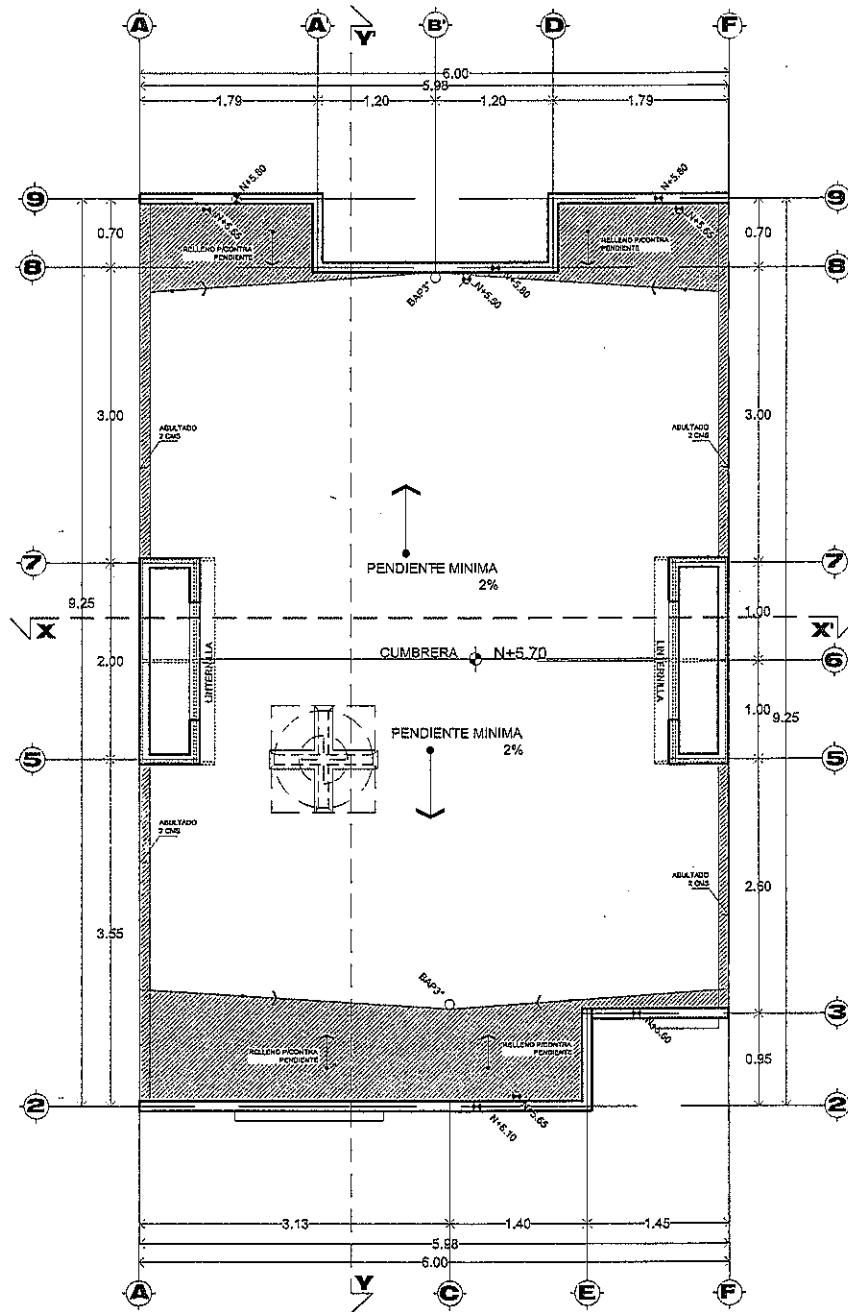

PLANTA AZOTEA

Martinez Velarde Ramirez\C:\PUBLICO\08 PLATA 1 VD CONCRETO\02 ARQUITECTONICOS\PLATA 1 VD C - ARQ.dwg

PROPIETARIO



AV. VALLE DE MEXICO No. 3
FRACC. VALLE DORADO
NUEVO VALLARTA, NAYARIT

DESARROLLA:

FRACCIONAMIENTO VALLE DORADO

NUEVO VALLARTA, NAYARIT

NOMENCLATURA:

PLANTA ARQUITECTONICA DE AZOTEA

PROTOTIPO:

PLATA 1 EN CONCRETO

CLAVE DE PROTOTIPO:

PVR-VD-011-PL1-3ROA10TTIO

ESCALA:

1:75

FECHA:

16 OCTUBRE 06

CLAVE DE PROYECTO:


PL1-3R

VERSION:


001

PVR-VD-011

ARQ-03

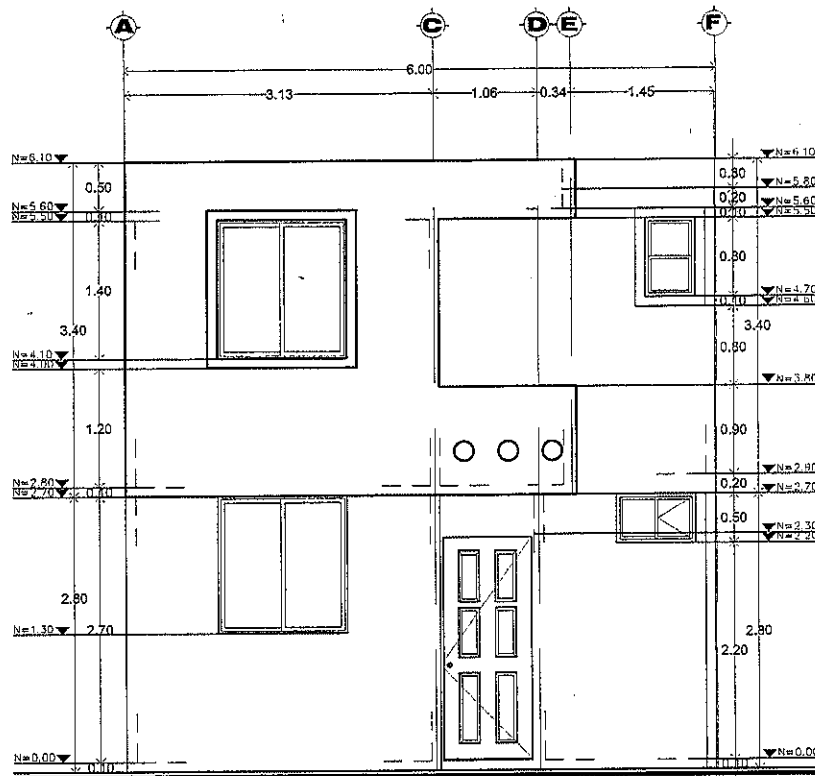

ALZADO PRINCIPAL

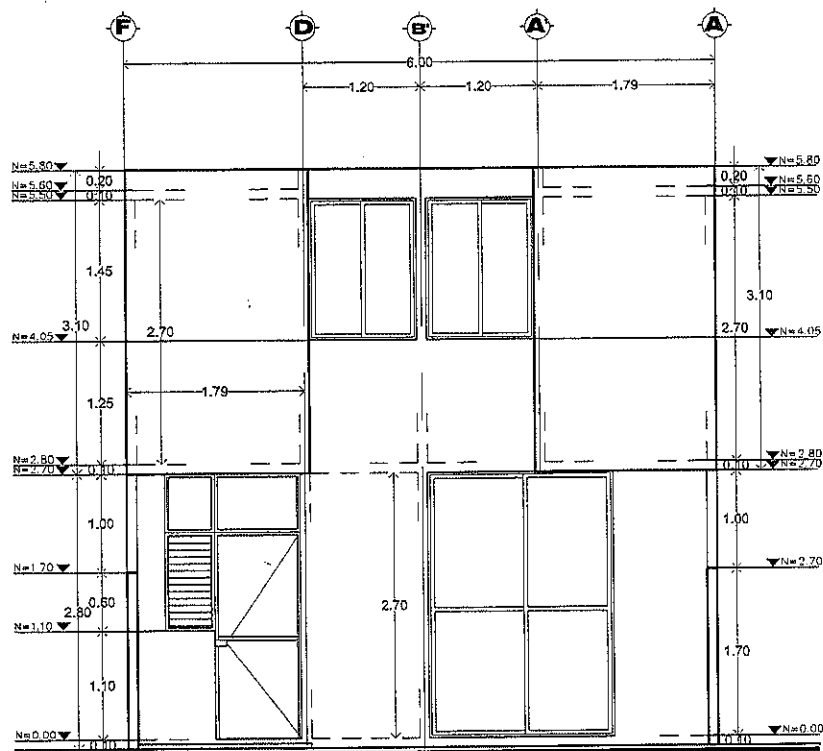

ALZADO POSTERIOR

Marlene Velardo Ramirez\C:\PUBLICO\08 PLATA 1 VD CONCRETO\02 ARQUITECTONICOS\PLATA 1 VD C - ARQ.dwg

PROPIETARIO



AV. VALLE DE MEXICO No. 3
FRACC. VALLE DORADO
NUEVO VALLARTA, NAYARIT

DESARROLLO:

FRACCIONAMIENTO VALLE DORADO
NUEVO VALLARTA, NAYARIT

NOMENCLATURA:

ALZADOS ARQUITECTONICOS

PROTOTIPO:

PLATA 1 EN CONCRETO

CLAVE DE PROTOTIPO:

PVR-VD-011-PL1-3R0A101TIO

ESCALA:

1:75

FECHA:

16 OCTUBRE 06

CLAVE DE PROYECTO:


PL1-3R

VERSION:

001


CLAVE FRACC.
PVR-VD-011

LÁMINA Nº
ARQ-04

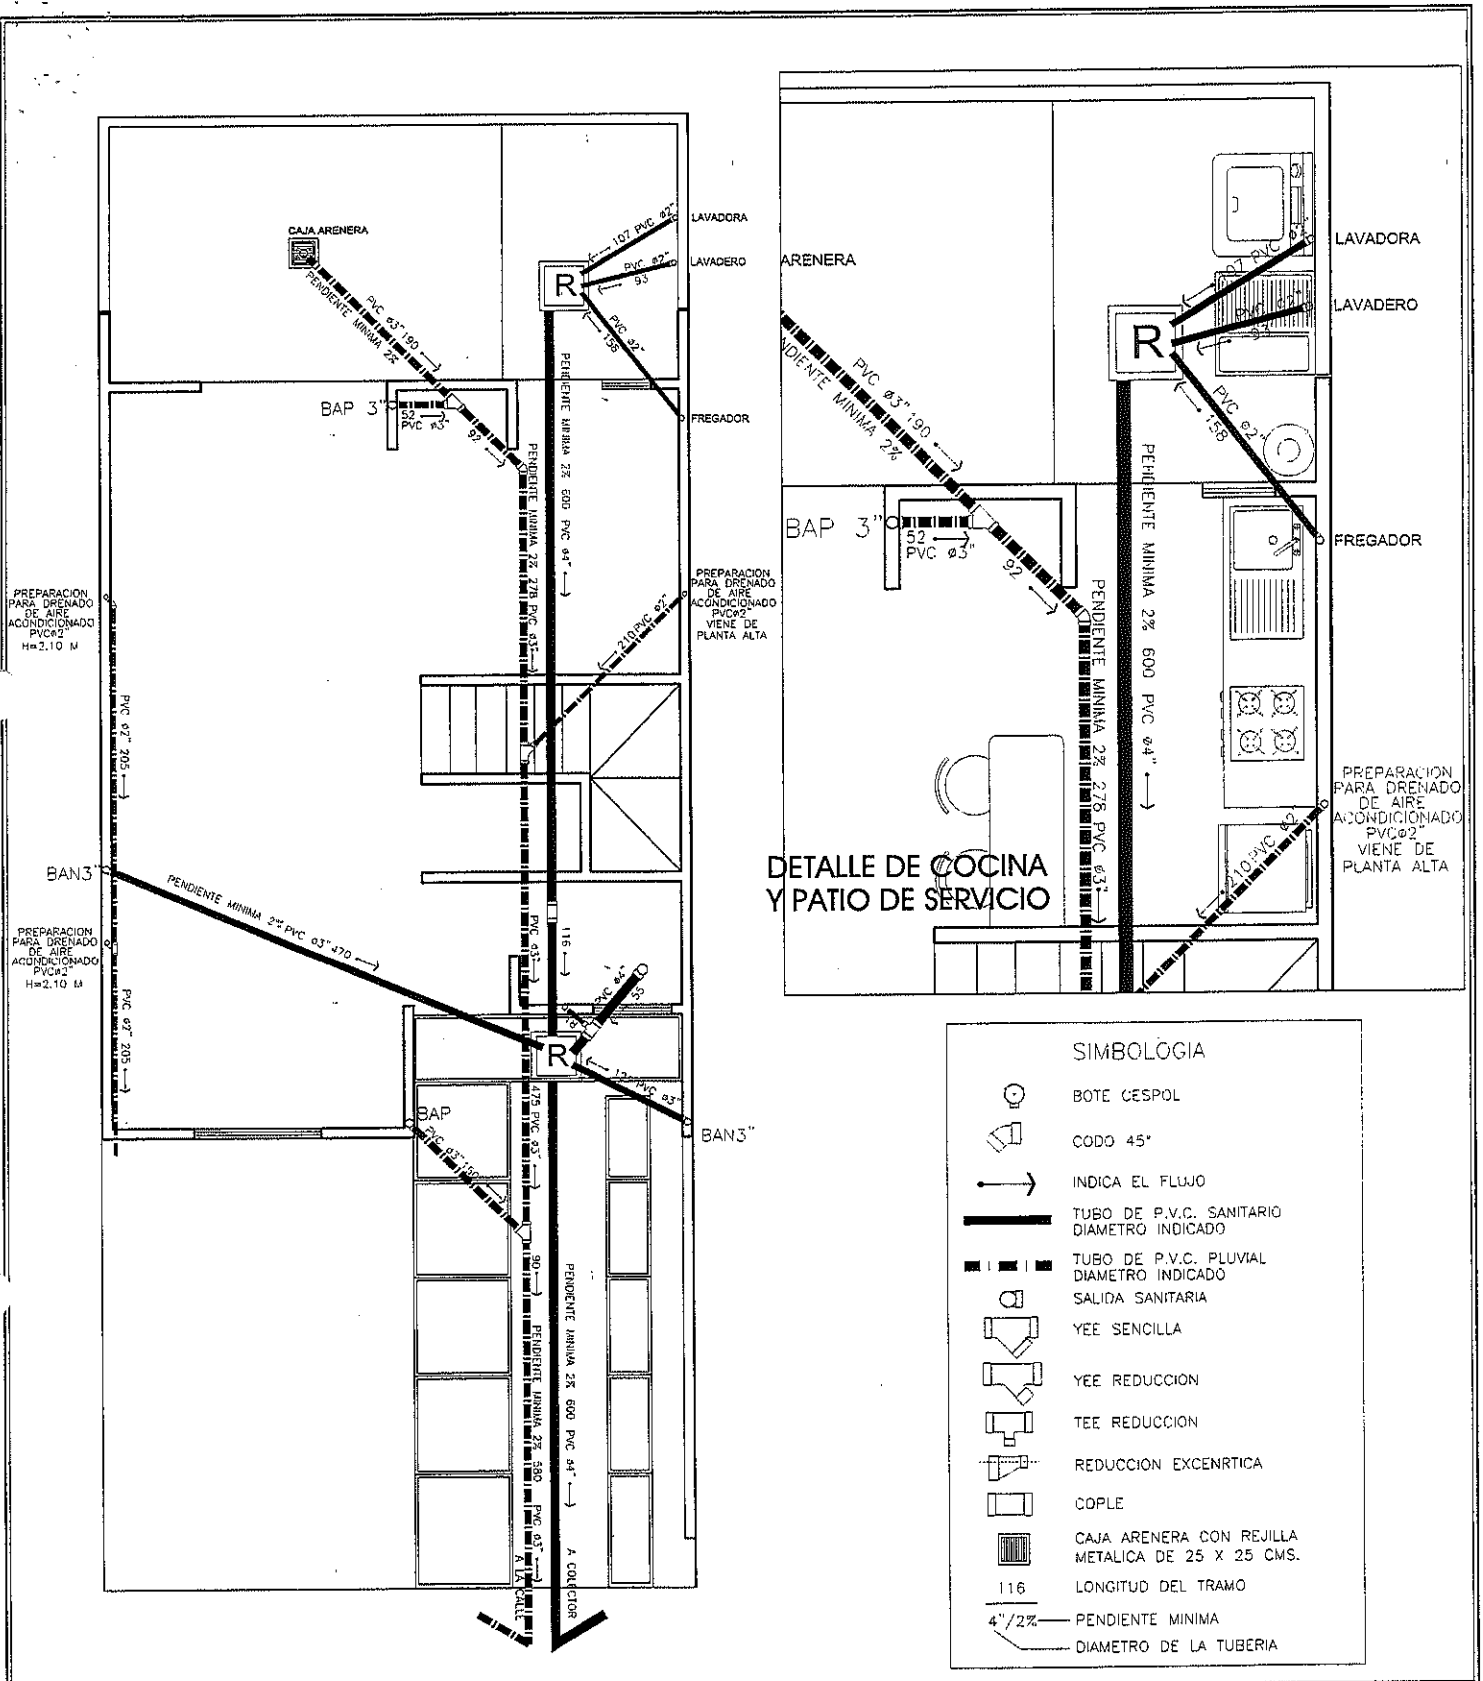

Marlene Velarde Ramirez\CA\PUBLICO\08 PLATA 1 VD CONCRETO\03 INSTALACIONES SANITARIAS\PLATA 1 VD C - IS.dwg

DYNAMICA AV. VALLE DE MEXICO No. 3 FRACC. VALLE DORADO NUEVO VALLARTA, NAYARIT	DESARROLLO: FRACCIONAMIENTO VALLE DORADO NUEVO VALLARTA, NAYARIT			CLAVE DE PROYECTO: PL1-3R	
	NOMENCLATURA: INSTALACION SANITARIA PLANTA BAJA			VERSION: 001	
	PROTOTIPO: PLATA 1 EN CONCRETO	CLAVE DE PROTOTIPO: PVR-VD-011-PL1-3R0A101TIO	ESCALA: 1:75	FECHA: 16 OCTUBRE 06	CLAVE FRACC. PVR-VD-011
					IS-01

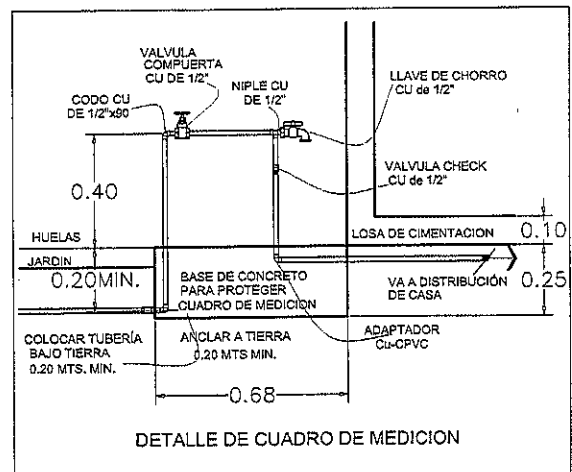

NOTA: INSTALACION DE CPVC EXCEPTO CUADRO DE MEDICION (COBRE), ENTRADA Y SALIDA DE CALENTADOR

SIMBOLOGIA

- | | |
|---|---|
|  | TUBERIA DE CPVC (AGUA FRIA) |
|  | TUBERIA DE CPVC (AGUA CALIENTE) |
| CPVC Ø 13MM | DIAMETRO DE LA TUBERIA |
|  | DIRECCION FLUJO |
|  | SALIDA HIDRAULICA (AGUA FRIA) |
|  | SALIDA HIDRAULICA (AGUA CALIENTE) |
|  | CODO |
|  | TEE |
|  | INDICA REDUCCION DE DIAMETRO |
|  | VALVULA CHECK (DE RETORNO) |
|  | LLAVE NARIZ (PARA MANGUERA) |
|  | VALVULA DE COMPUERTA |
|  | CALENTADOR SEMI-AUTOMATICO
CAPACIDAD 40 LTS. |

SIMBOLOGIA LLAMADA A DETALLE

-
- Diagram illustrating the components of a drawing plate:
- NUMERO DE DIBUJO (Drawing Number): 26
 - NUMERO DE LAMINA (Sheet Number): IH-03

DESARROLLO:

FRACCIONAMIENTO VALLE DORADO

NUEVO VALLARTA, NAYARIT

NOMENCLATURA:

INSTALACION HIDRAULICA PLANTA BAJA

PROTOTIPO:

PLATA 1 EN CONCRETO

CLAVE DE PROTOTIPO:

PVR-VD-011-PL1-3ROA101TIO

ESCALA:

1:75

FECHA:

16 OCTUBRE 06

CLAVE DE PROYECTO:

PL1-3R

VERSION:


001

CLAVÉ FRACC.
PVR-VD-011

H-01

DETALLE DE BAÑO

BAN 3"

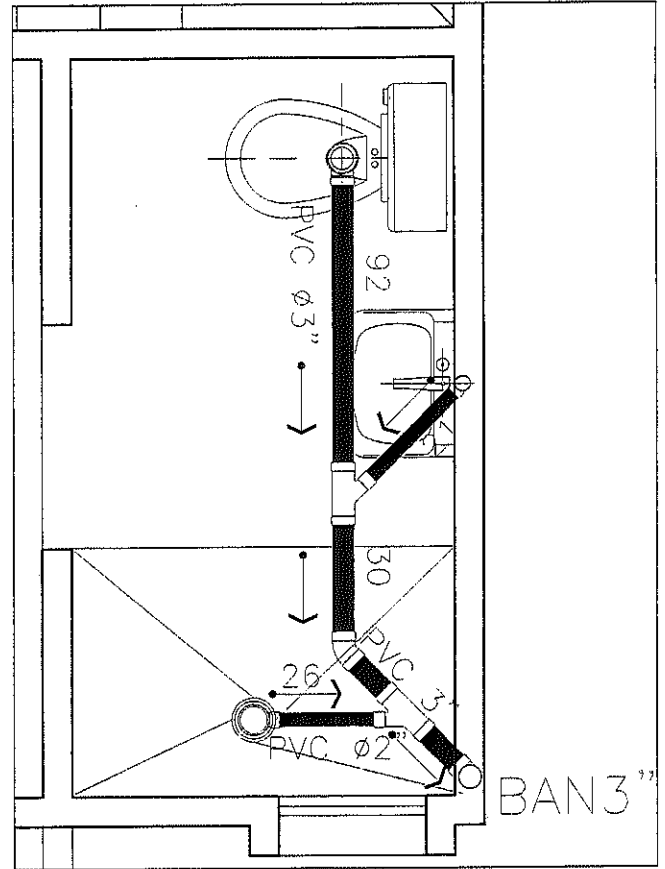

DETALLE DE BAÑO REC. PPAL.

PREPARACION
PARA DRENADO
DE AIRE
ACONDICIONADO
PVC Ø2
H=2.10 M

PREPARACION
PARA DRENADO
DE AIRE
ACONDICIONADO
PVC Ø2
H=2.10 M

SIMBOLOGIA

- BOTE CESPOL
- CODO 45°
- INDICA EL FLUJO
- TUBO DE P.V.C. SANITARIO
DIAMETRO INDICADO
- TUBO DE P.V.C. PLUVIAL
DIAMETRO INDICADO
- SALIDA SANITARIA
- YEE SENCILLA
- YEE REDUCCION
- REDUCCION EXCENRTICA
- COPLÉ
- CAJA ARENERA CON REJILLA
METALICA DE 25 X 25 CMS.
- 116 LONGITUD DEL TRAMO
4"/2% PENDIENTE MINIMA
- DIAMETRO DE LA TUBERIA

Martinez Velez Ramirez C:\PUBLICO\08 PLATA 1 VD CONCRETO\03 INSTALACIONES SANITARIA\PLATA 1 VD C - IS.dwg

PROPIETARIO



DESARROLLO:

FRACCIONAMIENTO VALLE DORADO

NUEVO VALLARTA, NAYARIT

NOMENCLATURA:

INSTALACION SANITARIA PLANTA ALTA

PROTOTIPO:

PLATA 1 EN CONCRETO

CLAVE DE PROTOTIPO:

PVR-VD-011-PL1-3ROA101TIO

ESCALA:

1:75

FECHA:

16 OCTUBRE-06

CLAVE DE PROYECTO:


PL1-3R

VERSION:


001

CLAVE FRACC.
PVR-VD-011


IS-02

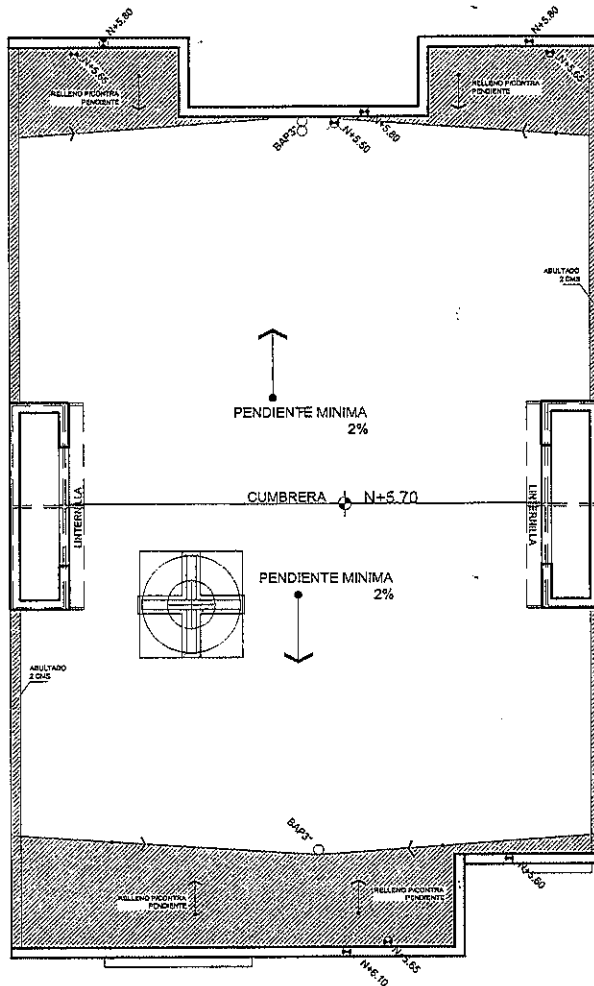


PLANTA AZOTEA

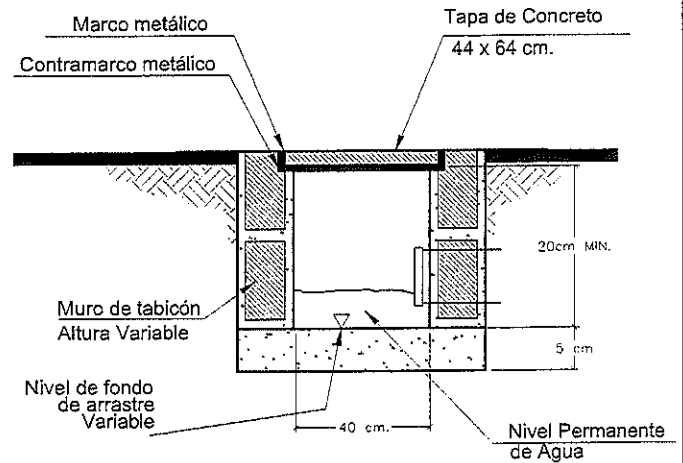

DETALLE DE REGISTRO SANITARIO

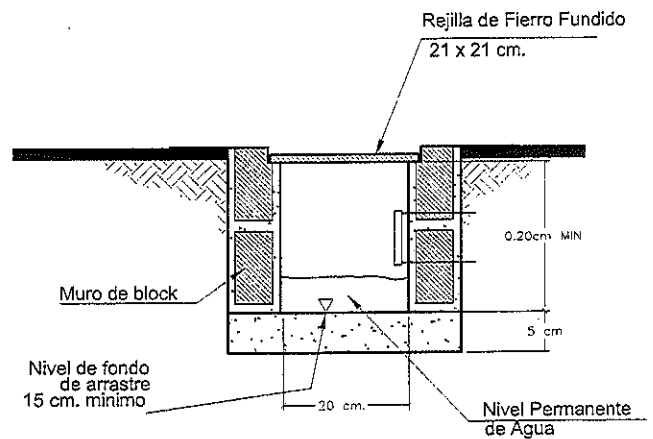

DETALLE DE CAJA ARENERA
(PATIO Y JARDIN)

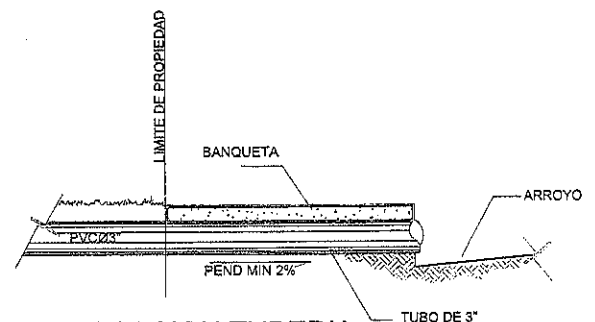


COLOCACION TUBERIA
DESCARGA DE AGUAS PLUVIALES

Marlene Velarde Ramirez\G:\PUBLICO\08 PLATA 1 VD CONCRETO\03 INSTALACIONES\SANITARIA\PLATA 1 VD G - IS.dwg

 DYNAMICA AV. VALLE DE MEXICO No. 3 FRACC. VALLE DORADO NUEVO VALLARTA, NAYARIT	DESARROLLO: FRACCIONAMIENTO VALLE DORADO NUEVO VALLARTA, NAYARIT				CLAVE DE PROYECTO: PL1-3R	
	NOMENCLATURA: INSTALACION SANITARIA PLANTA DE AZOTEA					
	PROTOTIPO: PLATA 1 EN CONCRETO		CLAVE DE PROTOTIPO: PVR-VD-011-PL1-3ROA101TIO		ESCALA: 1:75	FECHA: 16 OCTUBRE 06
	VERSION: 001					

CLAVE FRACC:
PVR-VD-011



CLAVE INST:
IS-03

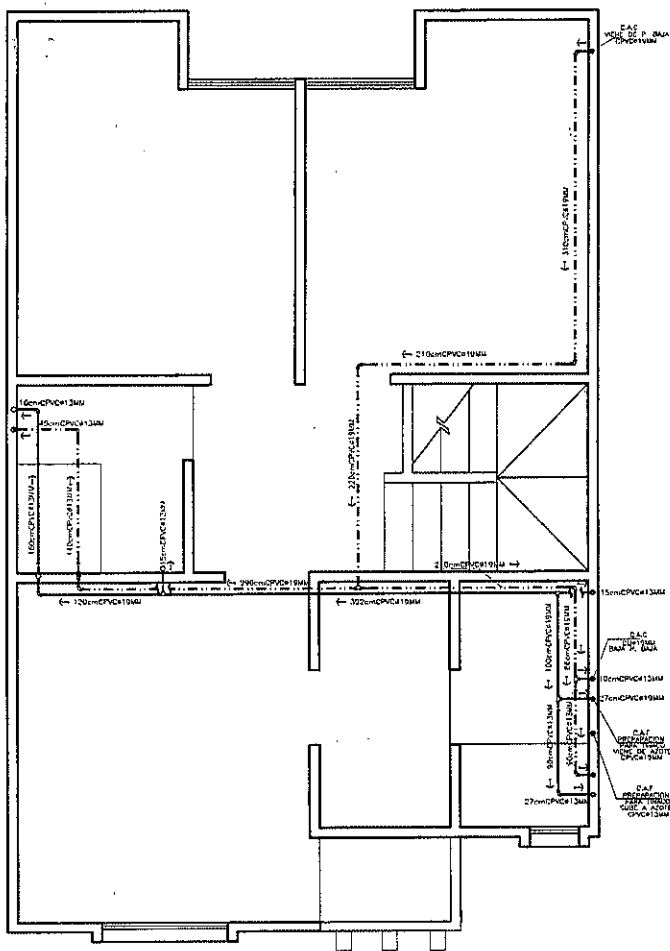

NOTA: INSTALACION DE CPVC EXCEPTO CUADRO DE MEDICION (COBRE), ENTRADA Y SALIDA DE CALENTADOR

SIMBOLOGIA	
	TUBERIA DE CPVC (AGUA FRIA)
	TUBERIA DE CPVC (AGUA CALIENTE)
CPVC Ø 13MM	DIAMETRO DE LA TUBERIA
	DIRECCION FLUJO
	SALIDA HIDRAULICA (AGUA FRIA)
	SALIDA HIDRAULICA (AGUA CALIENTE)
	CODO
	TEE
	INDICA REDUCCION DE DIAMETRO
	VALVULA CHECK (DE RETORNO)
	LLAVE NARIZ (PARA MANGUERA)
	VALVULA DE COMPUERTA
	CALENTADOR SEMI-AUTOMATICO CAPACIDAD 40 LTS.
SIMBOLOGIA LLAMADA A DETALLE	
	NUMERO DE DIBUJO
	NUMERO DE LAMINA


DETALLE DE BAÑO REC. PPAL.
ESC 1:25

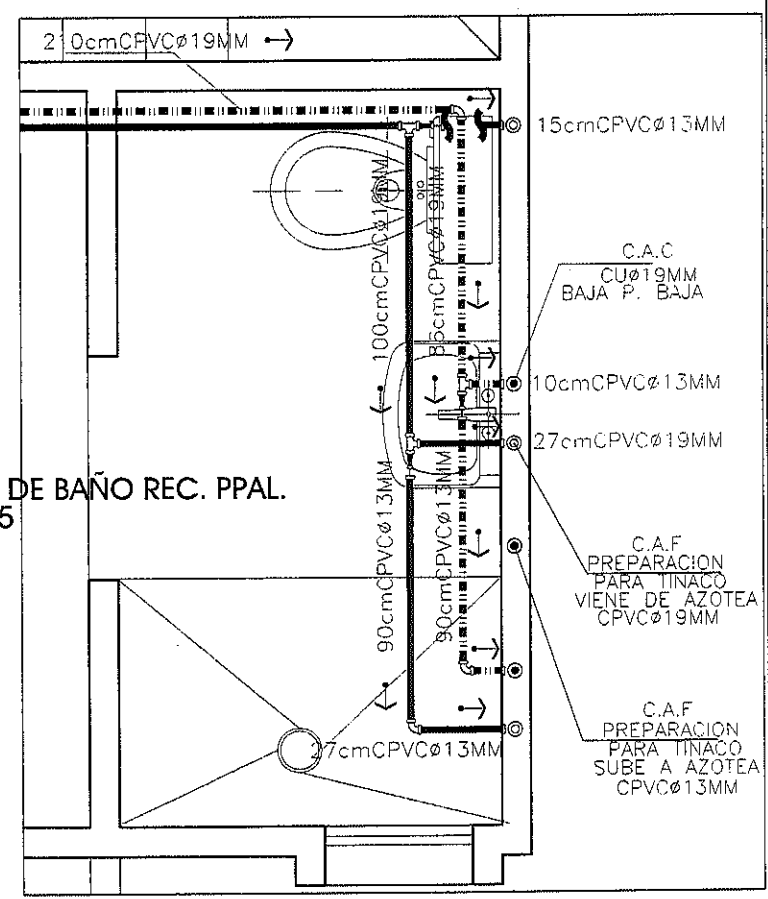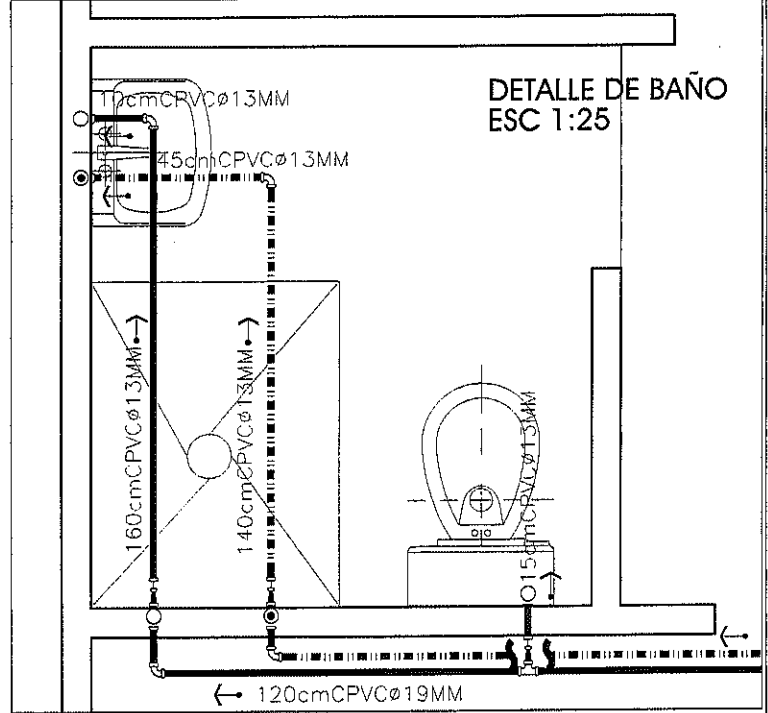

Mariene Velarde Ramirez\C:\PUBLICO\08 PLATA 1 VD CONCRETO\03 INSTALACIONES\HIDRAULICA\PLATA 1 VD C - IH.dwg

 AV. VALLE DE MEXICO No. 3 FRACC. VALLE DORADO NUEVO VALLARTA, NAYARIT	DESARROLLO: FRACCIONAMIENTO VALLE DORADO NUEVO VALLARTA, NAYARIT			CLAVE DE PROYECTO: PL1-3R	
	NOMENCLATURA: INSTALACION HIDRAULICA PLANTA ALTA			VERSION: 001	
	PROTOTIPO: PLATA 1 EN CONCRETO	CLAVE DE PROTOTIPO: PVR-VD-011-PL1-3R0A101TIO	ESCALA: 1:75	FECHA: 16 OCTUBRE 06	CLAVE FRACC. PVR-VD-011
				LAMINA: IH-03	

DETALLE DE MEDIO BAÑO ESC 1:25

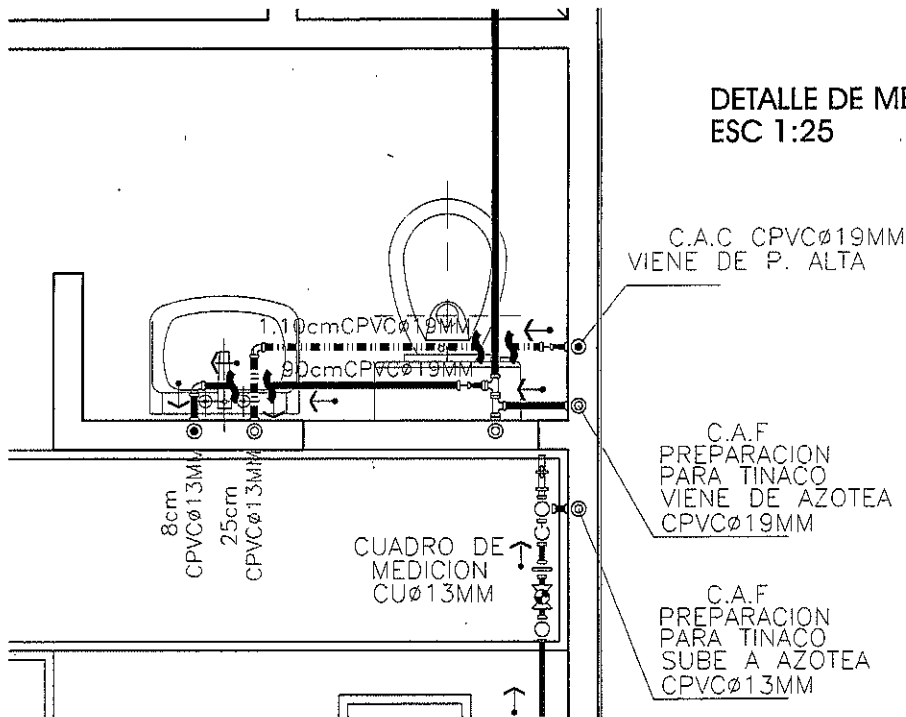

NOTA: INSTALACION DE CPVC EXCEPTO CUADRO DE MEDICION (COBRE), ENTRADA Y SALIDA DE CALENTADOR


SIMBOLOGIA

	TUBERIA DE CPVC (AGUA FRIA)
	TUBERIA DE CPVC (AGUA CALIENTE)
CPVC Ø13MM	DIAMETRO DE LA TUBERIA
	DIRECCION FLUJO
	SALIDA HIDRAULICA (AGUA FRIA)
	SALIDA HIDRAULICA (AGUA CALIENTE)
	CODO
	TEE
	INDICA REDUCCION DE DIAMETRO
	VALVULA CHECK (DE RETORNO)
	LLAVE NARIZ (PARA MANGUERA)
	VALVULA DE COMPUERTA
	CALENTADOR SEMI-AUTOMATICO CAPACIDAD 40 LTS.

SIMBOLOGIA LLAMADA A DETALLE

	NUMERO DE DIBUJO
	NUMERO DE LAMINA

DETALLE DE COCINA Y PATIO ESC 1:25

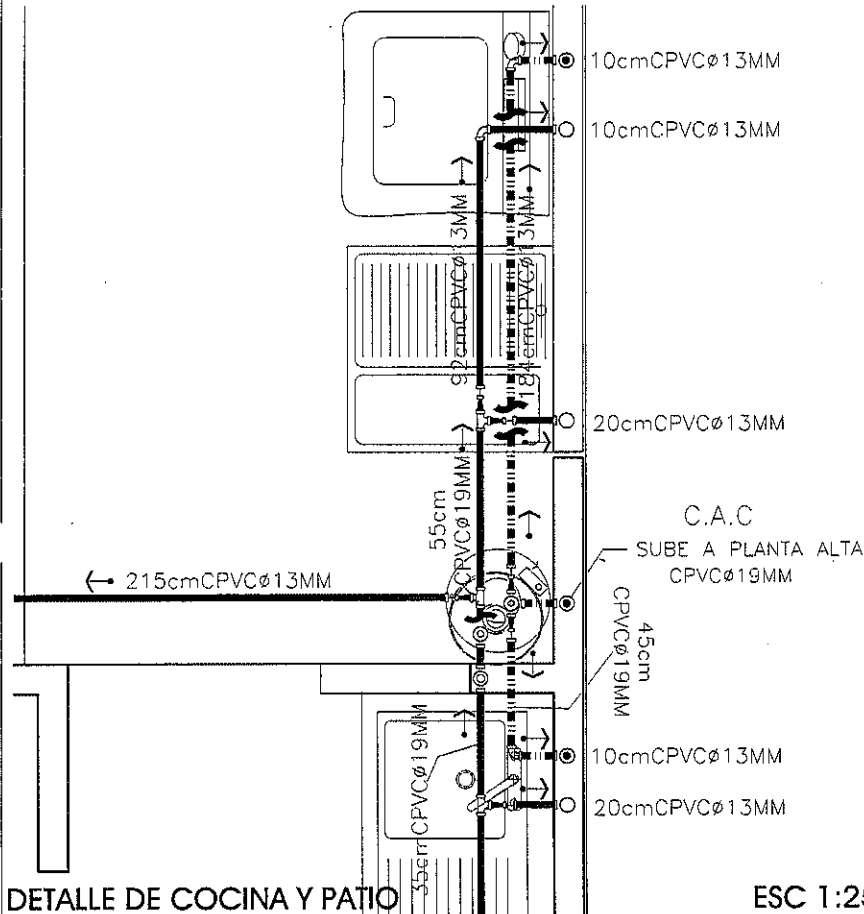

ESC 1:25

Marlene Velarde Ramirez C:\PUBUCO\05 PLATA 1 VD CONCRETO\03 INSTALACIONES\HIDRAULICA\PLATA 1 VD C -- IH.dwg

PROPIETARIO



AV. VALLE DE MEXICO No. 3
FRACC. VALLE DORADO
NUEVO VALLARTA, NAYARIT

DESARROLLA:

FRACCIONAMIENTO VALLE DORADO

NUEVO VALLARTA, NAYARIT

NOMENCLATURA:

INSTALACION HIDRAULICA DETALLES DE PLANTA BAJA

PROTOTIPO:

PLATA 1 EN CONCRETO

CLAVE DE PROTOTIPO:

PVR-VD-011-PL1-3RDA101TIO

ESCALA:

1:25

FECHA:

16 OCTUBRE 96

CLAVE DE PROYECTO:

PL1-3R

VERSION:

001

CLAVE FRACC.

PVR-VD-011

IH-02