

Anexo

G-3

N-8

RESUMEN GENERAL DE INSTALACIONES

1.

ALIMENTACIÓN HIDRAULICA INSTALADA Y FUNCIONAL DE Ø1 ½" NOMINAL

2.

DESCARGA SANITARIA INSTALADA Y FUNCIONAL DE Ø100mm Y VENTILACIÓN DE Ø50mm

3.

CANALIZACIÓN ELÉCTRICA DE Ø50mm. SE ASIGNARÁN 17.30 KVA / 15.57 kw

4.

PUNTA VACÍA DE ACOMETIDA VOZ Y DATOS DE Ø3"

5.

CANALIZACIÓN DETECCIÓN DE HUMOS INSTALADA Y FUNCIONAL DE Ø19mm.


6.

ALIMENTACIÓN SISTEMA CONTRA INCENDIO (GABINETES) MEDIANTE TUBERÍA DE Ø2"

NOTA: LA UBICACIÓN DE SERVICIOS PUEDE VARIAR EN OBRA, SE REQUIERE LEVANTAMIENTO.

NOTA:  
REVISAR MEDIDAS  
FINALES EN OBRA

DETALLE OFICINA PLANTA BAJA

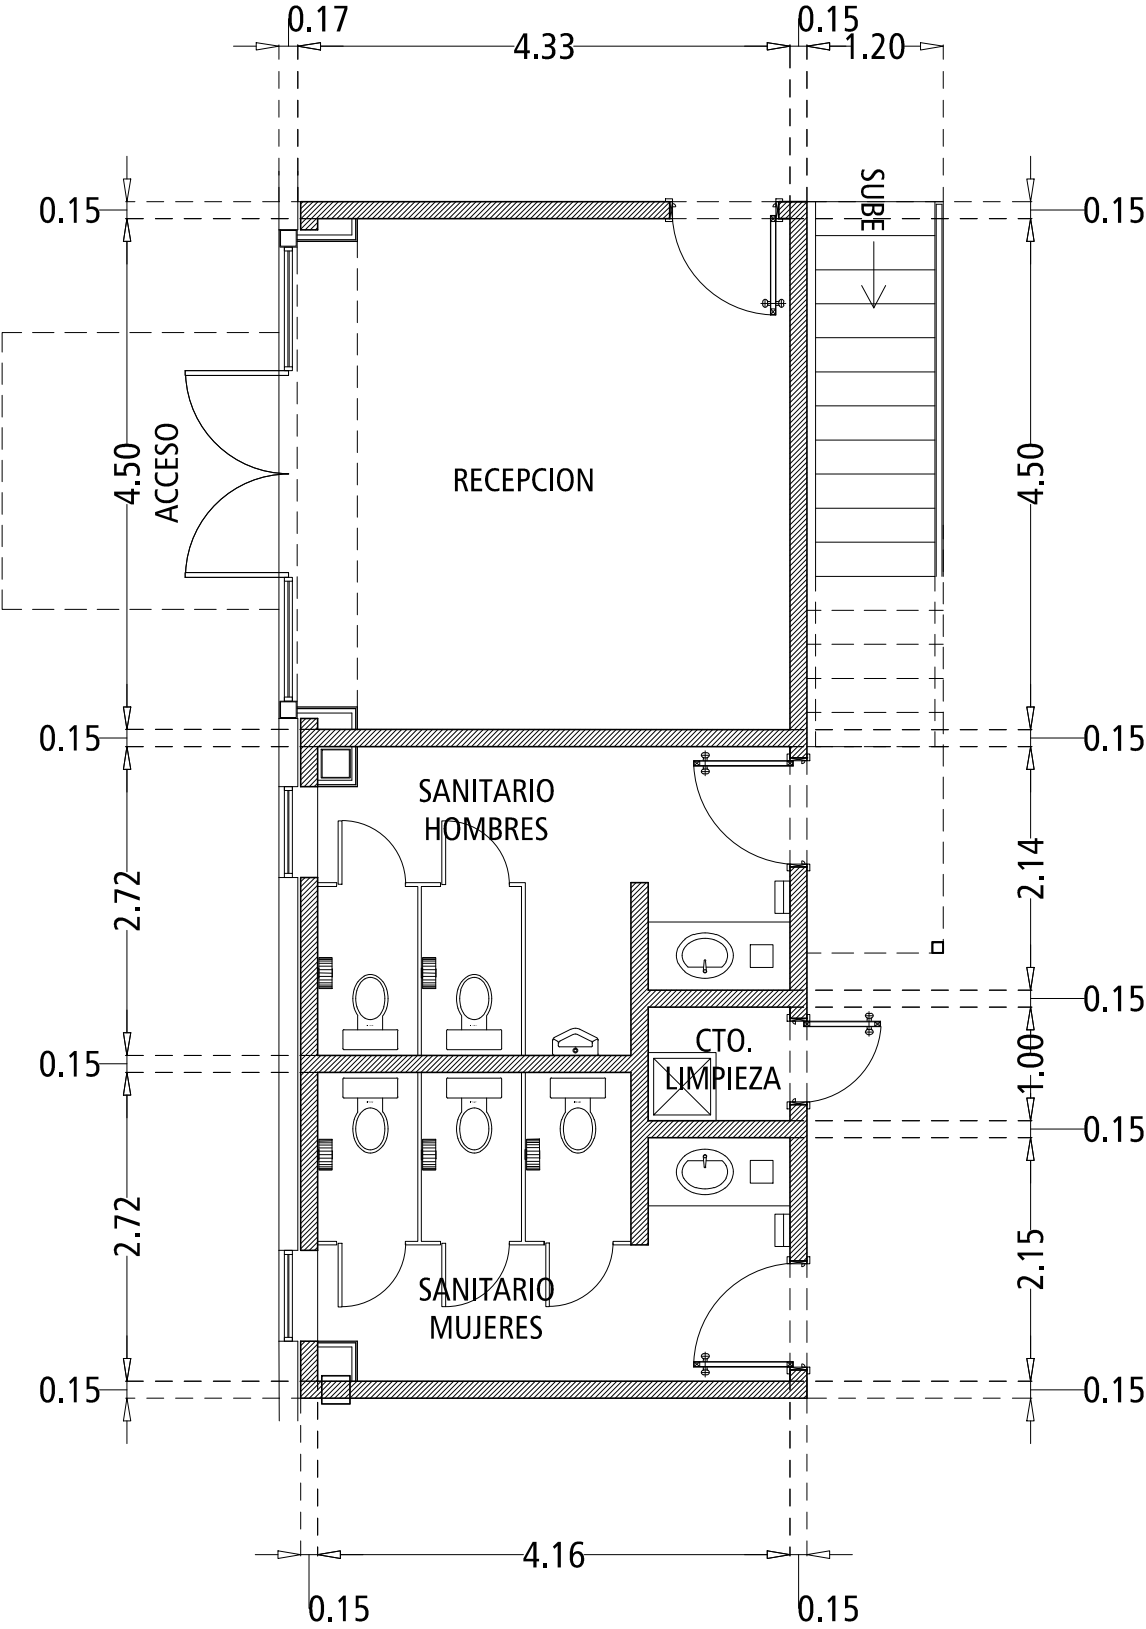


| AREAS - DESARROLLO VILLA HIDALGO |                             |                         |                              |                              |                |                      |                 |     |                                 |              |               |                |                     |
|----------------------------------|-----------------------------|-------------------------|------------------------------|------------------------------|----------------|----------------------|-----------------|-----|---------------------------------|--------------|---------------|----------------|---------------------|
| NAVE                             | ÁREA PISO (m <sup>2</sup> ) | ANDEN (m <sup>2</sup> ) | OFICINA PB (m <sup>2</sup> ) | OFICINA PA (m <sup>2</sup> ) | SERVICIOS (m2) | TOTAL m <sup>2</sup> | ESTACIONAMIENTO |     | REGLAMENTO MUNICIPAL (ART. 112) |              |               |                |                     |
|                                  |                             |                         |                              |                              |                |                      | AL FRENTE       | (D) | 1 X 150 m2 PISO                 | 1 X 30 m2 OF | TOTAL PARCIAL | TOTAL ASIGNADO | ID ASIGNADO         |
| NAVE 8                           | 1,147.99                    | 72.00                   | 21.97                        | 49.17                        | 32.33          | 1,323.46             | 4               | 1   | 7.65                            | 2.37         | 10            | 11             | 82-86, 127, 135-139 |

NOTA:  
ESTE ANEXO SE COMPLEMENTA CON  
LAS ESPECIFICACIONES DESCRITAS EN  
LOS ANEXOS TÉCNICOS.

DESARROLLADOR:  
  
GRUPO FIMHER

DESARROLLO:  
VILLA HIDALGO  
PARQUE INDUSTRIAL

DIRECCIÓN:  
C. PINOS No. 8845, COLONIA PARCELA 69, CÓDIGO POSTAL 22127, DENTRO DE LA DELEGACIÓN MUNICIPAL LA MESA DE TULUANA, BAJA CALIFORNIA, MÉXICO.

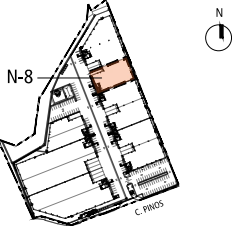UBICACIÓN:  


ELEVACIÓN ESQUEMÁTICA  


NAVE:  
N-8

NIVEL:  
NIVEL NPT. PB: +68.225 m

SIMBOLOGÍA  

- NAVE - ÁREA DE PISO
- NAVE - ÁREA DE ANDÉN
- NAVE - OFICINA PLANTA BAJA (PB)
- NAVE - OFICINA PLANTA ALTA (PA)
- NAVE - ÁREA DE SERVICIOS
- ESTACIONAMIENTO ASIGNADO

TÍTULO:  
DETALLE OFICINA PLANTA BAJA

FECHA:  
12 NOVIEMBRE / 2024

ESCALA:  
1 : 60 m

SUPERFICIE:  
1,323.46 m<sup>2</sup>

ELABORÓ:  


NAVE:  
N-8

ANEXO:  
G-3