
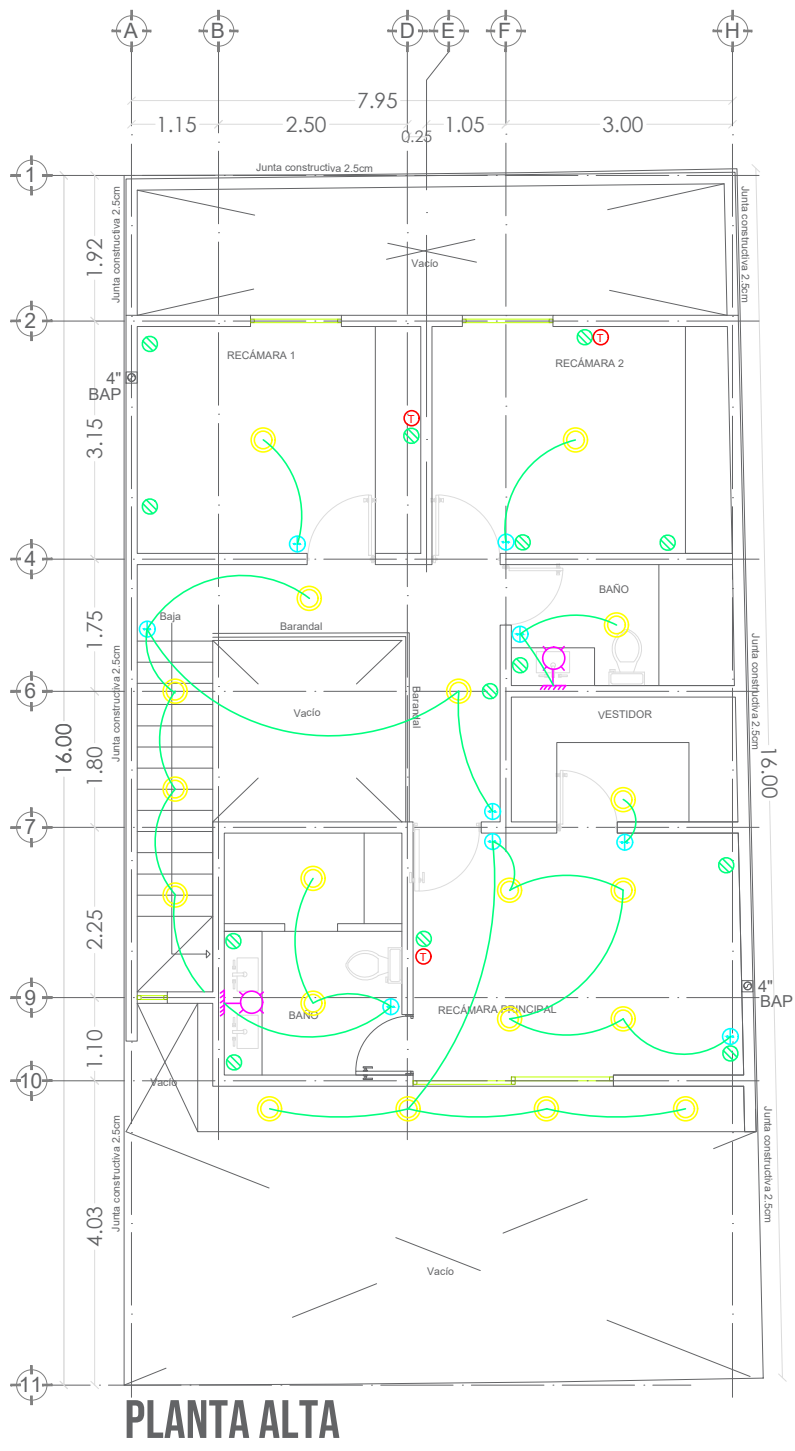


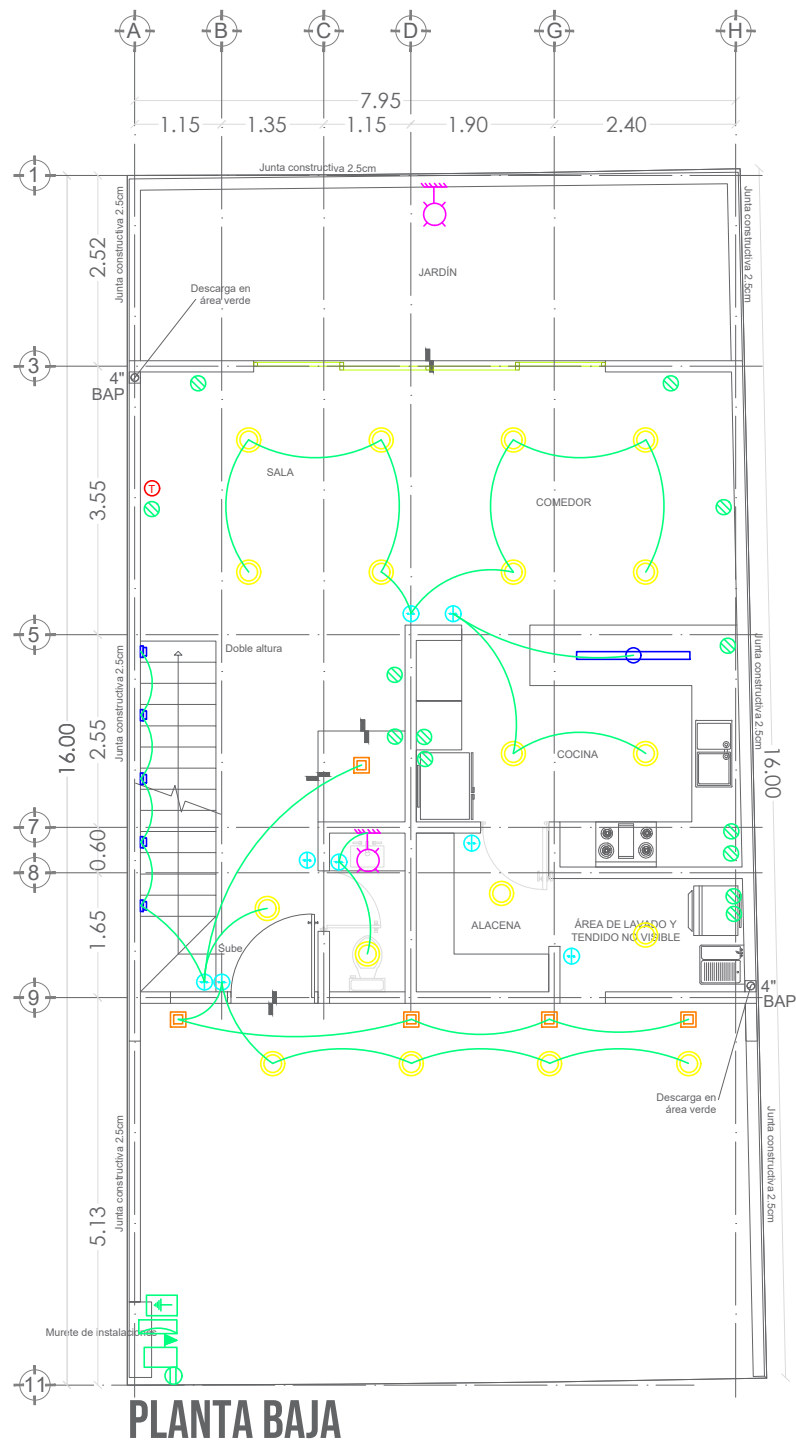


SIMBOLOGÍA ELÉCTRICA	
Apagador sencillo	
Apagador (2 o 3 apagadores)	
Apagador tipo escalera	
Contacto	
Luminaria colgante para barra	
Luminaria de techo	
Lumnnaria Arbotante	
Spot de piso	
Luminaria de cortesía Escalera	
Salida de TV	
Acometida	

- NOTA
1. Todos los focos serán de tipo ahorrador

Eléctrico

Gas

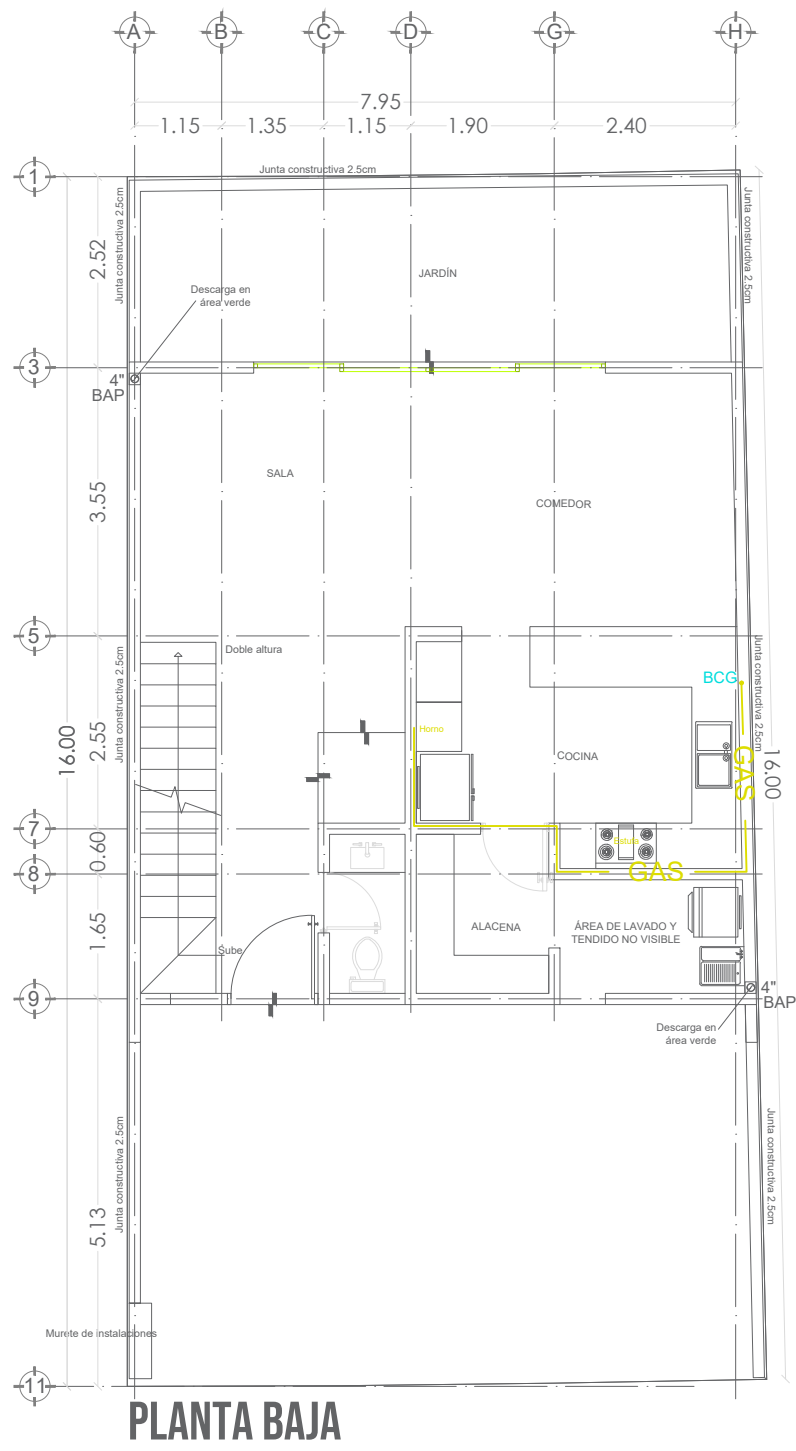

- NOTA
1. Todos los muebles conectados a gas con manguera flexible de al menos 1m .



USO ESPECIFICO DEL PREDIO:	VIVIENDA UNIFAMILIAR
TIPO DE TRAMITE:	LICIENCIA CONSTRUCCIÓN OBRA NUEVA

DATOS GENERALES	
DATOS DEL PROPIETARIO	DATOS DEL PREDIO
NOMBRE: JOSÉ MARÍA BULNES ALACID REPRESENTANTE: LUIS MIGUEL CORREA OLIVARES DIRECCIÓN: No.:	CLAVE CATASTRAL: 14 01 001 43 093 014 AREA: 132.45 M2. LOTE: 5 MZA: 3 MEDIDA DEL FRENTE: 8.46m FONDO: 16 m DIRECCION: No OFICIAL: EXT. - CALLE: Reserva de Gansos FRACCIONAMIENTO: Terra II DELEGACION: Santa Rosa Jauregui QUERETARO, QRO.
FIRMA:	USO
DATOS DEL D.R.O	NORMATIVIDAD
NOMBRE: JOSÉ ARTURO BAUTISTA HERNÁNDEZ CEDULA PROFESIONAL : 962892 CIROCEQ- 03/08/B207 FIRMA:	CONCEPTO ALTURA MAXIMA PERMITIDA 10.50 6.35 4.15 COEFICIENTE DE OCUPACION DEL SUELO 0.60 0.60 0.00 COEFICIENTE DE UTILIZACION DEL SUELO 1.80 1.26 0.54 COEFICIENTE DE ABSORCIÓN DEL SUELO 0.125 0.15 0.025 PORCENTAJE DEL AREA LIBRE 0.40 0.40 0.00 RESTRICCION AL FRENTE 5.00 5.00 0.00 CAJONES DE ESTACIONAMIENTO 2 2 0 RESTRICCIONES DIC. USO DE SUELO

ESPECIALES (plantas y simbología)	
DATOS DE LA CONSTRUCCION	SELO
CONCEPTO SOTANO PLANTA BAJA 1er NIVEL ROOF TOP 2do. NIVEL 3er NIVEL VOLADOS ESTACIONAMIENTO OTROS TOTAL DE M2 BARDEO ML ALINEAMIENTO ML DEMOLICION	A. CONSTRUIDA OBRAS NUEVAS REGULARIZACION No. LIC. FECHA METROS 63.75 86.45 17.00 167.20 18.00 08.46
ESCALA: 1:100 COTAS: metros CLAVE: EL-1	