
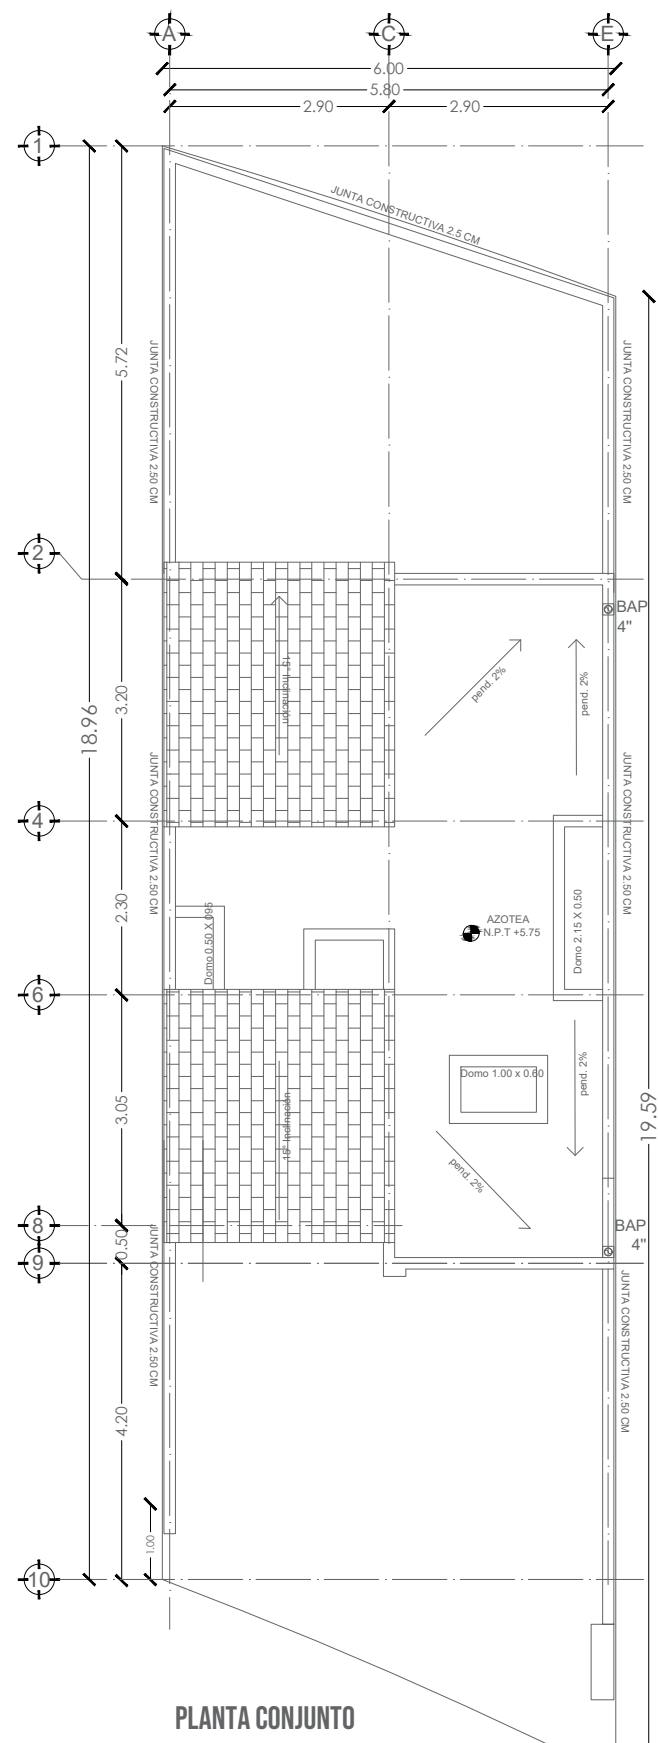
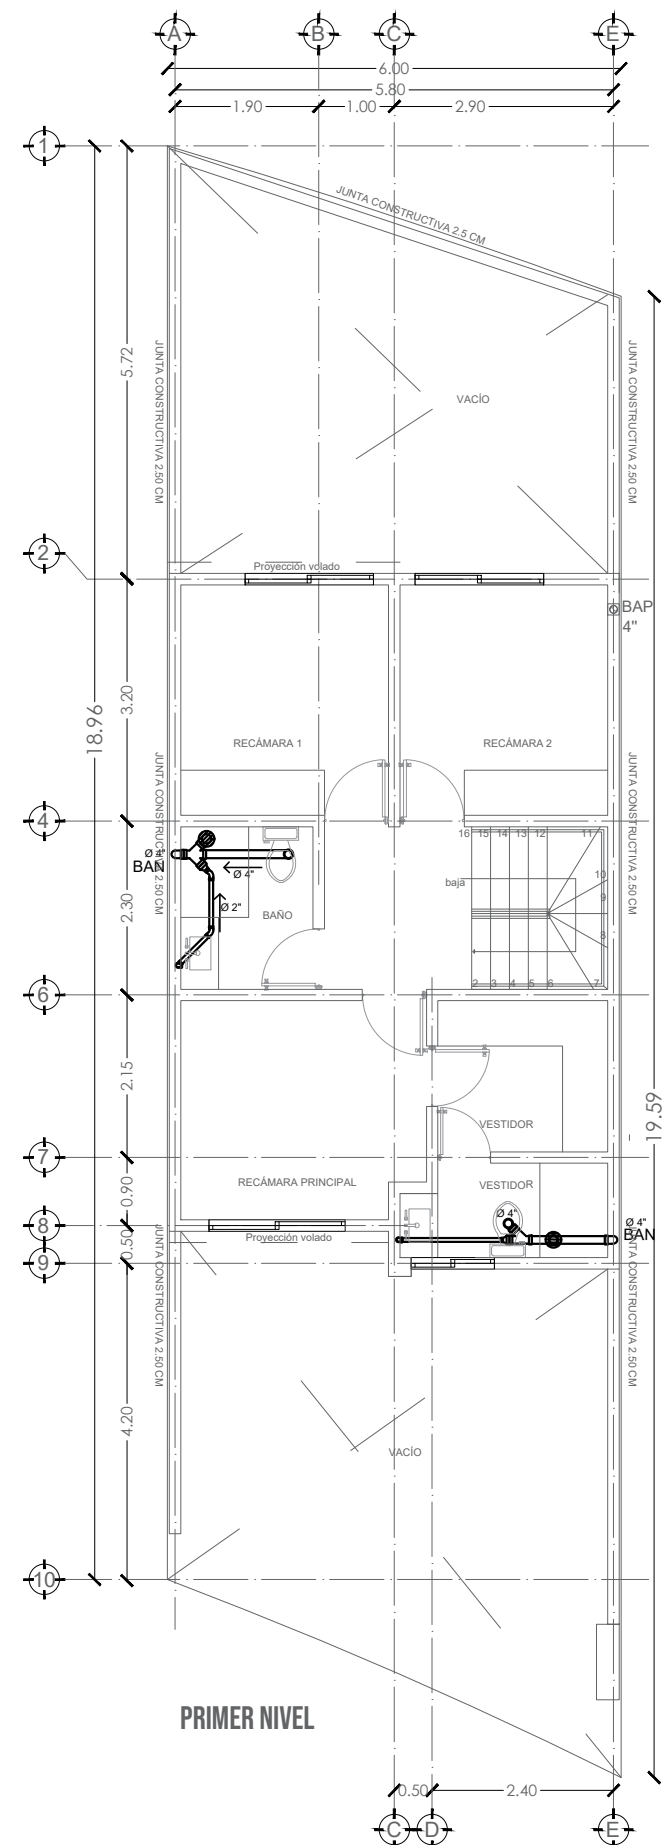


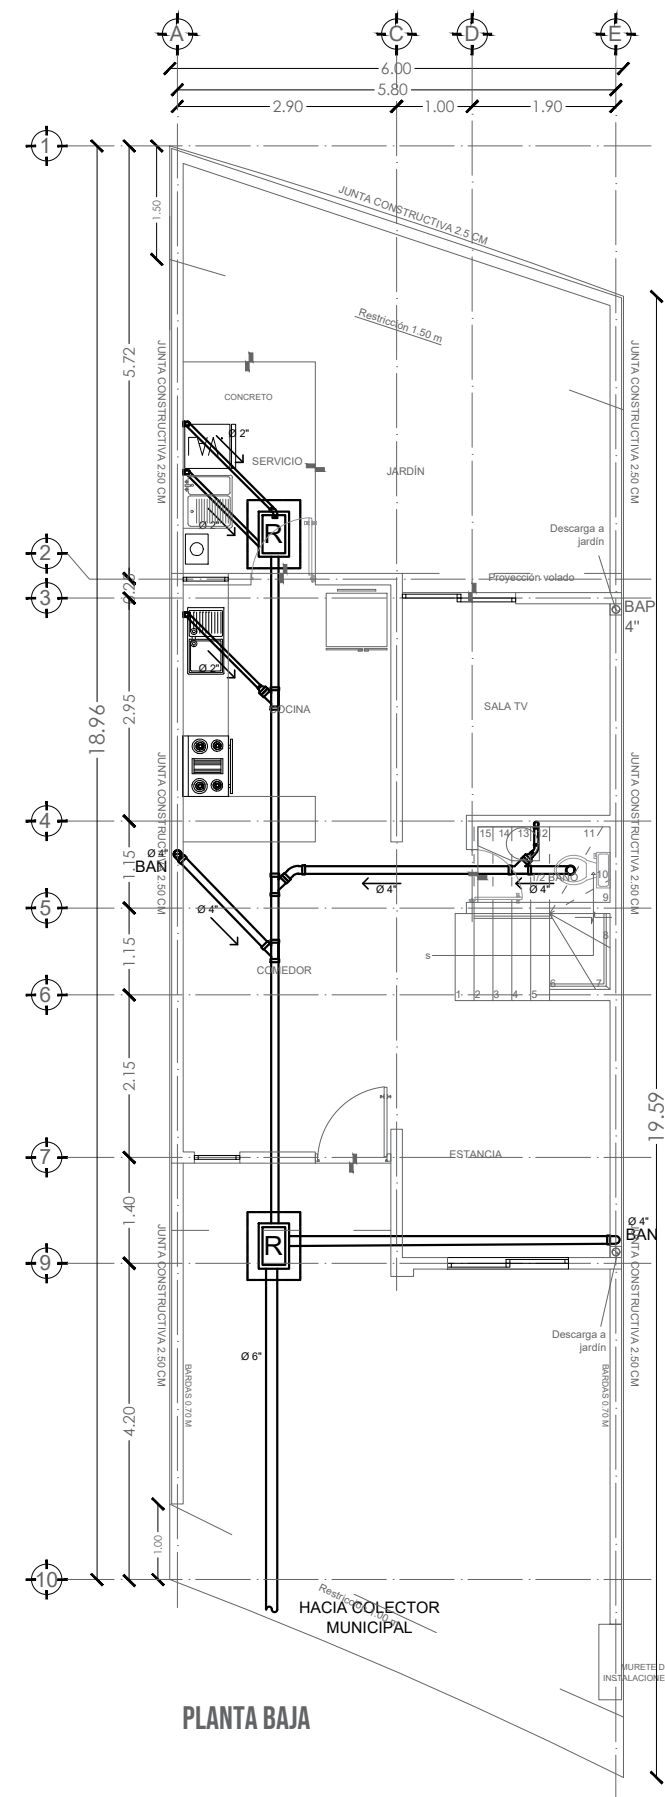




SIMBOLOGÍA SANITARIA	
Tubería conducción de aguas negras	—
Codo de 90°	⌋ ⌋
Codo de 45°	⌋ ⌋
Yee	⌋ ⌋
Doble Yee	⌋ ⌋
Coladera de 4"	⌋ ⌋
Reducción Campana	⌋ ⌋
Coladera para azotea tipo Prefil.	⌋ ⌋
Registro Sanitario	⌋ ⌋

NOMENCATURA	
Bajada de Agua Pluvial	BAP
Bajada de Aguas Negras	BAN
Tubería de Ventilación	TV

- NOTAS SANITARIAS
- Los diámetros indicados son en pulgadas.
 - En las descargas de los WC y coladeras se utilizará tubería de pvc de 4" de diámetro.
 - En las descargas de lavabos y tarjas se utilizará tubería de pvc de 2" de diámetro.
 - Las tuberías entre registros serán de pvc de 4" de diámetro.
 - La pendiente mínima en todas las tuberías será mínimo del 2%.
 - La tubería de conexión entre el último registro y la red municipal será de albañil de concreto.
 - Los registros serán de 40 x 60 cm. al interior (ver detalle).

SIMBOLOGÍA	
Tubería conducción de agua de toma a la cisterna	—
Tubería de conducción de agua fría	—
Tubería de conducción de agua Caliente	—
Bomba sumergible de 0.5 HP	⌋ ⌋
Llave de Nariz	⌋ ⌋
Cruz	⌋ ⌋
Codo de 90°	⌋ ⌋
Tee	⌋ ⌋
Tuerca Unión	⌋ ⌋
Válvula de Esfera	⌋ ⌋
Medidor	⌋ ⌋
Flotador	⌋ ⌋
Válvula Check	⌋ ⌋
Reducción	⌋ ⌋

NOMENCATURA	
Subida de Agua Fría	S.A.F
Bajada de Agua Fría	B.A.F
Subida de Agua Caliente	S.A.C
Bajada de Agua Caliente	B.A.C.
Bajada de Agua Pluvial	B.A.P.

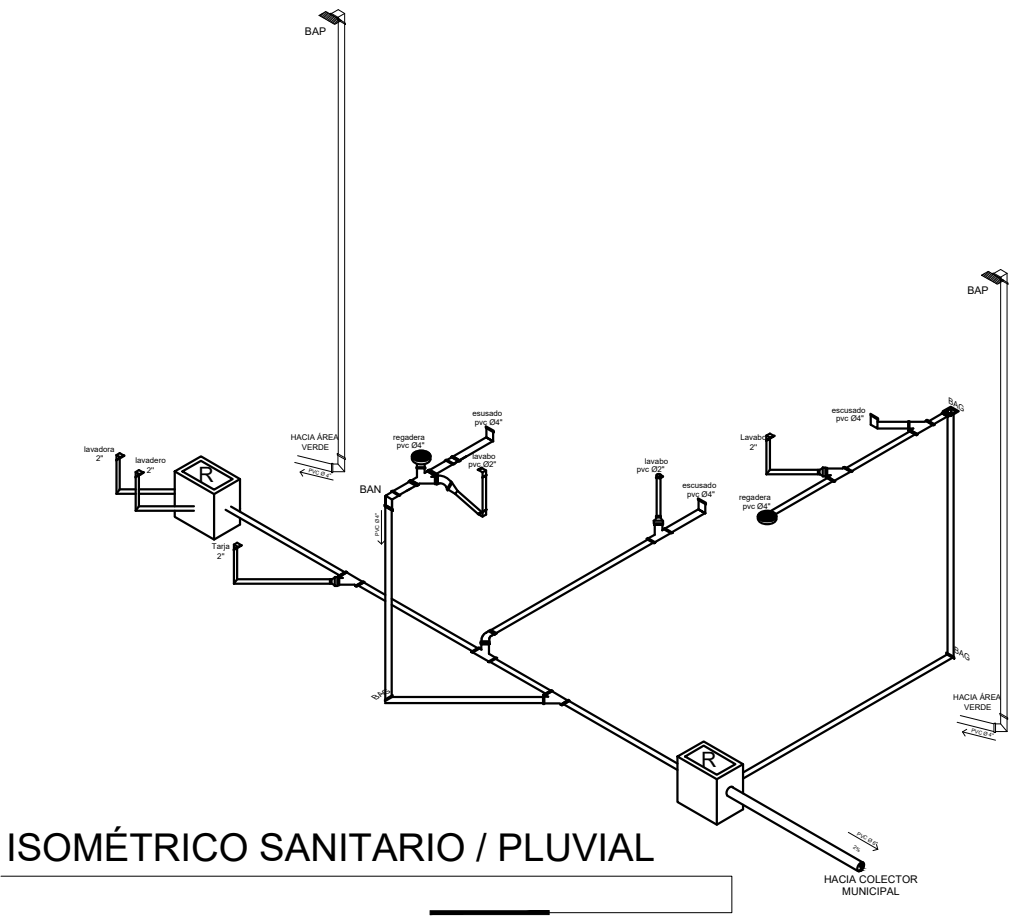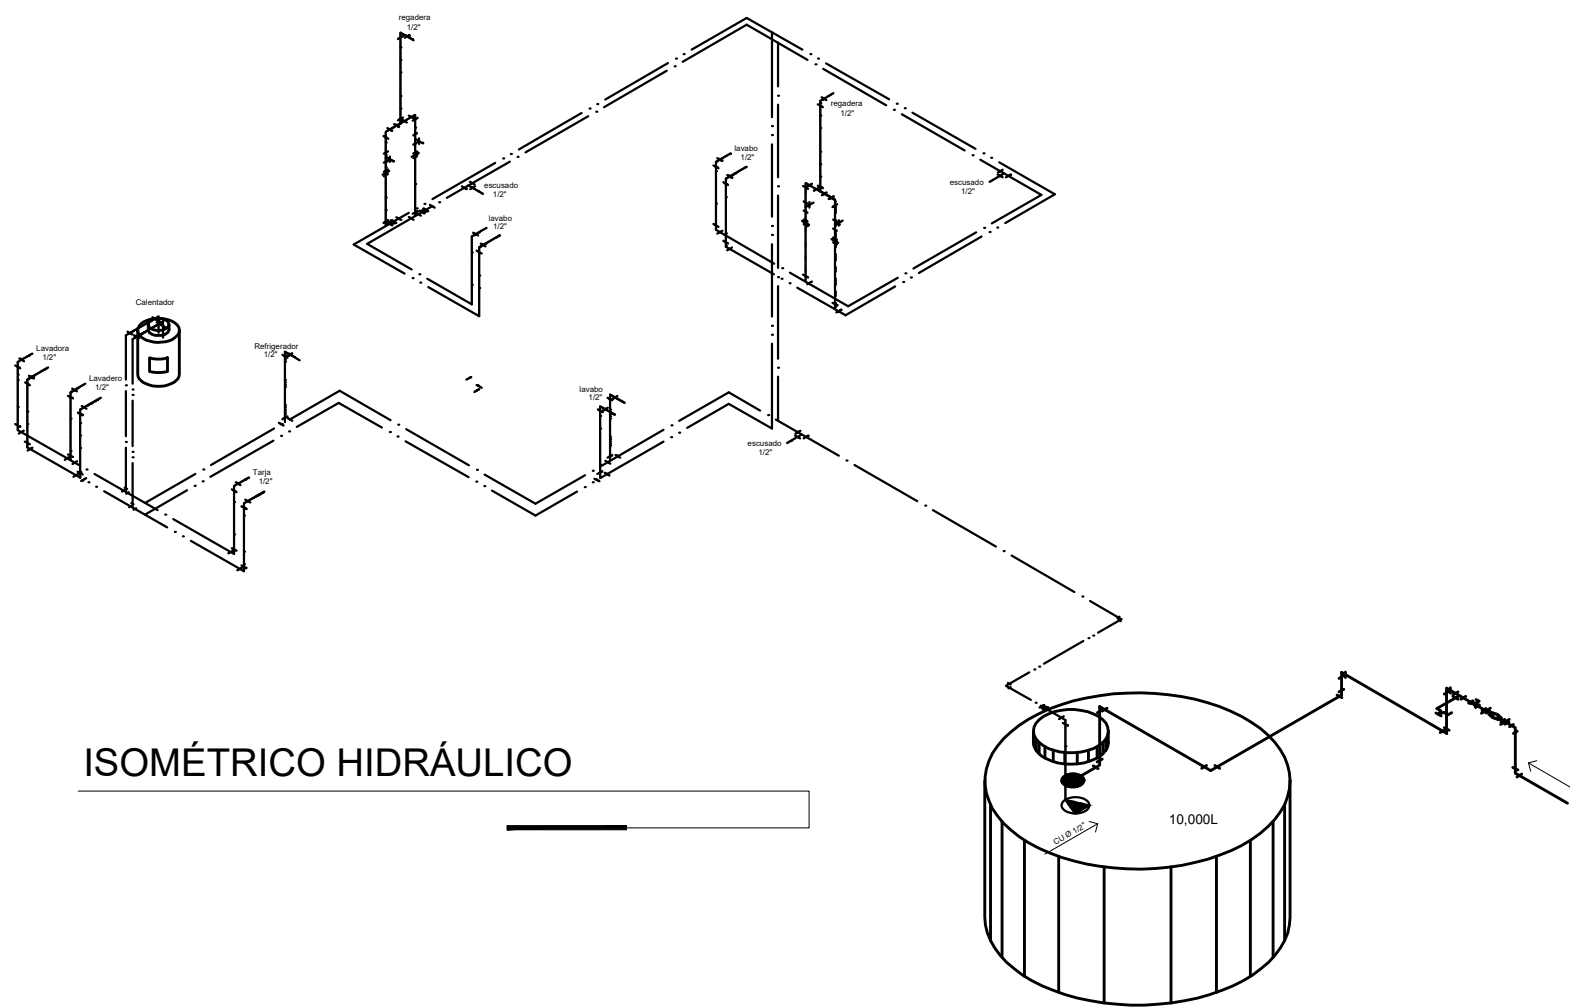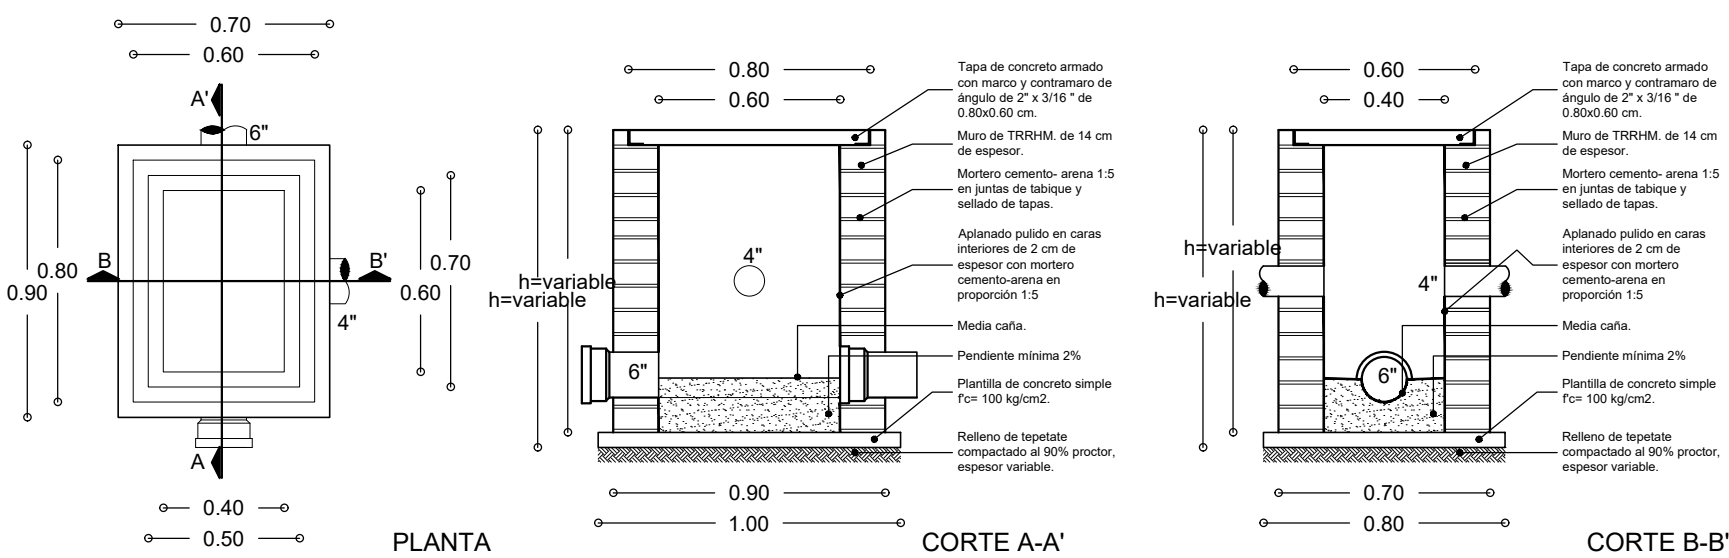

COORDENADAS UTM DEL CENTRO DEL PREDIO: X=367341 Y=2278616		TIPO DE TRAMITE: OBRA NUEVA	
NOMBRE DEL PROYECTO: CASA HABITACIÓN EN CONDOMINIO		USO	
DATOS DEL PROPIETARIO		DATOS DEL PREDIO	
NOMBRE: MARCO ANTONIO LLAMAS IGLESIAS		CLAVE CATASTRAL: 11 01 074 04 001 400	
DIRECCIÓN		ÁREA: 1115.57 m ²	
COLONIA: FRAC. EL CAMPANARIO CP.: 76146		LOTE: 27	
		DIRECCIÓN	
		Cerrada del Nogal No.699 B2	
		Condominio Cerezo	
		(Zona comercialmente conocida como Ciudad Maderas)	
		MUNICIPIO EL MARQUÉS, QUERÉTARO, QRO.	
FIRMA:		HABITACIONAL ☒	
* DECLARO QUE LOS DATOS CONSIGNADOS EN ESTE PLANO SON VERDÍCOS.		SERVICIOS ☐	
DATOS DEL D.R.O		COMERCIAL ☐	
NOMBRE: ING. JOSÉ ARTURO BAUTISTA HERNÁNDEZ		INDUSTRIAL ☐	
CEDULA PROFESIONAL: 962892			
CIROCEQ-03/08/B207			
FIRMA:		NORMATIVIDAD	
* COMO DIRECTOR RESPONSABLE DE OBRA DECLARO QUE LOS DATOS CONTENIDOS EN ESTE PLANO SON VERDÍCOS.		CONCEPTO	
* COMO DIRECTOR RESPONSABLE DE OBRA DECLARO QUE ESTE PLANO HA SIDO ELABORADO DE ACUERDO AL REGLAMENTO DE CONSTRUCCIÓN PARA EL MUNICIPIO DE EL MARQUÉS, QRO. CÓDIGO URBANO DEL ESTADO DE QUERÉTARO Y DEMAS LEGISLACIÓN VIGENTE APLICABLE.		NORMA	
DATOS DE LA CONSTRUCCIÓN		PROYECTO	
CONCEPTO		DIFERENCIA	
ÁREA A CONSTRUIR: OBRA NUEVA O AMPLIACIÓN		M2	
ÁREA CONSTRUIDA SIN LICENCIA A REGULARIZAR		M2	
AUTORIZACIONES LICENCIA(S) ANTERIORES Y TERMINACIÓN DE OBRA (SOLIC)		M2	
SOTANO		M2	
PLANTA BAJA		M2	
PRIMER NIVEL		M2	
SEGUNDO NIVEL		M2	
TERCER NIVEL		M2	
MEZZANINE		M2	
* NIVEL		M2	
TOTAL M2 TECHADOS		M2	
PISO DIPASILLO / SITECHO		M2	
PISO DIPATIO / SITECHO		M2	
PISO DIESTAC. / SITECHO		M2	
TOTAL M2 SIN TECHAR		M2	
JARDÍN (área sin construcción)		M2	
BARDEO ML		M2	
CONTENIDO DEL PLANO:		SELLO LICENCIA DE CONSTRUCCIÓN	
HIDROSANITARIO			
PLANTAS, DETALLES E ISOMÉTRICOS			
ESCALA: 1:100		SELLO DE FRACIONAMIENTO, ASOCIACIÓN DE COLONOS, ASOCIACIÓN DE CONDOMINIOS, COMITÉ DE COLONOS, ETC. SEGUN APLIQUE DE ACUERDO A LA UBICACIÓN DEL PREDIO.	
COTAS: METROS			
CLAVE: HS-1/1			
		SELLO REVISIÓN DE PROYECTO POR DES. URB.	