




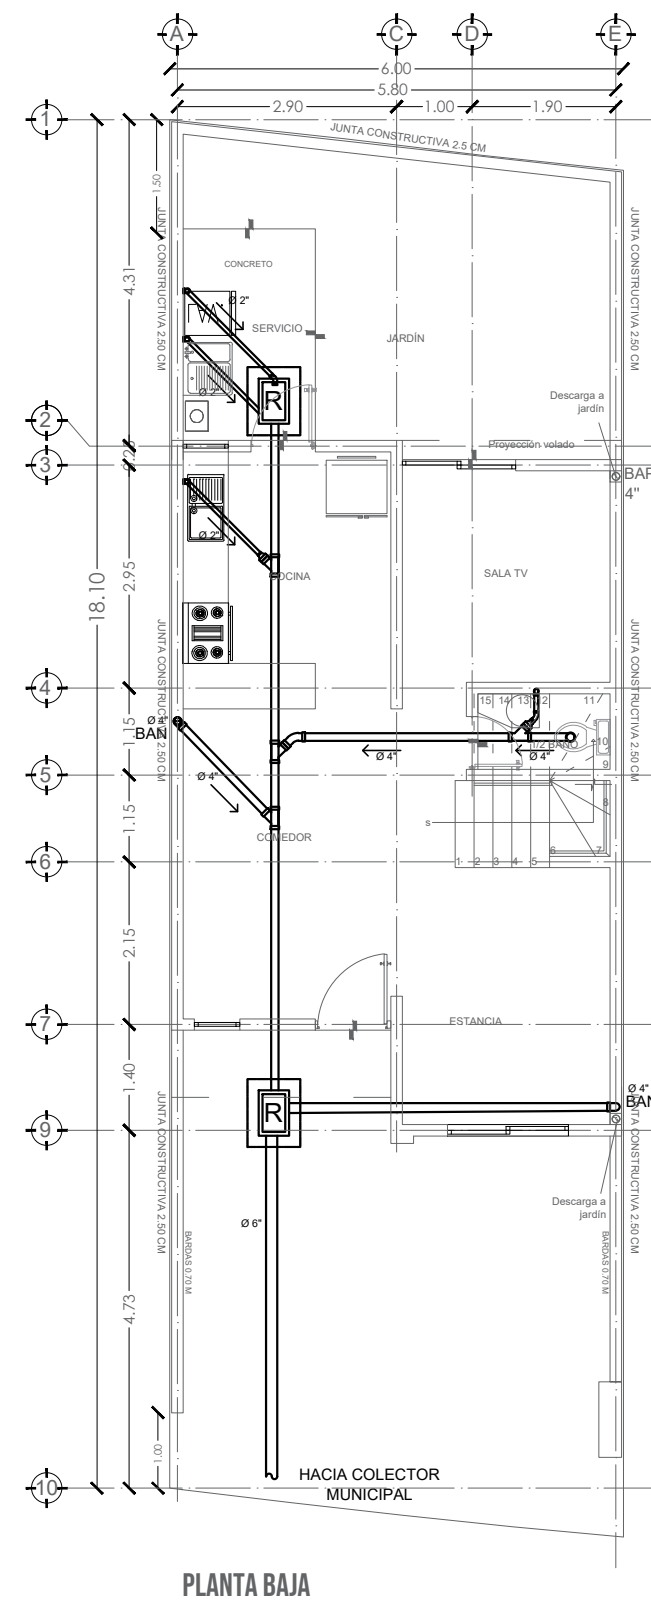

PLANTA BAJA

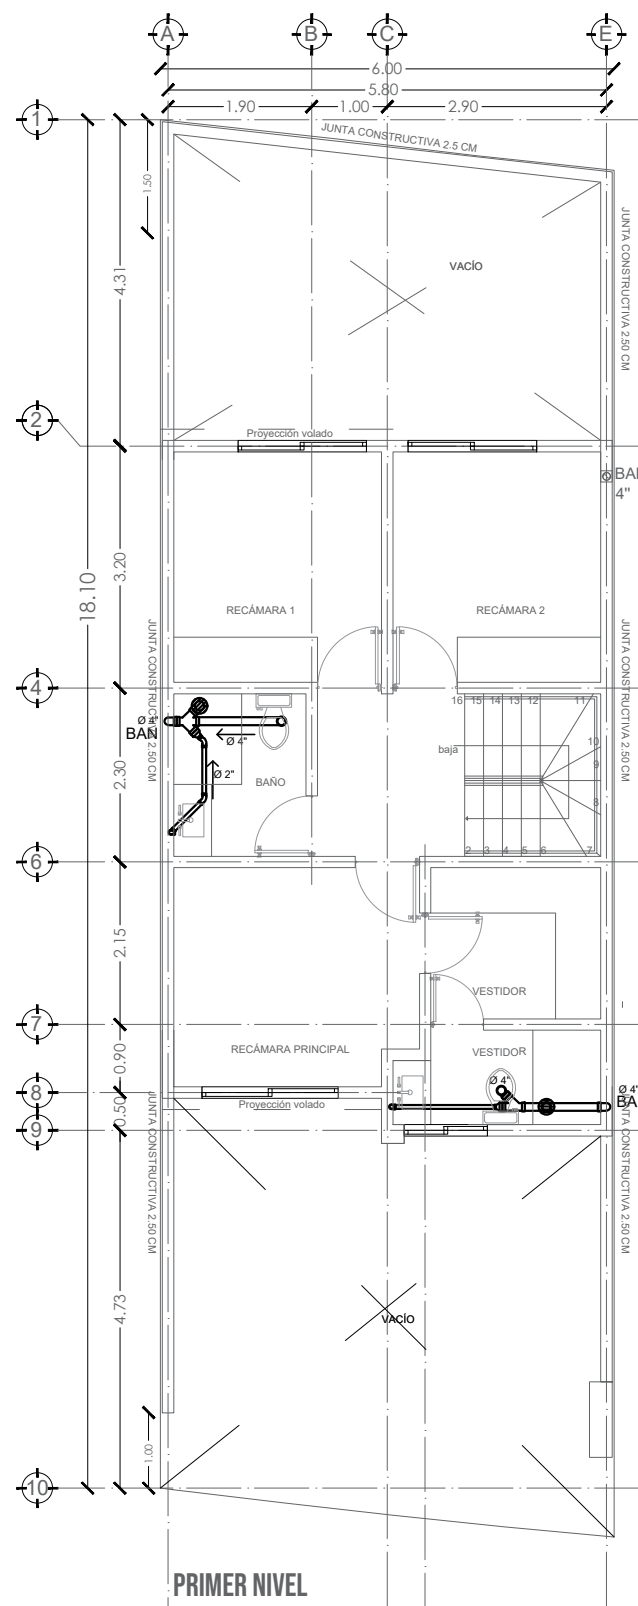

PRIMER NIVEL

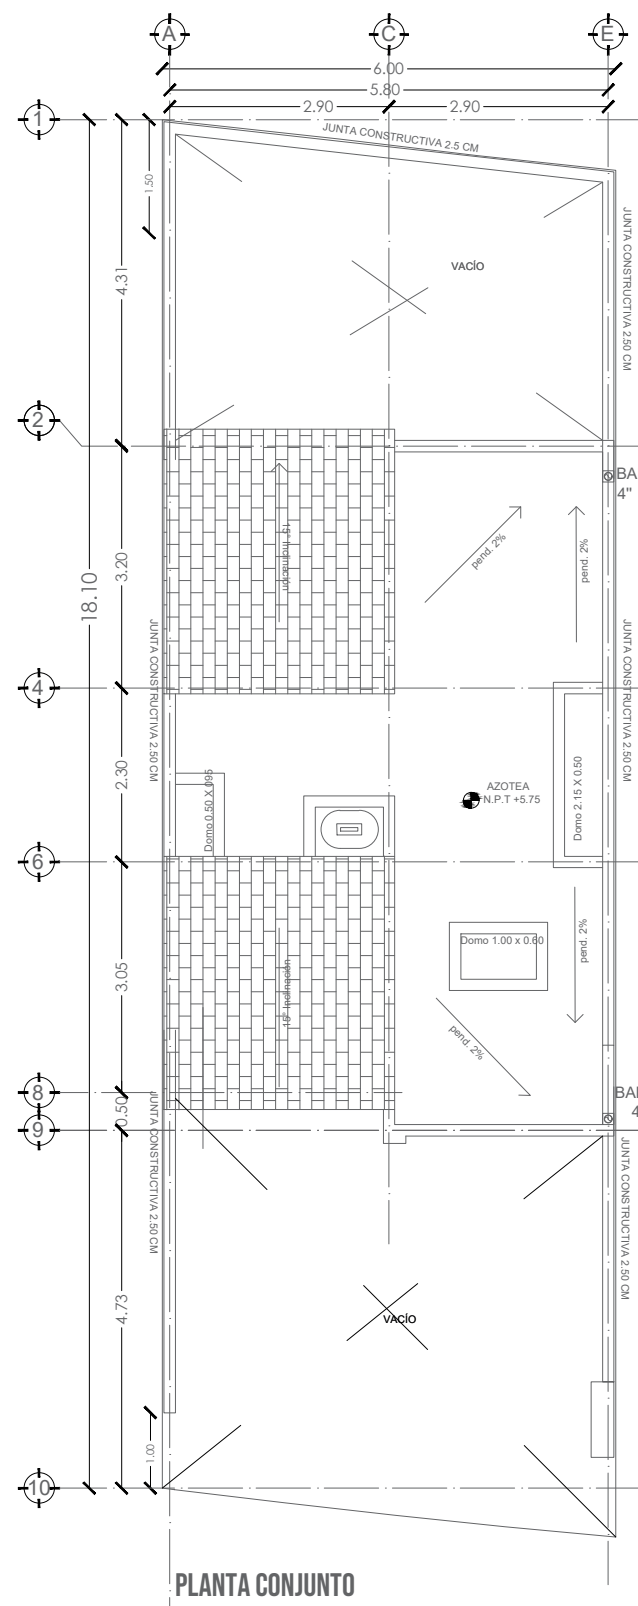

PLANTA CONJUNTO


SIMBOLOGÍA SANITARIA	
Tubería conducción de aguas negras	
Codo de 90°	
Codo de 45°	
Yee	
Doble Yee	
Coladera de 4"	
Reducción Campana	
Coladera para azotea tipo Prefil.	
Registro Sanitario	

NOMENCATURA	
Bajada de Agua Pluvial	BAP
Bajada de Aguas Negras	BAN
Tubería de Ventilación	TV


- NOTAS SANITARIAS
- Los diámetros indicados son en pulgadas.
 - En las descargas de los WC y coladeras se utilizará tubería de pvc de 4" de diámetro.
 - En las descargas de lavabos y tarjas se utilizará tubería de pvc de 2" de diámetro.
 - Las tuberías entre registros serán de pvc en 5" de diámetros.
 - La pendiente mínima en todas las tuberías será mínimo del 2%.
 - La tubería de conexión entre el último registro y la red municipal será de albañal de concreto.
 - Los registros serán de 40 x80 cm. al interior (ver detalle).

SIMBOLOGÍA	
Tubería conducción de agua de toma a la cisterna	
Tubería de conducción de agua fría	
Tubería de conducción de agua Caliente	
Bomba sumergible de 0.5 HP	
Llave de Nariz	
Cruz	
Codo de 90°	
Tee	
Tuerca Unión	
Válvula de Esfera	
Medidor	
Flotador	
Válvula Check	
Reducción	


NOMENCATURA	
Subida de Agua Fría	S.A.F
Bajada de Agua Fría	B.A.F
Subida de Agua Caliente	S.A.C
Bajada de Agua Caliente	B.A.C.
Bajada de Agua Pluvial	B.A.P.

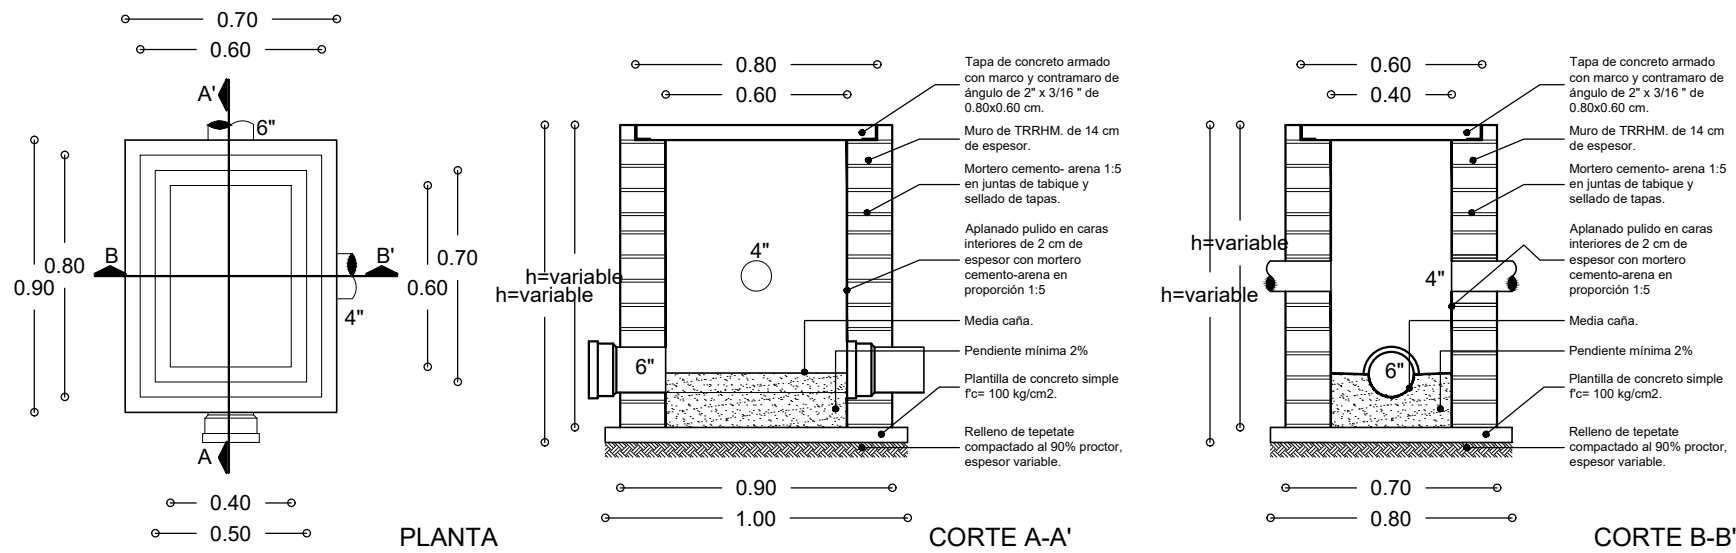


DETALLE DE REGISTRO SANITARIO

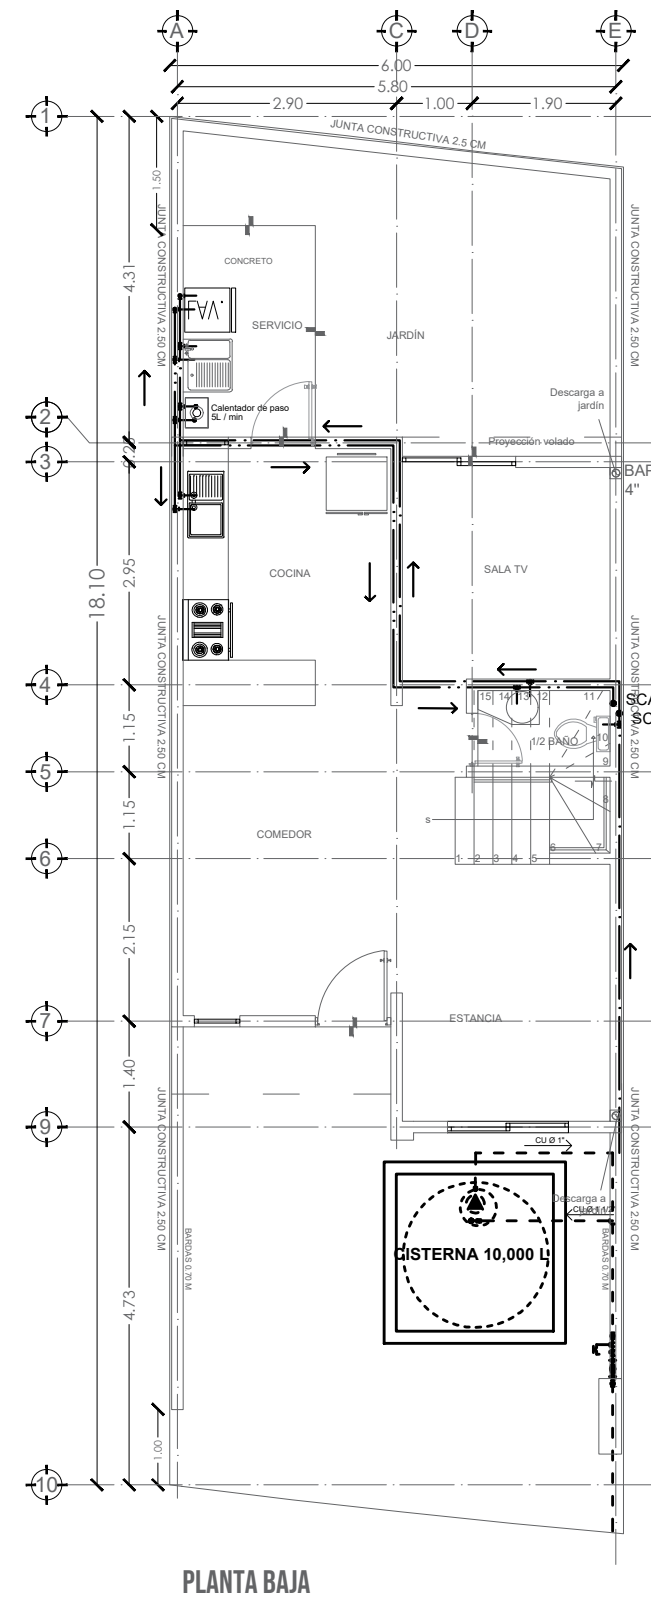


PLANTA BAJA

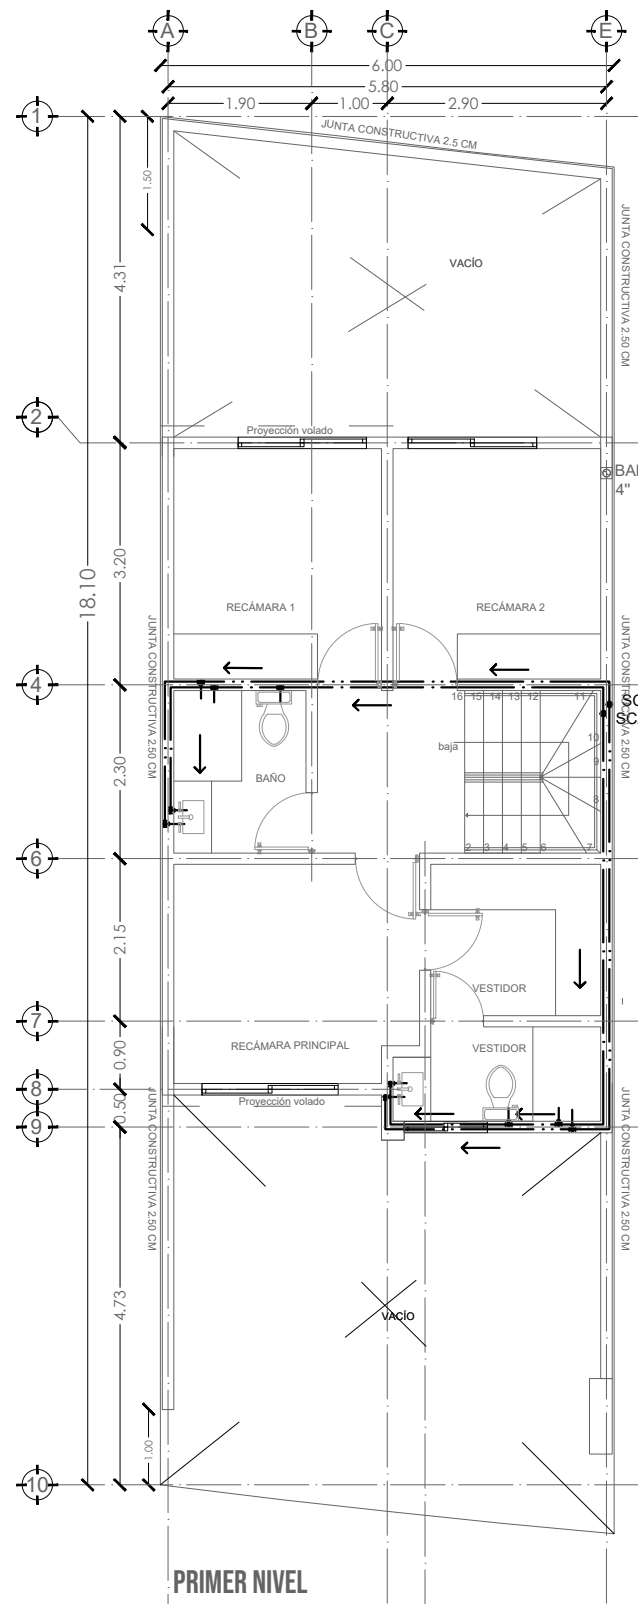

PRIMER NIVEL

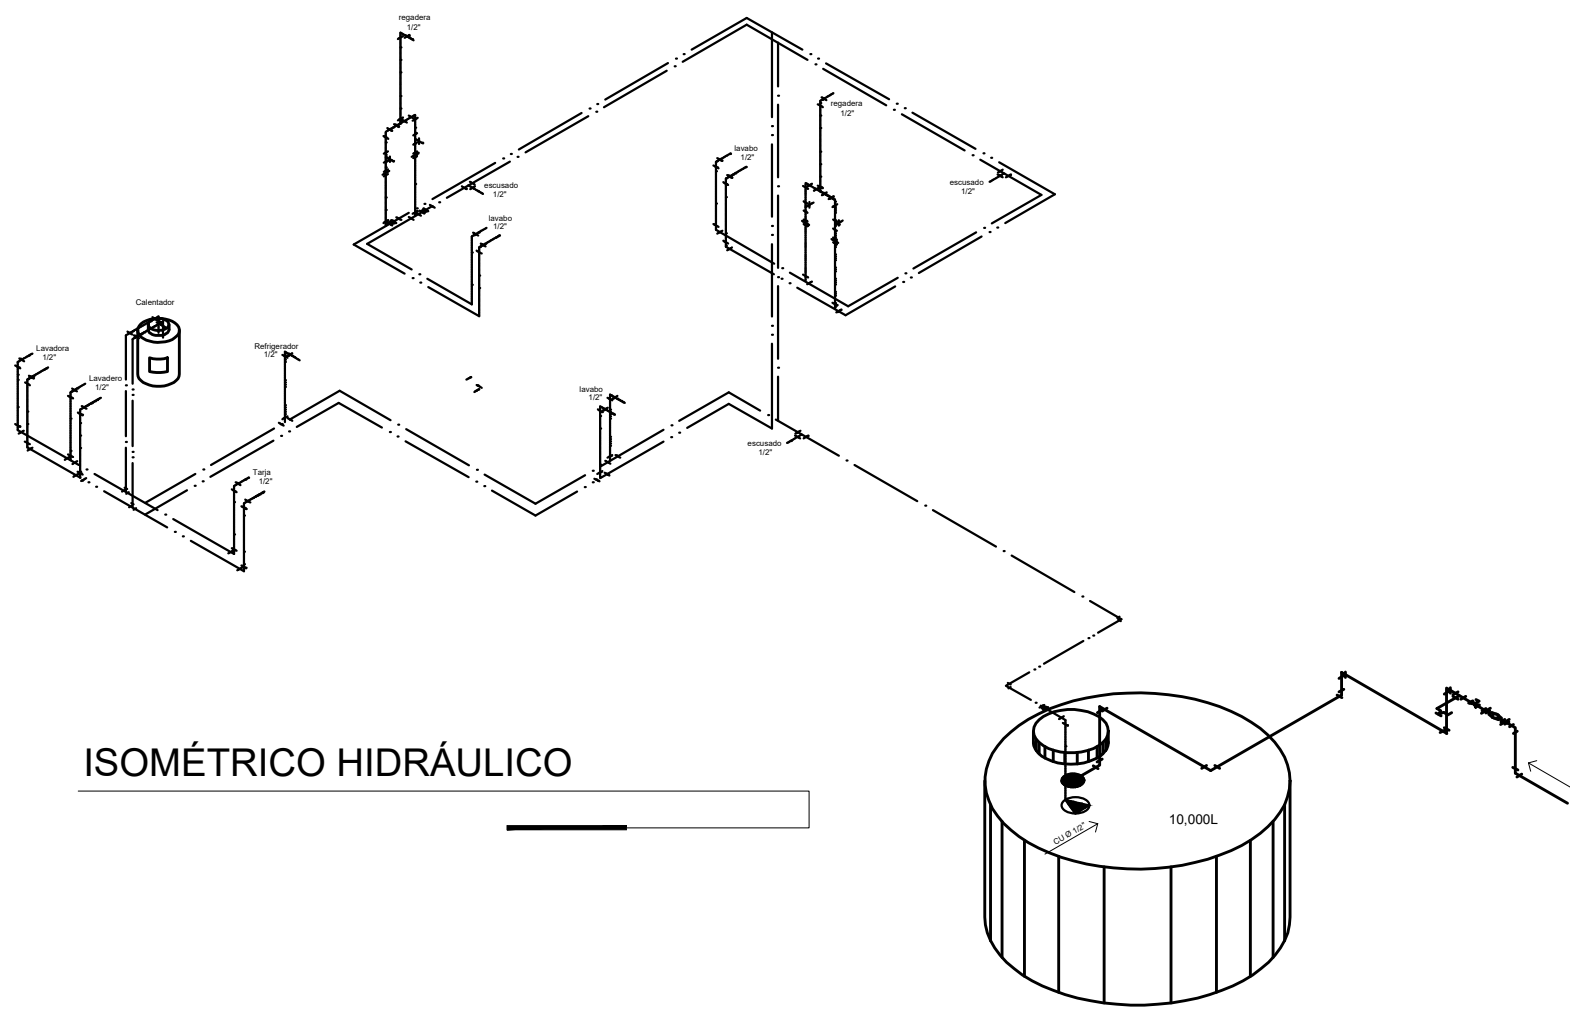

ISOMÉTRICO HIDRÁULICO

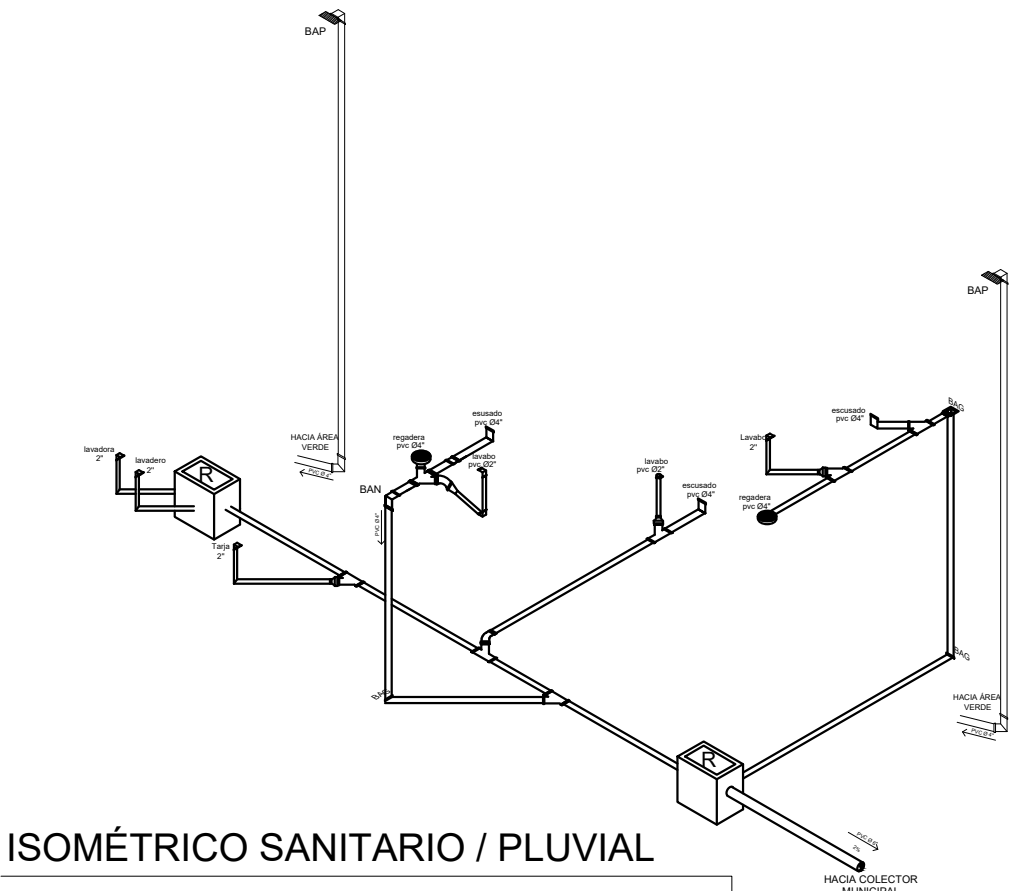

ISOMÉTRICO SANITARIO / PLUVIAL

COORDENADAS UTM DEL CENTROIDE DEL PREDIO: X=367450 Y=2278227		TIPO DE TRAMITE: OBRA NUEVA	
NOMBRE DEL PROYECTO: CASA HABITACIÓN EN CONDOMINIO		CLAVE CATASTRAL: 11 01 074 04 009 022	
DATOS DEL PROPIETARIO NOMBRE: ANA CELIA GUILLEN GUTIERREZ		DATOS DEL PREDIO ÁREA: 108.86 m2 LOTE: 21 DIRECCIÓN: Boulevard del Fresno No.1008. Int. 85 Condominio Jacaranda (Zona comercialmente conocida como Ciudad Maderas, Querétaro)	
DIRECCIÓN		HABITACIONAL ☒ SERVICIOS ☐ COMERCIAL ☐ INDUSTRIAL ☐	
FIRMA: * DECLARO QUE LOS DATOS CONSIGNADOS EN ESTE PLANO SON VERDÍCOS.		MUNICIPIO: EL MARQUÉS, QRO.	
DATOS DEL D.R.O NOMBRE: ING. JOSÉ ARTURO BAUTISTA HERNÁNDEZ CEDULA PROFESIONAL: 962892 CIROCEQ-03/08/B207		NORMATIVIDAD CONCEPTO COEFICIENTE DE OCUPACIÓN DEL SUELO COEFICIENTE DE UTILIZACIÓN DEL SUELO COEFICIENTE DE ASORCIÓN DEL SUELO CAJONES DE ESTACIONAMIENTO RESTRICCIONES PERIMETRALES ML OTRAS RESTRICCIONES SEGUN DUS	
DATOS DE LA CONSTRUCCIÓN CONCEPTO ÁREA A CONSTRUIR OBRA NUEVA O AMPLIACIÓN		AUTORIZACIONES LICENCIA(S) ANTERIORES Y TERMINACIÓN DE OBRA FOLIO	
SOTANO PLANTA BAJA PRIMER NIVEL SEGUNDO NIVEL TERCER NIVEL MEZZANINE * NIVEL		NORMA M2 PROYECTO M2 DIFERENCIA M2	
TOTAL M2 TECHADOS PISO DIPASILLO S/TECHO PISO DIPATIO S/TECHO PISO DIESTAC. S/TECHO TOTAL M2 SIN TECHAR JARDÍN (área sin construcción) BARDEO ML		SELLO LICENCIA DE CONSTRUCCIÓN	
CONTENIDO DEL PLANO: HIDROSANITARIO PLANTAS, DETALLES E ISOMÉTRICOS		SELLO REVISIÓN DE PROYECTO POR DES. URB.	
ESCALA: 1:100 COTAS: METROS CLAVE: HS-1/1		SELO DE FRACCIÓNAMIENTO: ASOCIACIÓN DE COLONOS, ASOCIACIÓN DE CONDOMINIOS, COMITÉ DE COLONOS, ETC. SEGUN APLIQUE DE ACUERDO A LA UBICACIÓN DEL PREDIO.	