




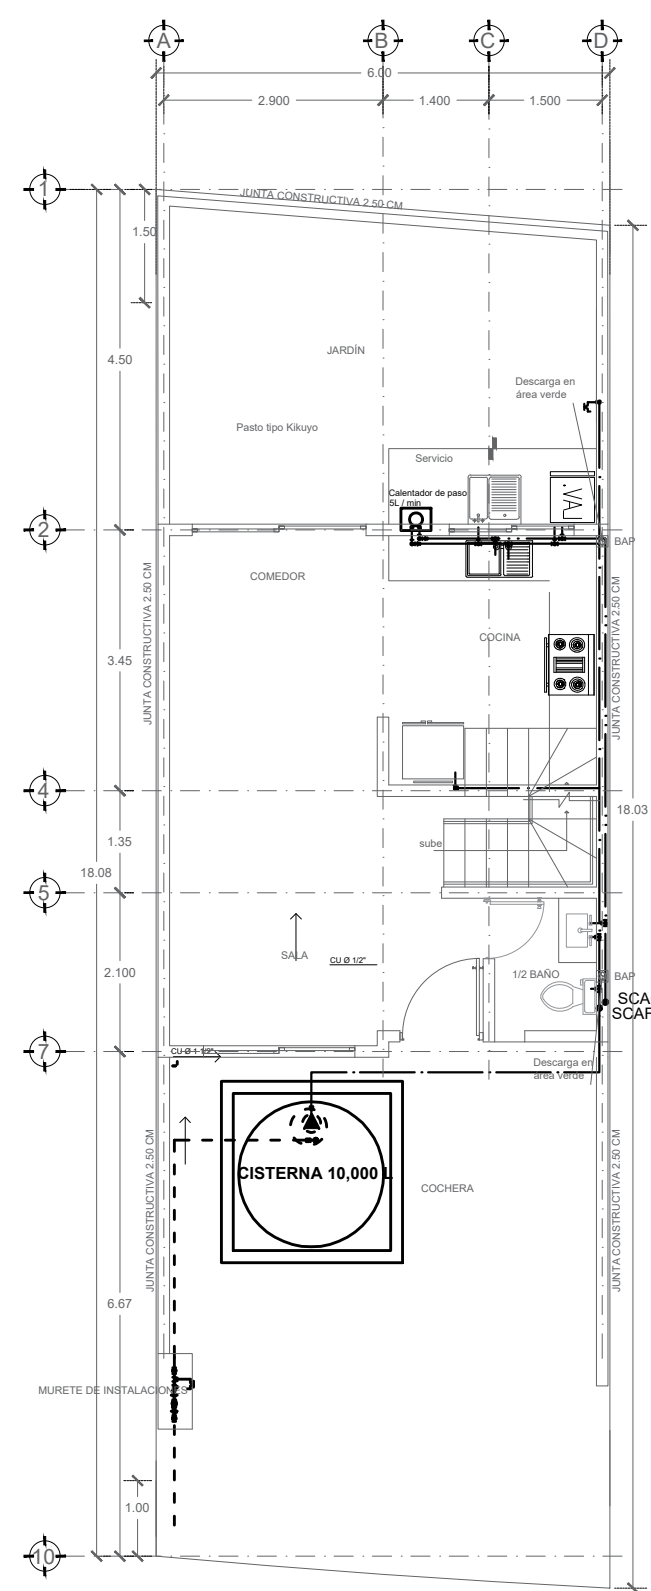


PLANTA BAJA

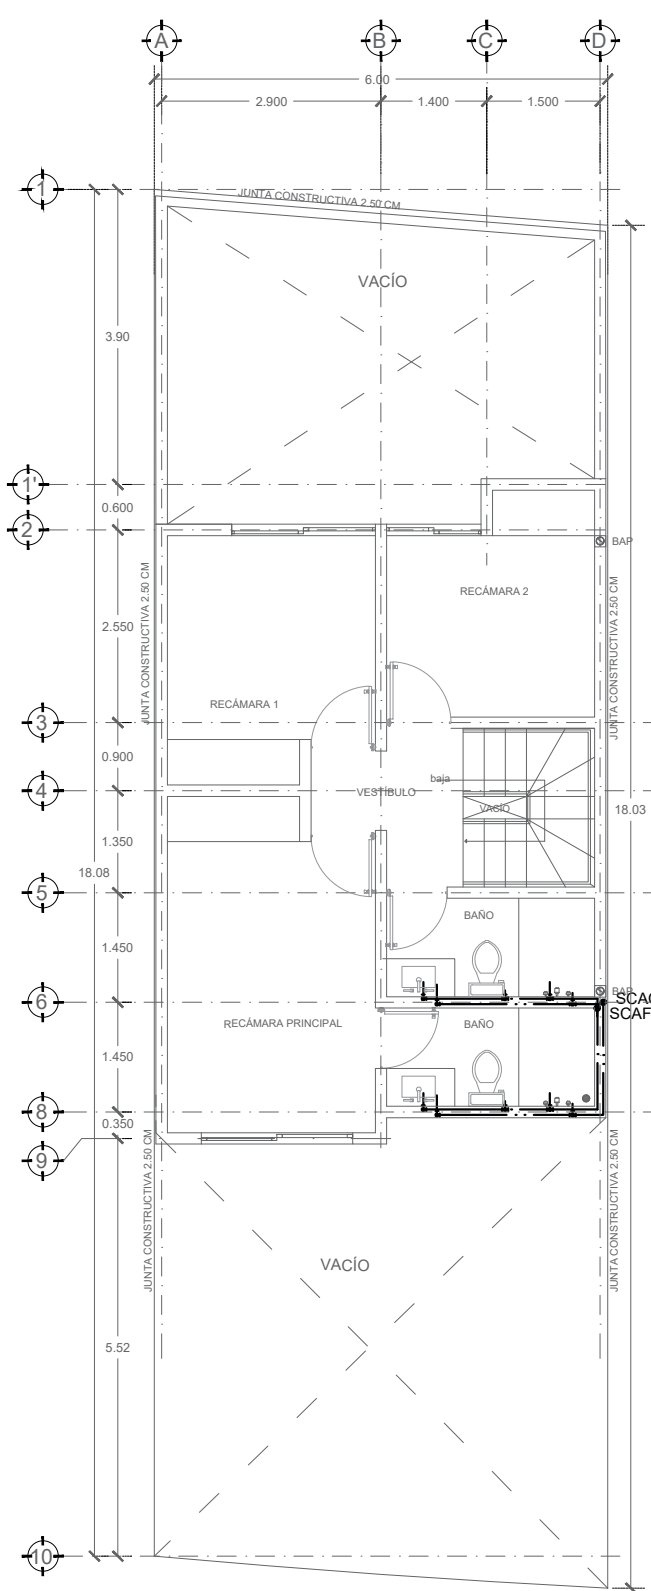


PRIMER NIVEL

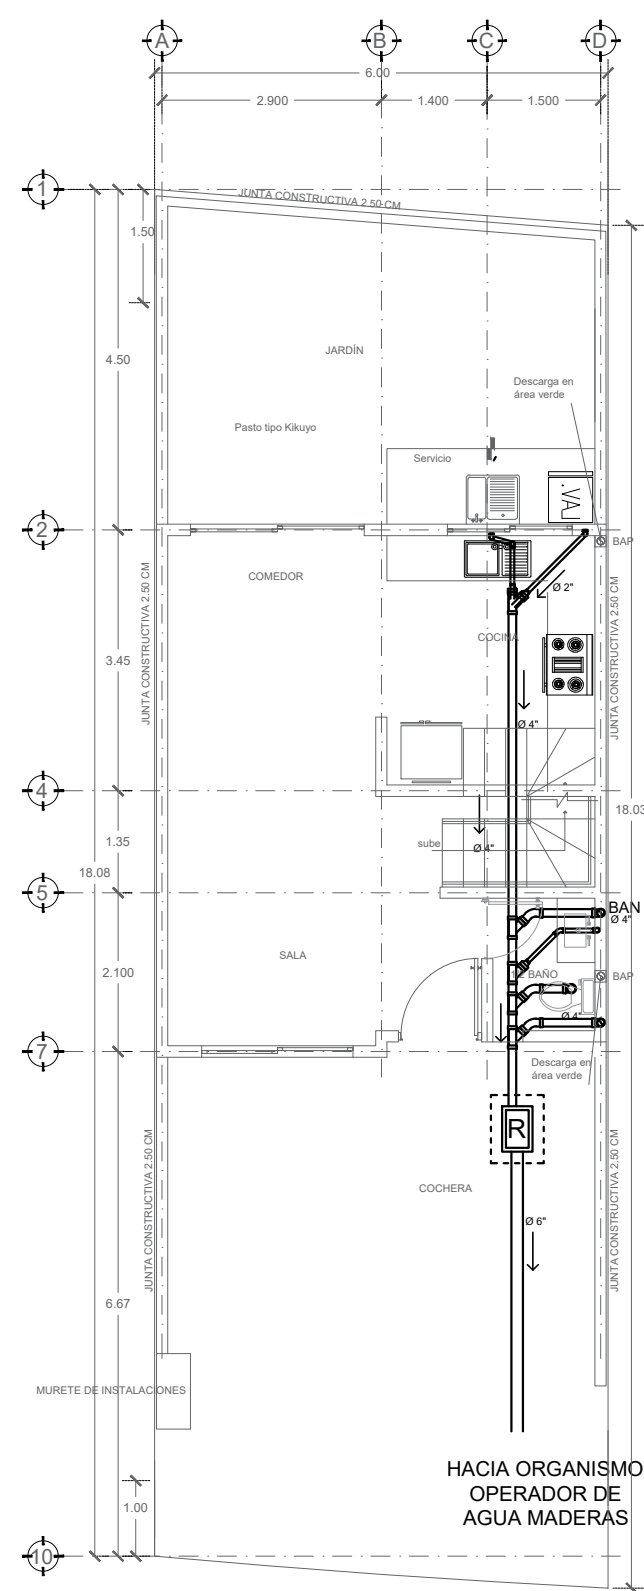

PLANTA BAJA

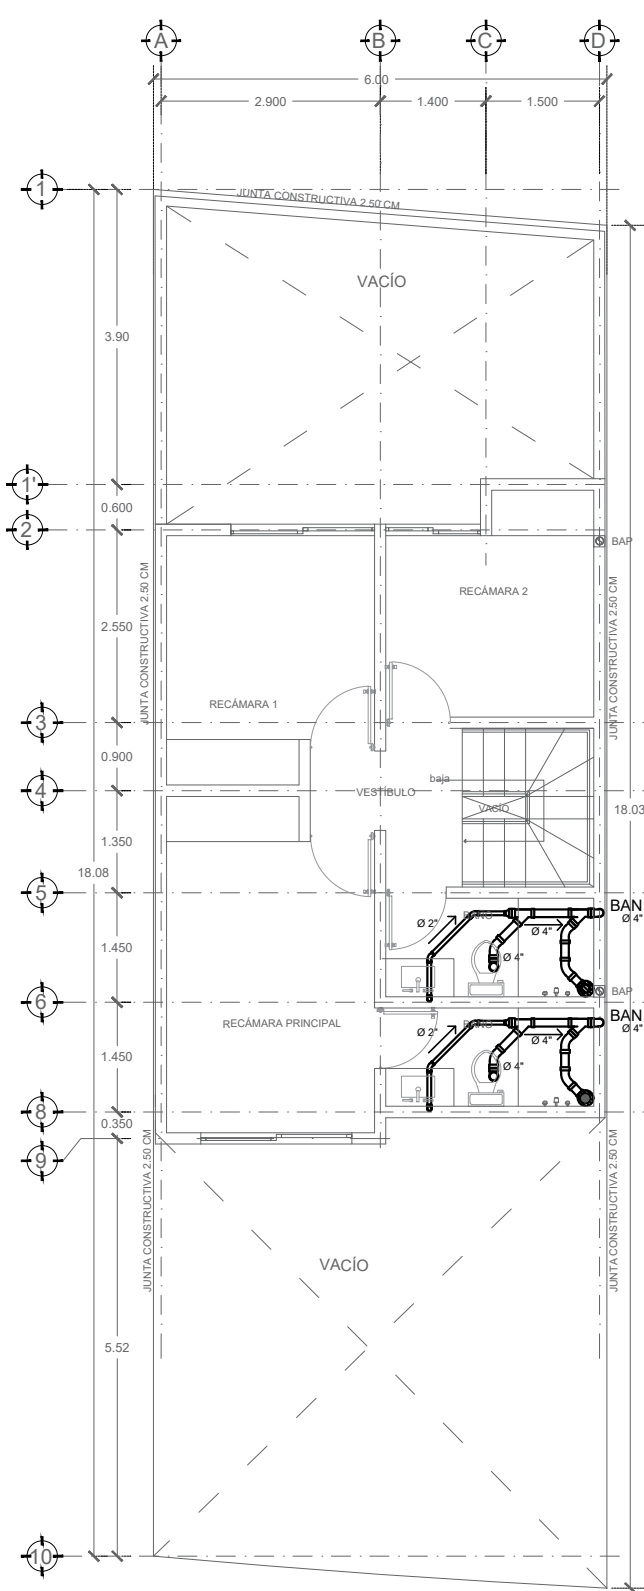


PRIMER NIVEL

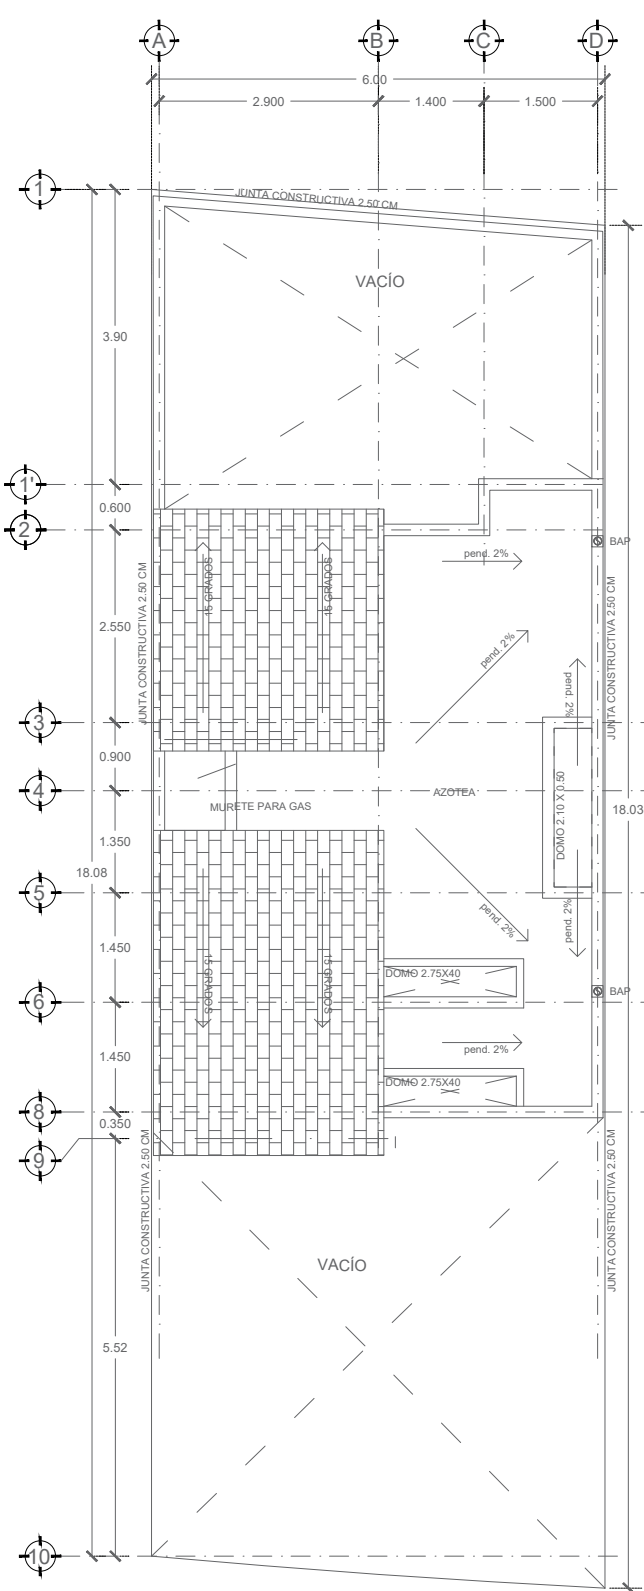

AZOTEA

HIDRÁULICO

SANITARIO

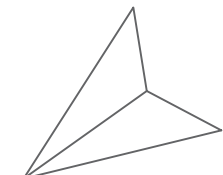

NORTE


SIMBOLOGÍA SANITARIA	
Tubo de conducción de agua fría	—
Codo de 90°	—
Codo de 45°	—
Tee	—
Codo Tee	—
Coladero de 4"	—
Reducción Compaso	—
Coladero para cañero tipo J	—
Registro Sanitario	—

NOMENCLATURA	
Bajada de Agua Pluvial	BAP
Bajada de Aguas Negras	BAN
Tubo de Ventilación	TV

SIMBOLOGÍA	
Tubo de conducción de agua fría	—
Tubo de conducción de agua fría	—
Tubo de conducción de agua caliente	—
Bombas sumergibles de 0.5 HP	—
Llave de Noche	—
Cruc	—
Codo de 90°	—
Tee	—
Tuerca Unión	—
Válvula de Externo	—
Medidor	—
Filtroador	—
Válvula Check	—
Reducción	—


NOMENCLATURA	
Tubo de Agua Frío	S.A.F.
Bajada de Agua Frío	B.A.F.
Tubo de Agua Caliente	S.A.C.
Bajada de Agua Caliente	B.A.C.
Bajada de Agua Pluvial	B.A.P.

NOTAS SANITARIAS	
1. Los registros sanitarios son de 150 mm.	
2. En el registro sanitario de 150 mm se utilizará tubo de 150 mm de diámetro.	
3. Los registros sanitarios de 150 mm se utilizarán tubo de 150 mm de diámetro.	
4. Los registros sanitarios de 150 mm se utilizarán tubo de 150 mm de diámetro.	
5. Los registros sanitarios de 150 mm se utilizarán tubo de 150 mm de diámetro.	
6. Los registros sanitarios de 150 mm se utilizarán tubo de 150 mm de diámetro.	

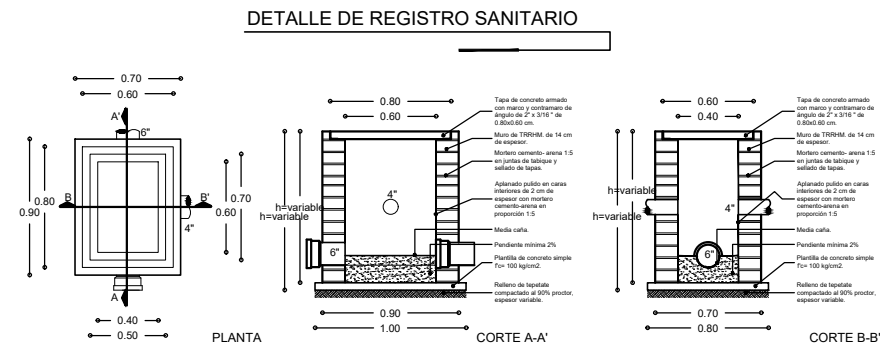


NOTAS HIDRÁULICAS


- En las descargas de los WC serán con Excusados ahorradores de agua con doble descarga.
- Los grifos de lavabos contarán con aspersor a presión o rociador como ahorrador de agua.
- Las regaderas contarán con aspersor a presión o rociador como ahorrador de agua.

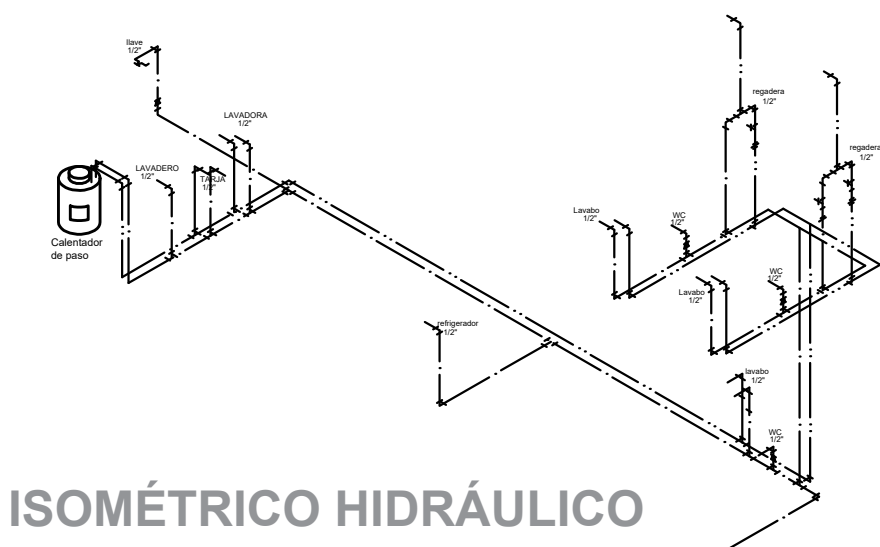

ISOMÉTRICO HIDRÁULICO

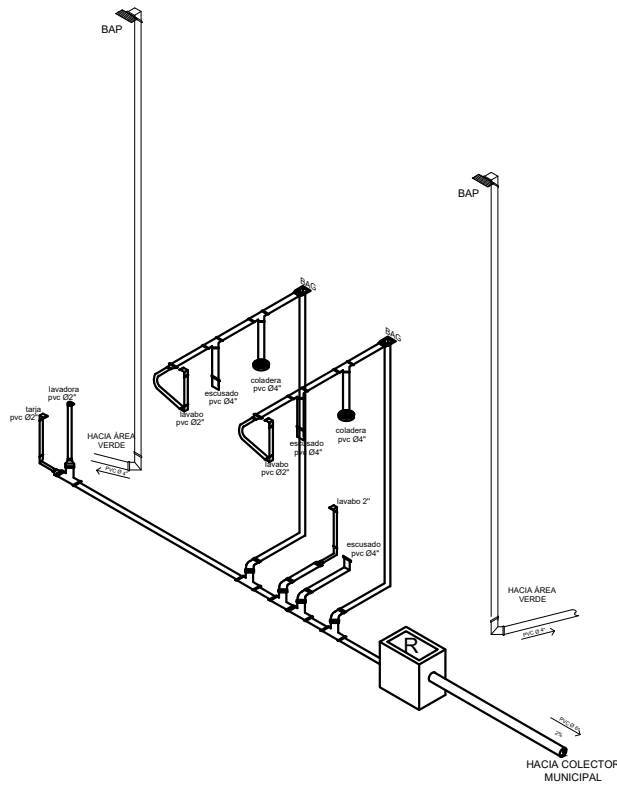

ISOMÉTRICO SANITARIO/PLUVIAL

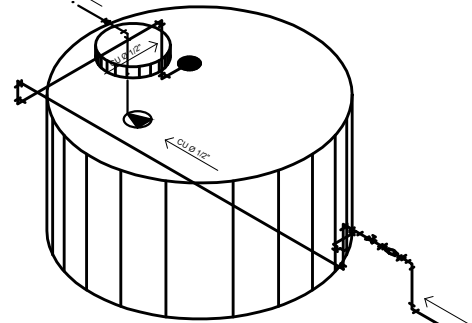

CISTERNA 10,000 L

COORDENADAS UTM DEL CENTROIDE DEL PREDIO: X=367447 Y=2278222		TIPO DE TRAMITE: OBRA NUEVA	
NOMBRE DEL PROYECTO: CASA HABITACIÓN EN CONDOMINIO		USO	
DATOS DEL PROPIETARIO NOMBRE: ANA CELIA CORREGIDORA, QRO.		HABITACIONAL ☒ SERVICIOS ☐ COMERCIAL ☐ INDUSTRIAL ☐	
DIRECCIÓN COLONIA: Tejeda CORREGIDORA, QRO.		CLAVE CATASTRAL: 11 01 074 04 009 023 ÁREA: 108.31 m2 LOTE: 22 DIRECCIÓN Boulevard del Fresno No. 1008, Int. 22 Condominio Jacaranda (Zona comercialmente conocida como Ciudad Maderas, Querétaro)	
FIRMA: * DECLARO QUE LOS DATOS CONSIGNADOS EN ESTE PLANO SON VERDICADOS.		NORMATIVIDAD	
DATOS DEL D.R.O NOMBRE: ING. JOSÉ ARTURO BAUTISTA HERNÁNDEZ CEDULA PROFESIONAL: 962892 CIROCEQ-03/08/B207		NORMA M2 PROYECTO M2 DIFERENCIA M2	
FIRMA: * COMO DIRECTOR RESPONSABLE DE OBRA DECLARO QUE LOS DATOS CONTENIDOS EN ESTE PLANO SON VERDICADOS. * COMO DIRECTOR RESPONSABLE DE OBRA DECLARO QUE ESTE PLANO HA SIDO ELABORADO DE ACUERDO AL REGLAMENTO DE CONSTRUCCIÓN PARA EL MUNICIPIO DE EL MARQUÉS, QRO. CÓDIGO URBANO DEL ESTADO DE QUERÉTARO Y DEMAS LEGISLACIÓN VIGENTE APLICABLE.		RESTRICCIONES PERIMETRALES ML OTRAS RESTRICCIONES SEGÚN DUS	
DATOS DE LA CONSTRUCCIÓN		AUTORIZACIONES LICENCIA(S) ANTERIORES Y TERMINACIÓN DE OBRA SOLICITUD	
CONCEPTO		ÁREA A CONSTRUIR OBRA NUEVA O AMPLIACIÓN	
SOTANO			
PLANTA BAJA		48.75	
PRIMER NIVEL		49.80	
SEGUNDO NIVEL			
TERCER NIVEL			
MEZZANINE			
* NIVEL			
TOTAL M2 TECHADOS		98.55	
PISO DIPASILLO S/TECHO		00.00	
PISO DIPATIO S/TECHO		01.80	
PISO DIESTAC S/TECHO		15.10	
TOTAL M2 SIN TECHAR		16.70	
JARDÍN (área sin construcción)		41.81	
BARDEO ML		22.80	
CONTENIDO DEL PLANO: HIDROSANITARIO PLANTAS, DETALLES E ISOMÉTRICOS		SELLO LICENCIA DE CONSTRUCCIÓN	
ESCALA: 1:100		SELLO REVISIÓN DE PROYECTO POR DES. URB.	
COTAS: METROS			
CLAVE: HS-1/1			
SEGÚN APLIQUE DE ACUERDO A LA UBICACIÓN DEL PREDIO.			