




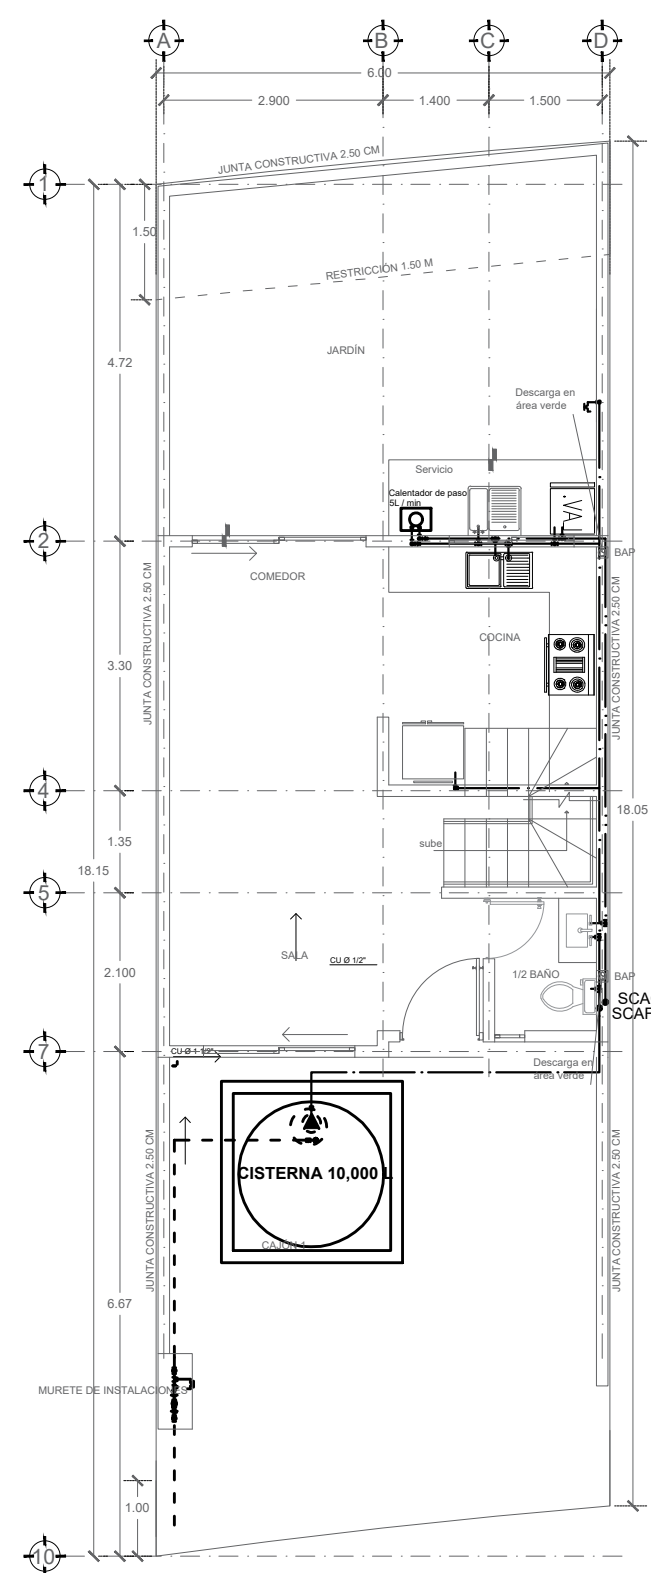


PLANTA BAJA

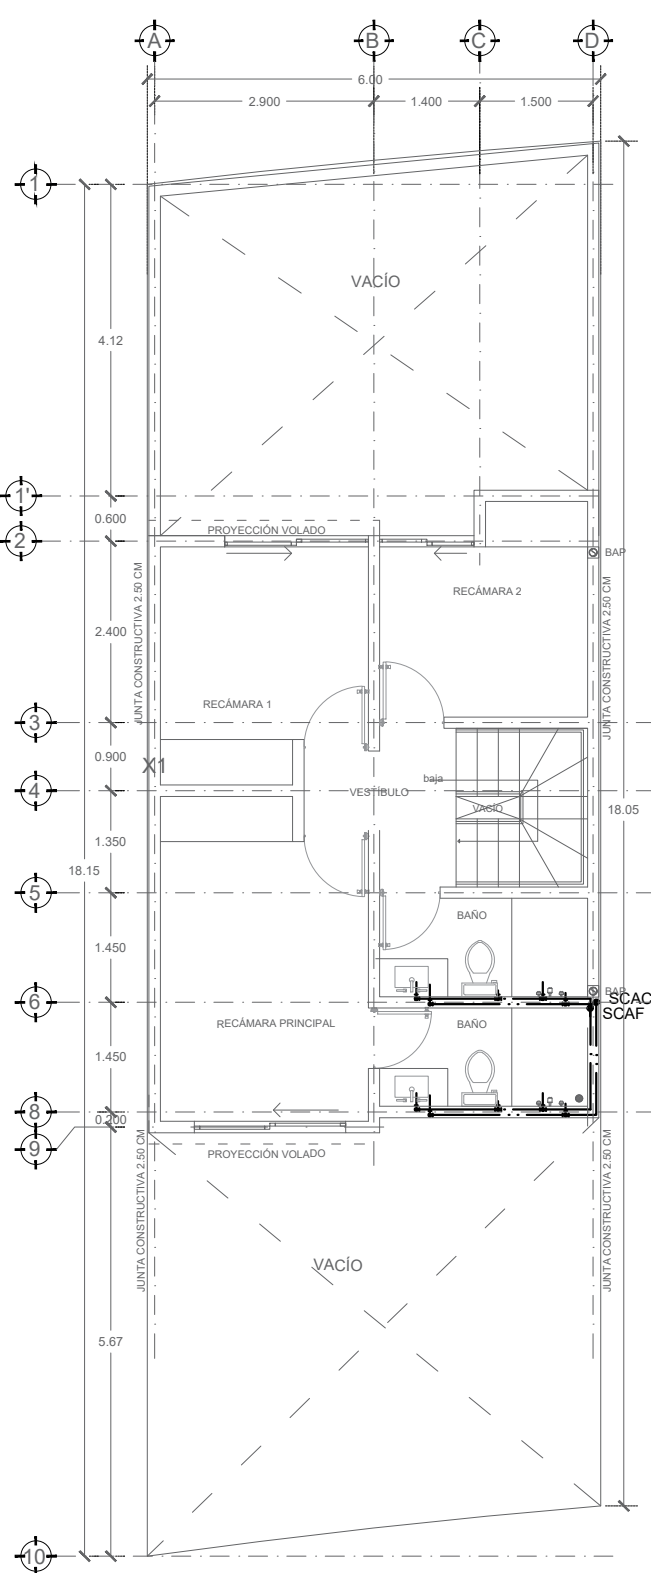


PRIMER NIVEL

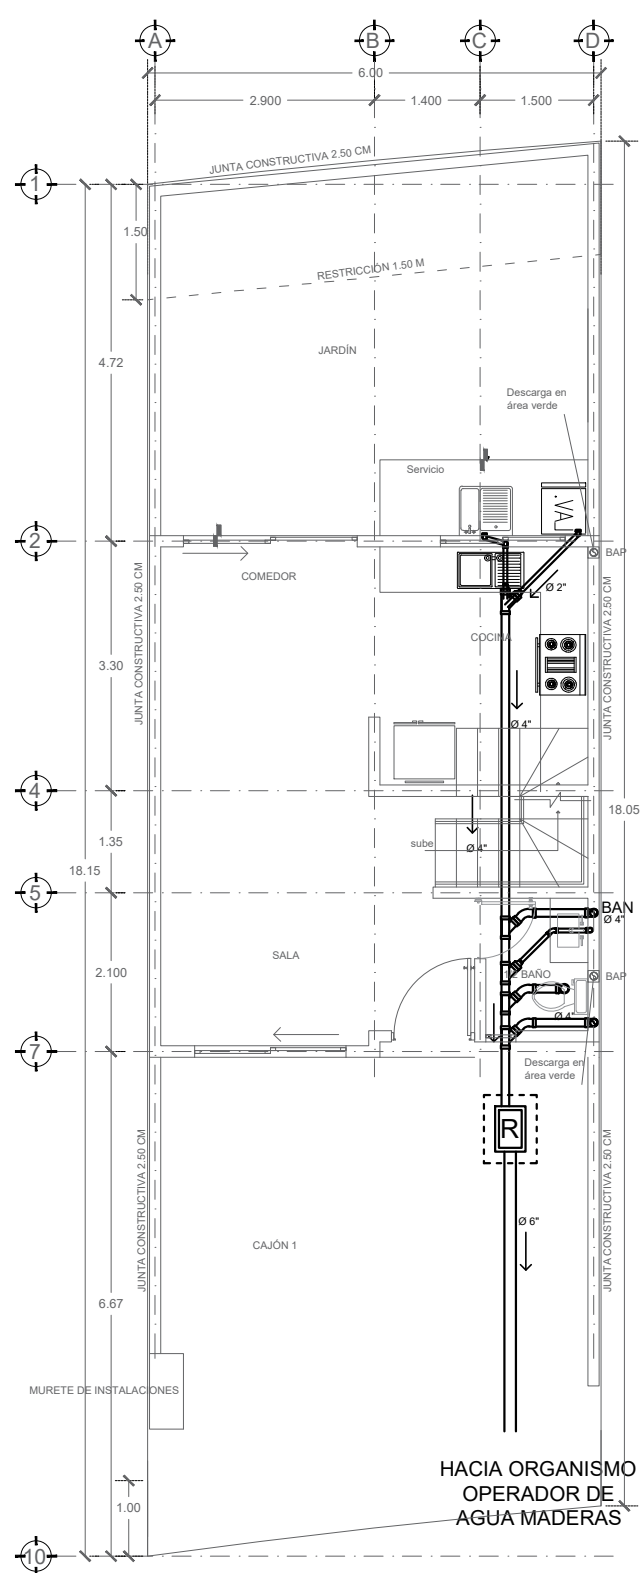

PLANTA BAJA

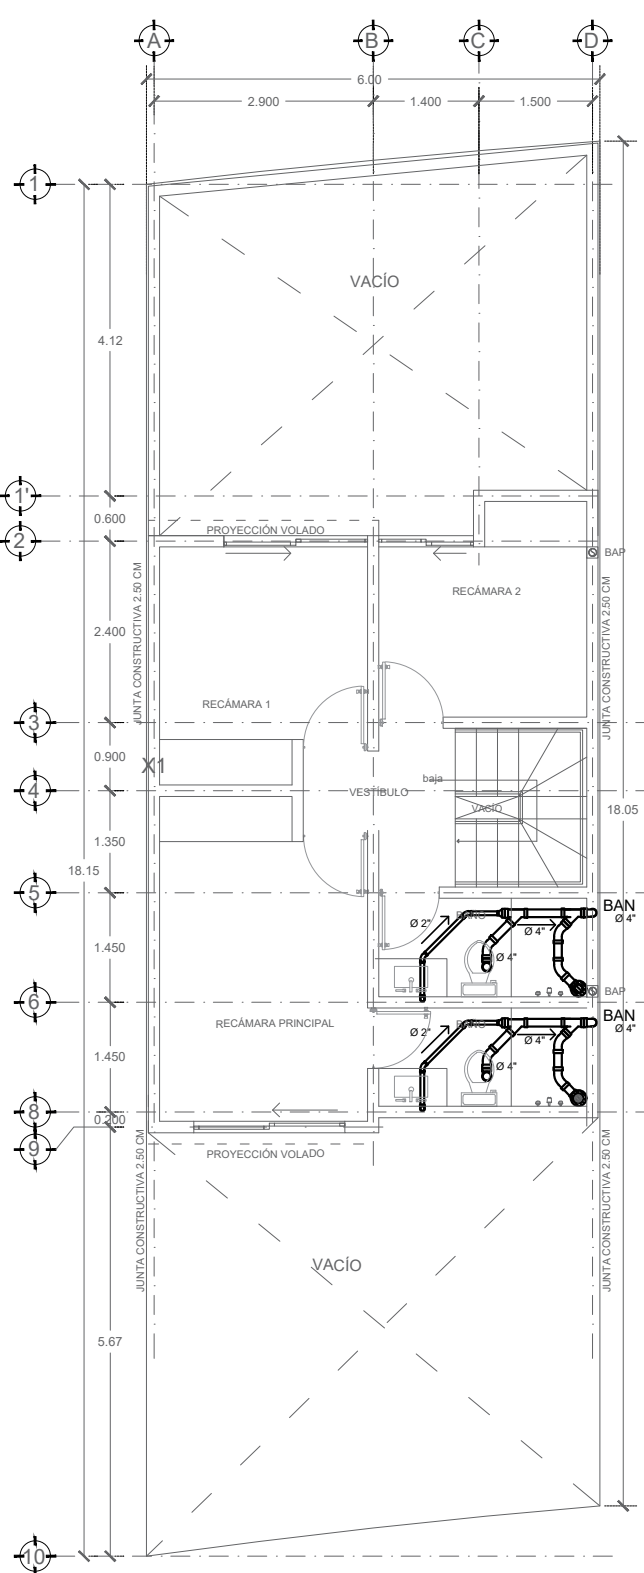

PRIMER NIVEL

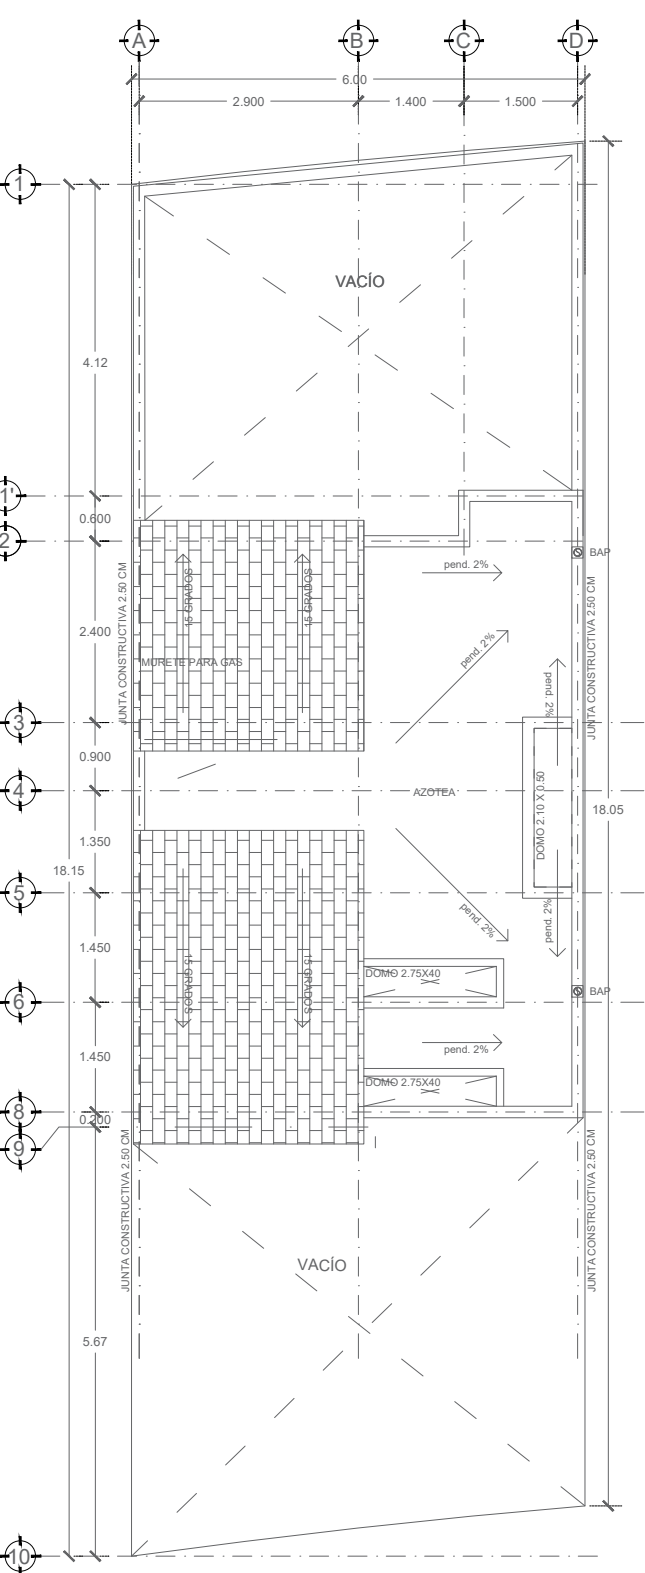

AZOTEA



NORTE

HIDRÁULICO

SANITARIO


SIMBOLOGÍA SANITARIA	
Tubo de conducción de agua fría	—
Codo de 90°	⌋
Codo de 45°	⌋
Tee	⌋
Codo Tee	⌋
Coladero de 4"	⌋
Reducción Compaso	⌋
Coladero para caño tipo Jambú	⌋
Registro Sanitario	⌋

NOMENCLATURA	
Bajada de Agua Pluvial	BAP
Bajada de Aguas Negras	BAN
Tubo de Ventilación	TV

SIMBOLOGÍA	
Tubo de conducción de agua fría	—
Tubo de conducción de agua fría	—
Tubo de conducción de agua caliente	—
Bombas sumergibles de 0.5 HP	⌋
Llave de Noche	⌋
Chuz	⌋
Codo de 90°	⌋
Tee	⌋
Tuerca Unión	⌋
Válvula de Externo	⌋
Medidor	⌋
Flotador	⌋
Válvula Check	⌋
Reducción	⌋


NOMENCLATURA	
Tubo de Agua Frío	S.A.F.
Bajada de Agua Frío	B.A.F.
Tubo de Agua Caliente	S.A.C.
Bajada de Agua Caliente	B.A.C.
Bajada de Agua Pluvial	B.A.P.

NOTAS SANITARIAS	
1.	Los registros sanitarios son de 10 pulgadas.
2.	En el sistema de agua fría (S.A.F.) se utilizará tubería de PVC de 4"
3.	En el sistema de agua caliente (S.A.C.) se utilizará tubería de PVC de 4"
4.	En el sistema de agua pluvial (B.A.P.) se utilizará tubería de PVC de 4"
5.	La tubería de ventilación (TV) se utilizará tubería de PVC de 4"
6.	La tubería de ventilación (TV) se utilizará tubería de PVC de 4"

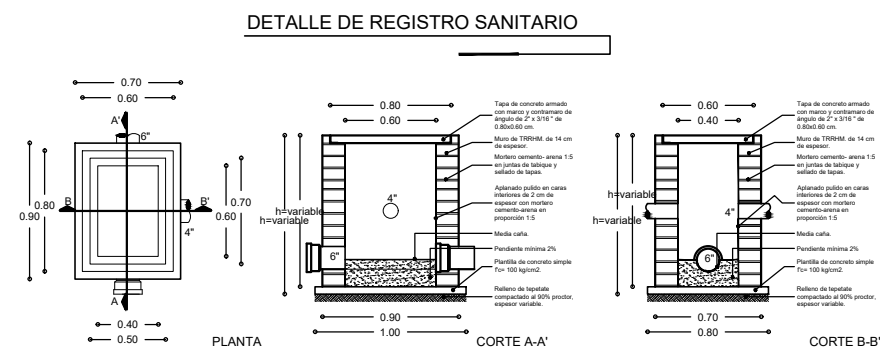

NOTAS HIDRÁULICAS

- En las descargas de los WC serán con Excusados ahorradores de agua con doble descarga.
- Los grifos de lavabos contarán con aspersor a presión o rociador como ahorrador de agua.
- Las regaderas contarán con aspersor a presión o rociador como ahorrador de agua.

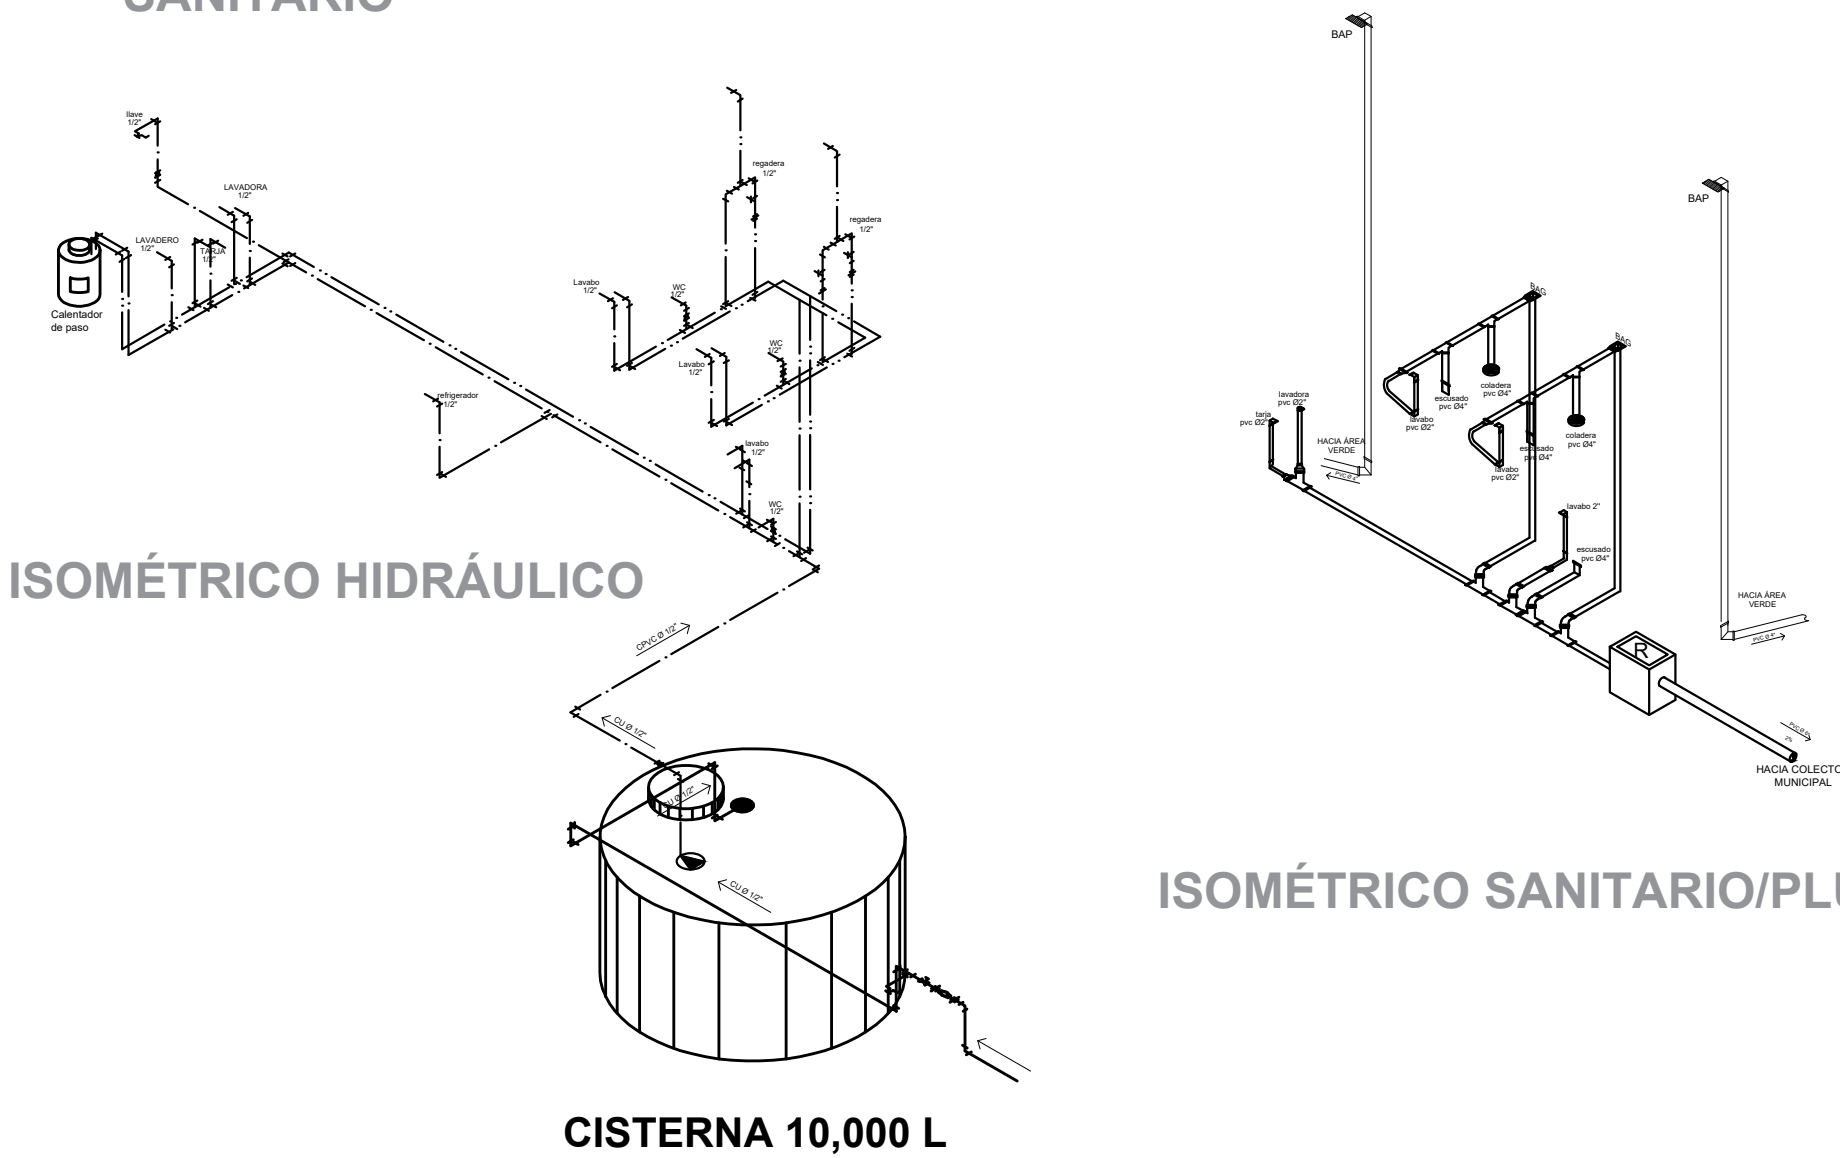

ISOMÉTRICO HIDRÁULICO

ISOMÉTRICO SANITARIO/PLUVIAL

CISTERNA 10,000 L

COORDENADAS UTM DEL CENTROIDE DEL PREDIO: X=367582 Y=2278477	
NOMBRE DEL PROYECTO: CASA HABITACIÓN EN CONDOMINIO OBRA NUEVA	
TIPO DE TRAMITE: OBRA NUEVA	
DATOS DEL PROPIETARIO NOMBRE: GERARDO ALBERTO GONZALEZ BRAUNSTEIN	
DATOS DEL PREDIO CLAVE CATASTRAL: 110 107 404 005 388 ÁREA: 108.58 m2 LOTE: 25 DIRECCIÓN: Boulevard del Freno No. 1005 Condominio E Int. 25 Unidad Condominial Jardines (Zona comercialmente conocida como Ciudad Maderas) MUNICIPIO EL MARQUES, QUERETARO, GRO.	
USO HABITACIONAL ☒ SERVICIOS ☐ COMERCIAL ☐ INDUSTRIAL ☐	
FIRMA: * DECLARO QUE LOS DATOS CONSIGNADOS EN ESTE PLANO SON VERDICADOS.	
DATOS DEL D.R.O NOMBRE: ING. JOSÉ ARTURO BAUTISTA HERNANDEZ CEDULA PROFESIONAL: 962892 CIROCEQ-03/08/B207	
NORMATIVIDAD CONCEPTO COEFICIENTE DE OCUPACIÓN DEL SUELO COEFICIENTE DE UTILIZACIÓN DEL SUELO COEFICIENTE DE ASORCIÓN DEL SUELO CAJONES DE ESTACIONAMIENTO RESTRICCIONES PERIMETRALES ML OTRAS RESTRICCIONES SEGÚN DUS	
NORMA M2 PROYECTO M2 DIFERENCIA M2	
SELLO LICENCIA DE CONSTRUCCION	
DATOS DE LA CONSTRUCCIÓN CONCEPTO ÁREA A CONSTRUIR OBRA NUEVA O AMPLIACION ÁREA CONSTRUIDA SIN LICENCIA A REGULARIZAR AUTORIZACIONES LICENCIA(S) ANTERIORES Y TERMINACIÓN DE OBRA SOLIDA	
CONTENIDO DEL PLANO: HIDROSANITARIO PLANTAS, DETALLES E ISOMÉTRICOS	
ESCALA: 1:100 COTAS: METROS CLAVE: HS-1/1	
SELLO DE FRACCIONAMIENTO, ASOCIACIÓN DE COLONOS, ASOCIACIÓN DE CONDOMINIOS, COMITE DE COLONOS, ETC. SEGÚN APLIQUE DE ACUERDO A LA UBICACIÓN DEL PREDIO.	
SELLO REVISIÓN DE PROYECTO POR DES. URB. SEGÚN APLIQUE DE ACUERDO A LA UBICACIÓN DEL PREDIO.	