




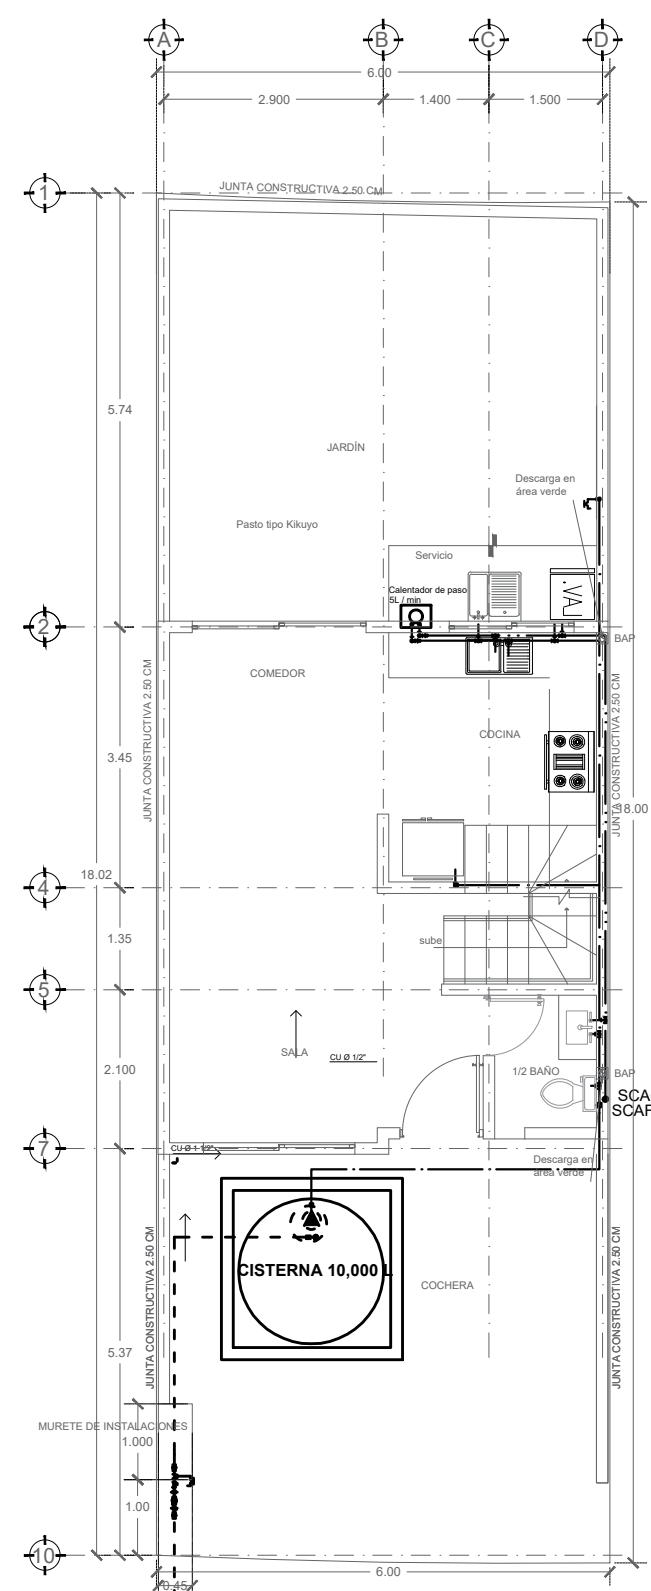


PLANTA BAJA

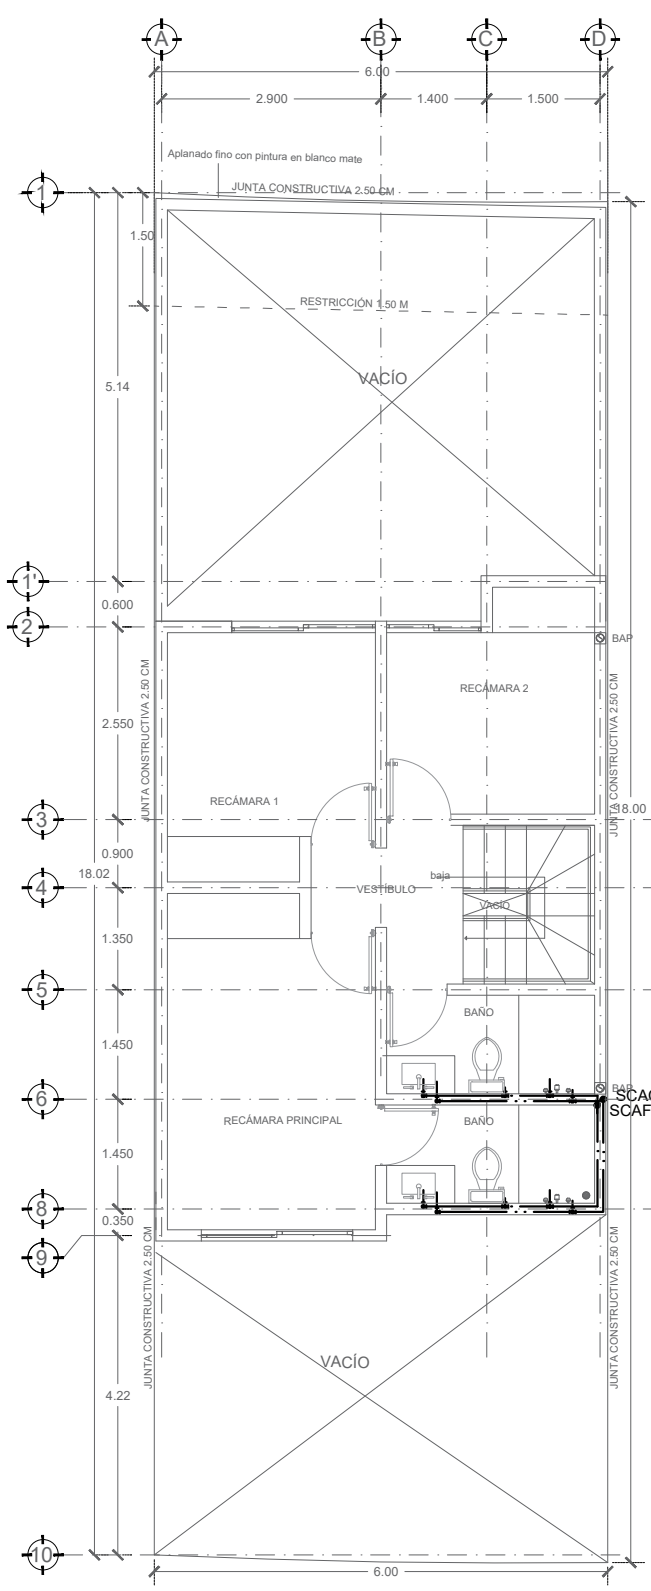


PRIMER NIVEL

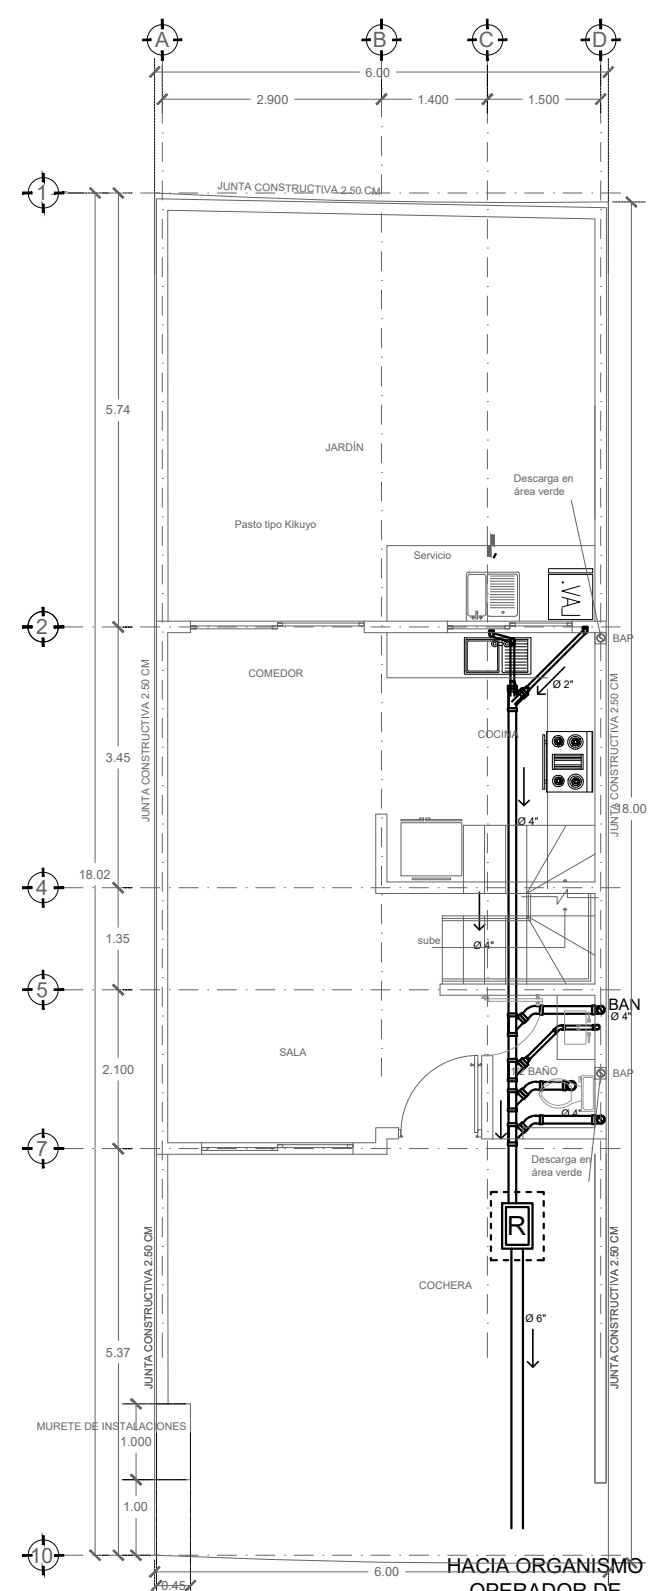


PLANTA BAJA

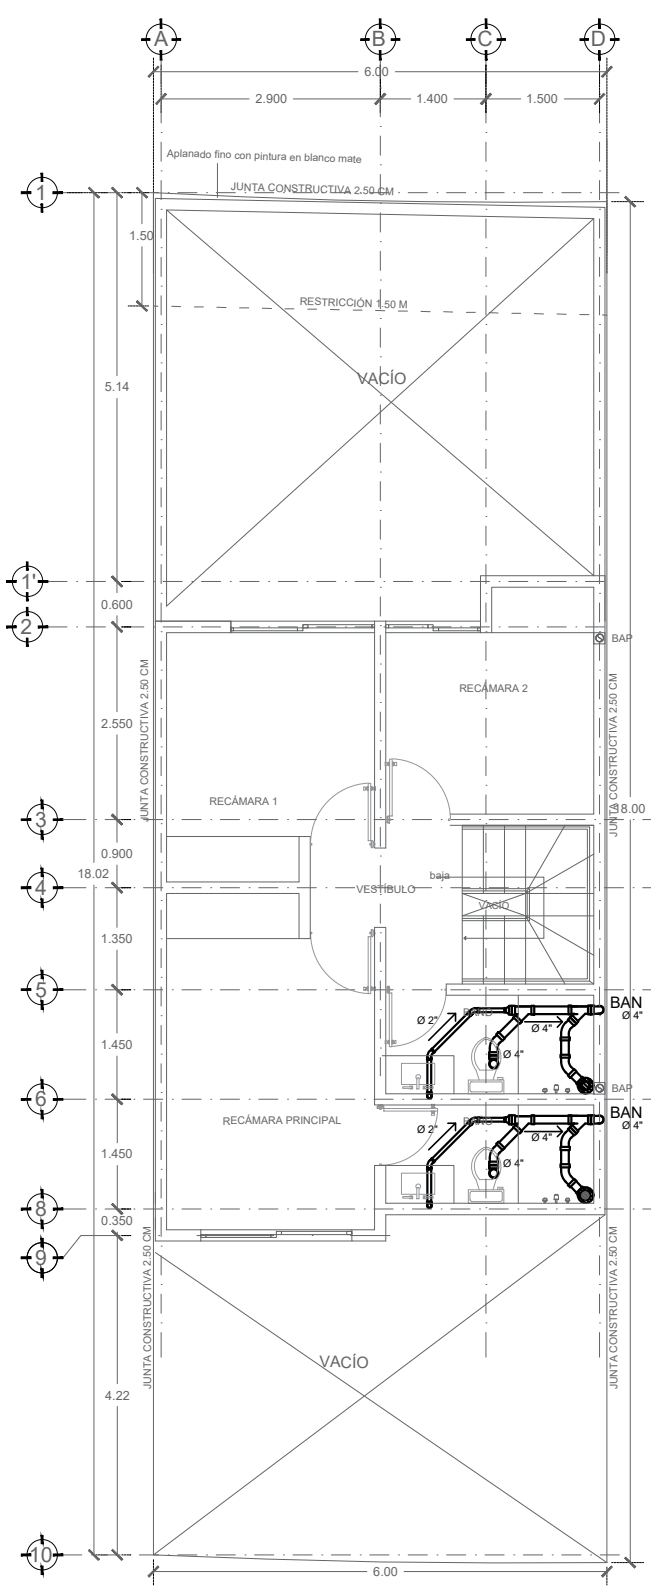

PRIMER NIVEL

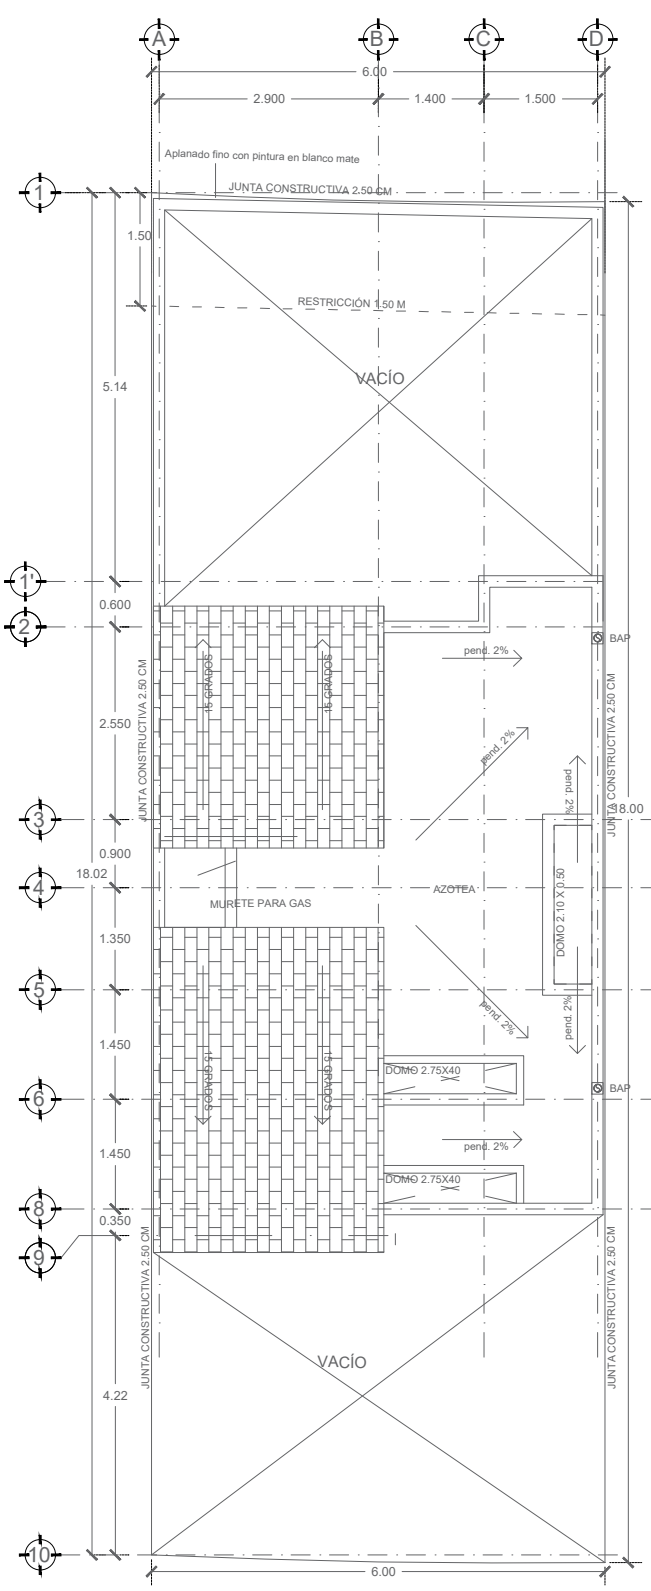

AZOTEA

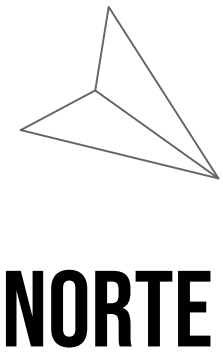


SIMBOLOGÍA SANITARIA	
Tubo de conducción de agua fría	—
Codo de 90°	⌋
Codo de 45°	⌋
Tee	⌋
Codo Tee	⌋
Coladero de 4"	⌋
Reducción Compaso	⌋
Coladero para caño tipo Jambú	⌋
Registro Sanitario	⌋

NOMENCLATURA	
Bajada de Agua Pluvial	BAP
Bajada de Aguas Negras	BAN
Tubo de Ventilación	TV

SIMBOLOGÍA	
Tubo de conducción de agua fría	—
Tubo de conducción de agua caliente	—
Bombillo sumergible de 0.5 HP	⌋
Llave de Noche	⌋
Cruc	⌋
Codo de 90°	⌋
Tee	⌋
Tuerca Unión	⌋
Válvula de Externo	⌋
Medidor	⌋
Filtroador	⌋
Válvula Check	⌋
Reducción	⌋


NOMENCLATURA	
Tubo de Agua Frío	S.A.F.
Bajada de Agua Frío	B.A.F.
Tubo de Agua Caliente	S.A.C.
Bajada de Agua Caliente	B.A.C.
Bajada de Agua Pluvial	B.A.P.

- NOTAS SANITARIAS
- Los sanitarios deberán ser en empotrado.
 - En los baños que no se usen WC, se deberá utilizar tubería de PVC de 4".
 - En los baños que se usen WC, se deberá utilizar tubería de PVC de 4".
 - En los baños que se usen WC, se deberá utilizar tubería de PVC de 4".
 - En los baños que se usen WC, se deberá utilizar tubería de PVC de 4".
 - En los baños que se usen WC, se deberá utilizar tubería de PVC de 4".

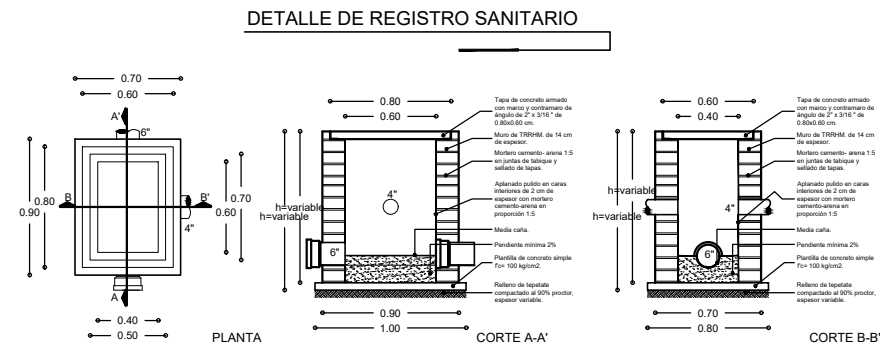


NOTAS HIDRÁULICAS


- En las descargas de los WC serán con Excusados ahorradores de agua con doble descarga.
- Los grifos de lavabos contarán con aspersor a presión o rociador como ahorrador de agua.
- Las regaderas contarán con aspersor a presión o rociador como ahorrador de agua.

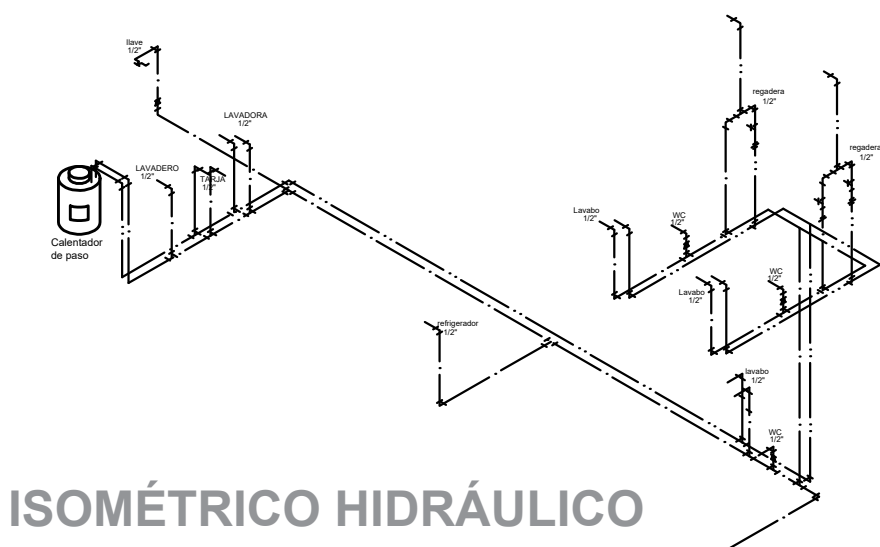

ISOMÉTRICO HIDRÁULICO

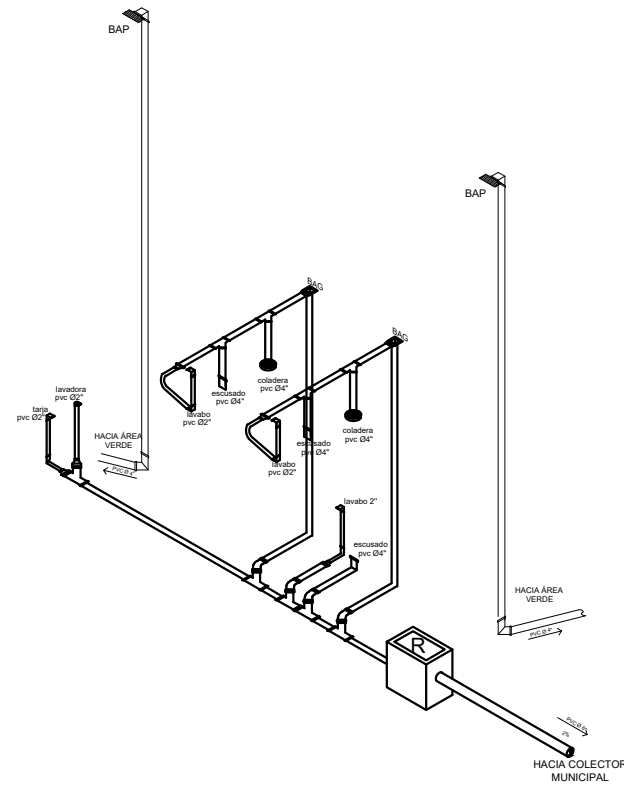

ISOMÉTRICO SANITARIO/PLUVIAL

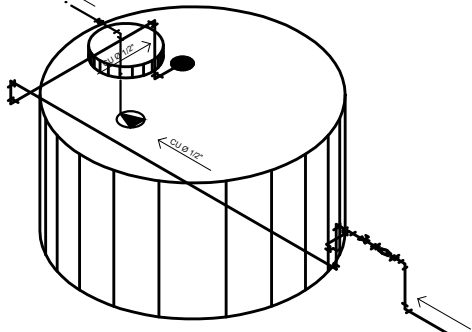

CISTERNA 10,000 L

COORDENADAS UTM DEL CENTROIDE DEL PREDIO: X=368042 Y=2277715		TIPO DE TRAMITE: OBRA NUEVA	
NOMBRE DEL PROYECTO: CASA HABITACIÓN EN CONDOMINIO		NOMBRE DEL PROYECTO: OBRA NUEVA	
DATOS DEL PROPIETARIO NOMBRE: ISRAEL JESUS SALAZAR LEAL		DATOS DEL PREDIO CLAVE CATASTRAL: 110 305 004 103 099 ÁREA: 108.03 m2 LOTE: 102 DIRECCIÓN: Avenida del Ejército No. 700-A Condominio A int. 88 Unidad Condominial La Loma (Zona comercialmente conocida como Ciudad Maderas) MUNICIPIO EL MARQUÉS, QRO.	
DIRECCIÓN: COLONIA: LA CONDESA CP.: 76230		USO HABITACIONAL ☒ SERVICIOS ☐ COMERCIAL ☐ INDUSTRIAL ☐	
FIRMA: * DECLARO QUE LOS DATOS CONSIGNADOS EN ESTE PLANO SON VERDICADOS.		NORMATIVIDAD CONCEPTO COEFICIENTE DE OCUPACIÓN DEL SUELO COEFICIENTE DE UTILIZACIÓN DEL SUELO COEFICIENTE DE ASORCIÓN DEL SUELO CAJONES DE ESTACIONAMIENTO RESTRICCIONES PERIMETRALES ML OTRAS RESTRICCIONES SEGÚN DUS	
DATOS DEL D.R.O NOMBRE: ING. JOSÉ ARTURO BAUTISTA HERNÁNDEZ CEDULA PROFESIONAL: 962892 CIROCEQ-03/08/B207		NORMA M2 PROYECTO M2 DIFERENCIA M2	
FIRMA: * COMO DIRECTOR RESPONSABLE DE OBRA DECLARO QUE LOS DATOS CONTENIDOS EN ESTE PLANO SON VERDICADOS. * COMO DIRECTOR RESPONSABLE DE OBRA DECLARO QUE ESTE PLANO HA SIDO ELABORADO DE ACUERDO AL REGLAMENTO DE CONSTRUCCIÓN PARA EL MUNICIPIO DE EL MARQUÉS, QRO. CÓDIGO URBANO DEL ESTADO DE QUERÉTARO Y DEMAS LEGISLACIÓN VIGENTE APLICABLE.		SELLO LICENCIA DE CONSTRUCCIÓN	
DATOS DE LA CONSTRUCCIÓN CONCEPTO ÁREA A CONSTRUIR OBRA NUEVA O AMPLIACIÓN ÁREA CONSTRUIDA SIN LICENCIA A REGULARIZAR		AUTORIZACIONES LICENCIA(S) ANTERIORES Y TERMINACIÓN DE OBRA SOLICITADA	
SOTANO PLANTA BAJA PRIMER NIVEL SEGUNDO NIVEL TERCER NIVEL MEZZANINE * NIVEL			
TOTAL M2 TECHADOS PISO DÍPASILLO S/TECHO PISO DÍPATIO S/TECHO PISO DÍESTAC S/TECHO TOTAL M2 SIN TECHAR JARDÍN (área sin construcción) BARDEO ML			
CONTENIDO DEL PLANO: HIDROSANITARIO PLANTAS, DETALLES E ISOMÉTRICOS			
ESCALA: 1:100 COTAS: METROS CLAVE: HS-1/1		SELLO REVISIÓN DE PROYECTO POR DES. URB. SEGÚN APLIQUE DE ACUERDO A LA UBICACIÓN DEL PREDIO.	