




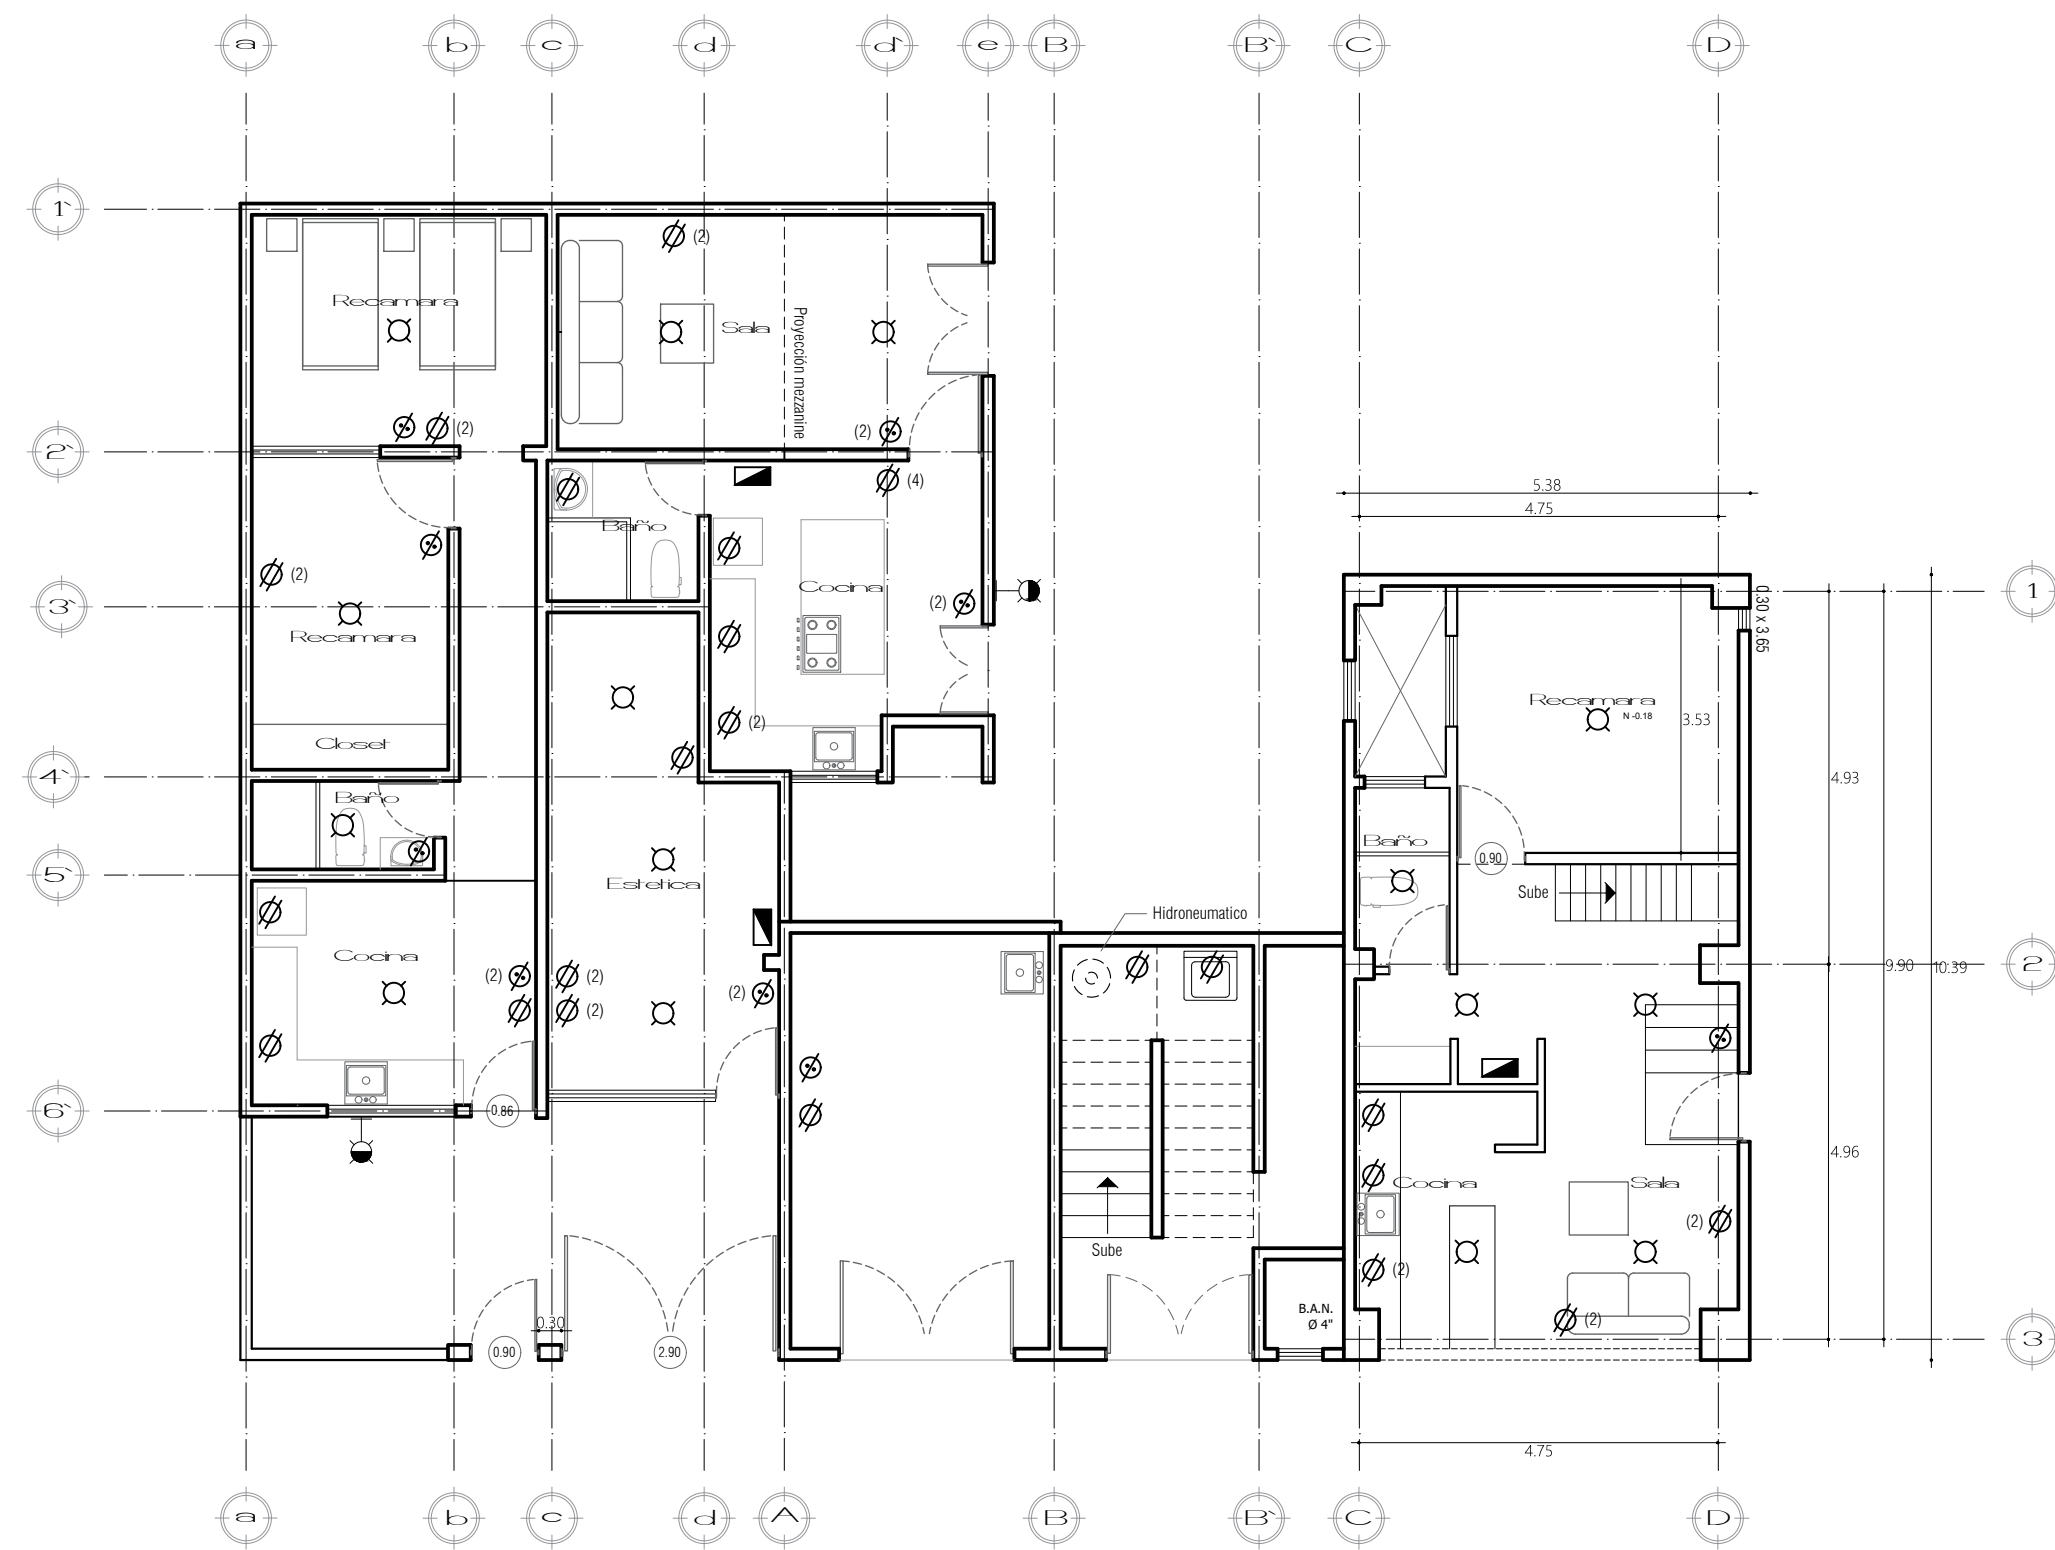


PLANTA BAJA
Instalación eléctrica Instalación Hdo - Sanitaria

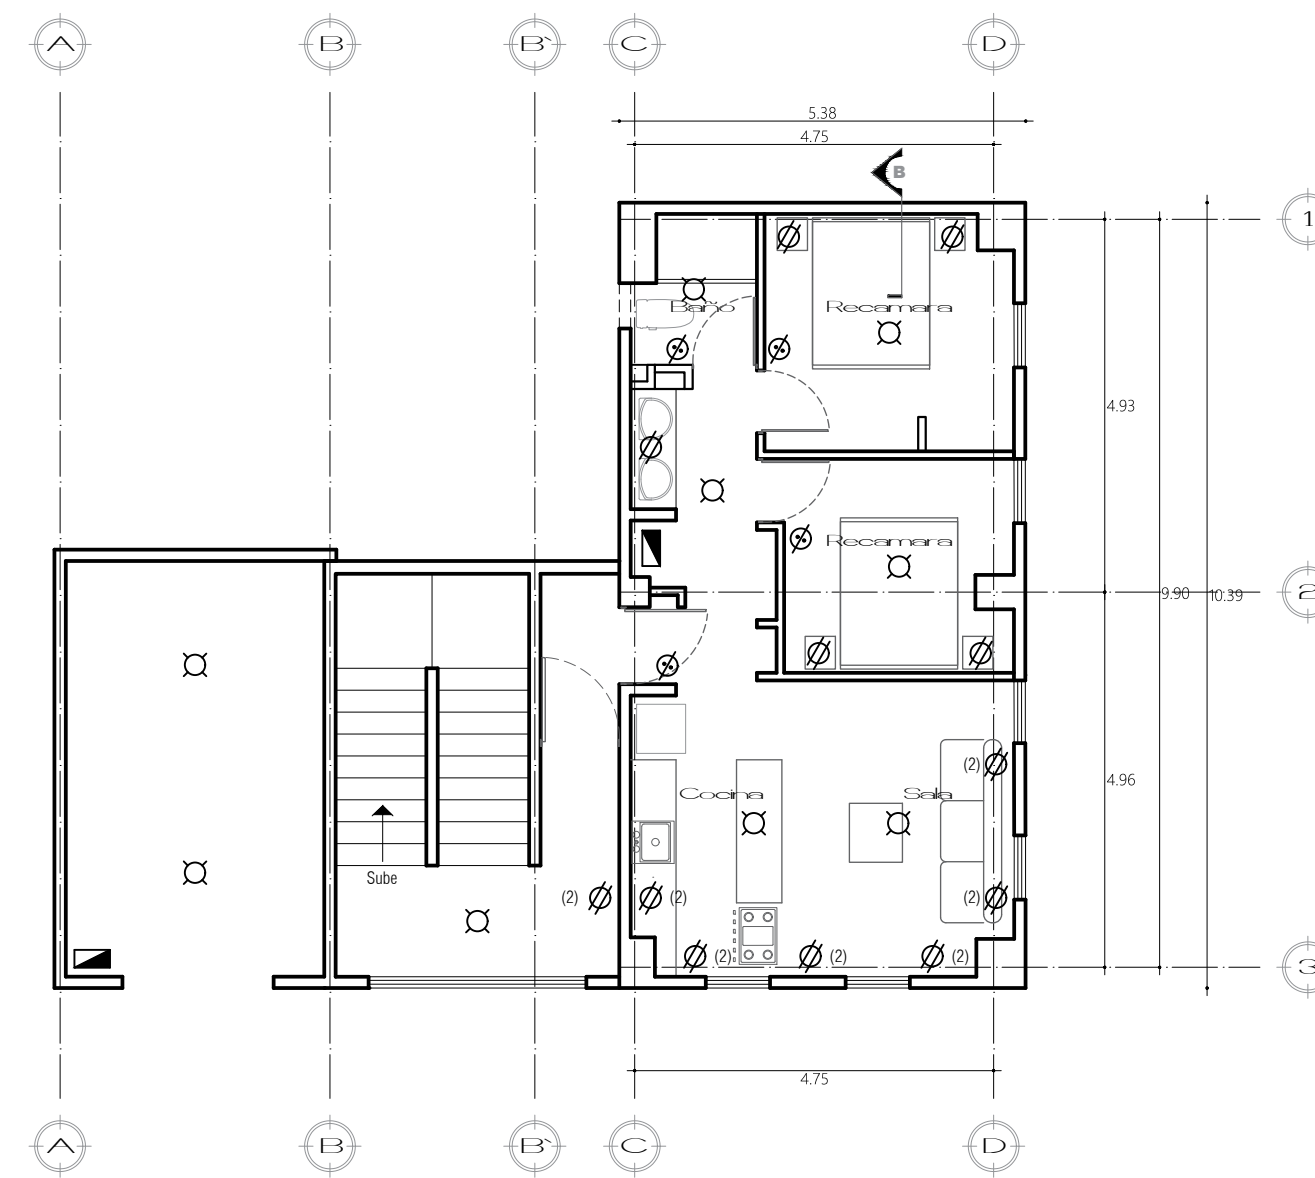


PLANTA 1er NIVEL
Instalación eléctrica Instalación Hdo - Sanitaria

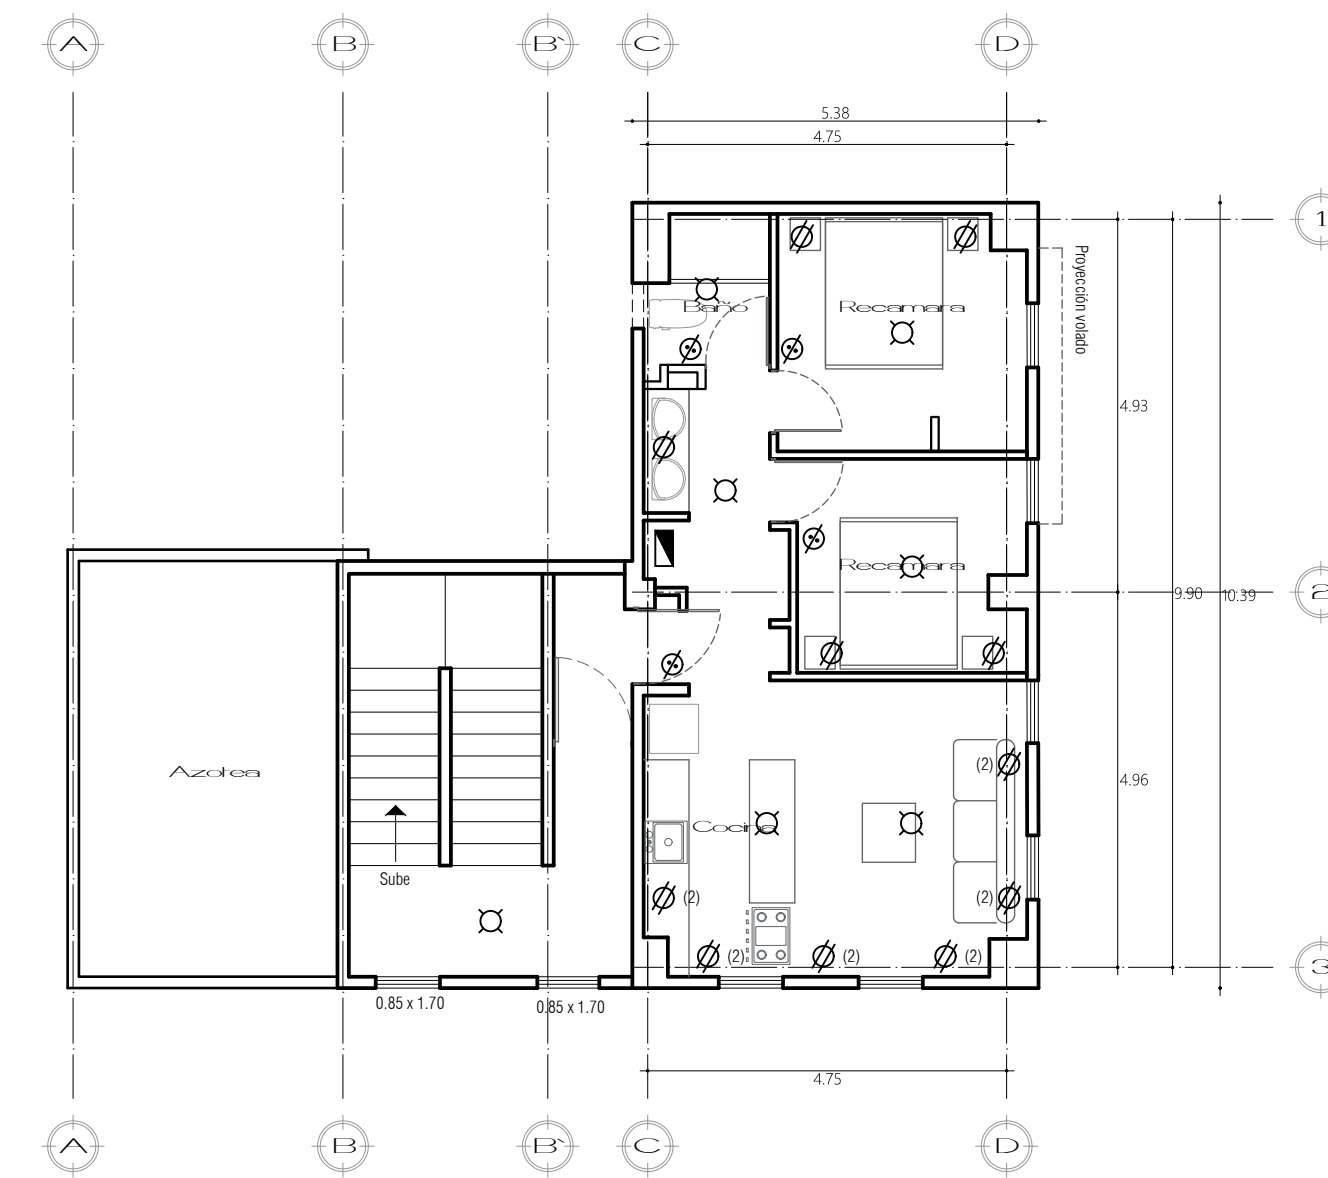


PLANTA 2do NIVEL
Instalación eléctrica Instalación Hdo - Sanitaria

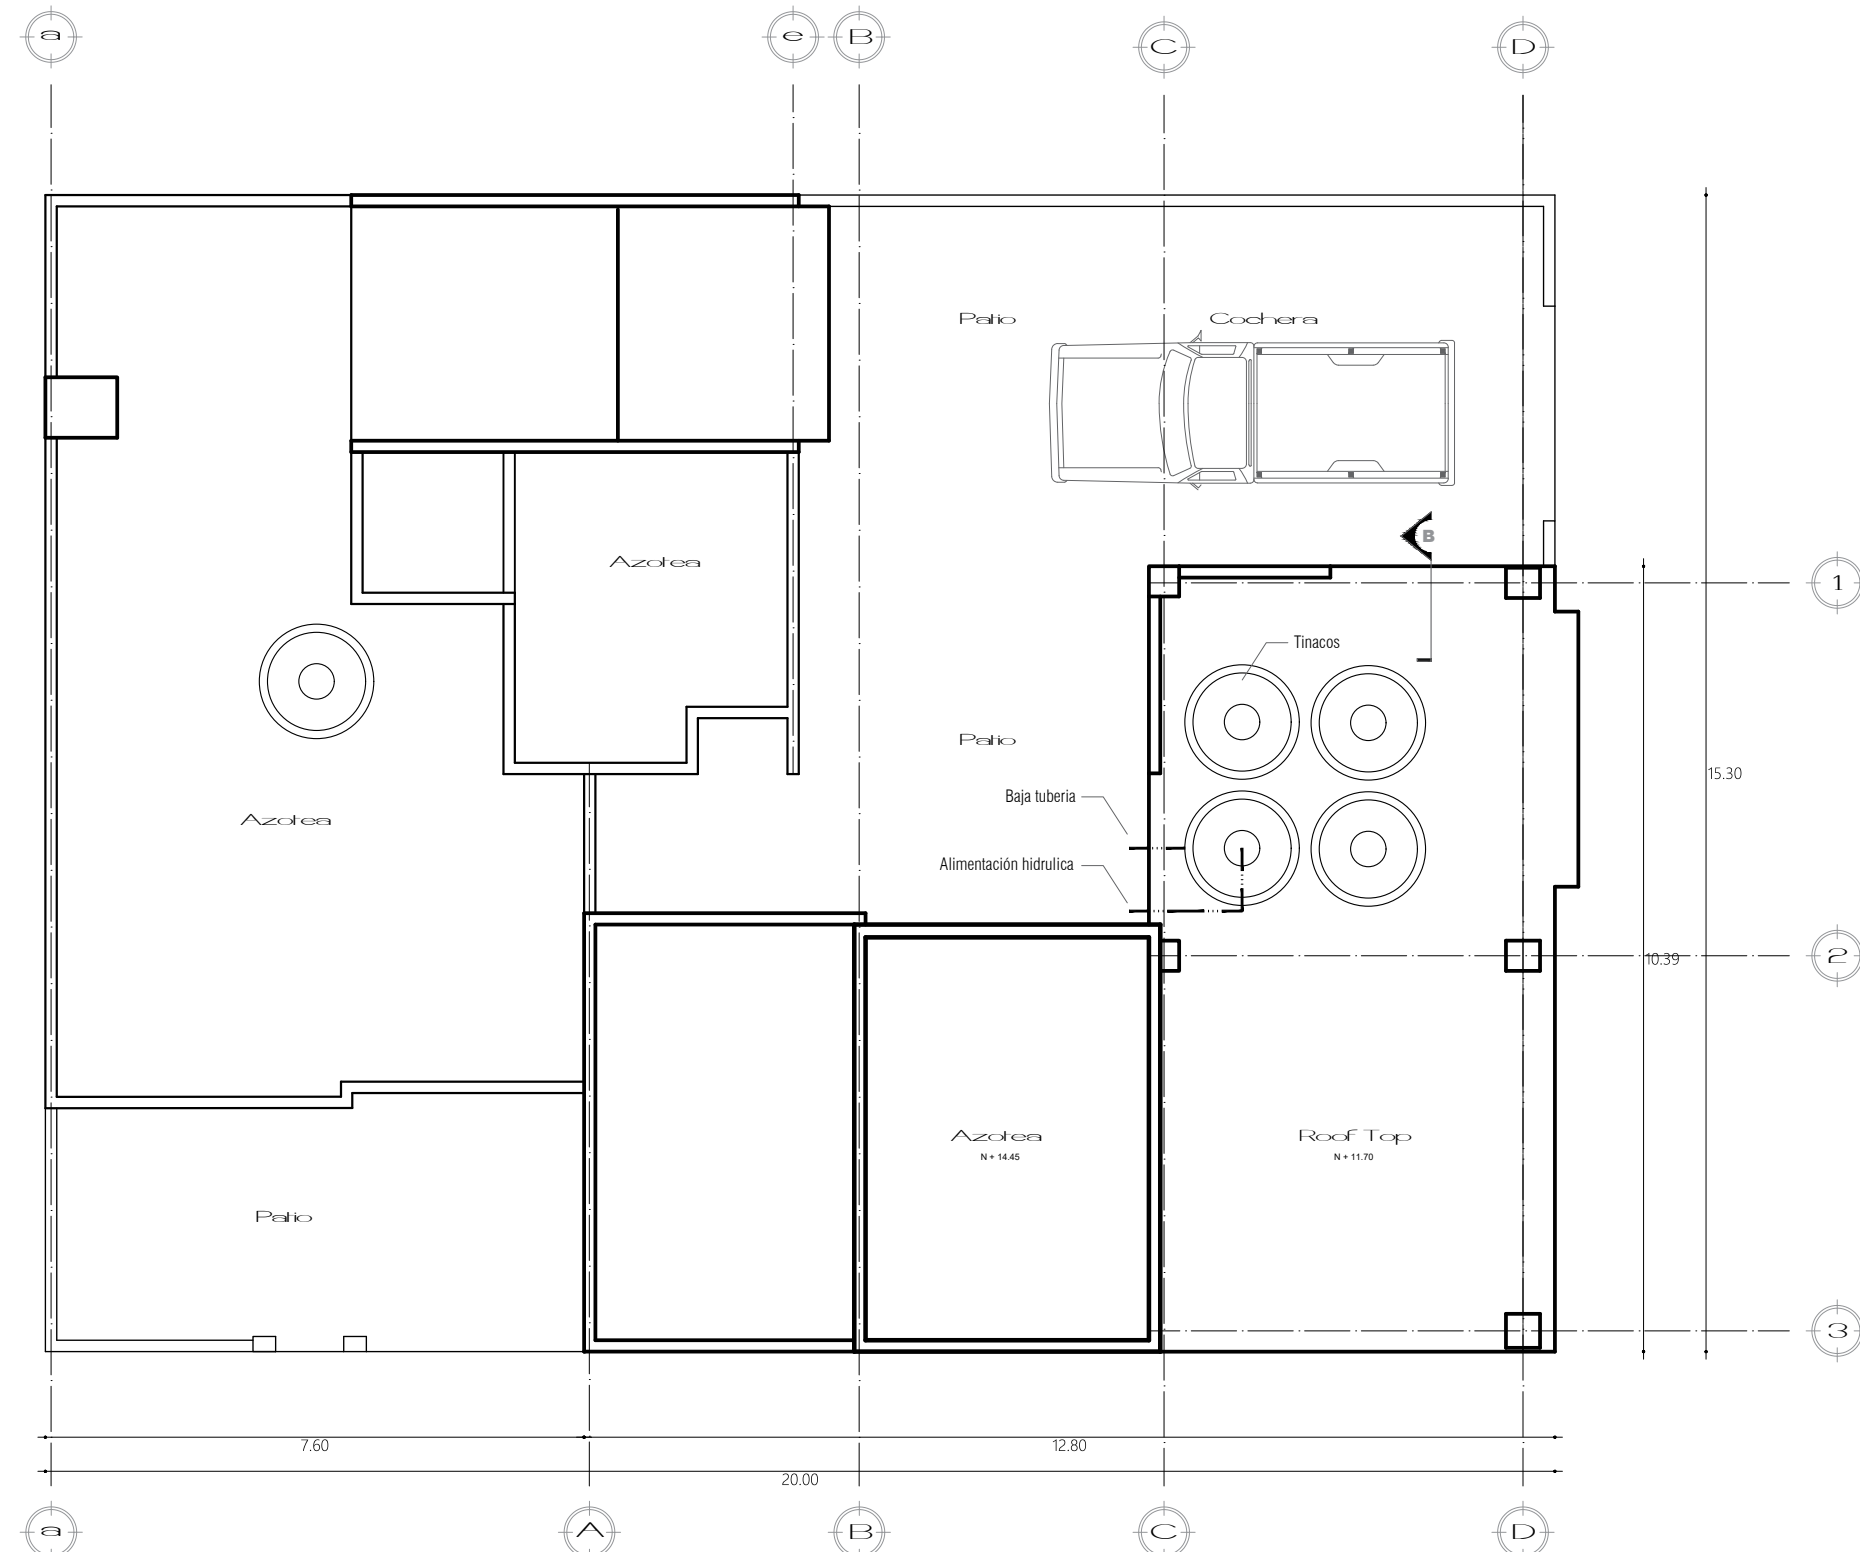

PLANTA DE CUCHITRIL
Instalación Hdo - Sanitaria

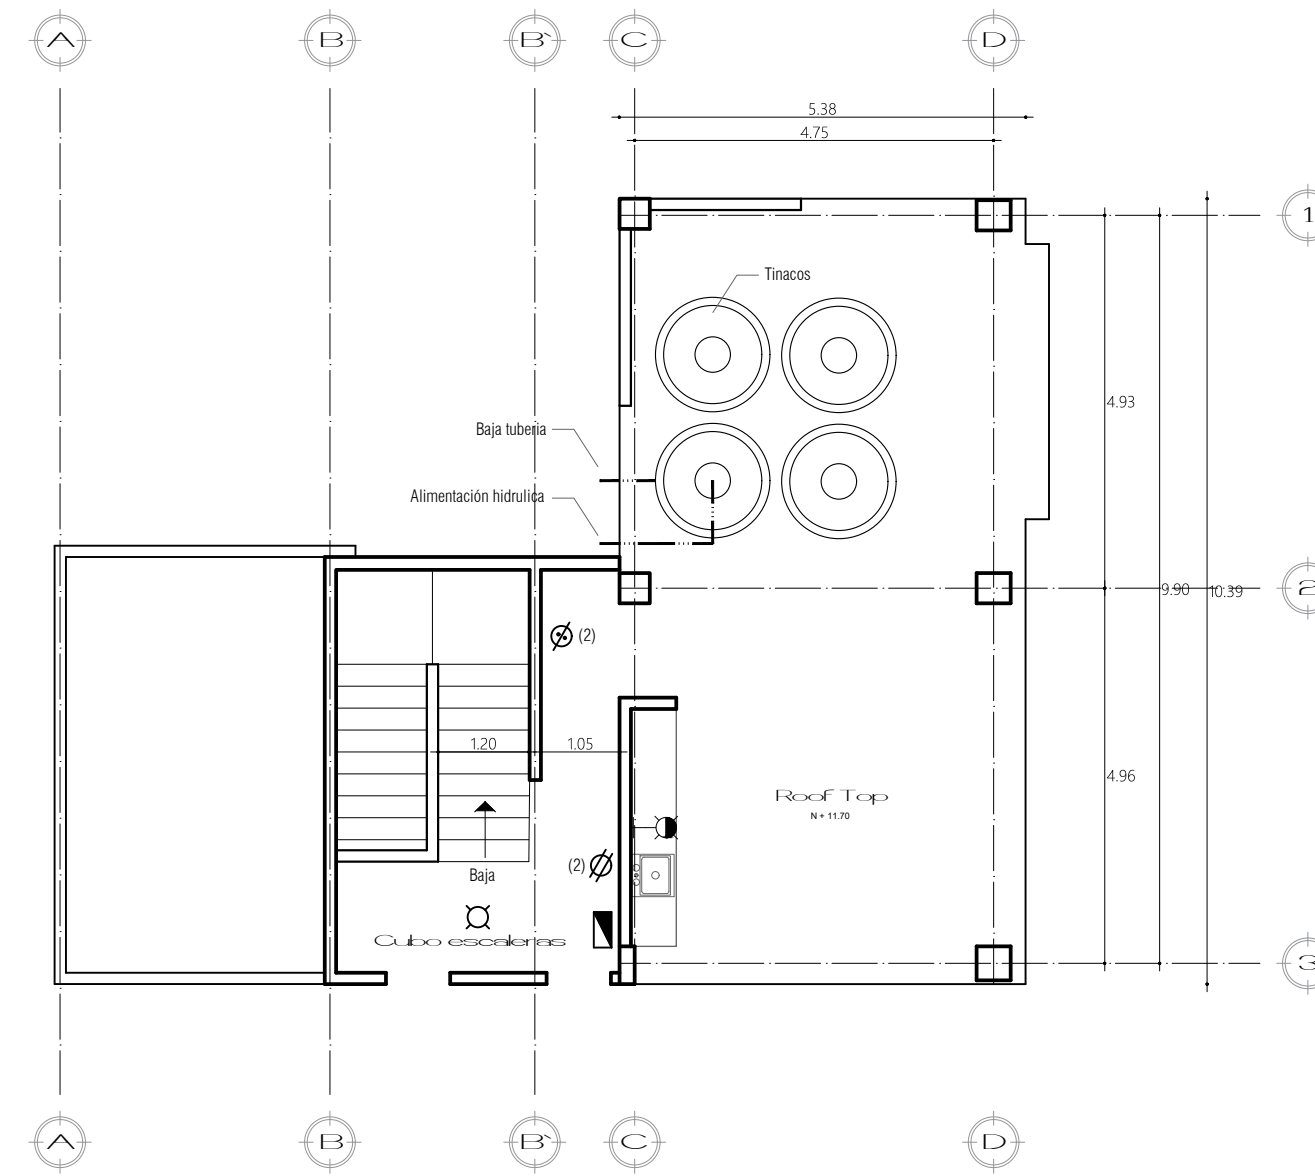

PLANTA 3er NIVEL
Instalación eléctrica Instalación Hdo - Sanitaria

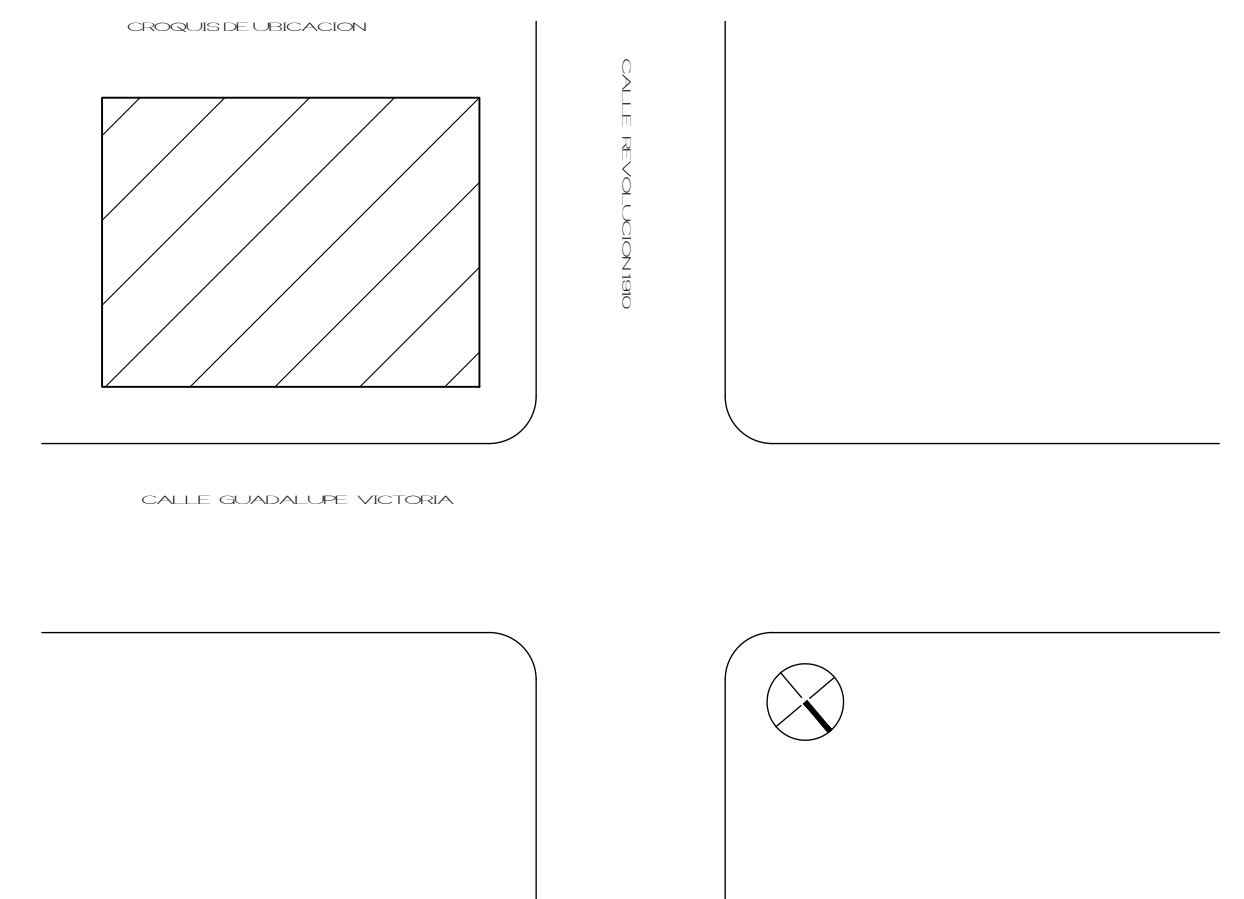

SIMBOLOGIA	
	CONTACTO DOBLE
	SALIDA DE CENTRO
	APAGADOR
	APAGADOR DE ESCALERA
	AMBIENTE INTERIORE
	AMBIENTE INTERIORE
	CENTRO DE CARGA
	TUBERIA POR PISO
	TUBERIA POR PISO

SIMBOLOGIA	
	LINEA DE AGUA CALIENTE
	LINEA DE AGUA FRIA
	LINEA DE AGUA CALIENTE
	LINEA DE AGUA FRIA

Obra: Departamentos		Tipo de obra: Regularización		
Propietario: C. Josefina Valdivia Perez		Dirección: Calle Revolución y calle Guadalupe Victoria		
Escala: 1 : 100	Area Construcción 407.00 m2	Clave catastral: 101-001-134-018	Fecha: 13/05/24	
D.R.O IC-0002/2022 Ing. Raul Antonio Navarro Sanchez		Ced. Prof. 2191231		
Anotaciones:		Planos: Instalaciones		No. de plano: PL - 02

No. de plano:
PL - 02