


PLANO AS BUILT
PLANO ARQUITECTONICO Y DE REFUERZOS

ESCALA: 1:75

COTAS: METROS


TIPO STATUS 02

DEPARTAMENTO 807
- SUPERFICIE: 80 M2
- COCINA, COMEDOR, ESTANCIA, 2 RECÁMARAS, 2 BAÑOS COMPLETOS, CLOSET DE ASEO, WALK IN CLOSET, BalcÓN.

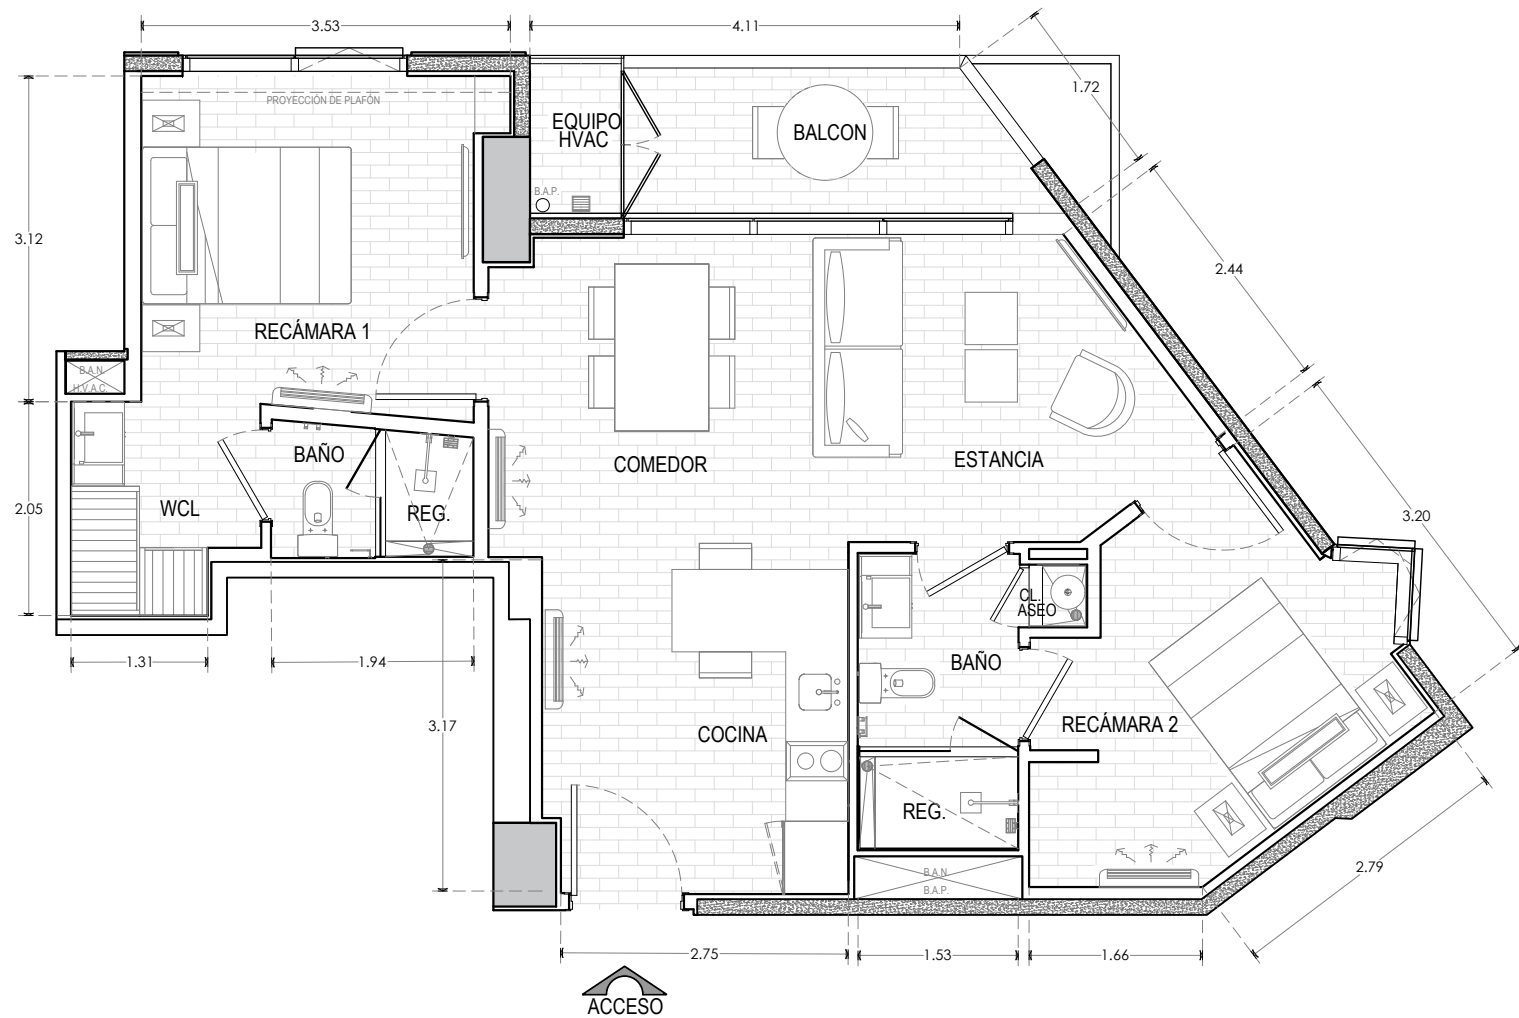


1 807-01 PLANTA ARQUITECTÓNICA

NOTA: MUEBLES, EQUIPOS DE COCINA Y AIRE ACONDICIONADO NO ESTAN INCLUIDOS

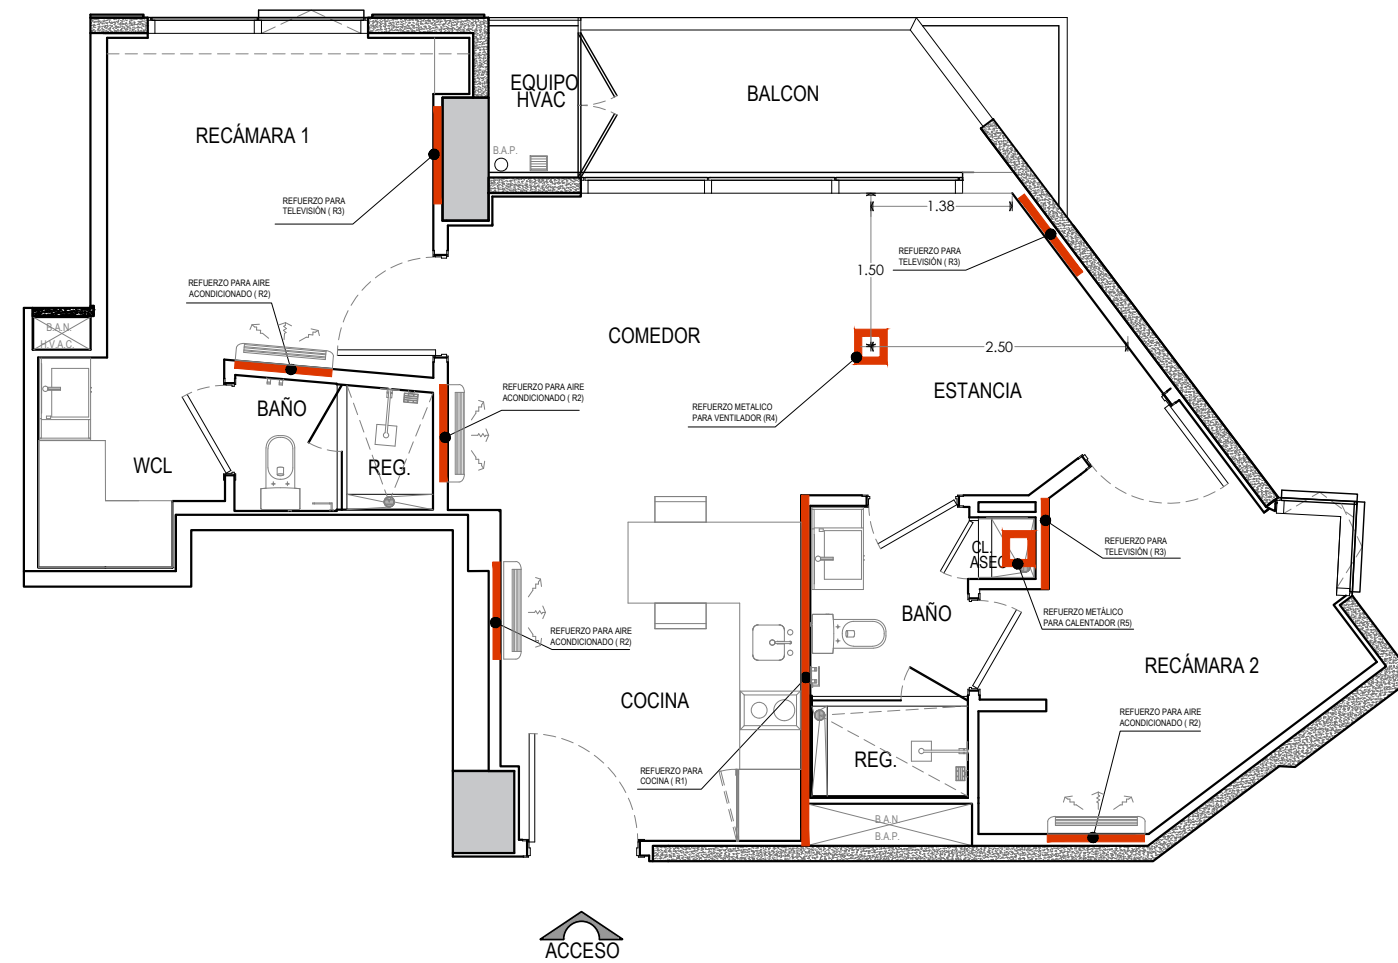


2 807-01 PLANTA DE REFUERZOS

SIMBOLOGIA ELECTRICA			
SIMBOLO	DESCRIPCION	SIMBOLO	DESCRIPCION
R1	REFUERZO DE MADERA, PARA SOPORTE EN AREA DE COCINA A BASE DE TRIPLAY DE 16MM DE ESPESOR.	R4	REFUERZO METALICO, PARA SOPORTE DE VENTILADOR A BASE DE 2 PLACAS DE 20X20 POR 2" DE ESPESOR.
R2	REFUERZO DE MADERA, PARA SOPORTE EN AREA DE AIRE ACONDICIONADO A BASE DE TRIPLAY DE 16MM DE ESPESOR.	R5	REFUERZO DE METALICO EMPOTRADO EN LOSA, PARA SOPORTE DE CALENTADOR
R3	REFUERZO DE MADERA, PARA SOPORTE EN AREA DE TELEVISION A BASE DE TRIPLAY DE 16MM DE ESPESOR.		

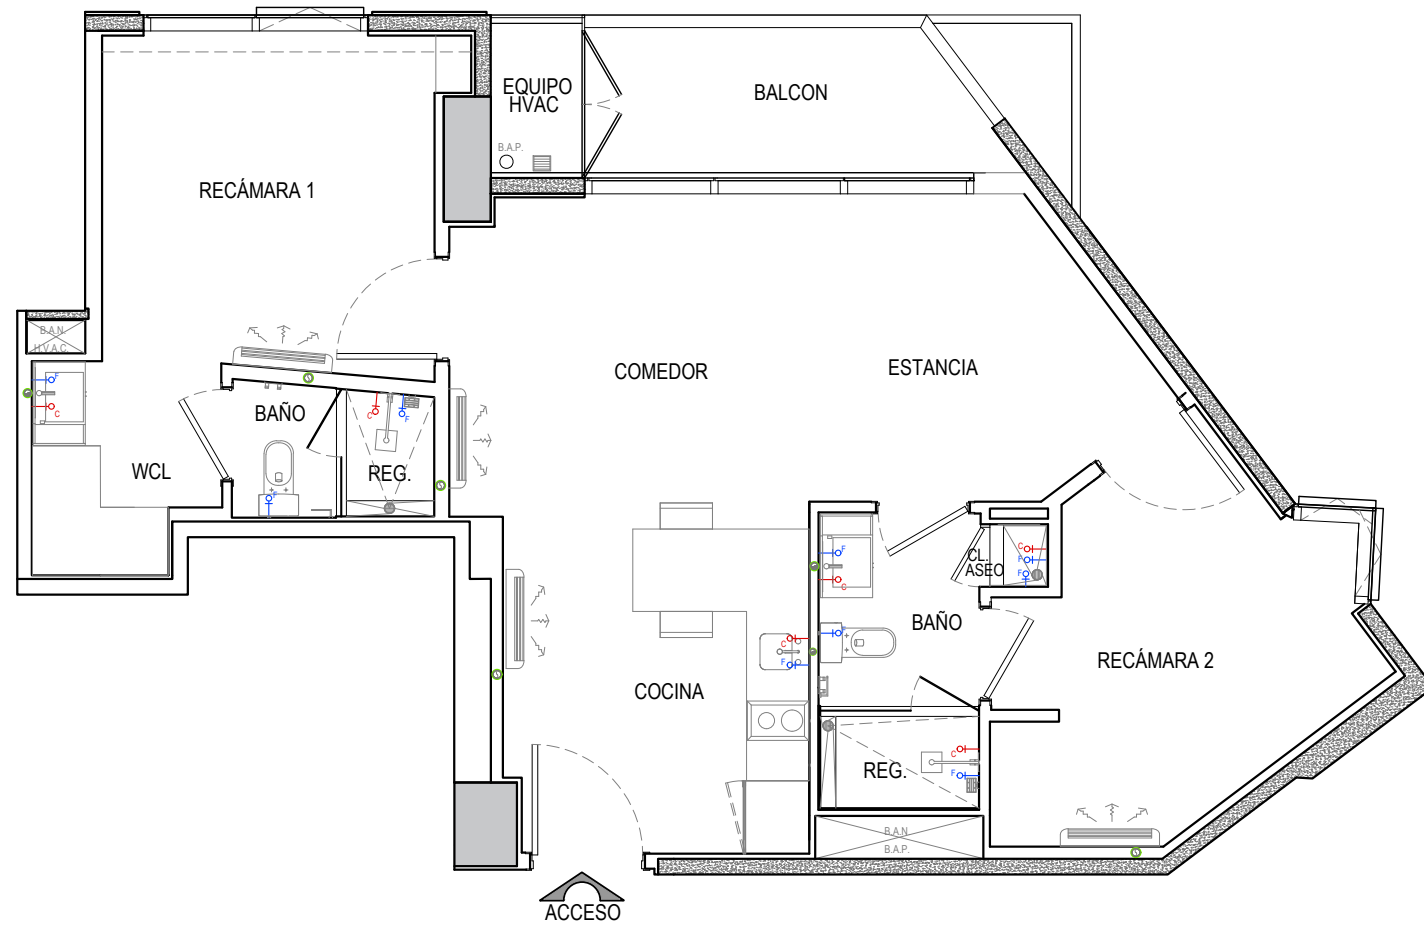


1 807-02 PLANTA DE SALIDAS HIDROSANITARIAS

SIMBOLOGIA HIDROSANITARIA	
SIMBOLO	DESCRIPCION
	SALIDA DE AGUA FRIA CON TUBERIA PVC.
	SALIDA DE AGUA CALIENTE CON TUBERIA CPVC.
	COLADERA EN PISO
	DRENAJE SANITARIO EN MURO
	DRENAJE DE CONDENSADOS PARA AIRE ACONDICIONADO

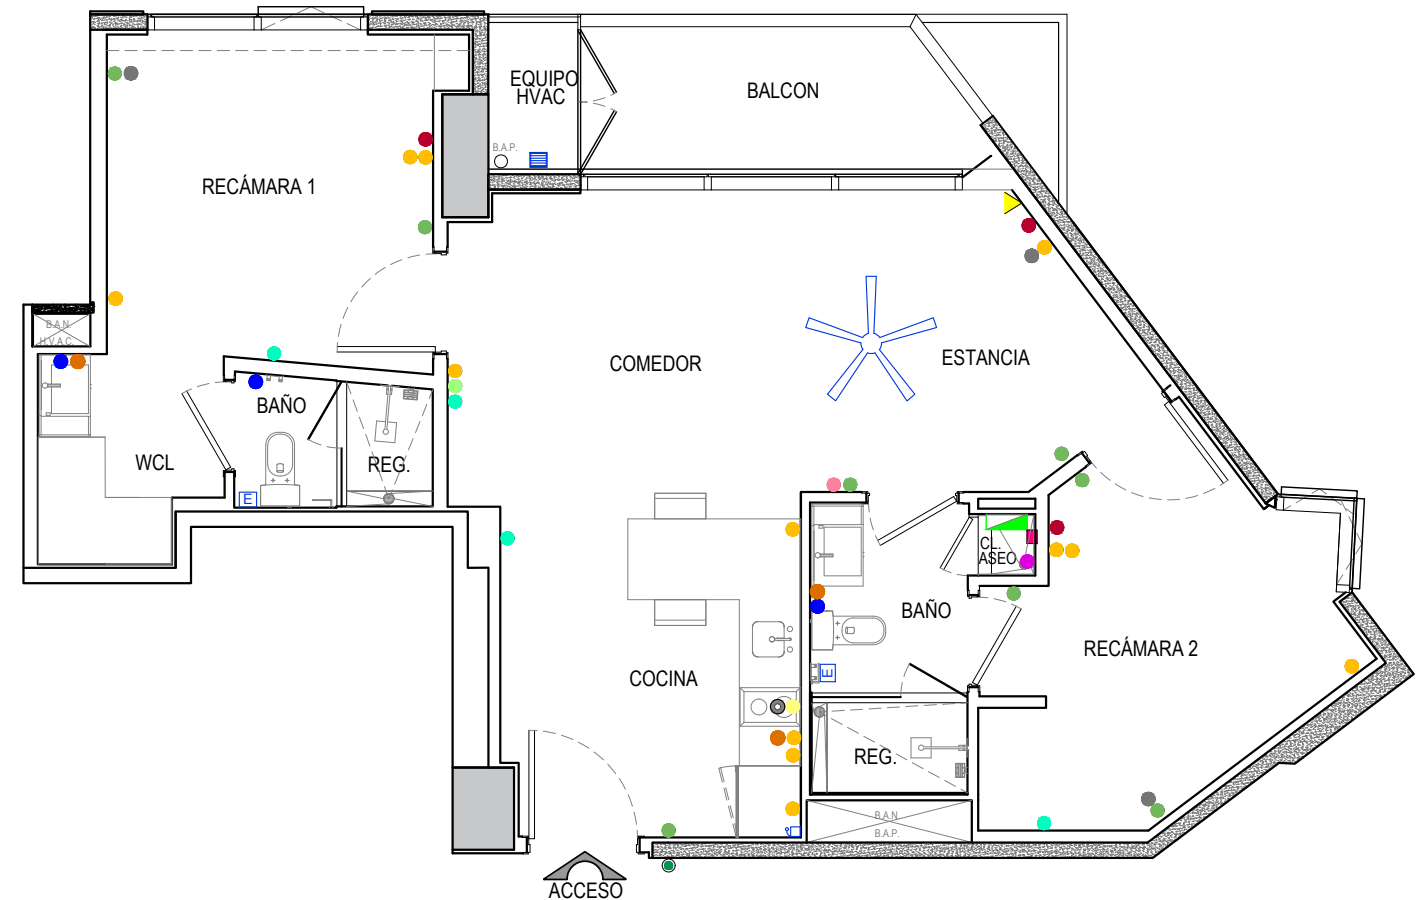

2 807-02 PLANTA DE SALIDAS ELECTRICAS

SIMBOLOGÍA ELÉCTRICA			
SIMBOLO	DESCRIPCION	SIMBOLO	DESCRIPCION
	CENTRO DE CARGAS UNIBOX 12, 2F-3H 127/220VAC.		CONTACTO SENCILLO POLARIZADO 180VA, 15A, 127V, EN MURO.
	APAGADOR SENCILLO 15A, 127 V, EN MURO.		CONTACTO DUPLEX POLARIZADO 180VA, 15A, 127V, EN MURO.
	APAGADOR SENCILLO DOBLE 15A, 127 V, EN MURO.		CONTACTO DUPLEX POLARIZADO CON PROTECCIÓN DE FALLA A TIERRA, 180VA, 15A, 127V, EN MURO.
	APAGADOR DE ESCALERA 15A, 127 V, EN MURO.		CONTACTO USB 180VA, 15A, 127V, EN MURO.
	APAGADOR DE ESCALERA DOBLE 15A, 127 V, EN MURO.		TAPA CIEGA, EN MURO.
	APAGADOR DOBLE DE ESCALERA Y SENCILLO 15A, 127 V, EN MURO.		REGISTRO DE VOZ Y DATOS.
	APAGADOR TRIPLE DOS DE ESCALERA Y DE VENTILADOR, 15A, 127 V, EN MURO.		BOTÓN DE TIMBRE, 1P, 127 V, EN MURO.
	APAGADOR PARA VENTILADOR 127 V, EN MURO.		ALIMENTADOR PARA VENTILADOR 127V
	SALIDA DE VOZ Y DATOS.		ZUMBADOR, 1F, 2H, 127V, EN MURO.
	SALIDA ELÉCTRICA PARA AIRE ACONDICIONADO, 1F-2H, 127V.		EXTRACTOR DE AIRE, 20W, 1F, 2H, 127V.
	SALIDA TV		SALIDA DE EXTRACCION DE AIRE
	SALIDA ELECTRICA PARA CALENTADOR 220V		

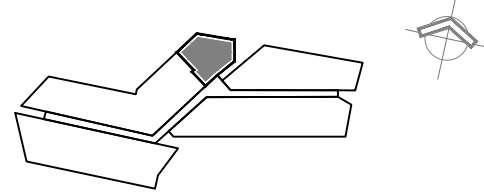

PLANO AS BUILT



PLANO DE UBICACION LUMINARIAS Y MUROS

ESCALA: 1:75

COTAS: METROS

TIPO STATUS 02



DEPARTAMENTO 807
- SUPERFICIE: 80 M2
- COCINA, COMEDOR, ESTANCIA, 2 RECÁMARAS, 2 BAÑOS COMPLETOS, CLOSET DE ASEO, WALK IN CLOSET, BalcÓN.

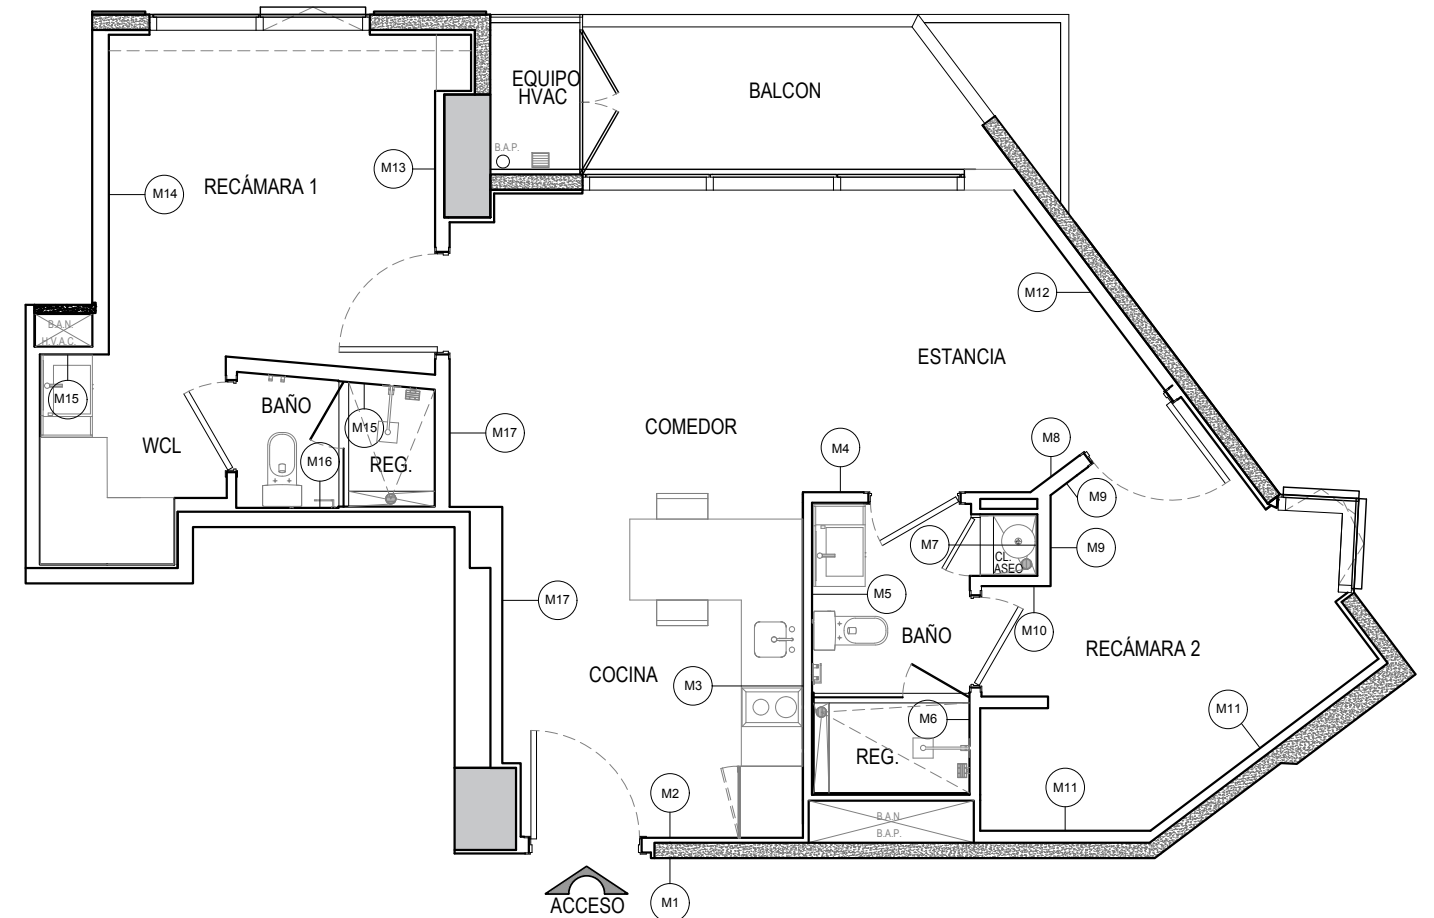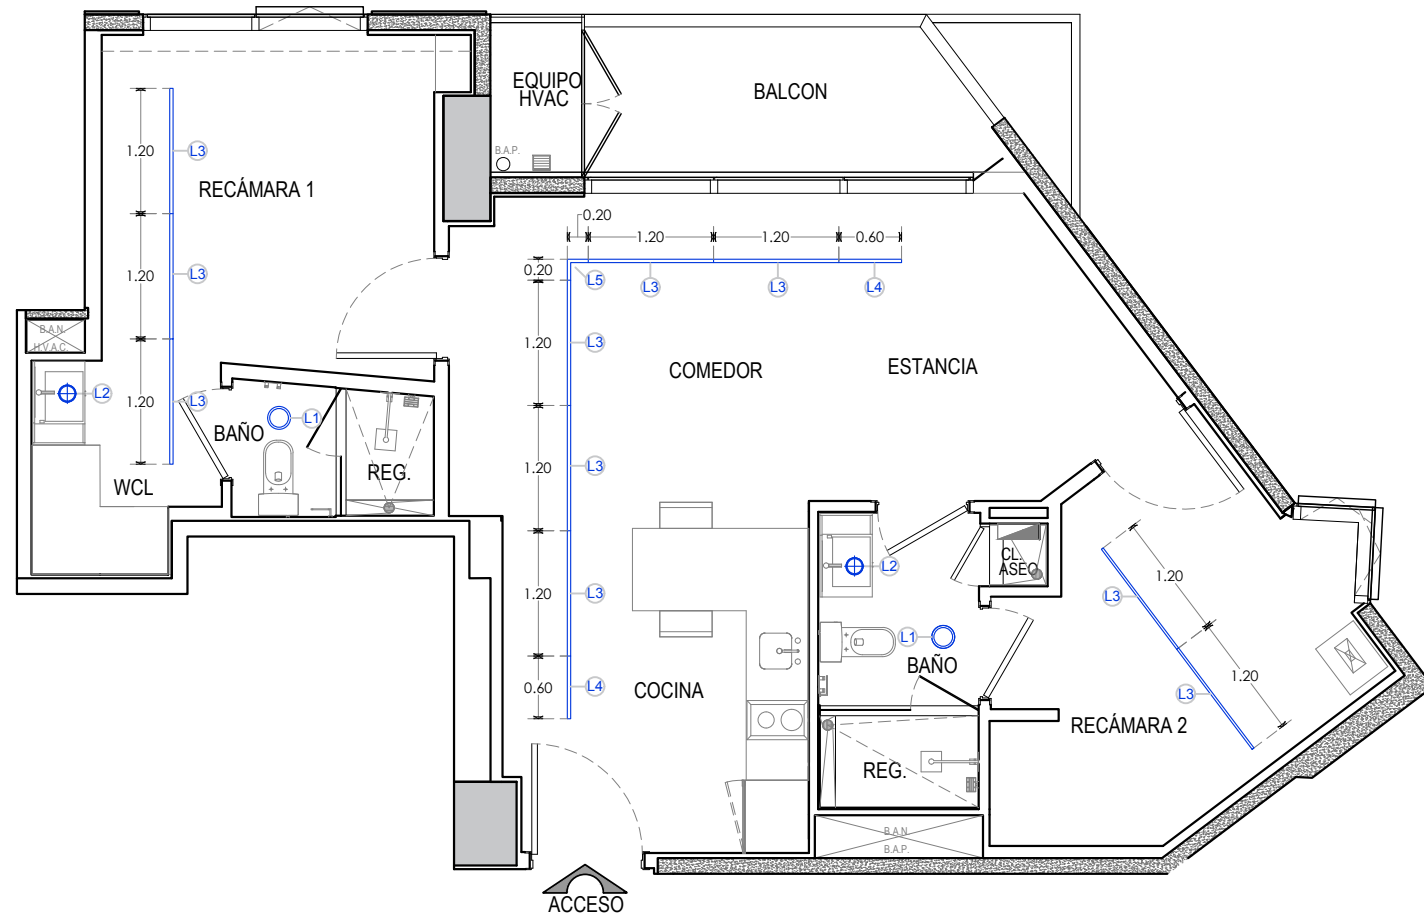


1 807-03 PLANTA DE LUMINARIAS

SIMBOLOGIA DE LUMINARIAS	
SIMBOLO	DESCRIPCION
L1 ○	LUMINARIA DE EMPOTRAR EN PLAFON LED 10 W.
L2 ⊗	LUMINARIA DE EMPOTRAR EN MUEBLE VANITY LED 10 W.
L3 —	LUMINARIA EN LED, TIPO REGLETA DE 30 WATTS.
L4 —	LUMINARIA EN LED, TIPO REGLETA DE 15 WATTS.
L5 L	LUMINARIA EN LED, TIPO REGLETA DE 15 WATTS.


2 807-03 PLANTA DE UBICACION ALZADOS DE MUROS

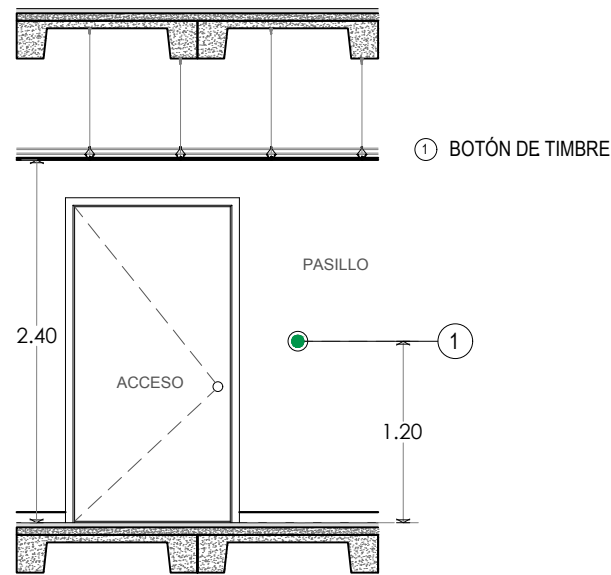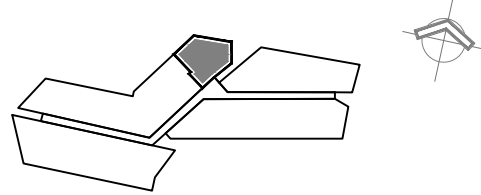

M1 807-04 ALZADO DE MURO M1

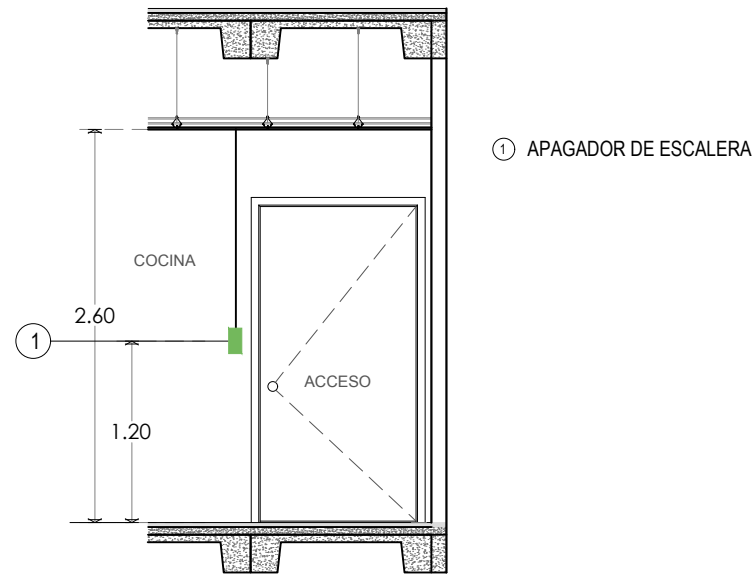


M2 807-04 ALZADO DE MURO M2

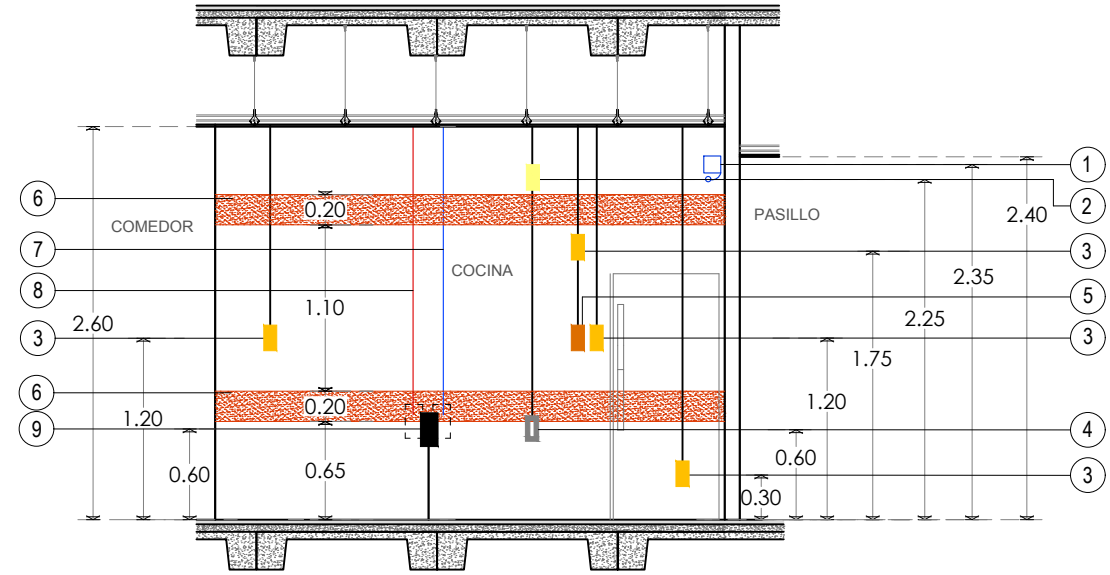


M3 807-04 ALZADO DE MURO M3

- ① ZUMBADOR
- ② CONTACTO SENCILLO
- ③ CONTACTO DUPLEX
- ④ TAPA CIEGA
- ⑤ CONTACTO CON PROTECCIÓN DE FALLA A TIERRA
- ⑥ REFUERZO DE MADERA PARA GABINETES DE COCINA
- ⑦ TUBERIA DE PVC PARA AGUA FRÍA DE TARJA
- ⑧ TUBERIA DE PVC PARA AGUA CALIENTE DE TARJA.
- ⑨ TUBERIA DE PVC PARA DESCARGA DE TARJA

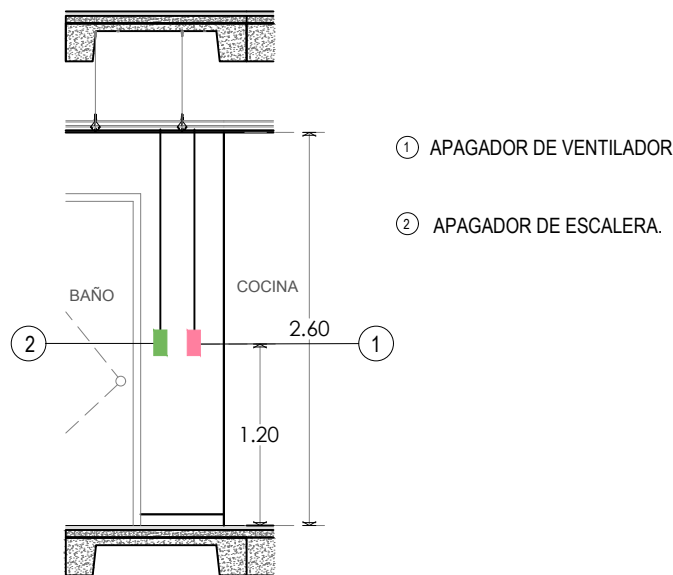


M4 807-04 ALZADO DE MURO M4

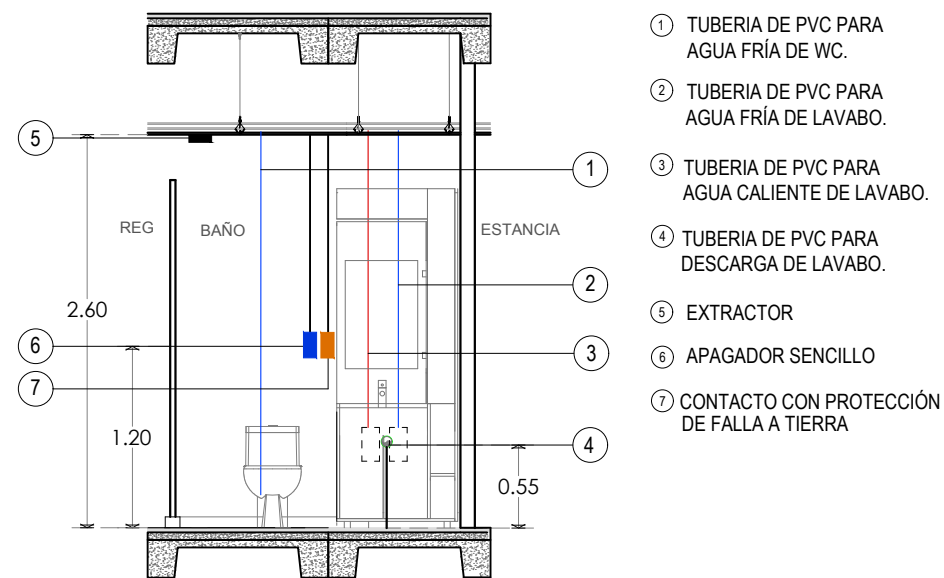


M5 807-04 ALZADO DE MURO M5

- ① TUBERIA DE PVC PARA AGUA FRÍA DE WC.
- ② TUBERIA DE PVC PARA AGUA FRÍA DE LAVABO.
- ③ TUBERIA DE PVC PARA AGUA CALIENTE DE LAVABO.
- ④ TUBERIA DE PVC PARA DESCARGA DE LAVABO.
- ⑤ EXTRACTOR
- ⑥ APAGADOR SENCILLO
- ⑦ CONTACTO CON PROTECCIÓN DE FALLA A TIERRA

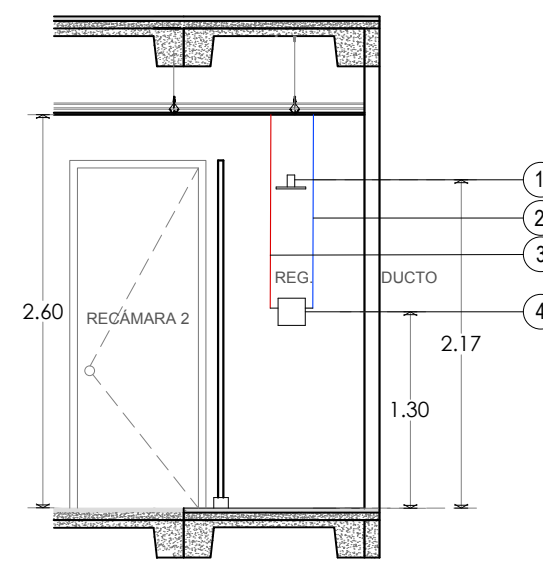

M6 807-04 ALZADO DE MURO M6

- ① REGADERA
- ② TUBERIA DE PVC PARA AGUA FRÍA DE REGADERA.
- ③ TUBERIA DE PVC PARA AGUA CALIENTE DE REGADERA.
- ④ MONOMANDO DE REGADERA

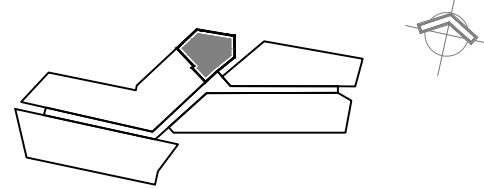

CONTENIDO:
PLANO AS BUILT
PLANO DE ALZADOS DE MUROS .


ESCALA: 1:50 COTAS: METROS

DEPARTAMENTO:
TIPO STATUS 02

DEPARTAMENTO 807
- SUPERFICIE: 80 M2
- COCINA, COMEDOR, ESTANCIA, 2 RECÁMARA, 2 BAÑOS COMPLETOS, CLOSET DE ASEO, WALK-IN CLOSET, BALCÓN.


05

CLAVE DEL PLANO

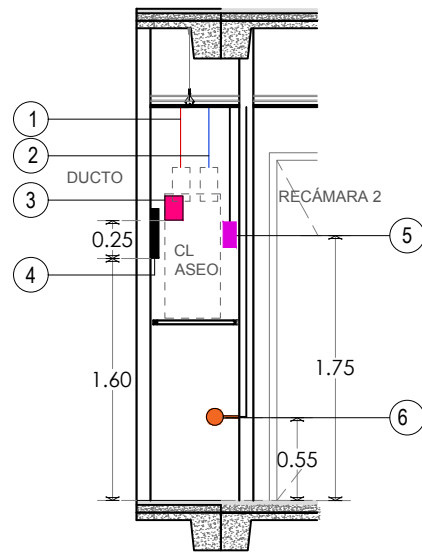


- ① TUBERIA DE PVC PARA AGUA CALIENTE DE CALENTADOR.
- ② TUBERIA DE PVC PARA AGUA FRÍA DE CALENTADOR
- ③ REGISTRO DE VOZ Y DATOS
- ④ CENTRO DE CARGAS
- ⑤ SALIDA ELECTRICA PARA CALENTADOR
- ⑥ LLAVE DE NARIZ.

M7 807-05 ALZADO DE MURO M7

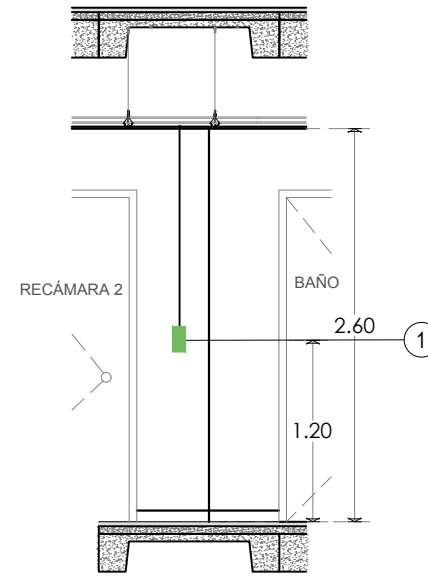


- ① APAGADOR DE ESCALERA.

M8 807-05 ALZADO DE MURO M8

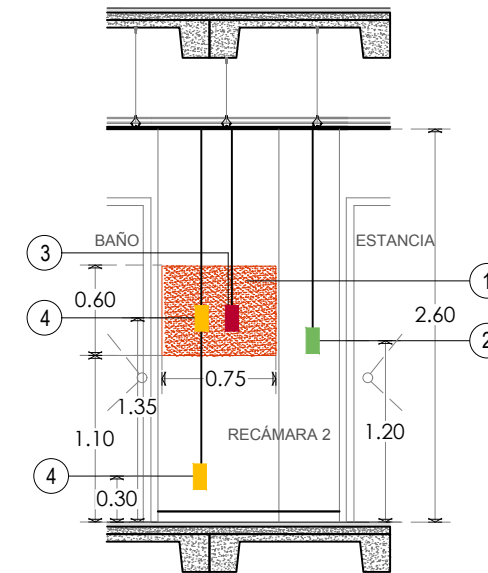


- ① REFUERZO DE MADERA PARA T.V.
- ② APAGADOR DE ESCALERA
- ③ SALIDA DE T.V
- ④ CONTACTO DUPLEX

M9 807-05 ALZADO DE MURO M9

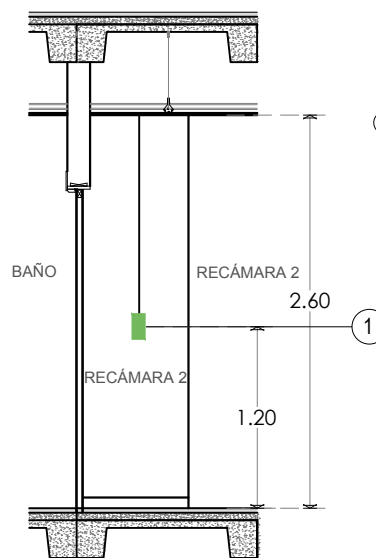

- ① APAGADOR DE ESCALERA


M10 807-05 ALZADO DE MURO M10

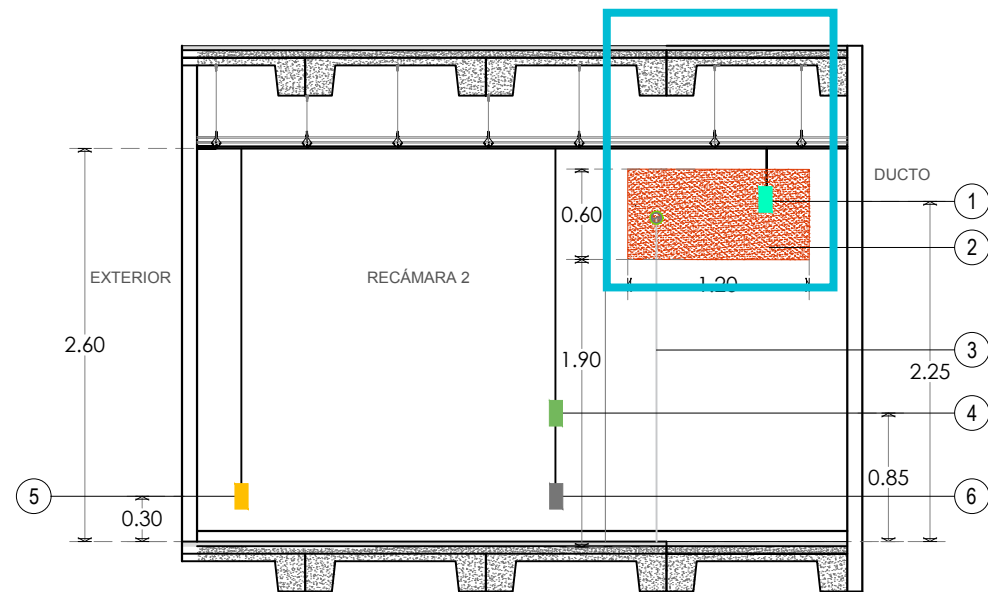

- ① SALIDA ELÉCTRICA PARA AIRE ACONDICIONADO
- ② REFUERZO DE MADERA PARA AIRE ACONDICIONADO
- ③ DRENAJE DE CONDENSADO PARA AIRE ACONDICIONADO
- ④ APAGADOR DE ESCALERA.
- ⑤ CONTACTO DUPLEX
- ⑥ CONTACTO USB


M11 807-05 ALZADO DE MURO M11

*VER DETALLE DE INSTALACIÓN EN PLANO DET-AAC EN USB

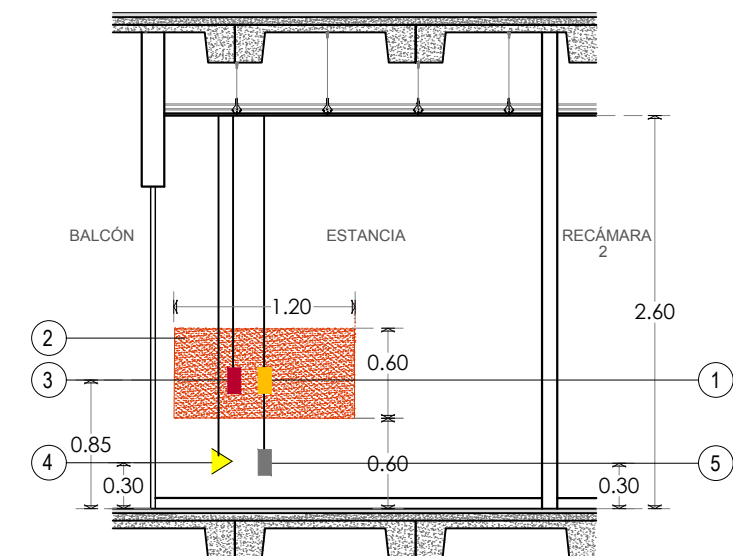


- ① CONTACTO DUPLEX
- ② REFUERZO DE MADERA PARA T.V.
- ③ SALIDA DE T.V
- ④ SALIDA DE VOZ Y DATOS
- ⑤ CONTACTO USB

M12 807-05 ALZADO DE MURO M12

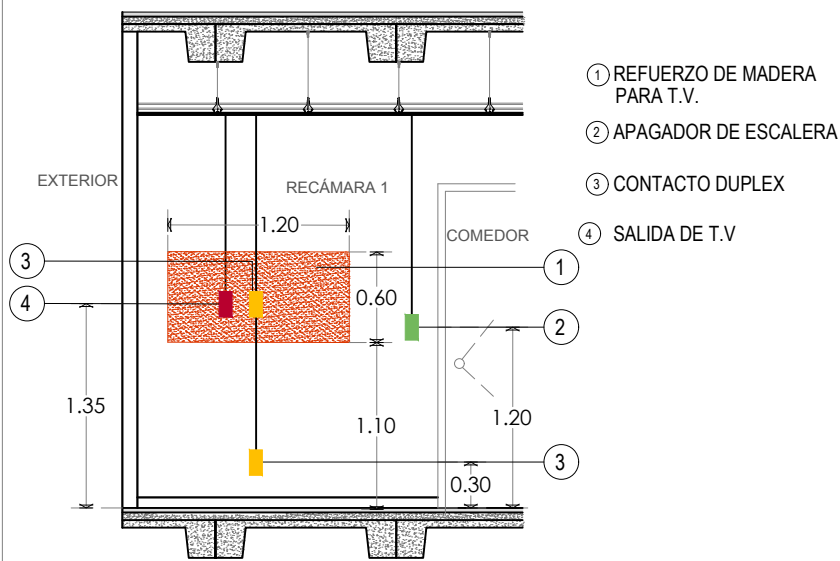


- ① REFUERZO DE MADERA PARA T.V.
- ② APAGADOR DE ESCALERA
- ③ CONTACTO DUPLEX
- ④ SALIDA DE T.V.

M13 807-06 ALZADO DE MURO M13

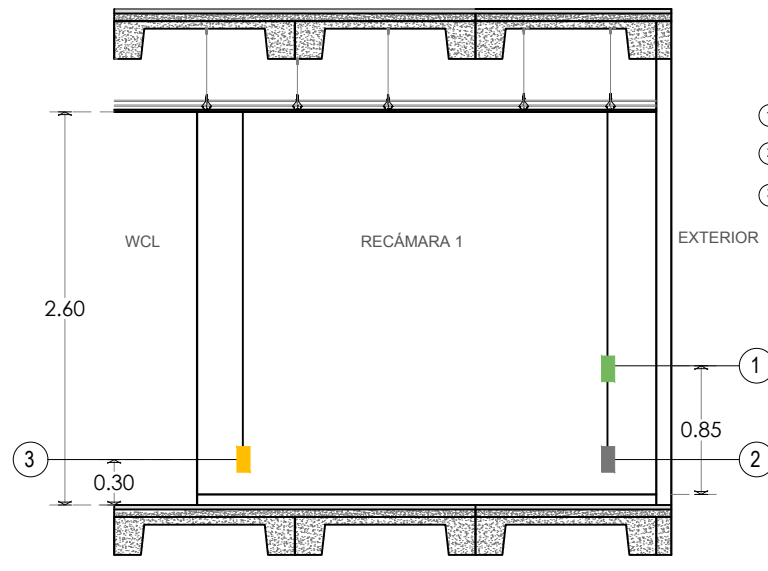


- ① APAGADOR DE ESCALERA
- ② CONTACTO USB
- ③ CONTACTO DUPLEX

M14 807-06 ALZADO DE MURO M14

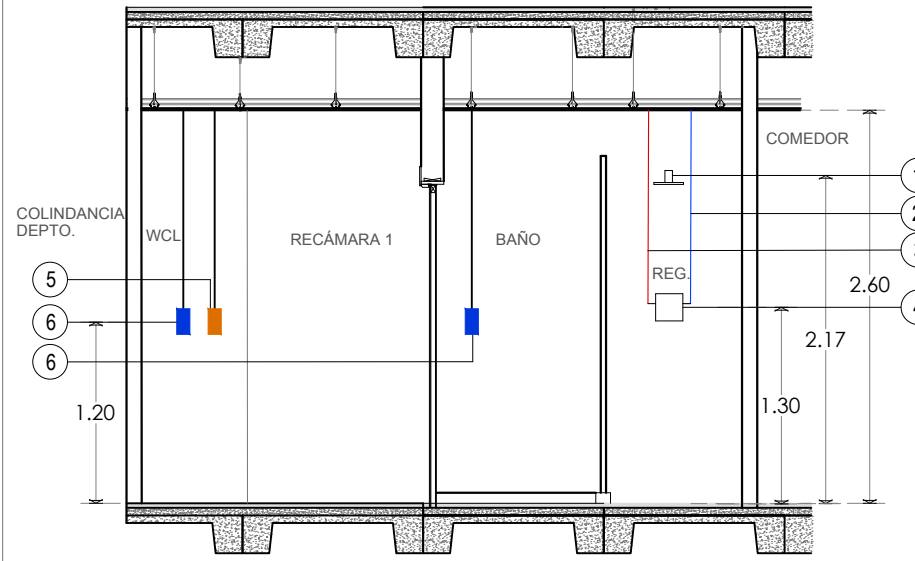


- ① REGADERA
- ② TUBERIA DE PVC PARA AGUA FRÍA DE REGADERA.
- ③ TUBERIA DE PVC PARA AGUA CALIENTE DE REGADERA.
- ④ MONOMANDO DE REGADERA
- ⑤ CONTACTO CON PROTECCIÓN DE FALLA A TIERRA
- ⑥ APAGADOR SENCILLO

M15 807-06 ALZADO DE MURO M15

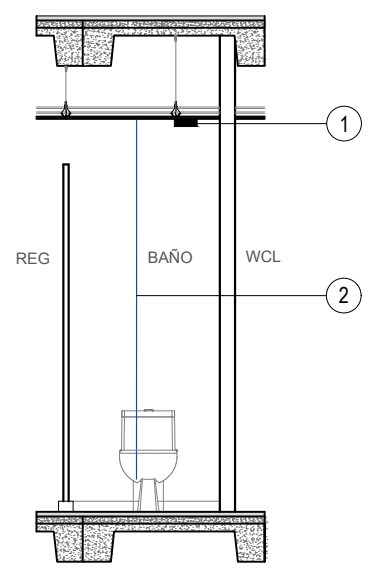

- ① EXTRACTOR
- ② TUBERIA DE PVC PARA AGUA FRÍA DE WC.

M16 807-06 ALZADO DE MURO M16

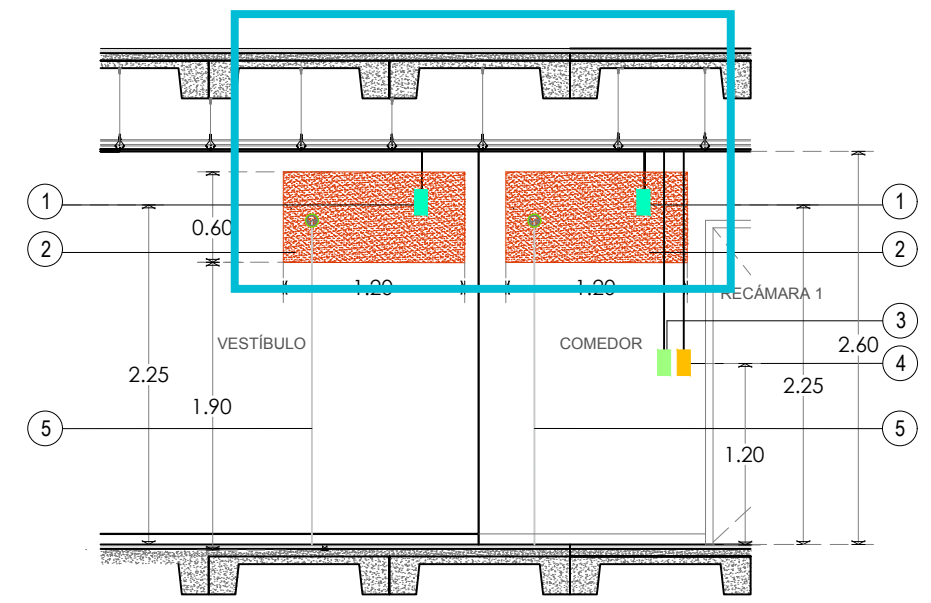

- ① SALIDA ELÉCTRICA PARA AIRE ACONDICIONADO
- ② REFUERZO DE MADERA PARA AIRE ACONDICIONADO
- ③ APAGADOR DE ESCALERA DOBLE
- ④ CONTACTO DUPLEX
- ⑤ DRENAJE DE CONDENSADO PARA AIRE ACONDICIONADO

M17 807-06 ALZADO DE MURO M17

*VER DETALLE DE INSTALACIÓN EN PLANO DET-AAC EN USB