

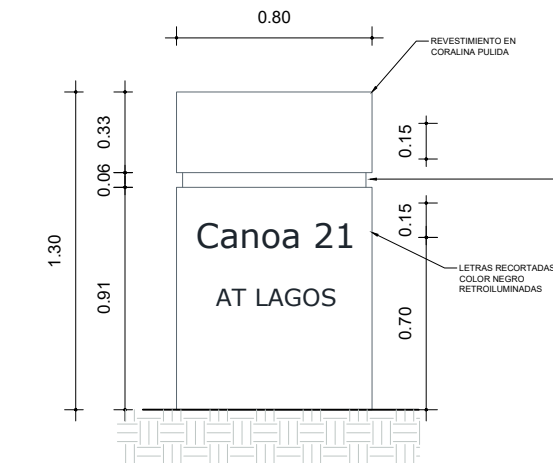
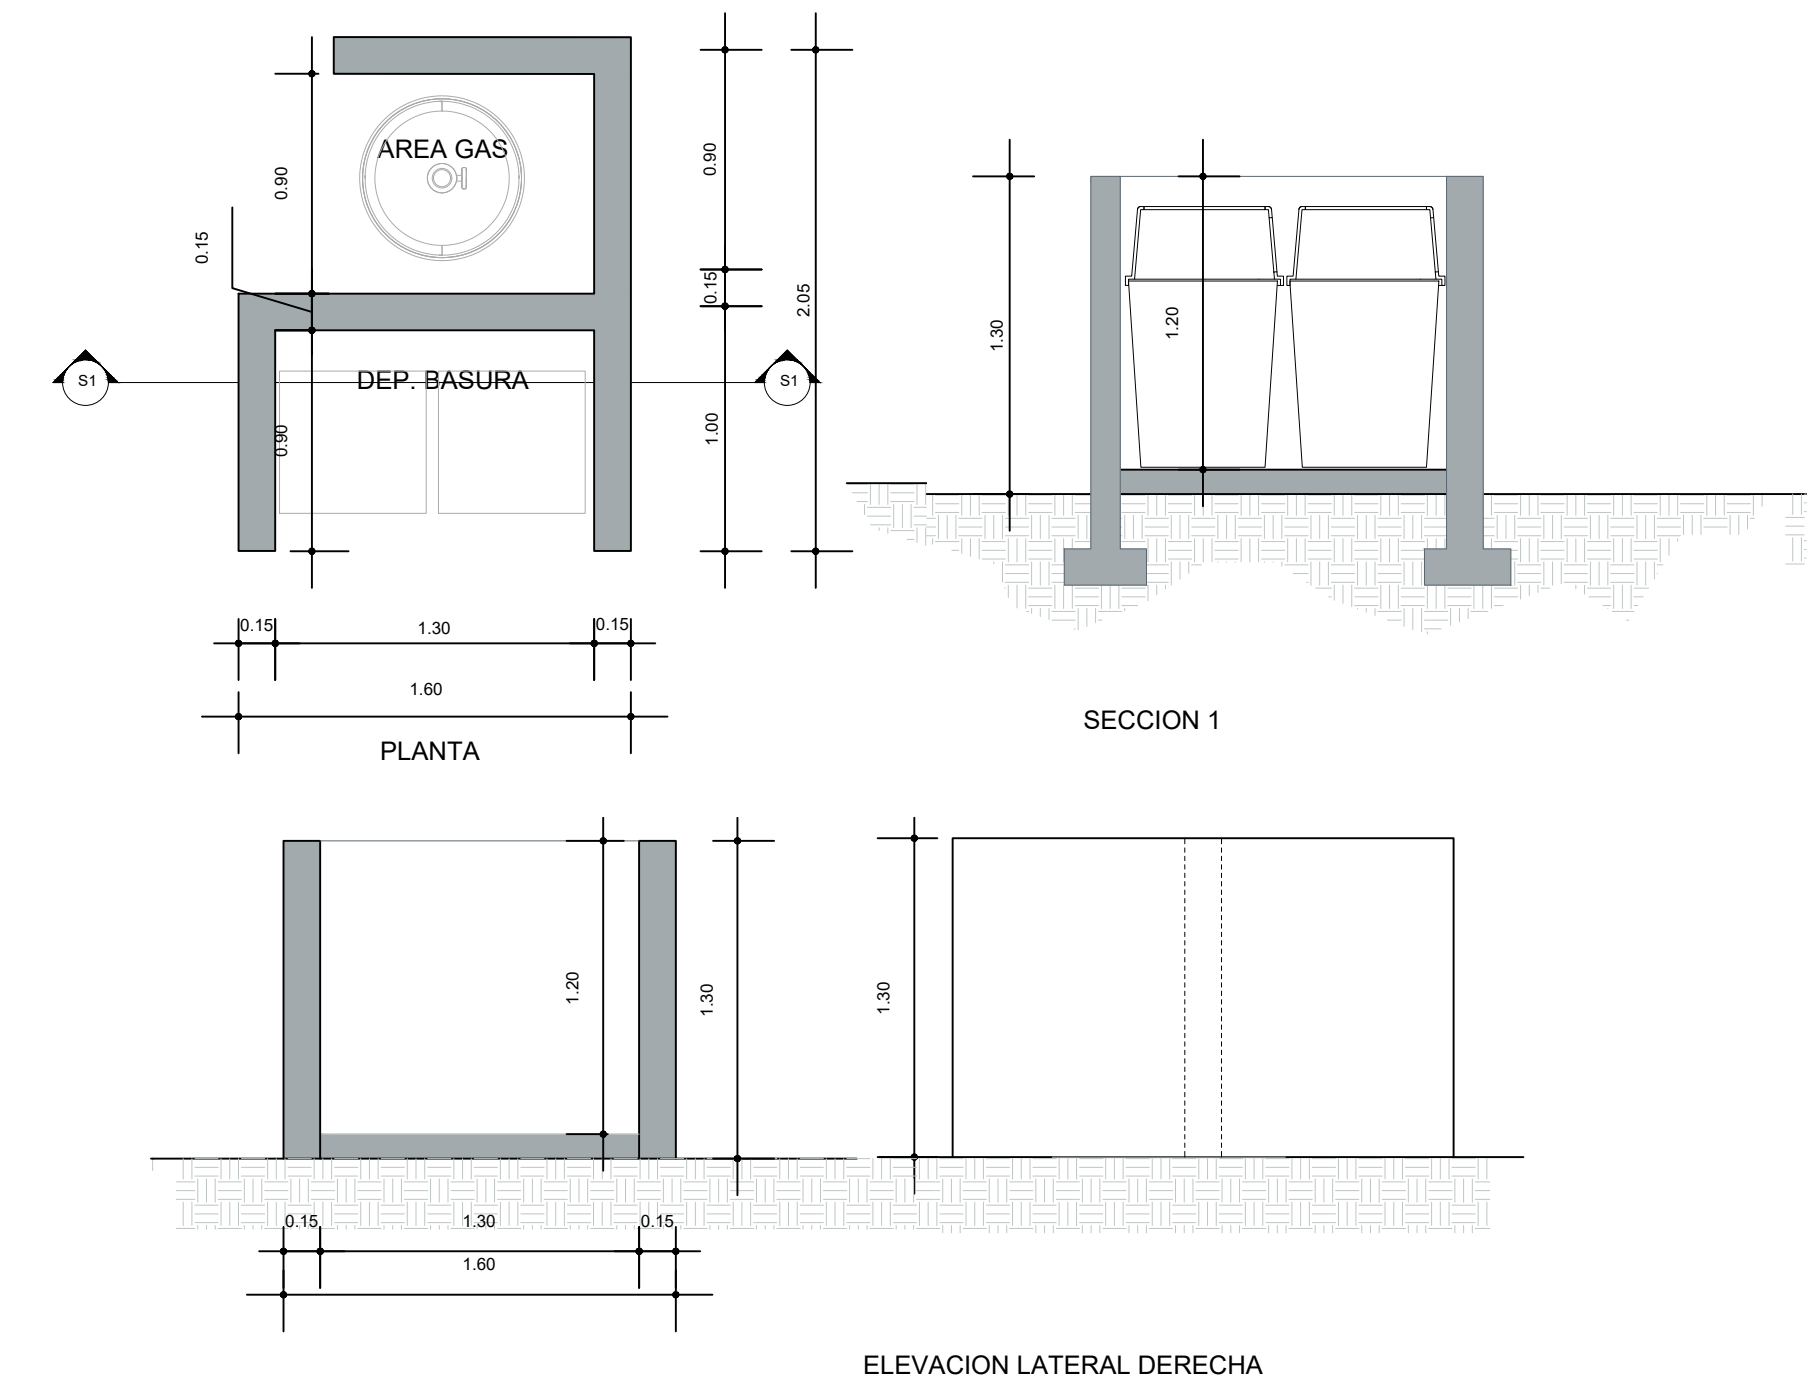
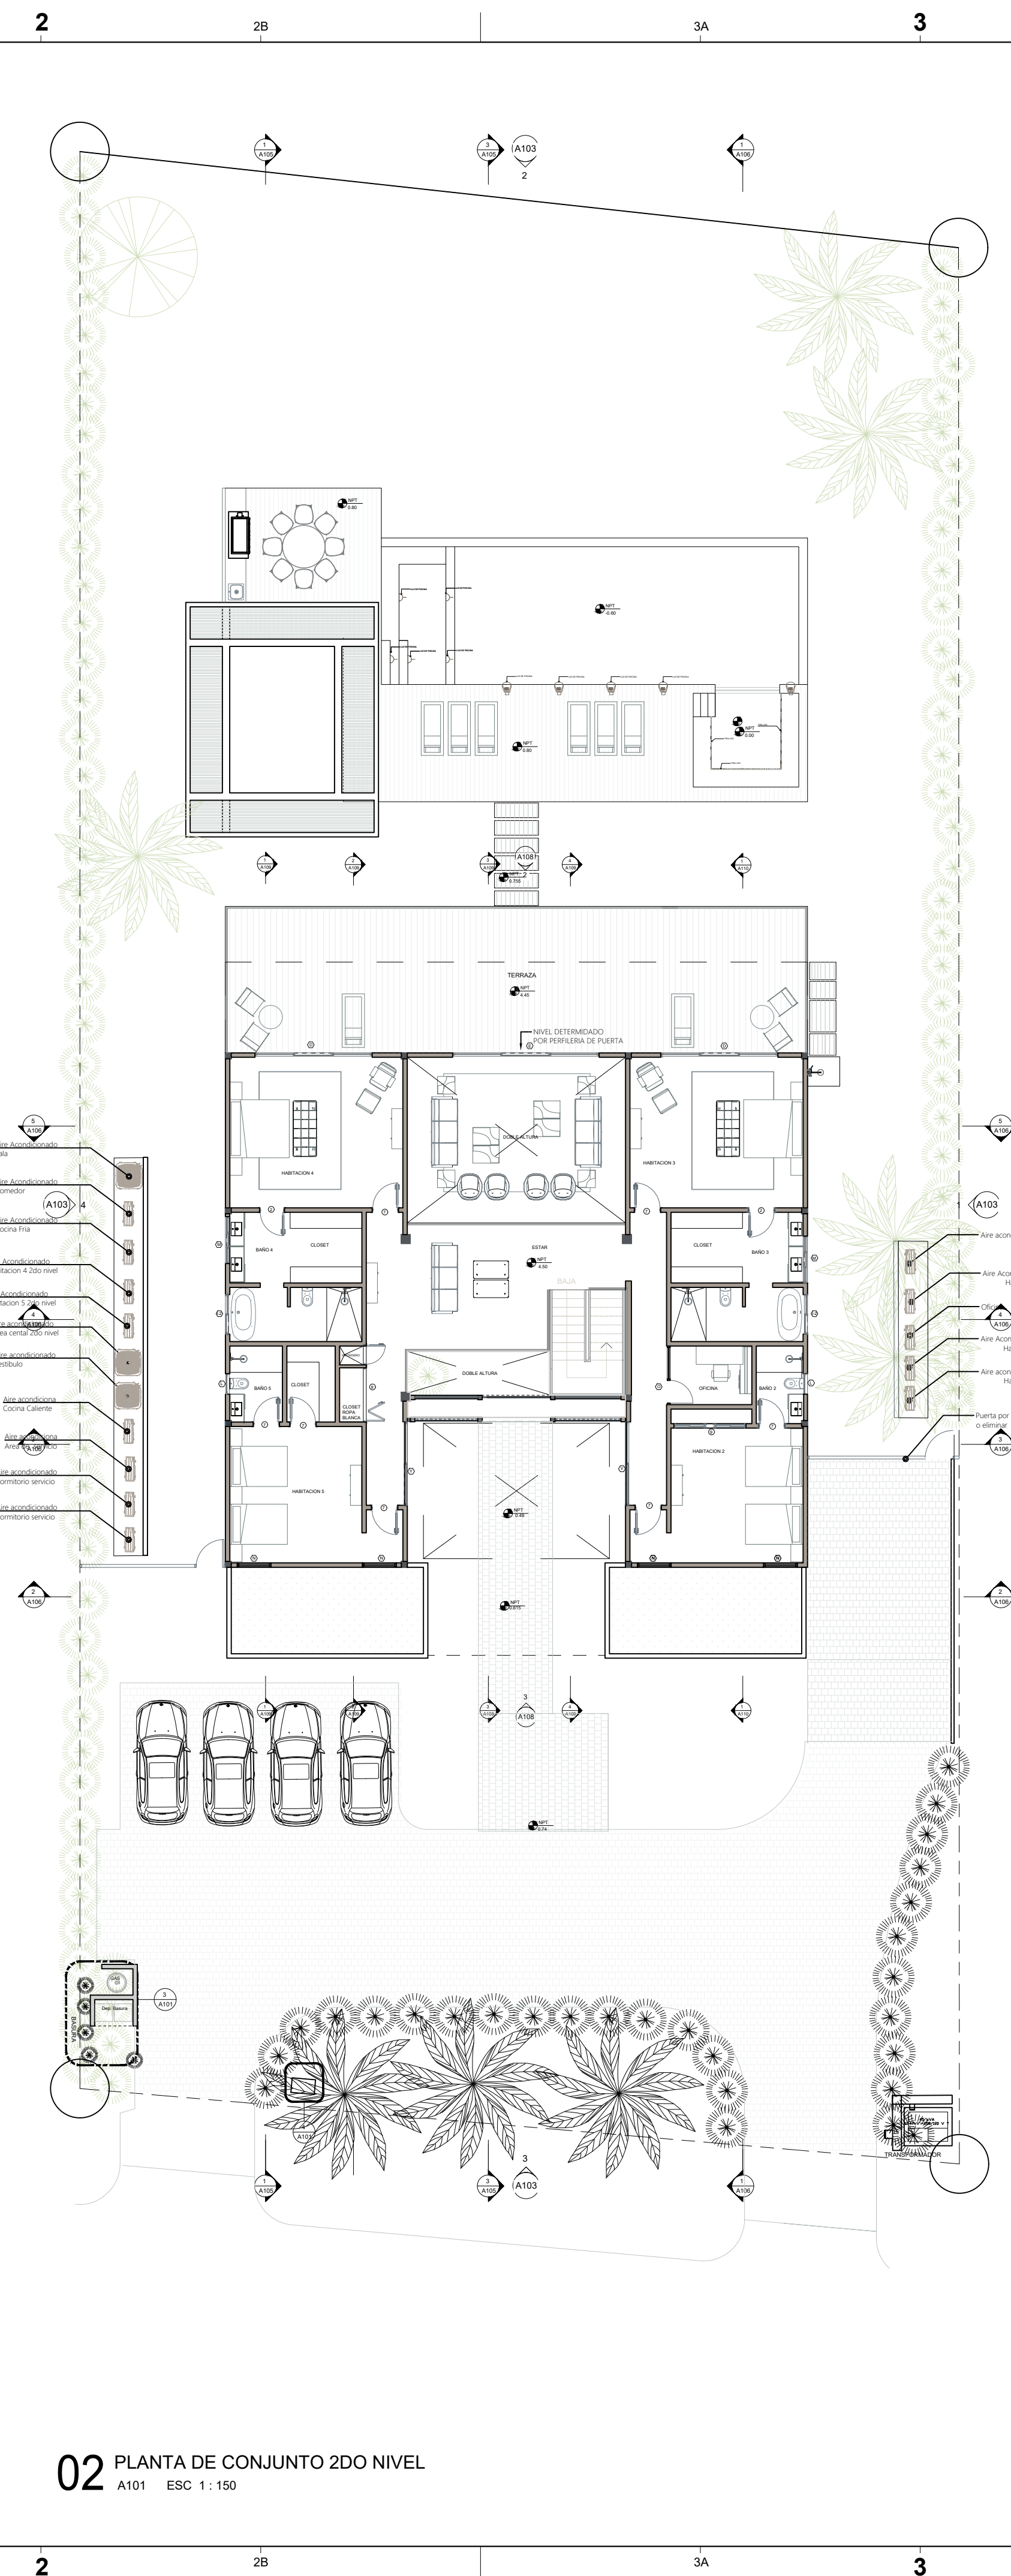
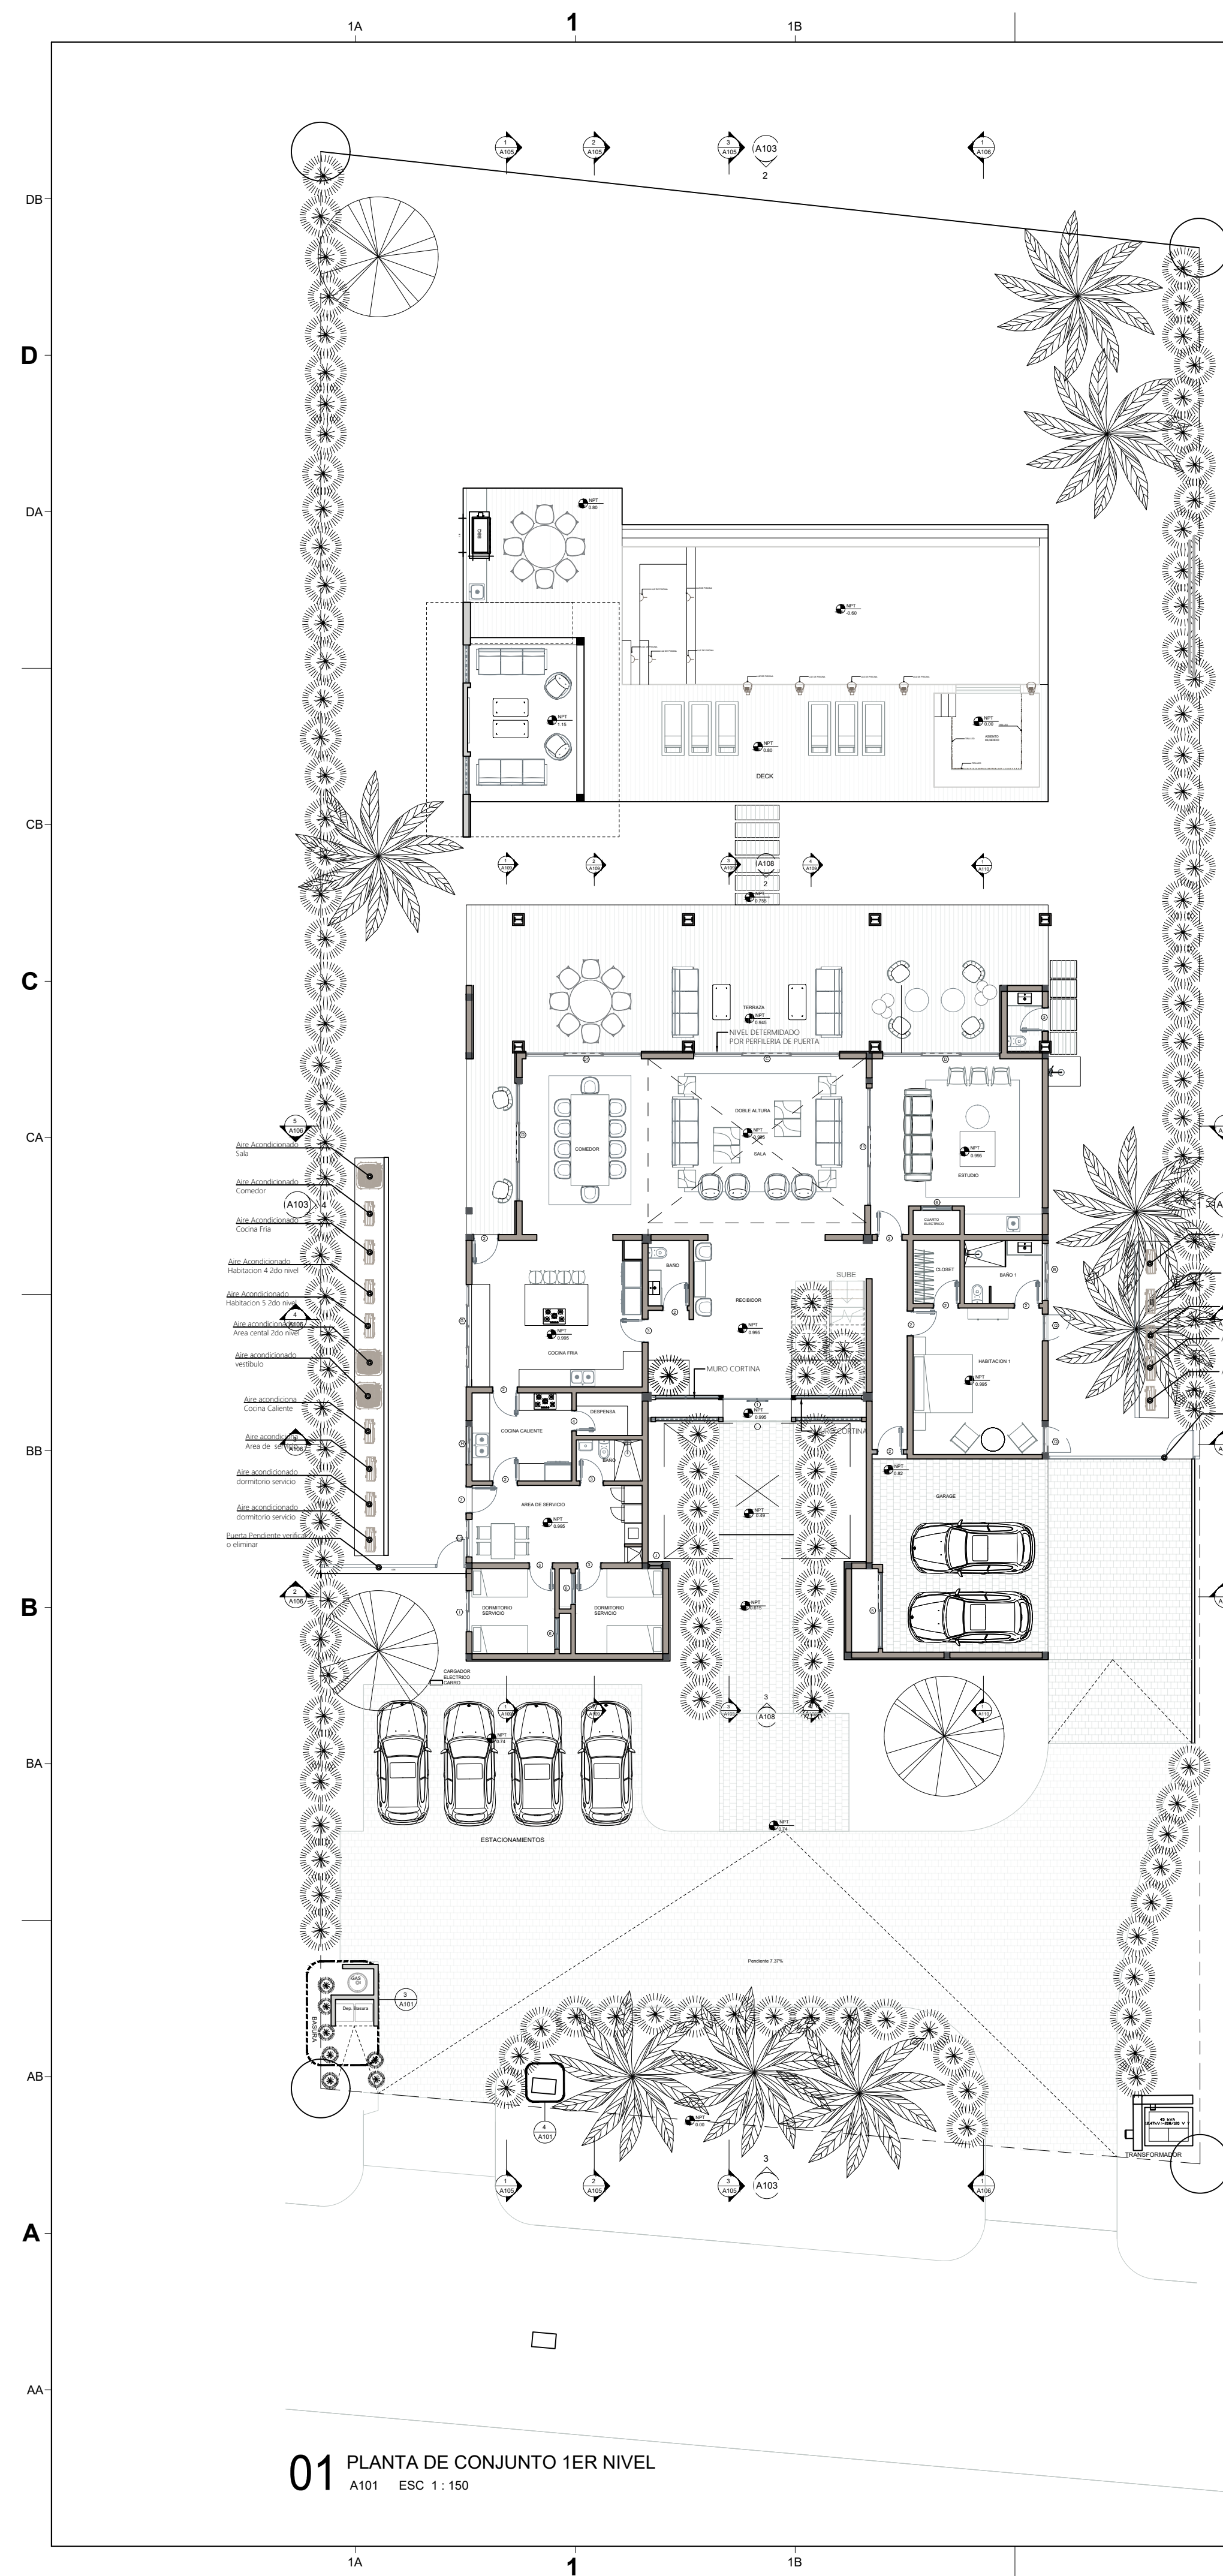


[illegible]

[illegible]

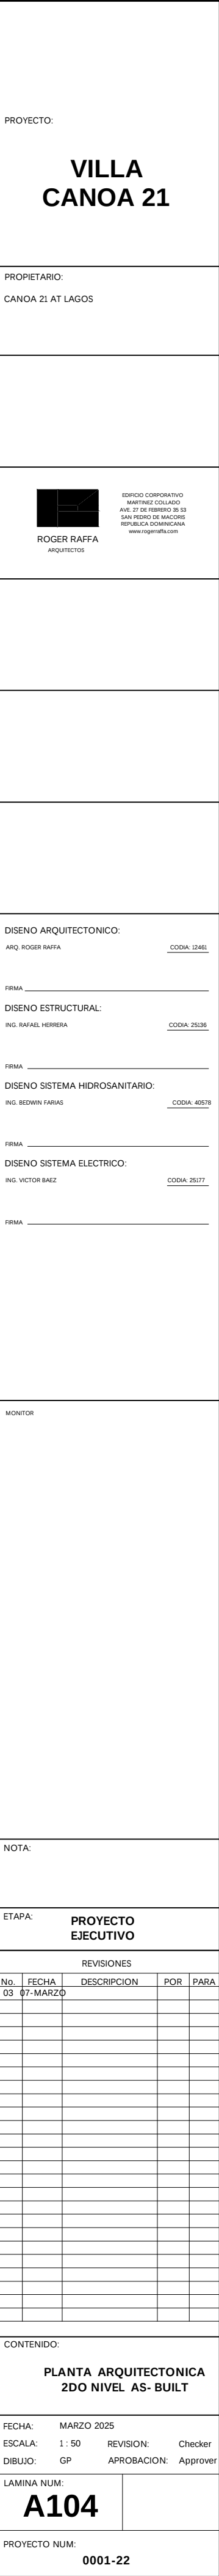

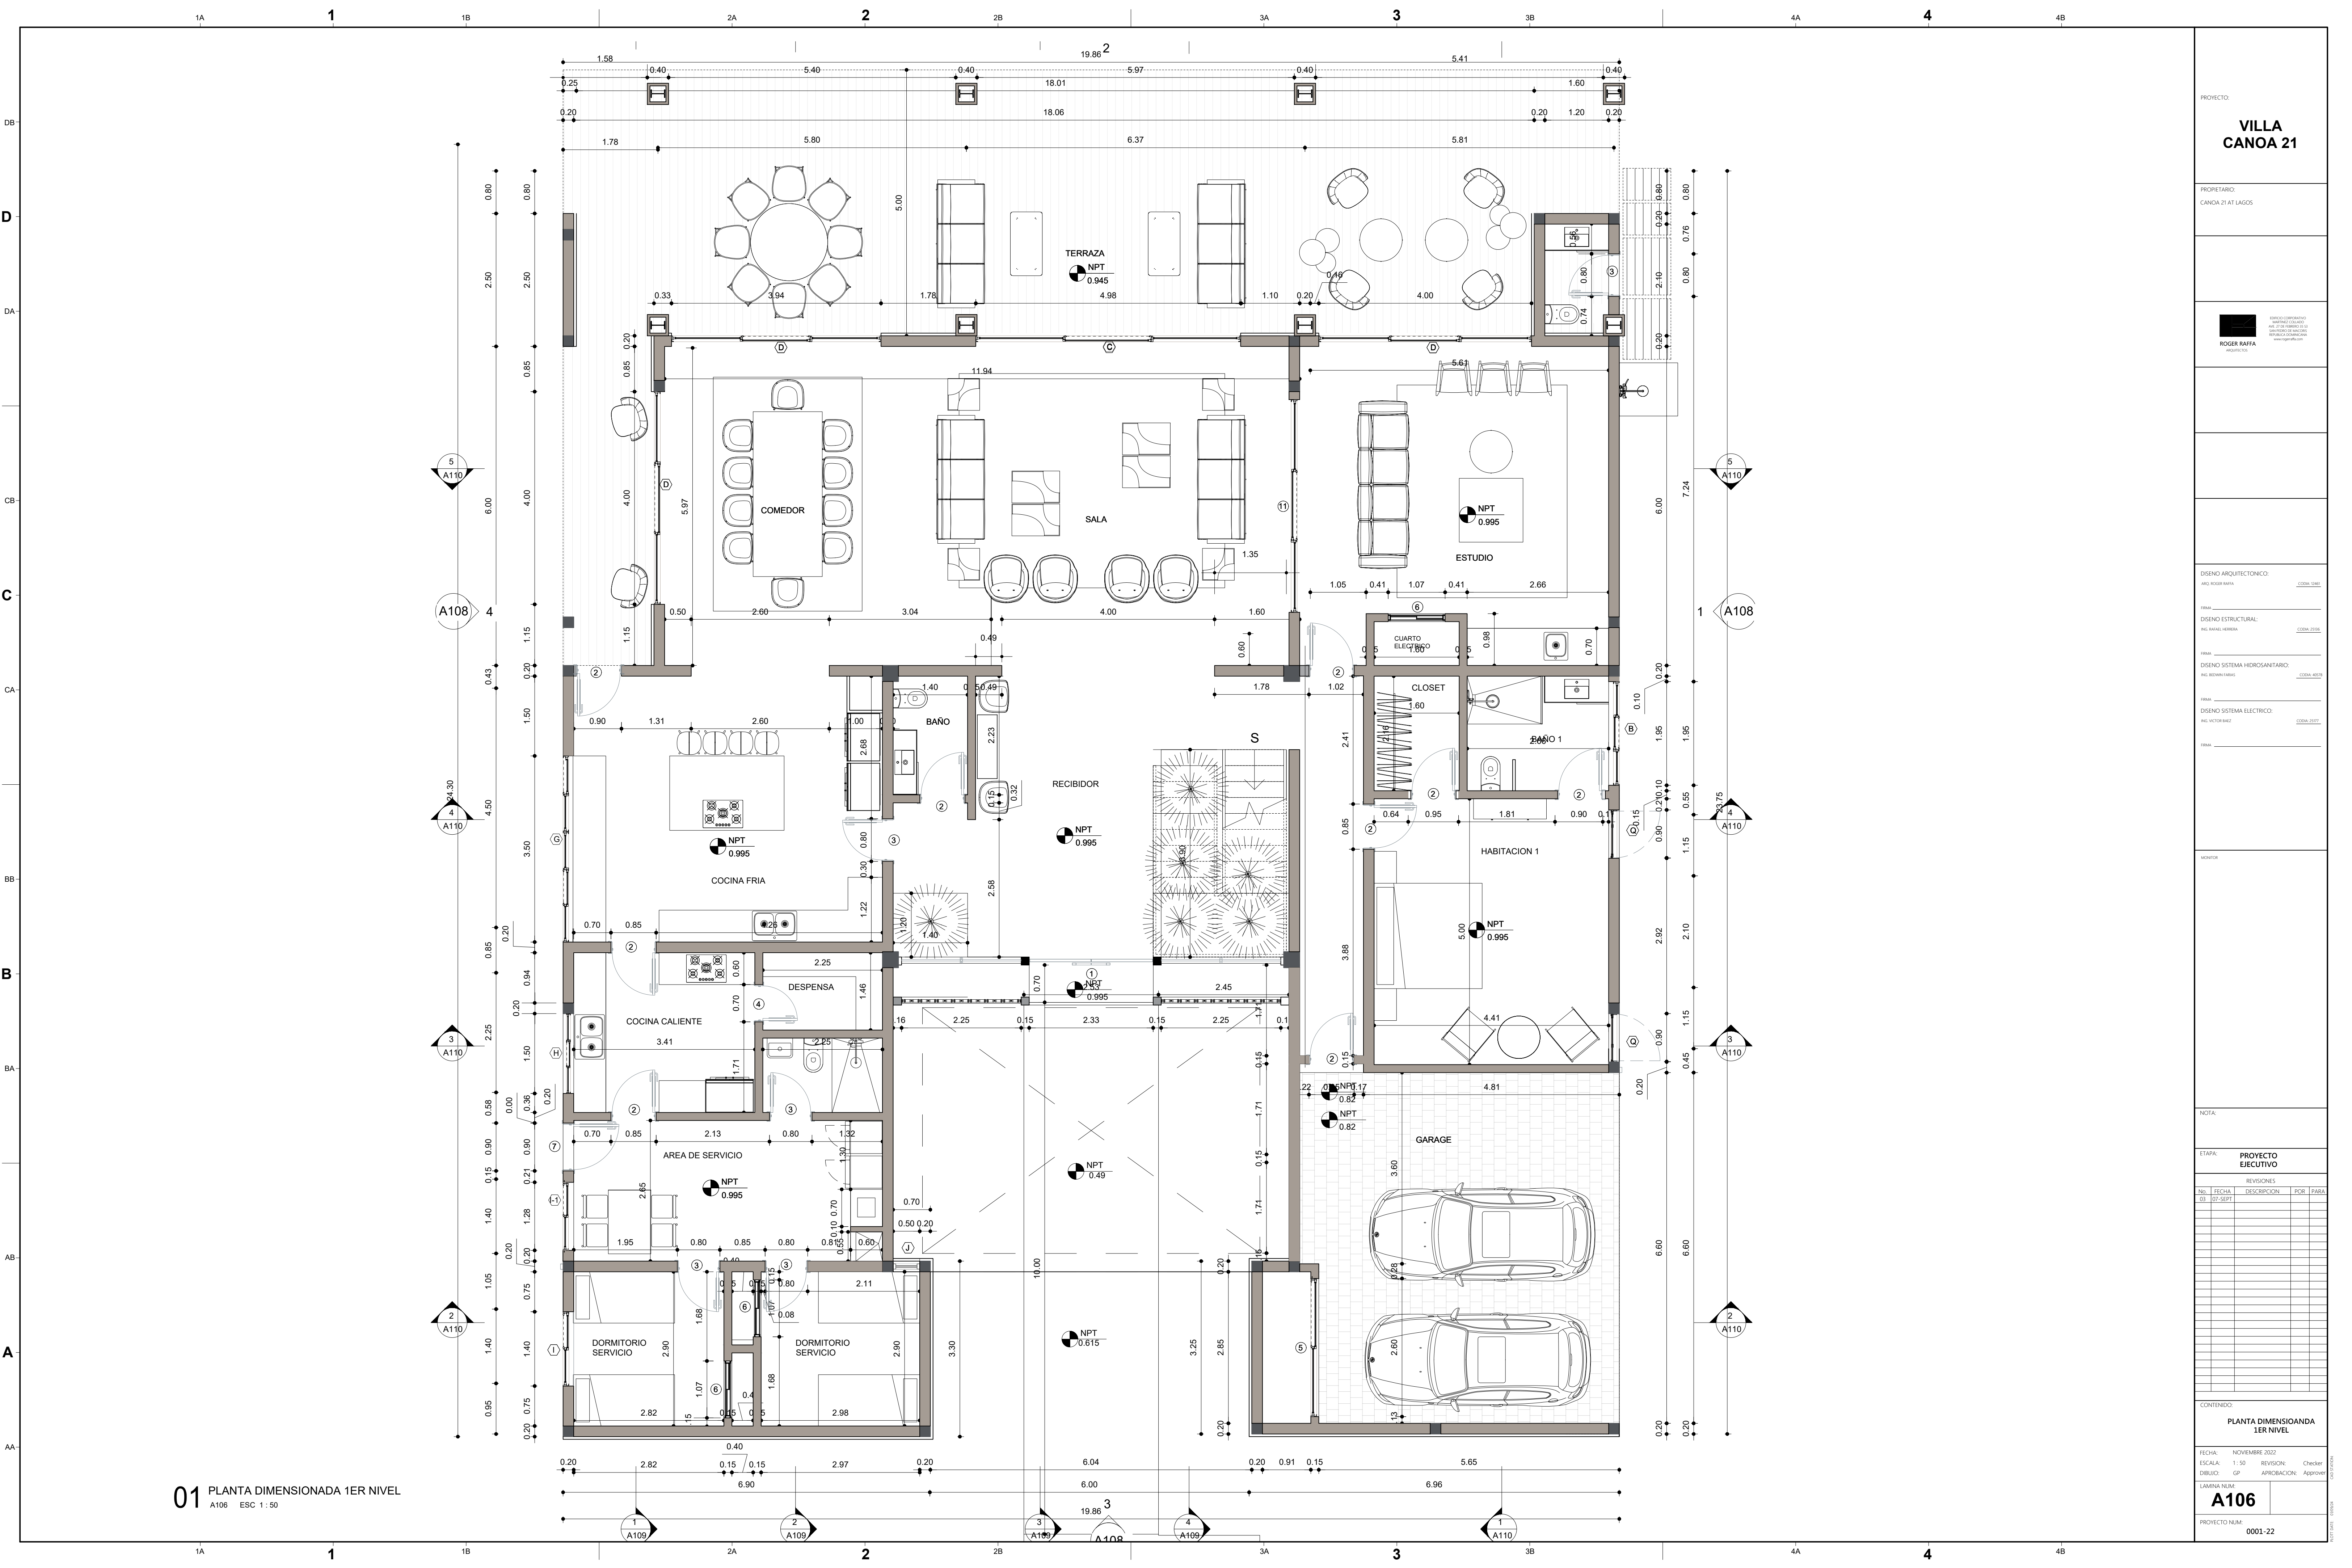

PROYECTO:
VILLA CANOA 21

PROPIETARIO:
CANOA 21 AT LAGOS


ROGER RAFFA
ARQUITECTOS

DISEÑO ARQUITECTÓNICO:
ING. ROGER RAFFA

DISEÑO ESTRUCTURAL:
ING. RAFAEL HERRERA

DISEÑO SISTEMA HIDROSANITARIO:
ING. ROGER RAFFA

DISEÑO SISTEMA ELÉCTRICO:
ING. VICTOR BALZ

NOTA:

ETAPA: **PROYECTO EJECUTIVO**

REVISIONES

CONTENIDO:

PLANTA DIMENSIONADA 1ER NIVEL

FECHA: NOVIEMBRE 2022
ESCALA: 1:50
DIBUJO: GP

REVISOR:
APROBACIÓN:
LÁMINA N.º: **A106**

PROYECTO N.º: 0001-22

