

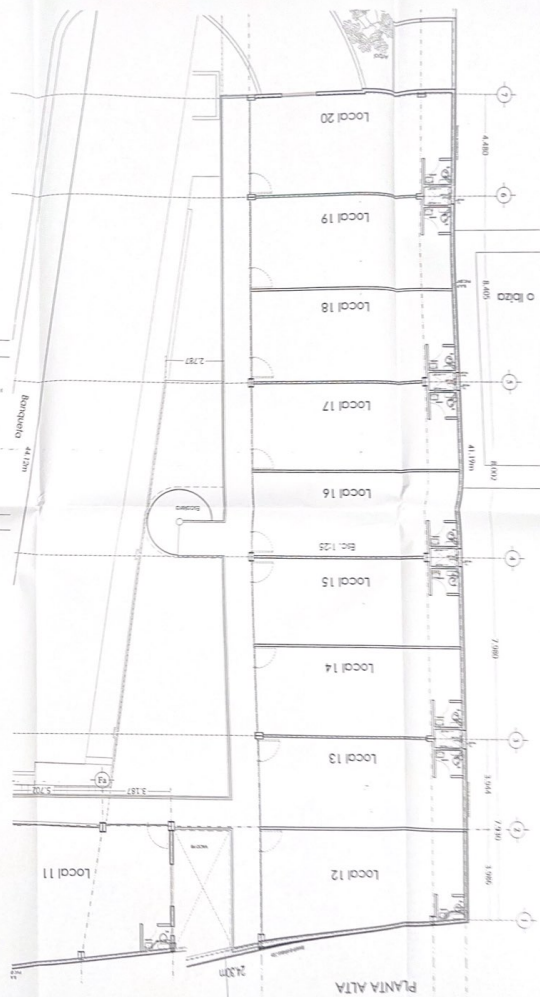


Detalle Tipo Instalación
Sanitaria Planta Alta

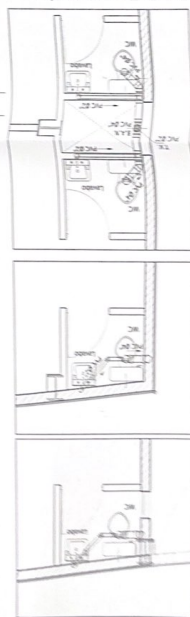

PLANTA TECHUMBRE

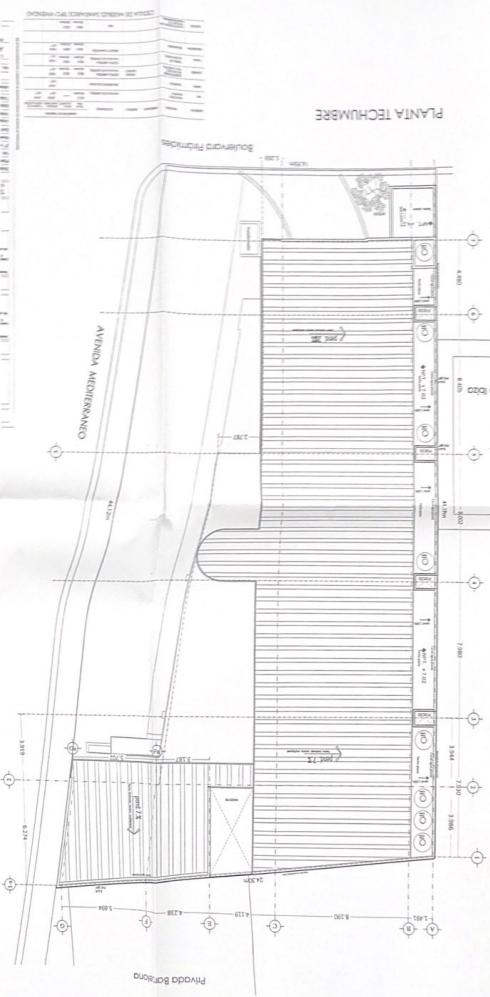

Inst 2

INSTALACIONES

PROYECTO: [illegible]




CLIENTE: [illegible]

FECHA: [illegible]

ESCALA: [illegible]

NOTAS:

1. Verificar la correcta instalación de los sanitarios.
2. Verificar la correcta instalación de los sanitarios.
3. Verificar la correcta instalación de los sanitarios.
4. Verificar la correcta instalación de los sanitarios.
5. Verificar la correcta instalación de los sanitarios.
6. Verificar la correcta instalación de los sanitarios.
7. Verificar la correcta instalación de los sanitarios.
8. Verificar la correcta instalación de los sanitarios.
9. Verificar la correcta instalación de los sanitarios.
10. Verificar la correcta instalación de los sanitarios.

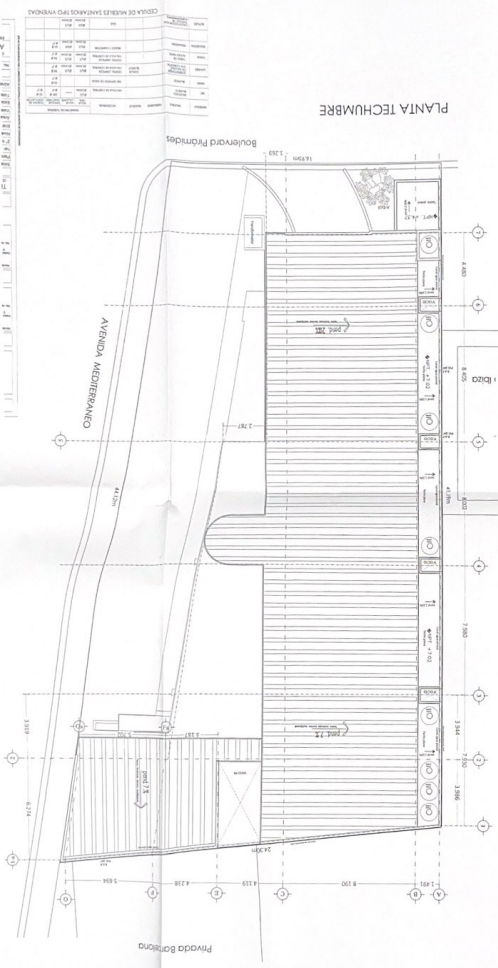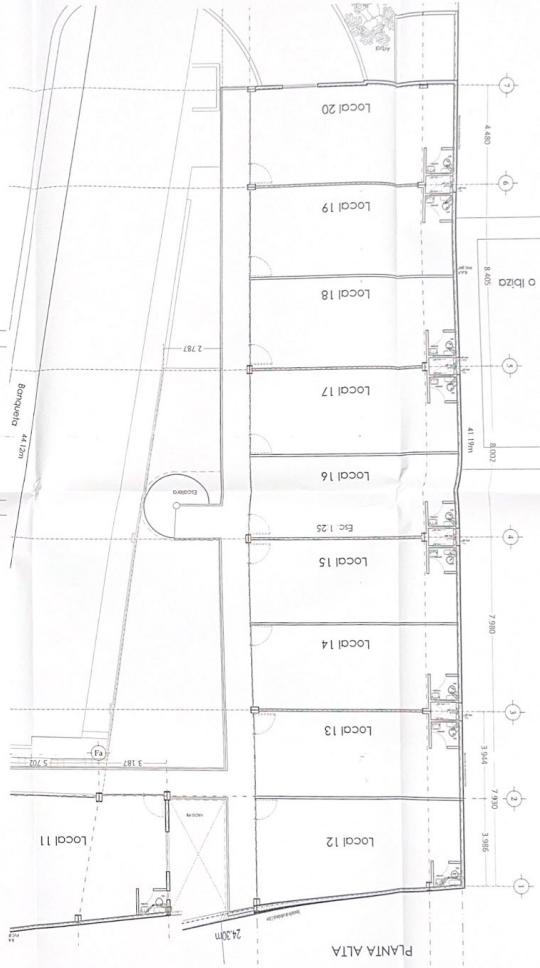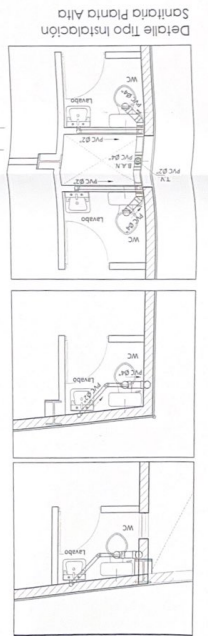

NOTAS:

1. Dimensiones en metros excepto indicaciones.
2. Materiales en metros excepto indicaciones.
3. Materiales en metros excepto indicaciones.
4. Materiales en metros excepto indicaciones.
5. Materiales en metros excepto indicaciones.
6. Materiales en metros excepto indicaciones.
7. Materiales en metros excepto indicaciones.
8. Materiales en metros excepto indicaciones.
9. Materiales en metros excepto indicaciones.
10. Materiales en metros excepto indicaciones.

LEGENDA:

- WC: Water Closet
- Lavabo: Sink
- P.C. 27: Shower
- P.C. 28: Shower
- P.C. 29: Shower
- Esc. 1.25: Staircase
- Serv. 1.25: Service

PROYECTO: Instalación de sanitarios y lavabos en el edificio de 10 plantas.

PROYECTISTA: [Firma]

FECHA: 15/10/2018

ESCALA: 1:100

HOJA: 1 de 1